



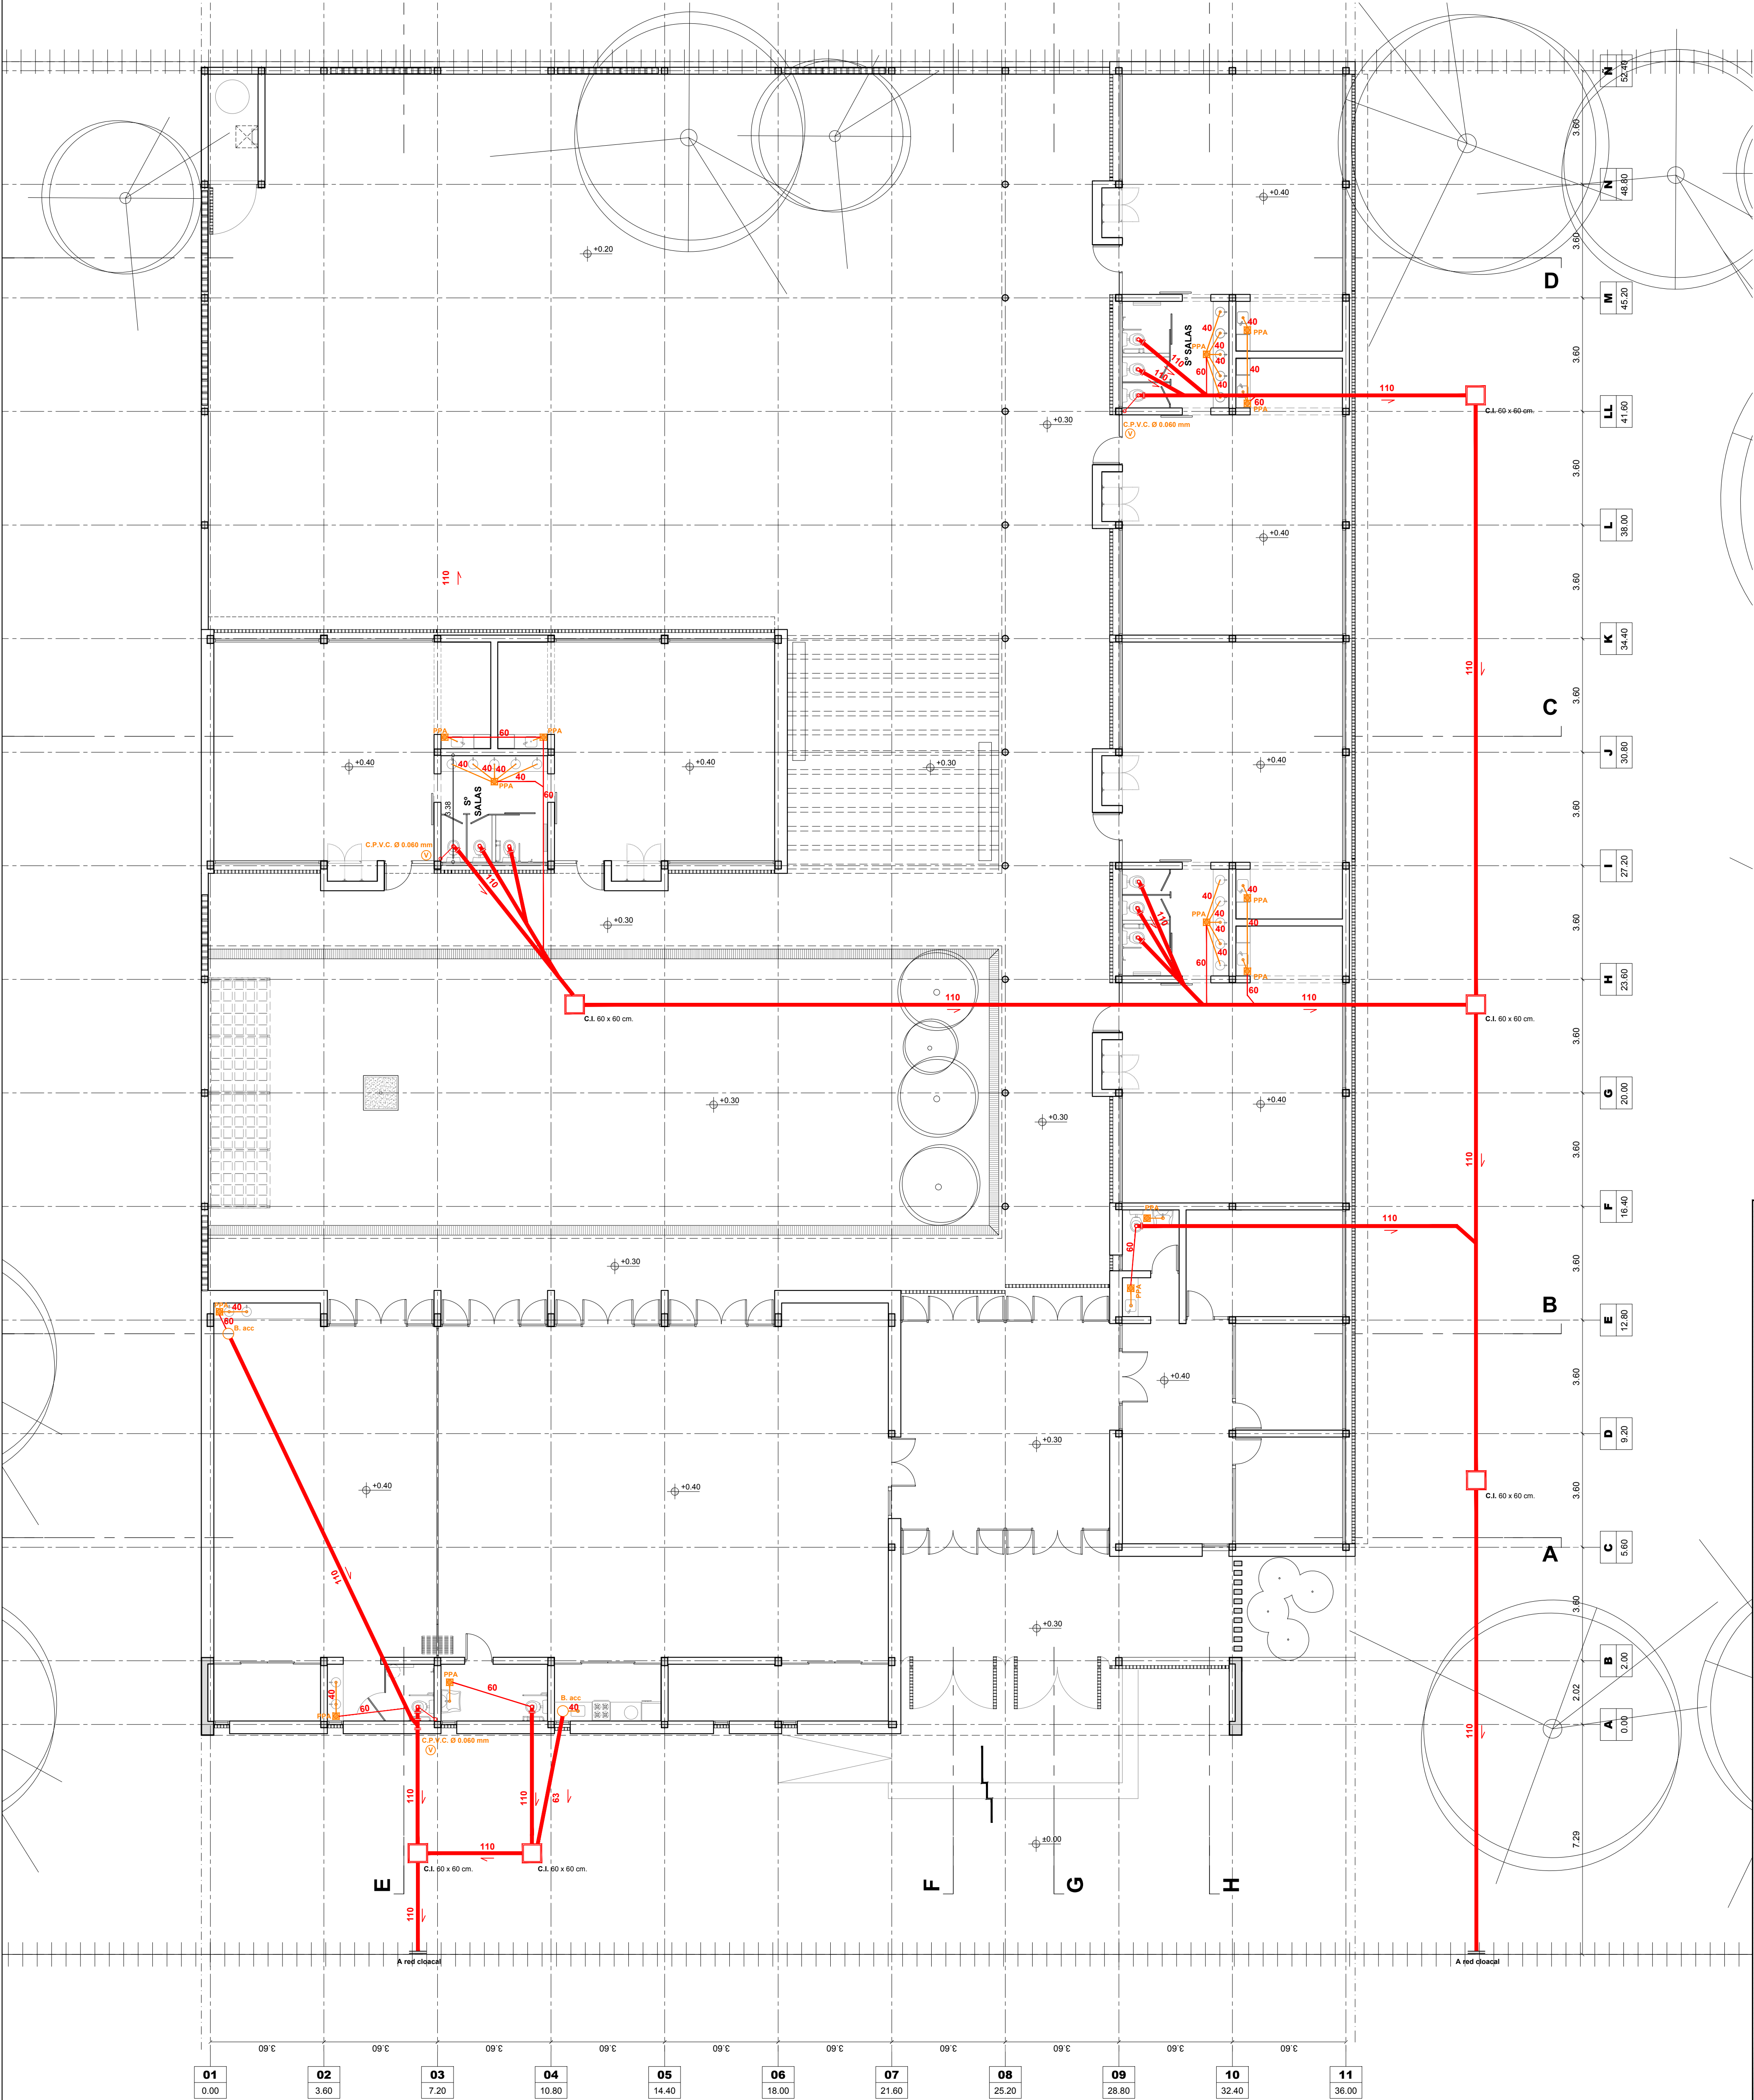

ARGENTINA

PLAN DE OBRAS
"3000 JARDINES"

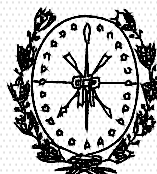


OBRA J.I. N° 40
"EMMA SCHENNA DE MAZZA"

CUE: -

CUI: -

LOCALIZACION Av. 9 de julio esq. Almte. Brown
Firmat - Dto. General López
Pcia. de Santa Fe

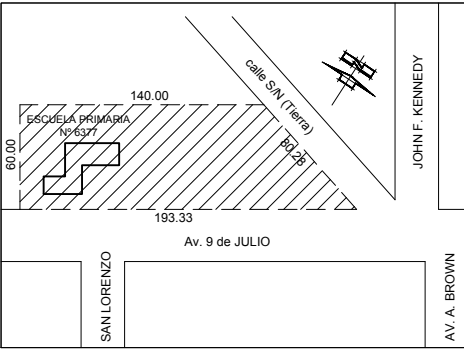

IMPLANTACION:

NOMBRE INSTALACIÓN SANITARIA
Desagües Cloacales

PLANO N°

IS-01

DIRECCION GENERAL DE INFRAESTRUCTURA ESCOLAR

DIRECTOR: ARQ. JORGE MICHELINI

JEFE DE PROYECTOS:

ARQ. ALEJANDRO MORRESI

RESPONSABLES PROYECTO EJECUTIVO:

ARQ. ALEJANDRO DE JUANO

ARQ. NICOLÁS ESPER

ARQ. HERNÁN BIELER

ARQ. JORGE LINA BUFFA

ING. HERNÁN SÁNCHEZ

ARCHIVO

J.I. 40_IS.dwg

ESCALA

1:100

FECHA

21-06-2019


MODIFICACIONES

FECHA

OBSERVACIONES


FECHA

OBSERVACIONES

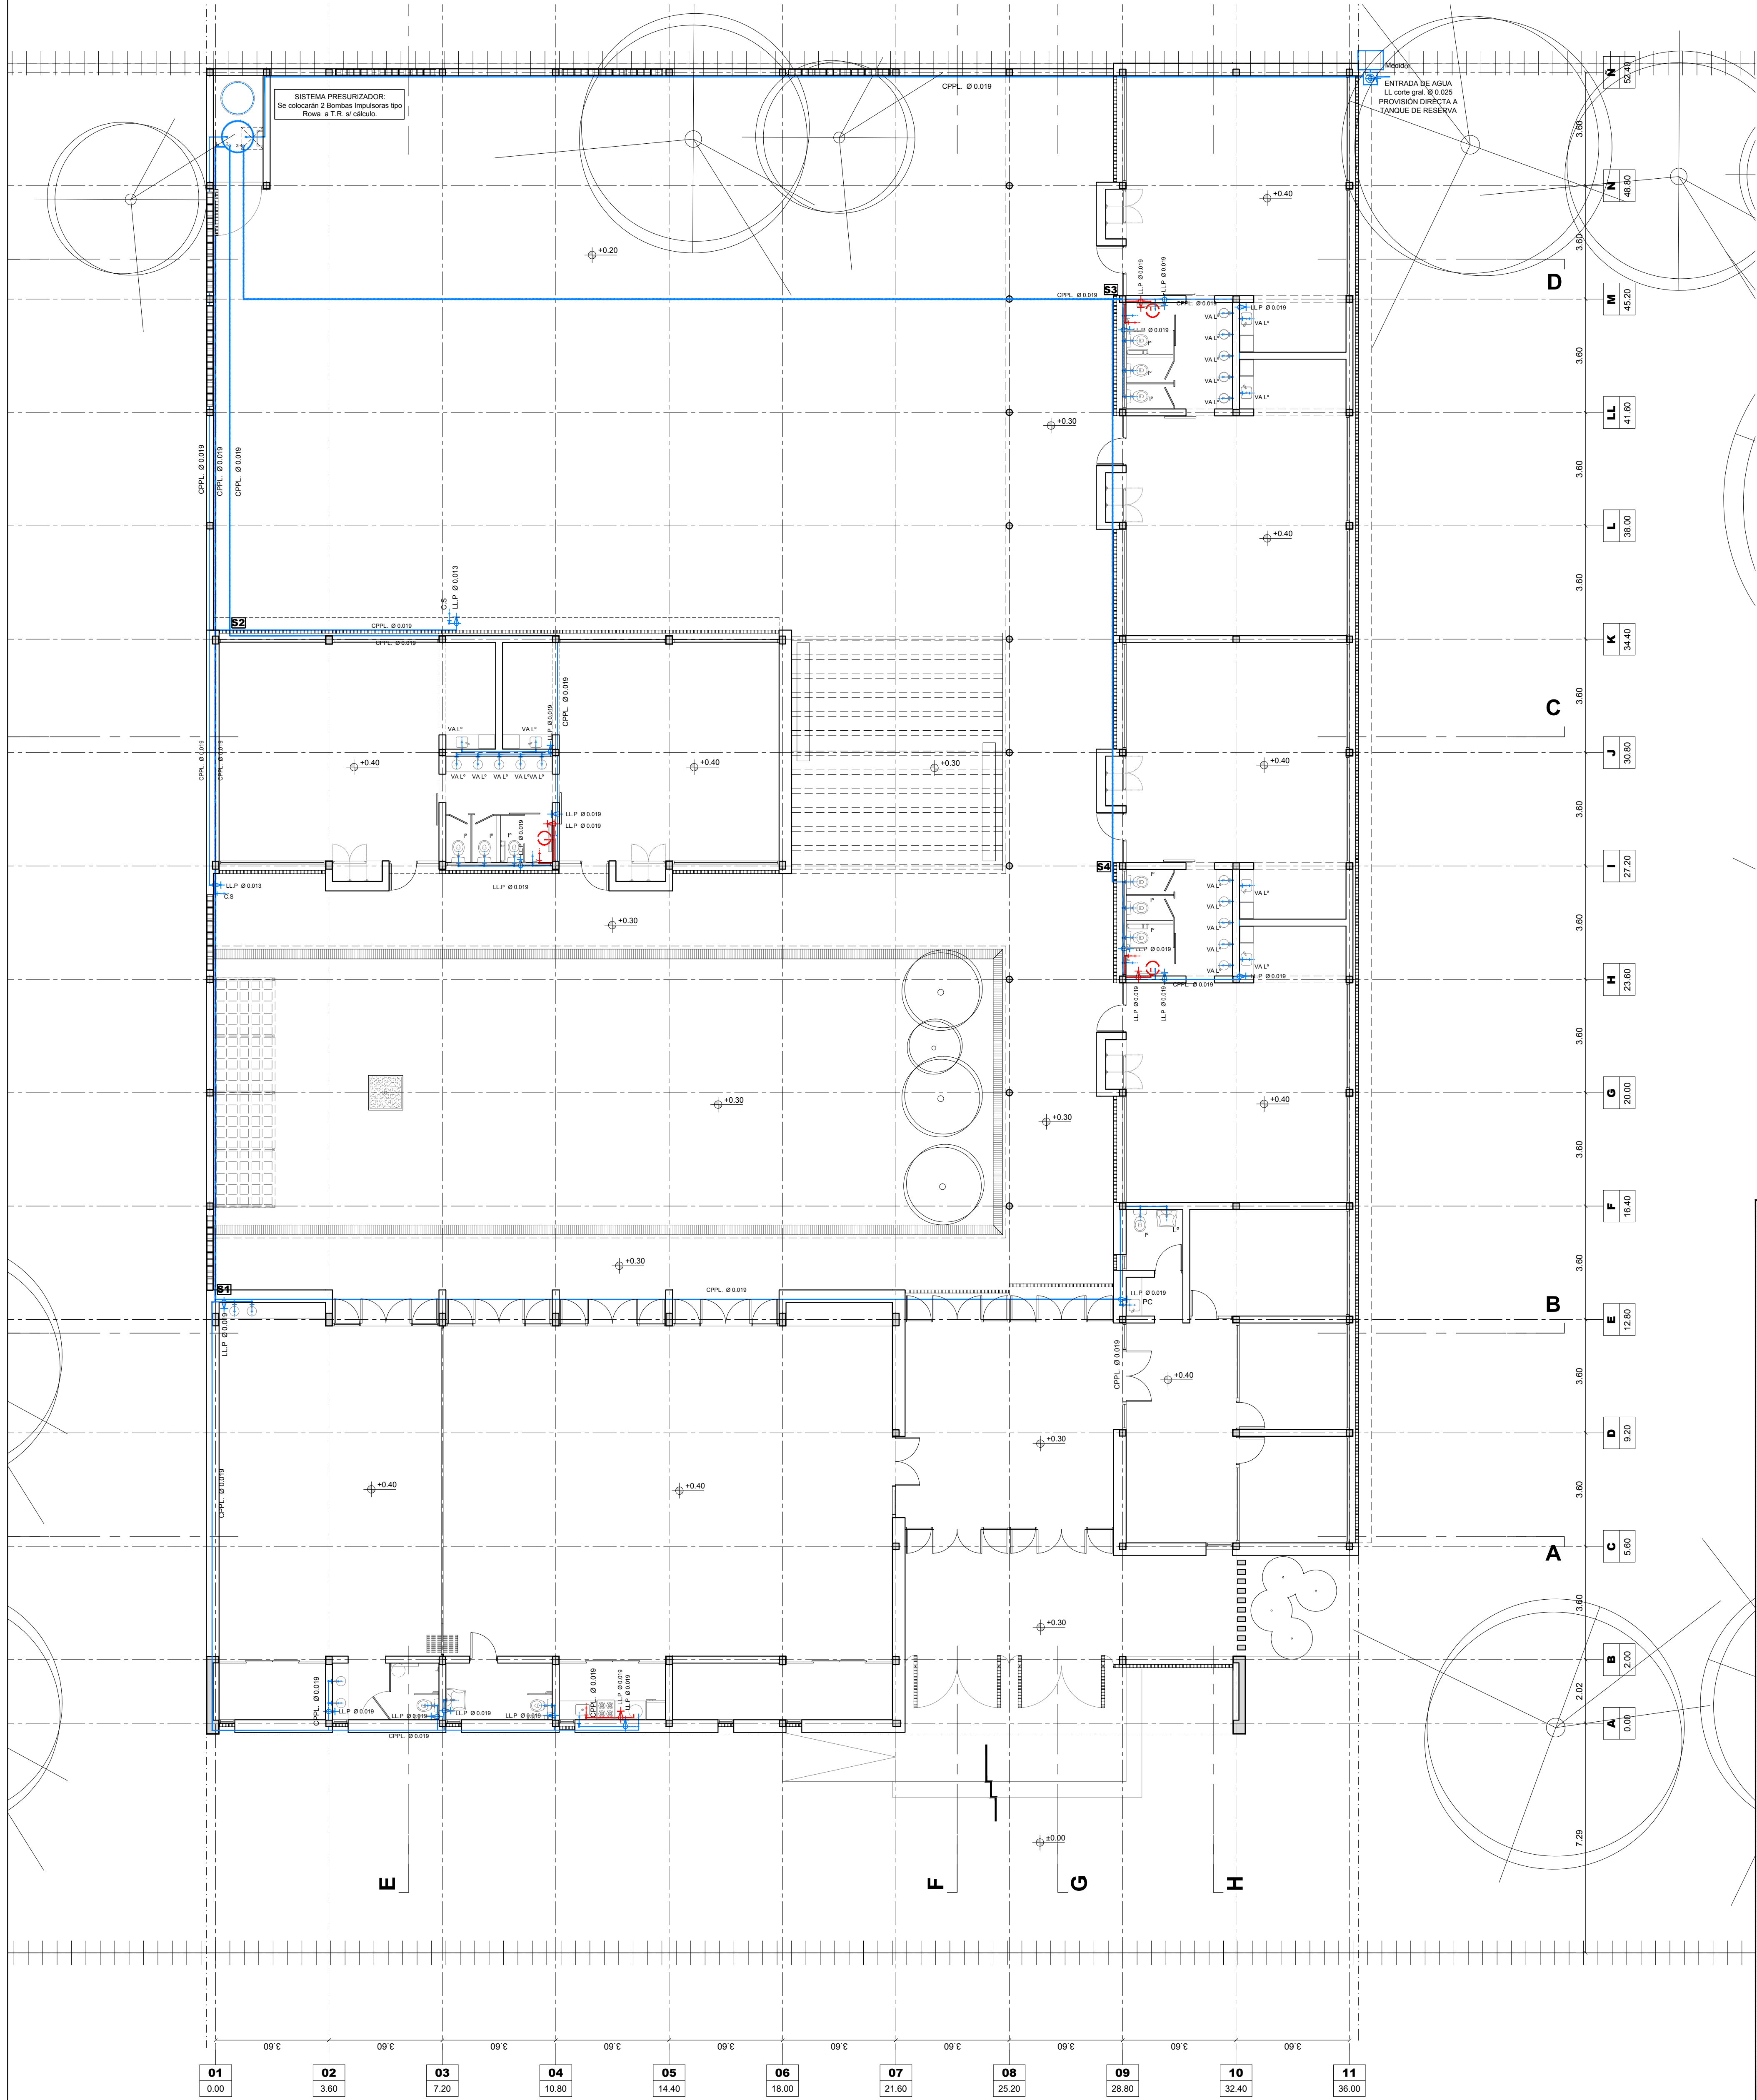

ARGENTINA

PLAN DE OBRAS
"3000 JARDINES"

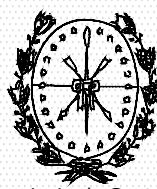


OBRA J.I. N° 40
"EMMA SCHENNA DE MAZZA"

CUE: -

CUI: -

LOCALIZACION Av. 9 de julio esq. Almte. Brown
Firmat - Dto. General López
Pcia. de Santa Fe

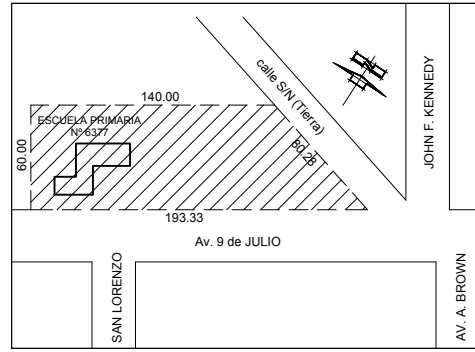

IMPLANTACION:

NOMBRE INSTALACIÓN SANITARIA
Provisión Agua Fría y Caliente

PLANO N°

IS-02

DIRECCION GENERAL DE INFRAESTRUCTURA ESCOLAR

DIRECTOR: ARQ. JORGE MICHELINI

JEFE DE PROYECTOS:

ARQ. ALEJANDRO MORRESI

RESPONSABLES PROYECTO EJECUTIVO:

ARQ. ALEJANDRO DE JUANO

ARQ. NICOLÁS ESPER

ARQ. HERNÁN BIELER

ARQ. JORGELINA BUFFA

ING. HERNÁN SÁNCHEZ

ARCHIVO J.I. 40_IS.dwg


ESCALA 1:100

FECHA 21-06-2019

MODIFICACIONES


FECHA OBSERVACIONES

FECHA OBSERVACIONES

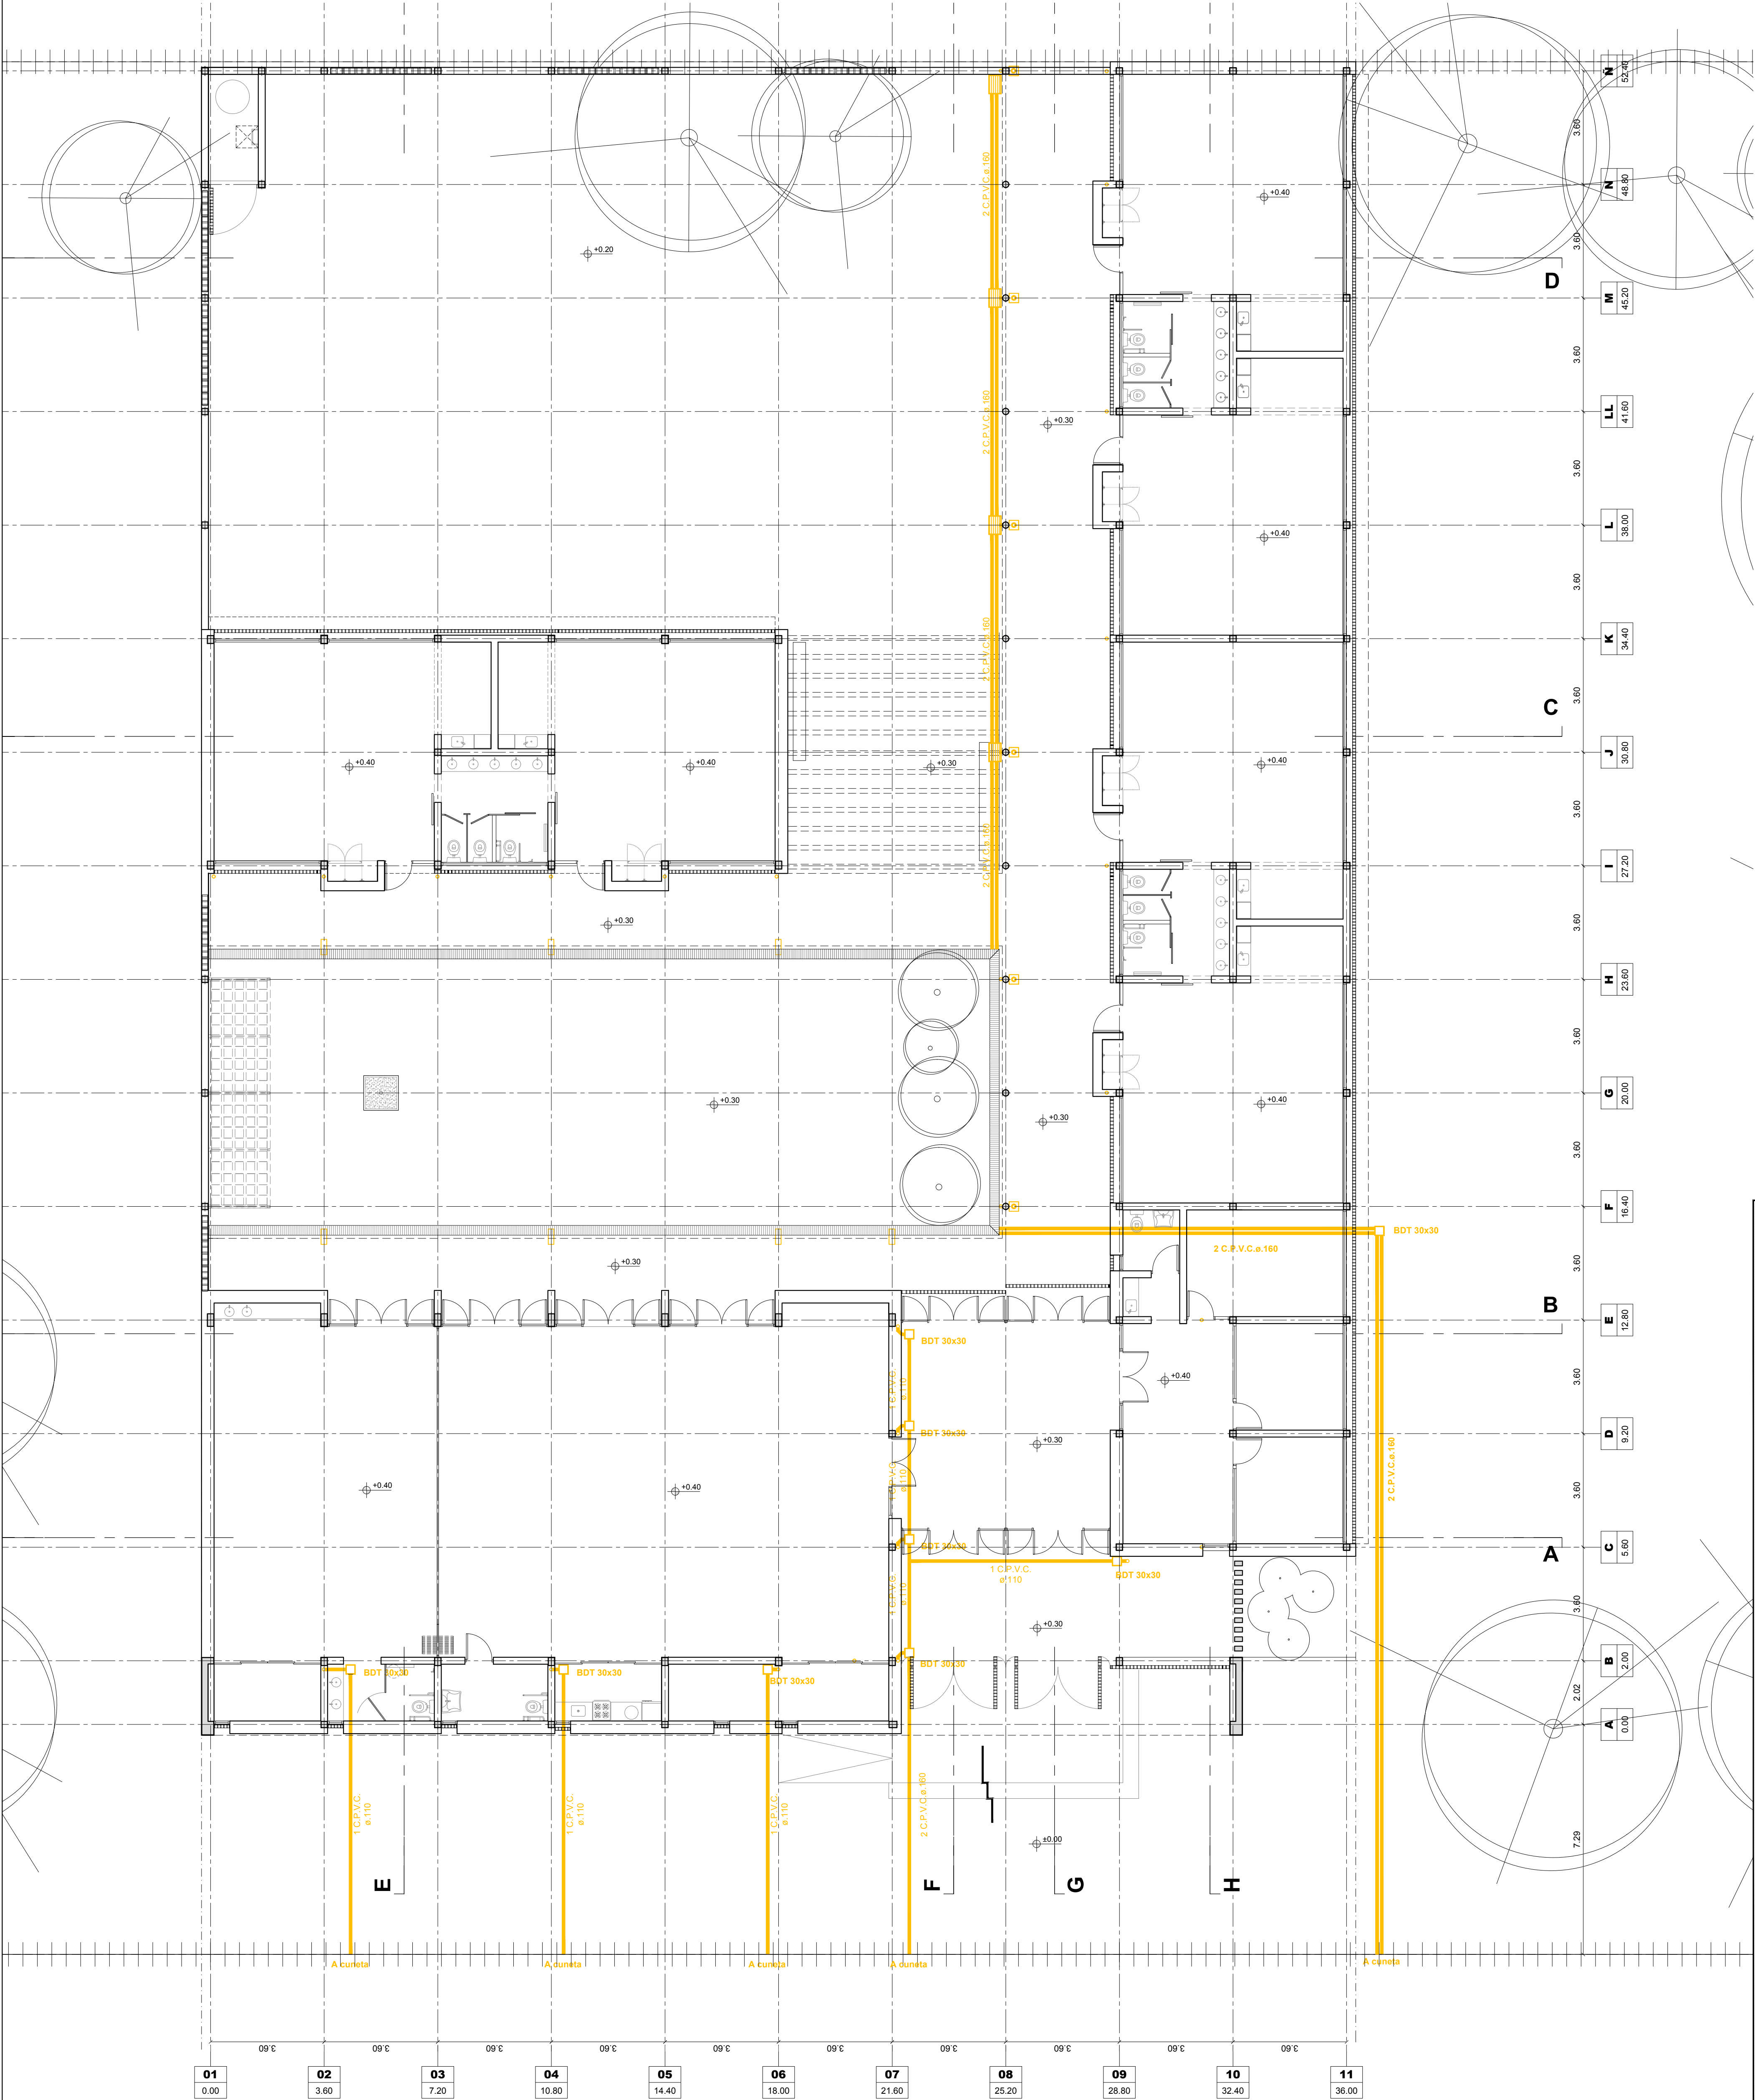

ARGENTINA

PLAN DE OBRAS
"3000 JARDINES"

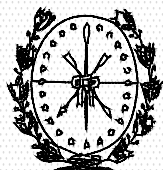

Provincia de Santa Fe
Ministerio de Educación




OBRA J.I. N° 40
"EMMA SCHENNA DE MAZZA"

CUE: -

CUI: -

LOCALIZACION Av. 9 de julio esq. Almte. Brown
Firmat - Dto. General López
Pcia. de Santa Fe

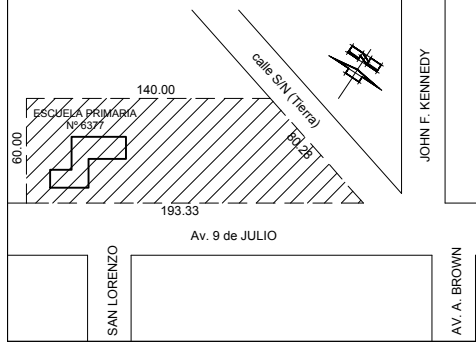

IMPLANTACION:

NOMBRE INSTALACIÓN SANITARIA
Desagües Pluviales Planta Baja

PLANO N°

IS-03

DIRECCION GENERAL DE INFRAESTRUCTURA ESCOLAR

DIRECTOR: ARQ. JORGE MICHELINI

JEFE DE PROYECTOS:

ARQ. ALEJANDRO MORRES

RESPONSABLES PROYECTO EJECUTIVO:

ARQ. ALEJANDRO DE JUANO

ARQ. NICOLÁS ESPER

ARQ. HERNÁN BIELER

ARQ. JORGELINA BUFFA

ING. HERNÁN SÁNCHEZ

ARCHIVO J.I. 40_IS.dwg


ESCALA 1:100

FECHA 21-06-2019

MODIFICACIONES


FECHA OBSERVACIONES

FECHA OBSERVACIONES

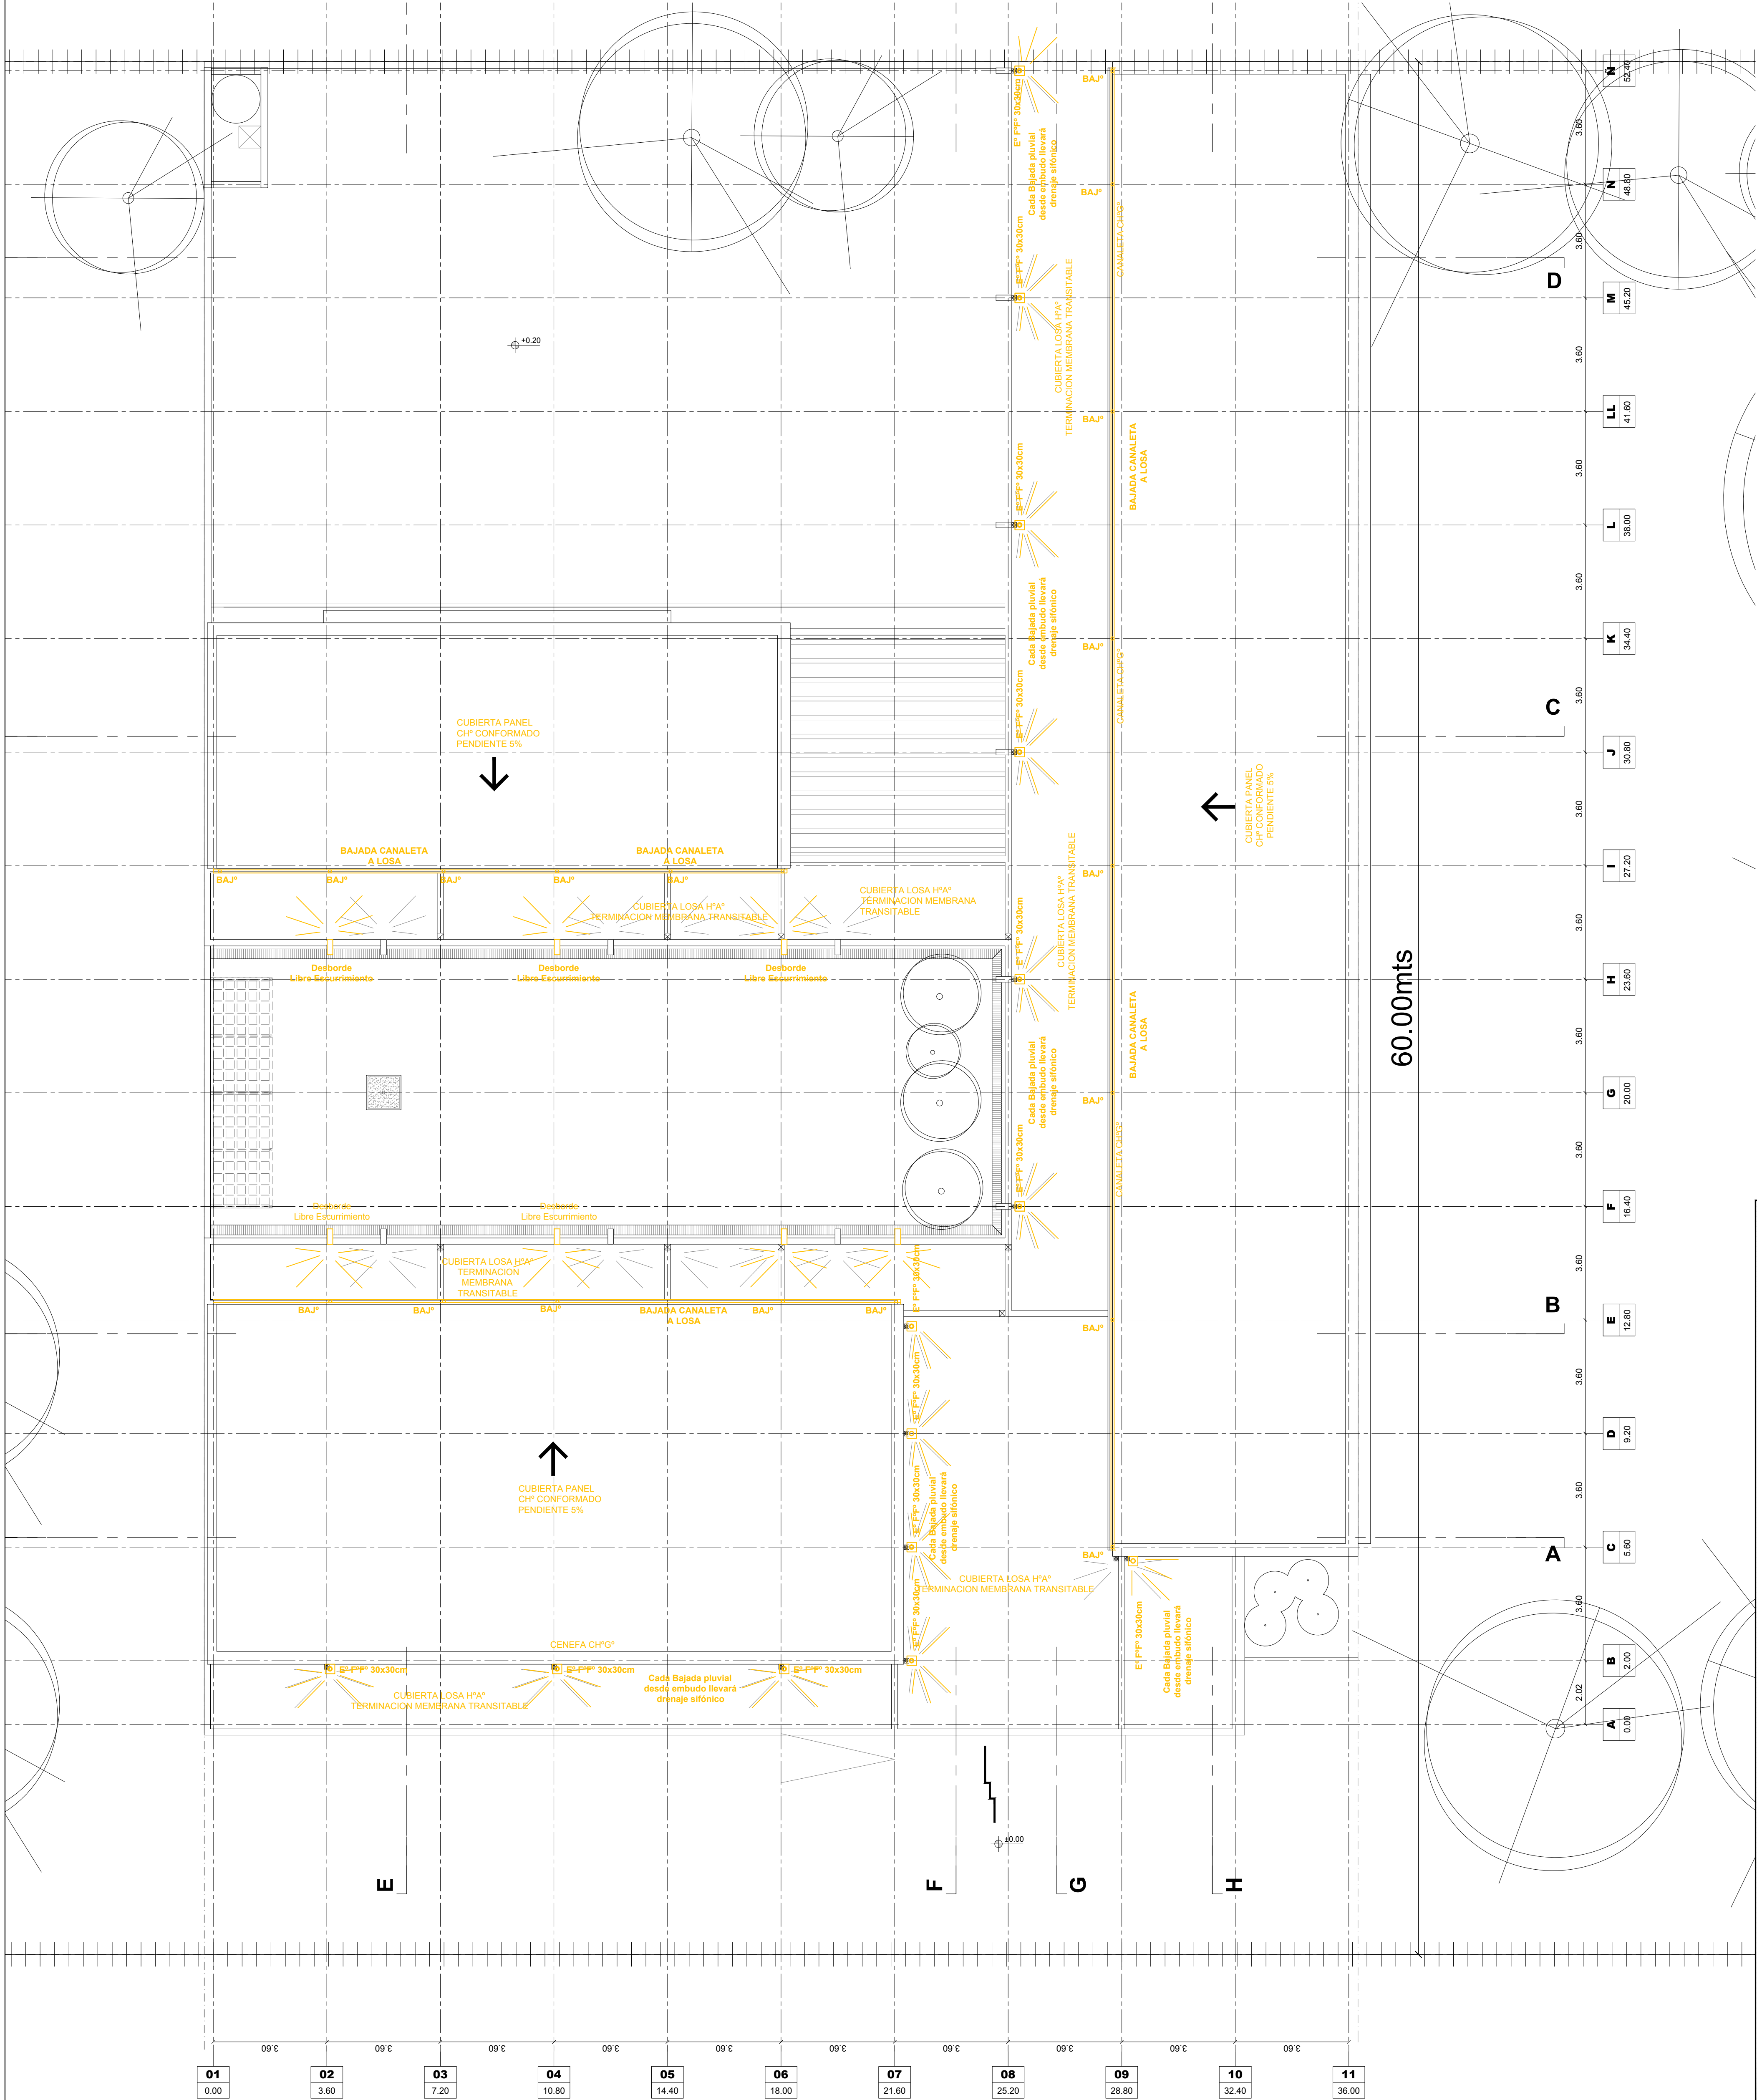

ARGENTINA


PLAN DE OBRAS
"3000 JARDINES"

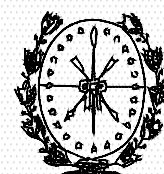

OBRA J.I. N° 40
"EMMA SCHENNA DE MAZZA"

CUE: -
CUI: -

LOCALIZACION Av. 9 de julio esq. Almte. Brown
Firmat - Dto. General López
Pcia. de Santa Fe

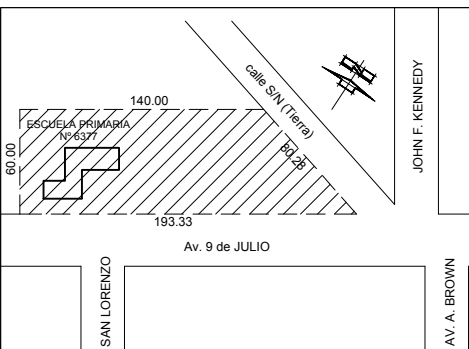

IMPLANTACION:

NOMBRE INSTALACIÓN SANITARIA
Desagües Pluviales Techos

PLANO N°

IS-04

DIRECCION GENERAL DE INFRAESTRUCTURA ESCOLAR
DIRECTOR: ARQ. JORGE MICHELINI

JEFE DE PROYECTOS:
ARQ. ALEJANDRO MORRESI

RESPONSABLES PROYECTO EJECUTIVO:
ARQ. ALEJANDRO DE JUANO
ARQ. NICOLÁS ESPER
ARQ. HERNÁN BIELER
ARQ. JORGE LINA BUFFA
ING. HERNÁN SÁNCHEZ



ARCHIVO J.I. 40_IS.dwg

ESCALA 1:100

FECHA 21-06-2019

MODIFICACIONES
FECHA OBSERVACIONES

FECHA OBSERVACIONES

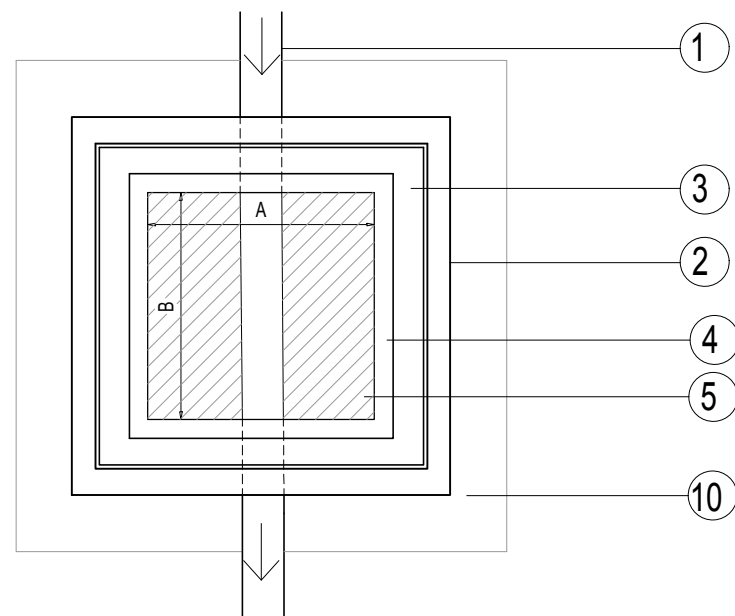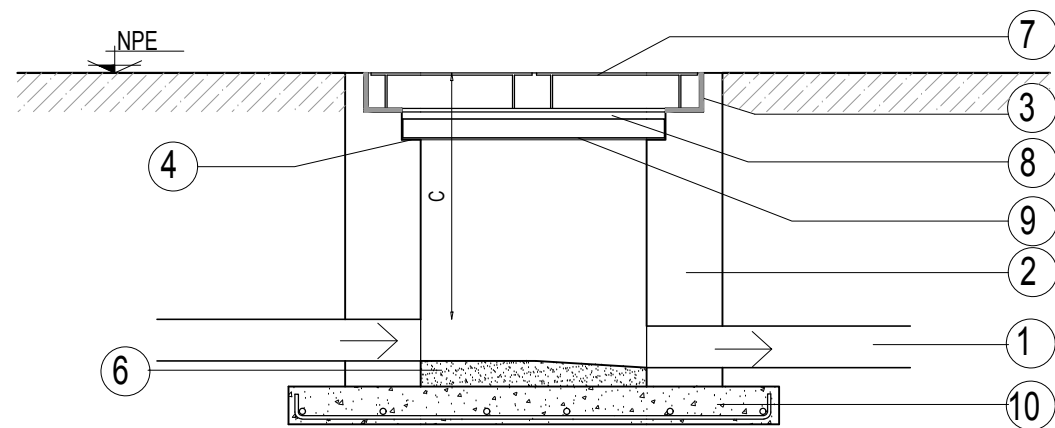

REFERENCIAS:

- 1- CAÑO PVC S/INSTALACION.
- 2- MAMPOSTERIA DE LADRILLO COMUN esp. 20 cm
- 3- MARCO PLANCHUELA "L" 101X101X6.4 APOYA SOBRE MURO
- 4- APOYO TAPA H° A° esp. 5 cm
- 5- COJINETE.
- 6- FONDO CAMARA DE INSPECCION.
- 7- TAPA METALICAS/DETALLE
- 8- SELLADO CONTRATAPA H°A° (CAL).
- 9- CONTRATAPA H°A°.
- 10- LOSA CAMARA DE INSPECCIÓN FE $\varnothing$ 8 c/15 cm EN AMBOS SENTIDOS.


DIMENSIONES:

A= 0.60 m
B= 0.60 m
C= a determinar en obra

ARGENTINA

PLAN DE OBRAS

"3000 JARDINES"

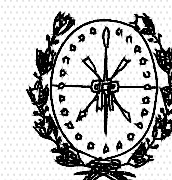

Provincia de Santa Fe
Ministerio de Educación




Ministerio de Educación
Presidencia de la Nación

OBRA **J.I. N° 40**
"EMMA SCHENNA DE MAZZA"

CUE : -

CUI : -

LOCALIZACION **Av. 9 de julio esq. Almte. Brown**
Firmat - Dto. General López
Pcia. de Santa Fe

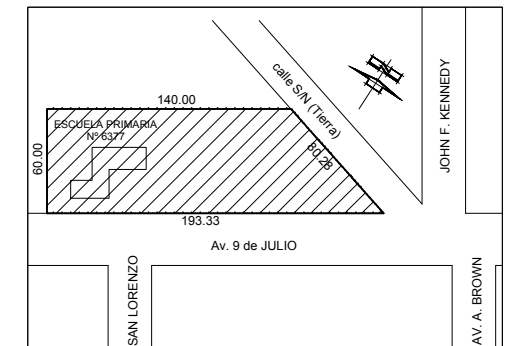

IMPLANTACION:

NOMBRE **INSTALACIÓN SANITARIA**
Detalle Cámara de Inspección

PLANO N°

IS-05

DIRECCION GENERAL DE INFRAESTRUCTURA ESCOLAR
DIRECTOR: ARQ. JORGE MICHELINI

JEFE DE PROYECTOS:
ARQ. ALEJANDRO MORRESI

RESPONSABLES PROYECTO EJECUTIVO:
ARQ. ALEJANDRO de JUANO
ARQ. NICOLÁS ESPER
ARQ. HERNÁN BIELER
ARQ. JORGELINA BUFFA
ING. HERNÁN SÁNCHEZ

ARCHIVO **J.I. 40_IS-05_Camara de inspección.dwg**


ESCALA **1:20**

FECHA **21-06-2019**

MODIFICACIONES

FECHA OBSERVACIONES

FECHA OBSERVACIONES


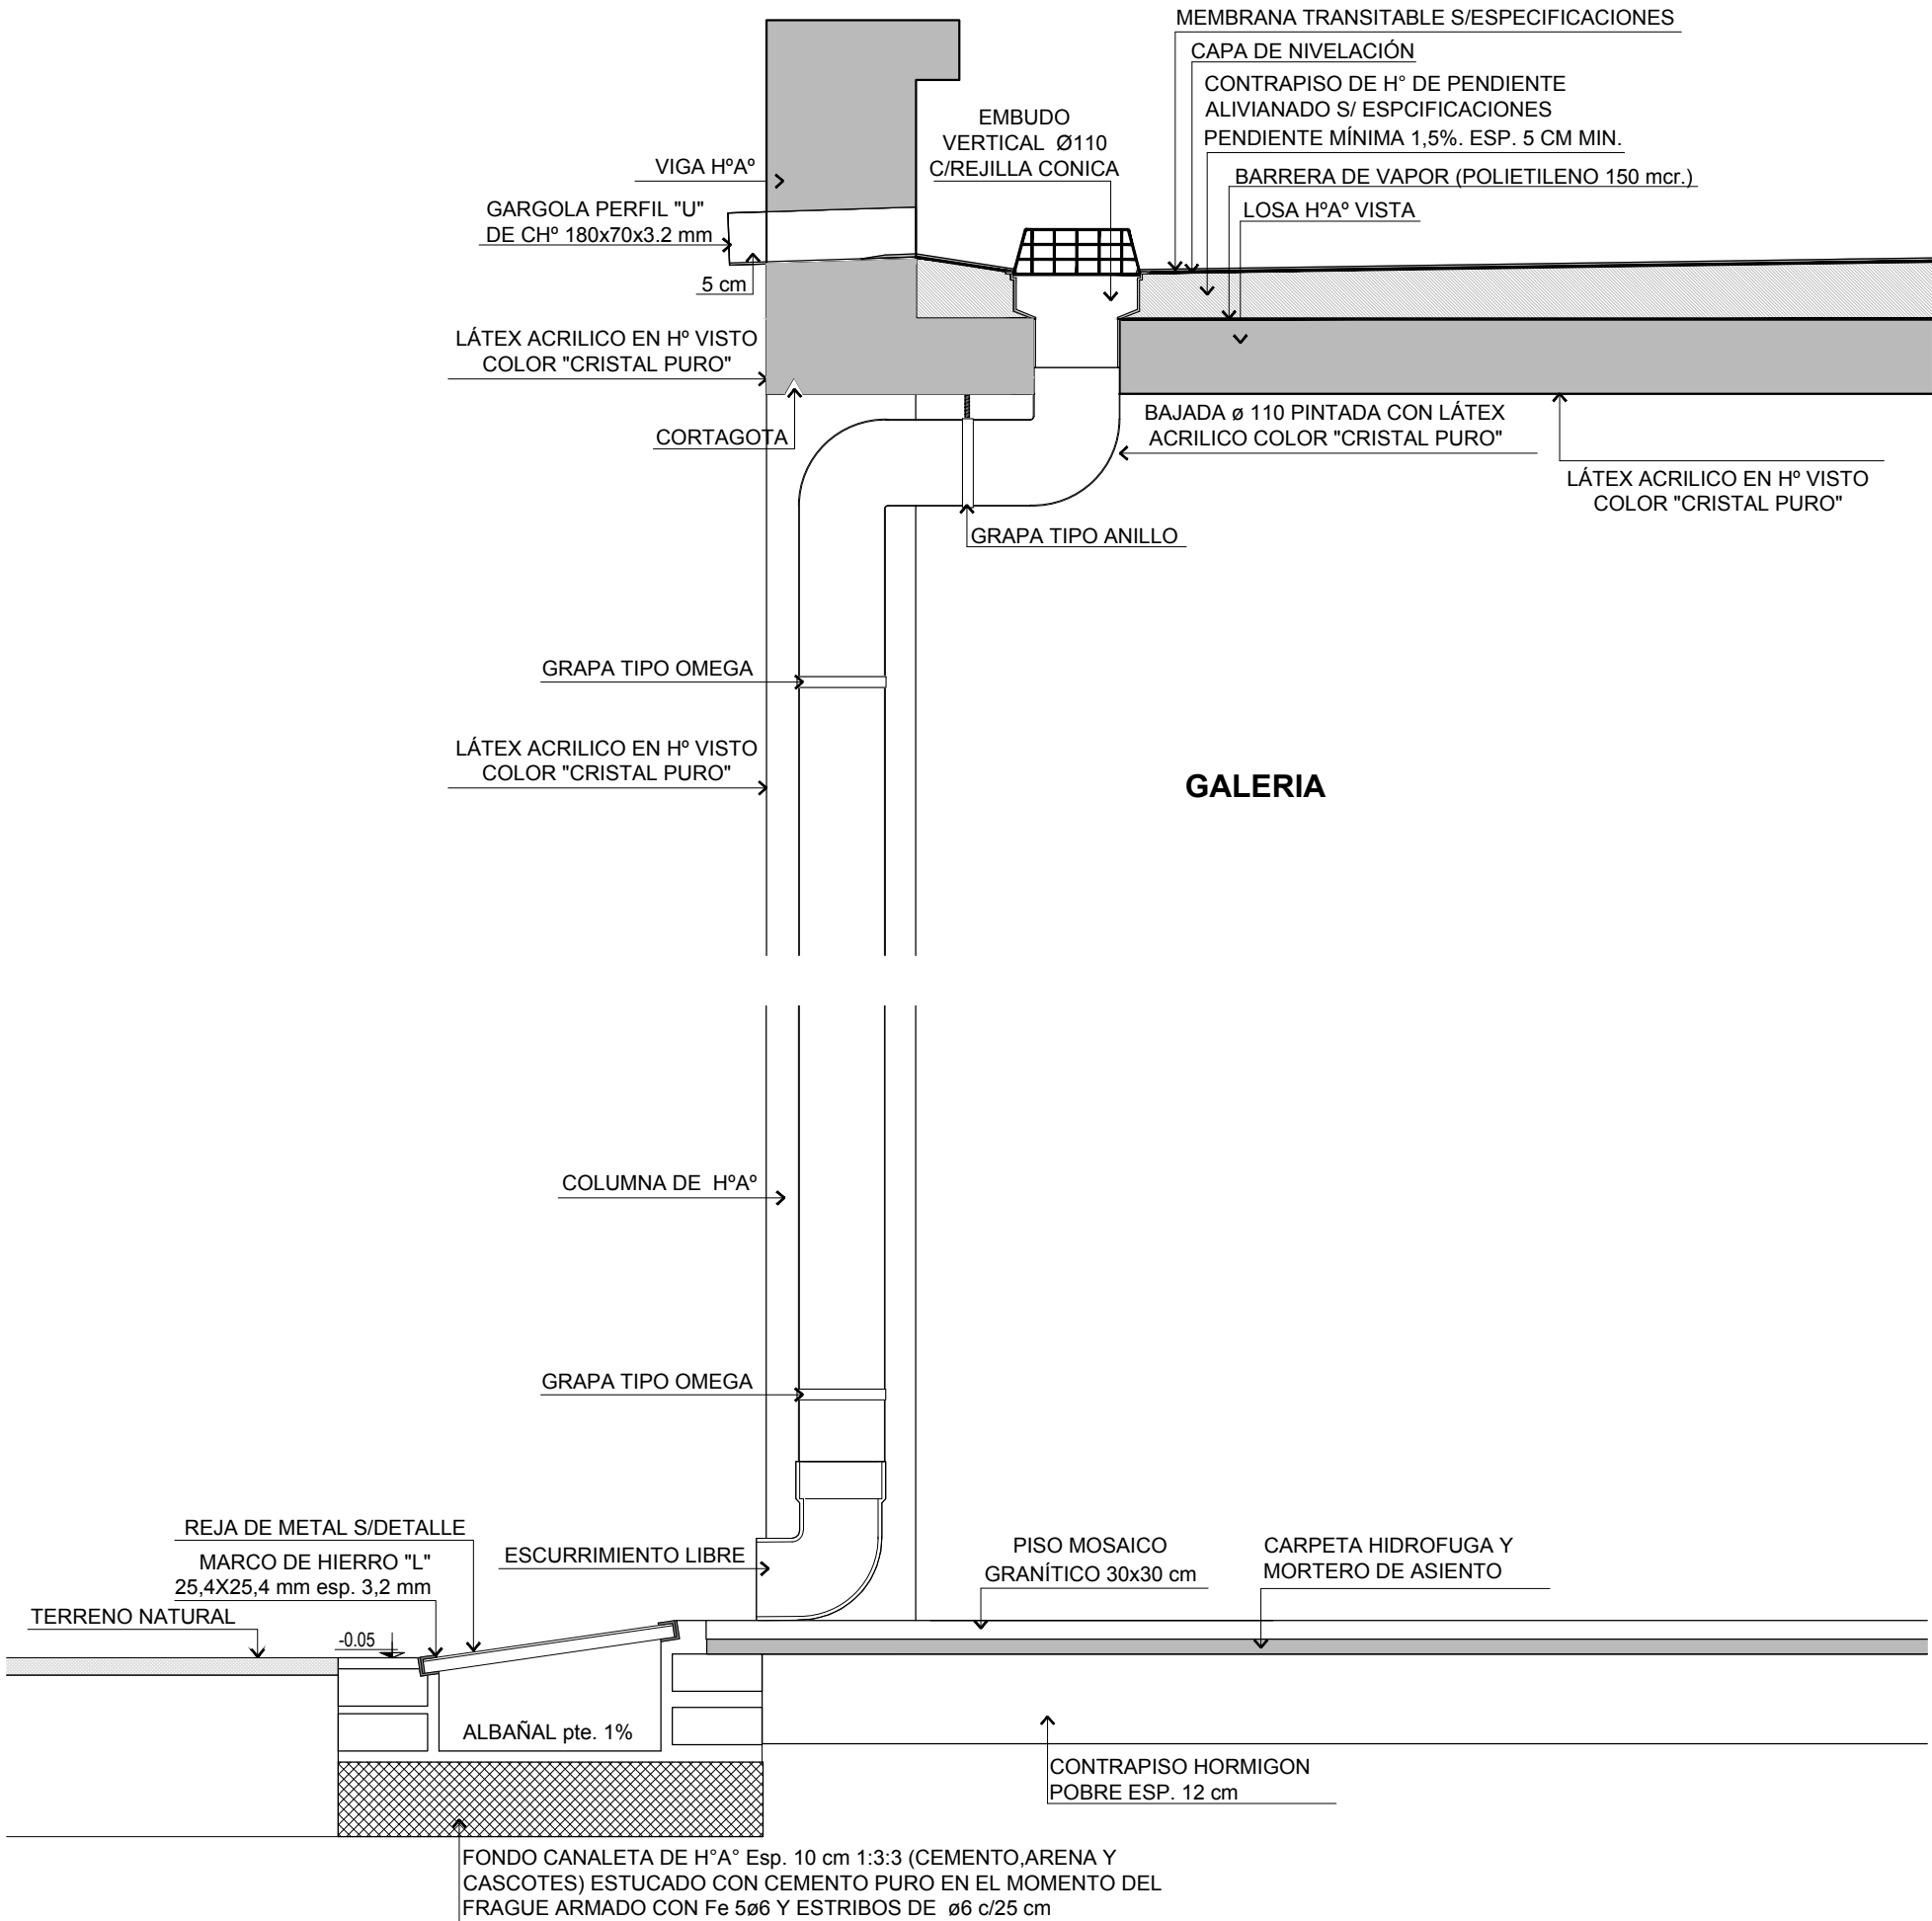


ARGENTINA

PLAN DE OBRAS
"3000 JARDINES"




OBRA	J.I. Nº 40 "EMMA SCHENNA DE MAZZA"
CUE : -	
CUI : -	
LOCALIZACION	Av. 9 de julio esq. Almte. Brown Firmat - Dto. General López Pcia. de Santa Fe
IMPLANTACION:	Latitud: 33°02'09.83"S Longitud: 60°37'22.50"O
NOMBRE	INSTALACIÓN SANITARIA Detalle Embudo y Albañal
PLANO Nº	IS-06
DIRECCION GENERAL DE INFRAESTRUCTURA ESCOLAR DIRECTOR: ARQ. JORGE MICHELINI	
JEFE DE PROYECTOS: ARQ. ALEJANDRO MORRESI	
RESPONSABLES PROYECTO EJECUTIVO: ARQ. ALEJANDRO de JUANO ARQ. NICOLÁS ESPER ARQ. HERNÁN BIELER ARQ. JORGELINA BUFFA ING. HERNÁN SÁNCHEZ	
ARCHIVO	J.I. 40_IS-06_Embudo y albañal.dwg
ESCALA	1:10
FECHA	21-06-2019
MODIFICACIONES	
FECHA	OBSERVACIONES
FECHA	OBSERVACIONES

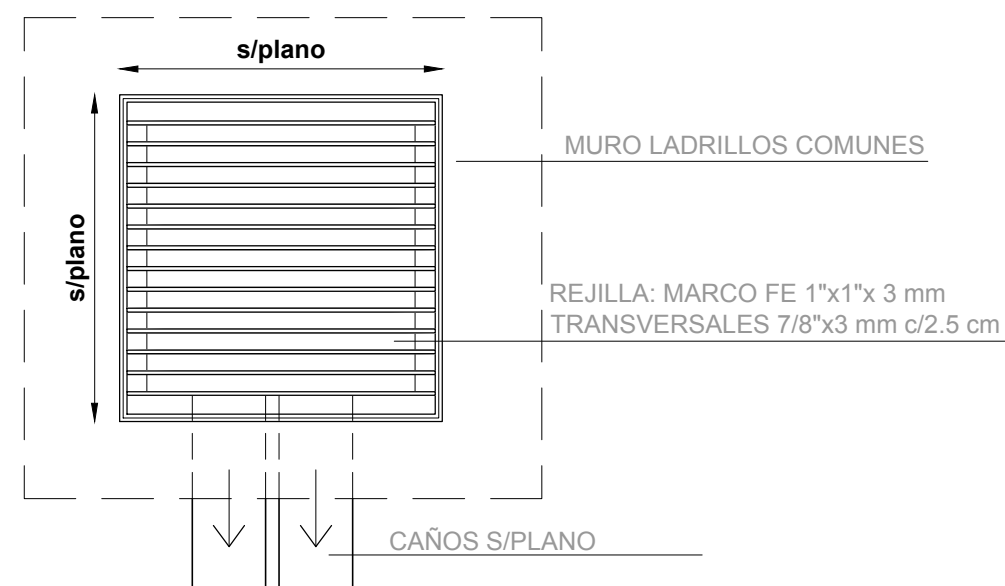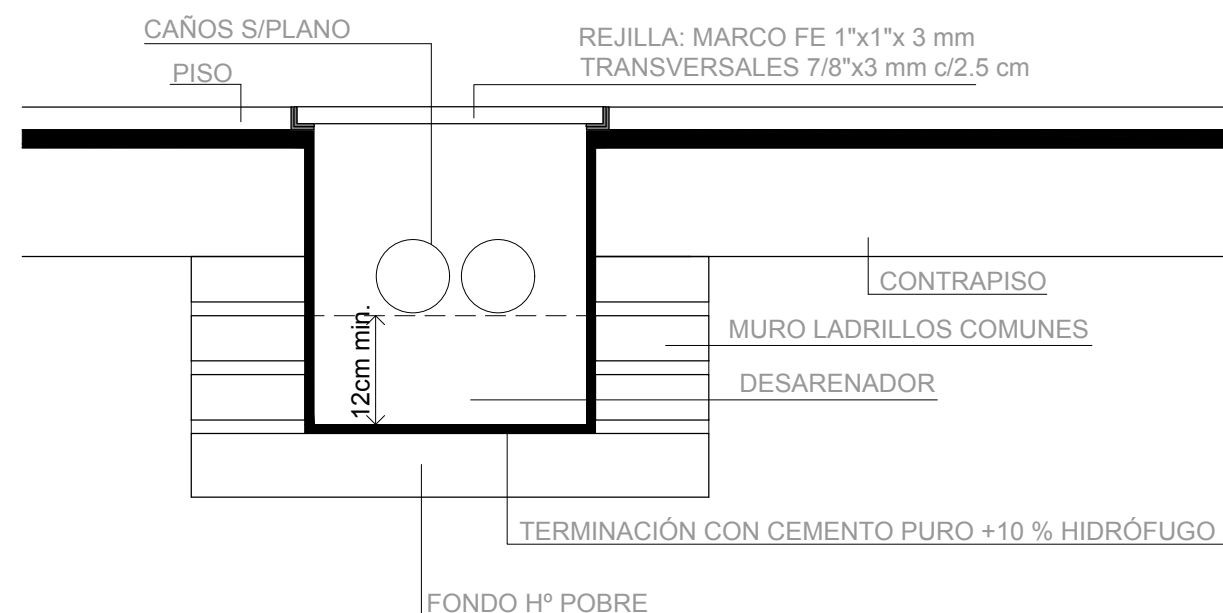

Nota:
Los componentes metálicos se pintarán con 3 manos mínimo de esmalte 3 en 1 para metales (convertidor+antioxido+esmalte) color negro mate.

ARGENTINA

PLAN DE OBRAS "3000 JARDINES"

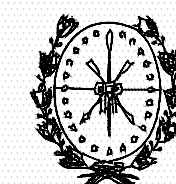

Provincia de Santa Fe
Ministerio de Educación




Ministerio de
Educación
Presidencia de la Nación

OBRA **J.I. N° 40
"EMMA SCHENNA DE MAZZA"**

CUE : -

CUI : -

LOCALIZACION Av. 9 de julio esq. Almt. Brown
Firmat - Dto. General López
Pcia. de Santa Fe

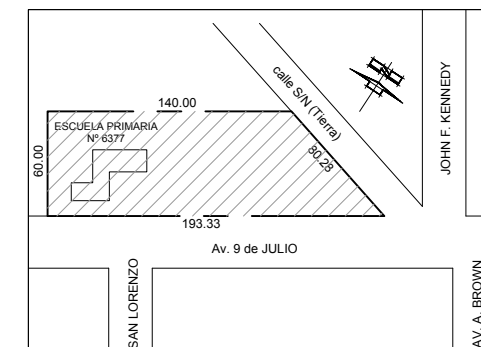

IMPLANTACION:

NOMBRE **INSTALACIÓN SANITARIA**
Detalle Boca de Desagüe

PLANO N°

IS-07

DIRECCION GENERAL DE INFRAESTRUCTURA ESCOLAR
DIRECTOR: ARQ. JORGE MICHELINI

JEFE DE PROYECTOS:
ARQ. ALEJANDRO MORRESI

RESPONSABLES PROYECTO EJECUTIVO:
ARQ. ALEJANDRO de JUANO
ARQ. NICOLÁS ESPER
ARQ. HERNÁN BIELER
ARQ. JORGELINA BUFFA
ING. HERNÁN SÁNCHEZ

ARCHIVO **J.I. 40_IS-07_Boca desagüe.dwg**


ESCALA **1:12**

FECHA **21-06-2019**


MODIFICACIONES

FECHA OBSERVACIONES

FECHA OBSERVACIONES

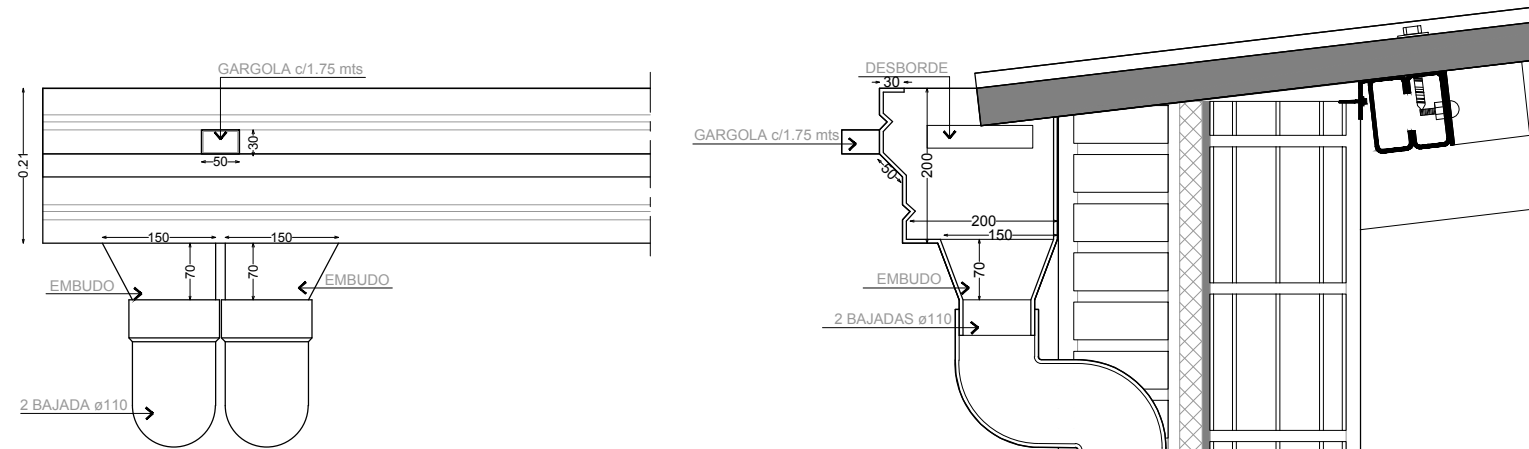


DETALLE
MATERIAL CHAPA DE HIERRO GALVANIZADO PLEGADO Nº24
LARGO MÍNIMO DE LOS TRAMOS 1.00m
GRAMPAS DE SUJECCION CADA 1.50 m (MÁXIMO)
MEDIDAS EN MILIMETROS

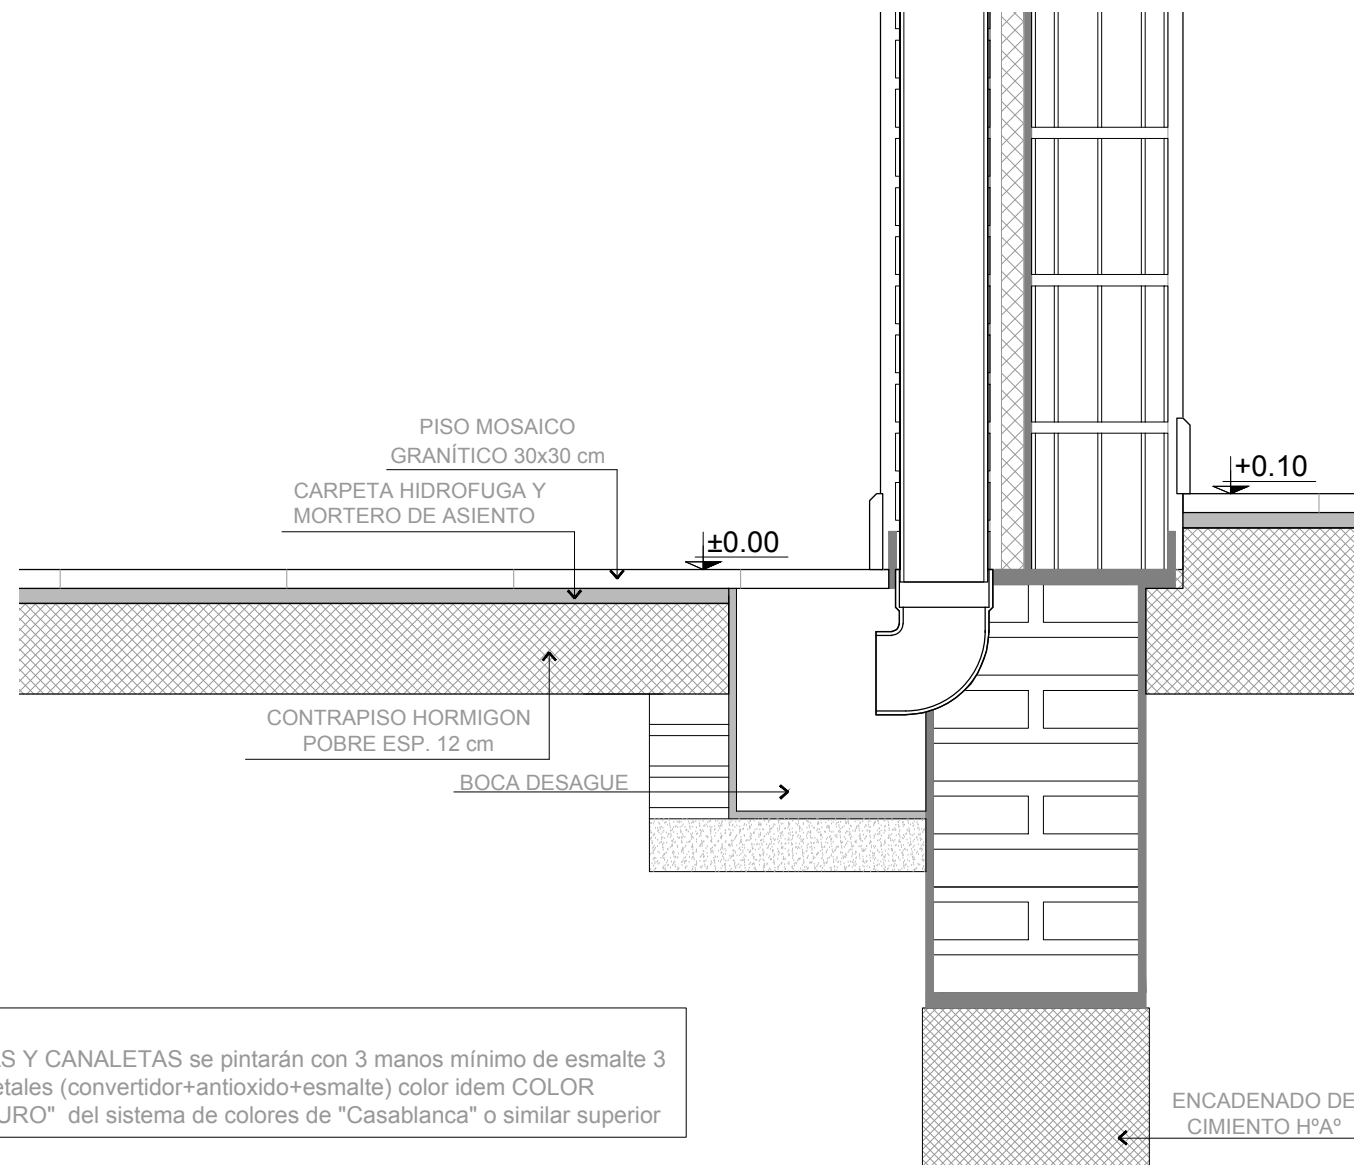

Nota:
Las BAJADAS Y CANALETAS se pintarán con 3 manos mínimo de esmalte 3 en 1 para metales (convertidor+antioxido+esmalte) color idem COLOR "CRISTAL PURO" del sistema de colores de "Casablanca" o similar superior

ARGENTINA

PLAN DE OBRAS "3000 JARDINES"

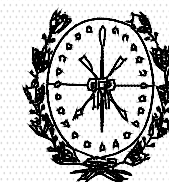

Provincia de Santa Fe
Ministerio de Educación




Ministerio de
Educación
Presidencia de la Nación

OBRA **J.I. Nº 40
"EMMA SCHENNA DE MAZZA"**

CUE : -
CUI : -

LOCALIZACION Av. 9 de julio esq. Almte. Brown
Firmat - Dto. General López
Pcia. de Santa Fe

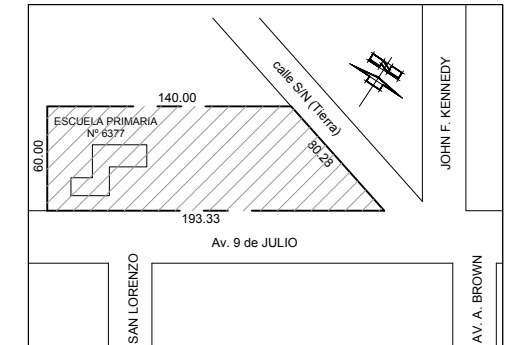

IMPLANTACION:

NOMBRE **INSTALACIÓN SANITARIA
Detalle Canaleta**

PLANO Nº

IS-08

DIRECCION GENERAL DE INFRAESTRUCTURA ESCOLAR
DIRECTOR: ARQ. JORGE MICHELINI

JEFE DE PROYECTOS:
ARQ. ALEJANDRO MORRESI

RESPONSABLES PROYECTO EJECUTIVO:
ARQ. ALEJANDRO de JUANO
ARQ. NICOLÁS ESPER
ARQ. HERNÁN BIELER
ARQ. JORGELINA BUFFA
ING. HERNÁN SÁNCHEZ

ARCHIVO **J.I. 40_IS-08_Canaleta.dwg**

ESCALA **1:10**


FECHA **21-06-2019**

MODIFICACIONES

FECHA OBSERVACIONES


FECHA OBSERVACIONES

DETALLE REJA RATONERA

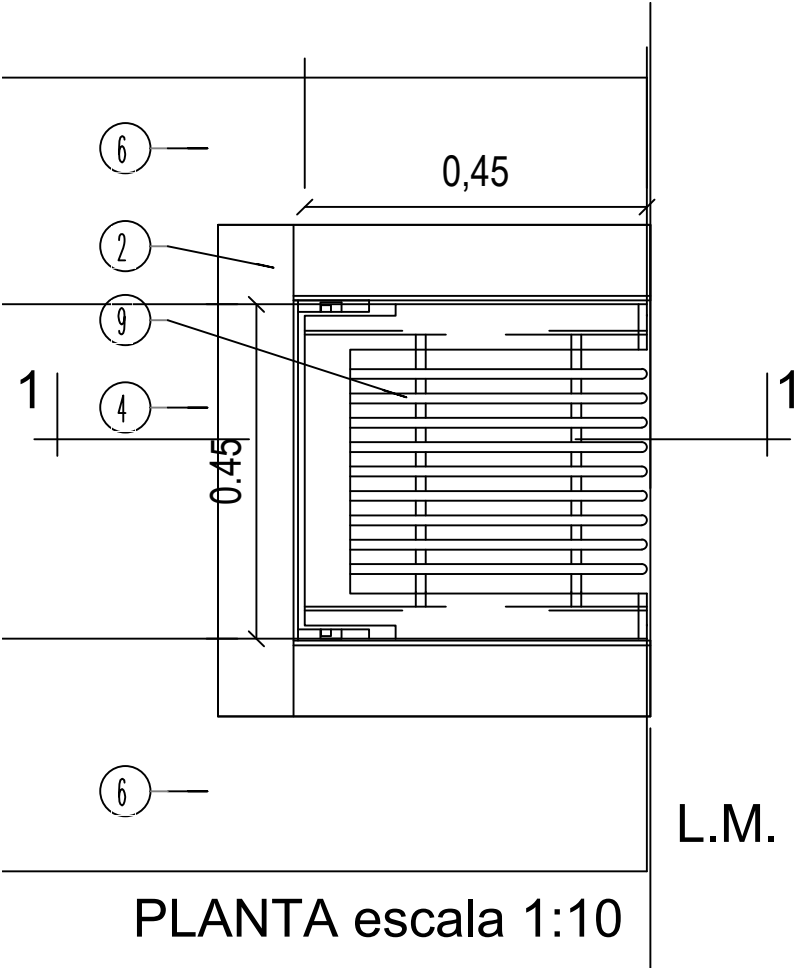


- REFERENCIAS:**
- 1- TAPA REJA RATONERA / MARCO IDEM BDA, SISTEMA DE APERTURA IDEM BDA. HIERRO Ø13mm SOLDADOS A MARCO TAPA REJA RATONERA.
 - 2- MARCO TAPA IDEM BDA
 - 3- LOSA HºAº ALBAÑAL
 - 4- CONDUCTO ALBAÑAL
 - 5- FONDO ALBAÑAL DE HºAº 1:3:3 (CTO, ARENA Y CASCOTES) ESTUCADO CON CEMENTO PURO EN EL MOMENTO DEL FRAGÜE. LOSA FONDO ALBAÑAL HºAº fe 5 Ø6 Y ESTRIBOS DE Ø6 c/25cm.
 - 6- MURO LADRILLOS COMUNES BDT.

NOTA:
SE COLOCARA REJA RATONERA EN EL FINAL DEL TRAMO DEL CONDUCTO ALBAÑAL / LA CONTRATISTA DEBERA CONSULTAR CON LA ISNPECCION DE OBRA DONDE COLOCARLA EN CASO DE NO EXISTIR VEREDA MUNICIPAL NI CORDON CUNETAS CON NIVELES REGULADOS POR LA MUNICIPALIDAD.

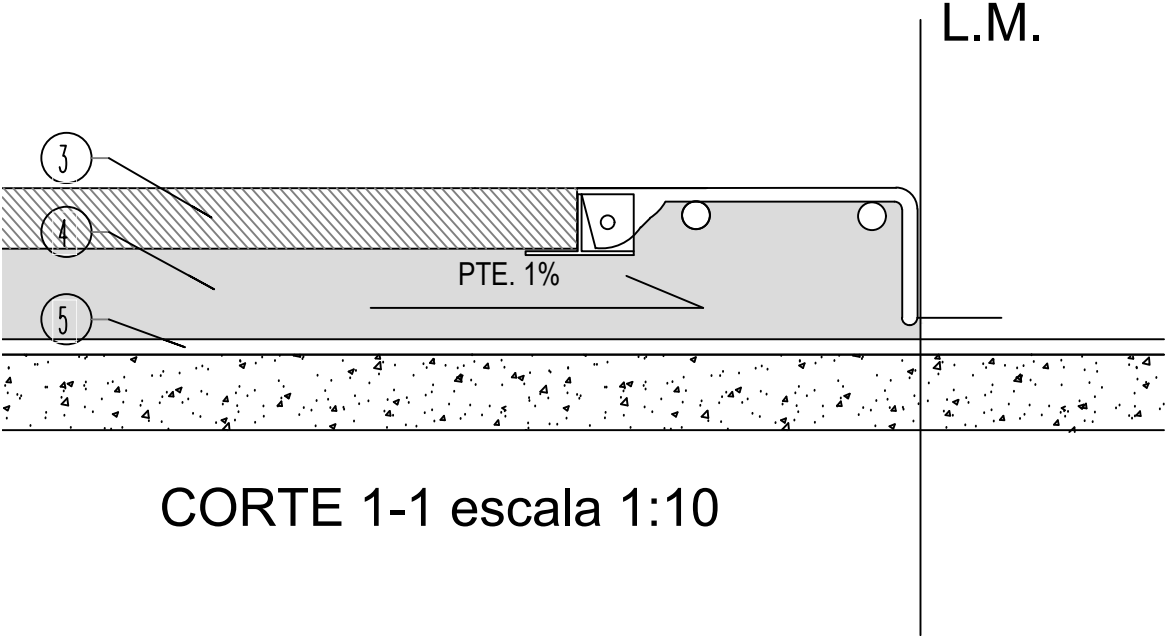

ARGENTINA

PLAN DE OBRAS "3000 JARDINES"

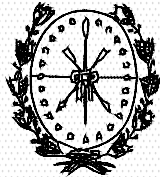


Provincia de Santa Fe
Ministerio de Educación



OBRA **J.I. Nº 40**
"EMMA SCHENNA DE MAZZA"

CUE : -
CUI : -

LOCALIZACION Av. 9 de julio esq. Almte. Brown
Firmat - Dto. General López
Pcia. de Santa Fe

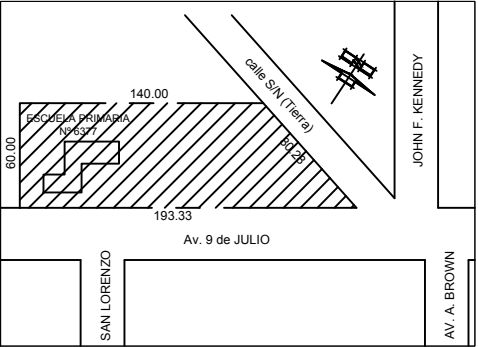

IMPLANTACION:

NOMBRE **INSTALACIÓN SANITARIA**
Detalle Reja Ratonera

PLANO Nº

IS-09

DIRECCION GENERAL DE INFRAESTRUCTURA ESCOLAR
DIRECTOR: ARQ. JORGE MICHELINI

JEFE DE PROYECTOS:
ARQ. ALEJANDRO MORRESI

RESPONSABLES PROYECTO EJECUTIVO:
ARQ. ALEJANDRO de JUANO
ARQ. NICOLÁS ESPER
ARQ. HERNÁN BIELER
ARQ. JORGELINA BUFFA
ING. HERNÁN SÁNCHEZ

ARCHIVO **J.I. 40_IS-09_Reja Ratonera.dwg**


ESCALA **1:10**

FECHA **21-06-2019**


MODIFICACIONES

FECHA OBSERVACIONES


FECHA OBSERVACIONES

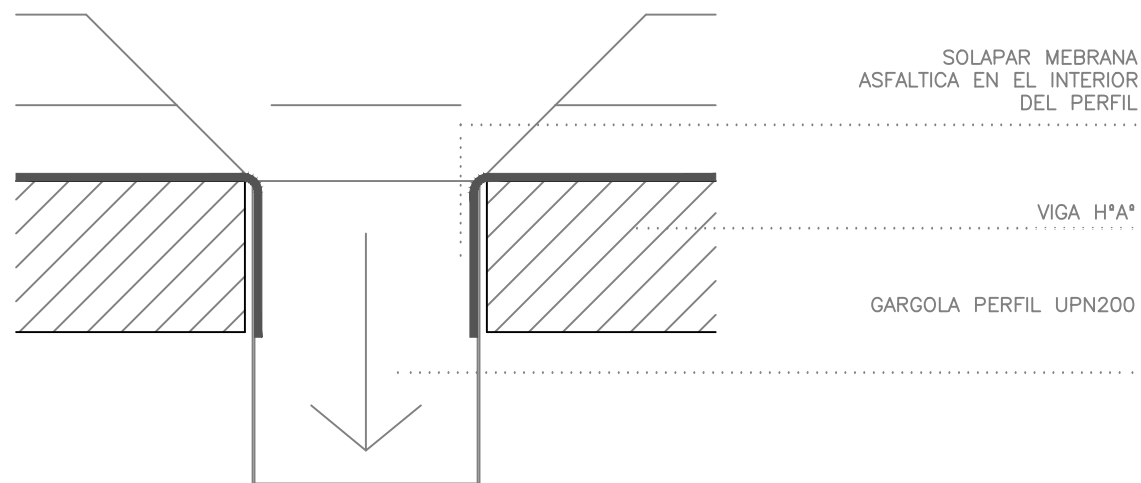

PLANTA

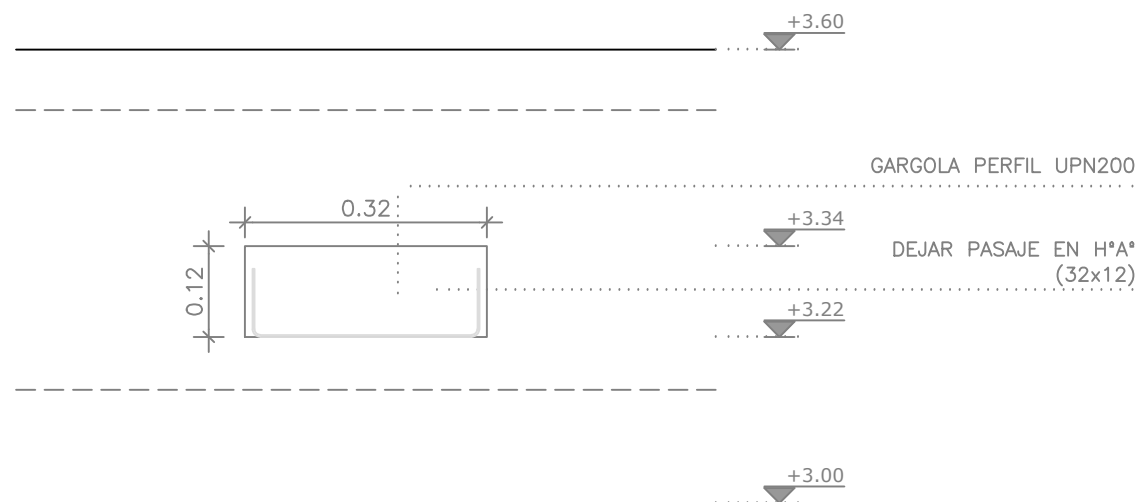


VISTA

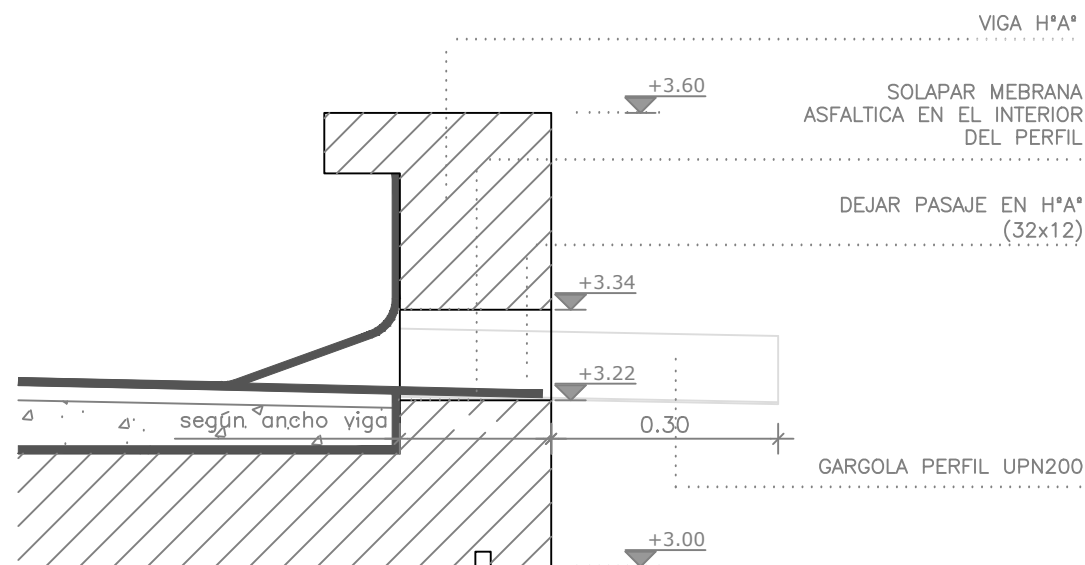

CORTE

ARGENTINA

PLAN DE OBRAS "3000 JARDINES"

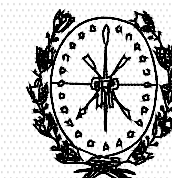

Provincia de Santa Fe
Ministerio de Educación




OBRA **J.I. Nº 40**
"EMMA SCHENNA DE MAZZA"

CUE : -

CUI : -

LOCALIZACION Av. 9 de julio esq. Almte. Brown
Firmat - Dto. General López
Pcia. de Santa Fe

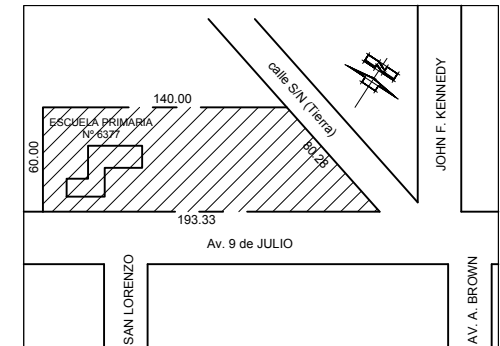

IMPLANTACION:

NOMBRE **INSTALACIÓN SANITARIA**
Detalle Gárgola Metálica

PLANO Nº

IS-10

DIRECCION GENERAL DE INFRAESTRUCTURA ESCOLAR
DIRECTOR: ARQ. JORGE MICHELINI

JEFE DE PROYECTOS:
ARQ. ALEJANDRO MORRESI

RESPONSABLES PROYECTO EJECUTIVO:
ARQ. ALEJANDRO de JUANO
ARQ. NICOLÁS ESPER
ARQ. HERNÁN BIELER
ARQ. JORGELINA BUFFA
ING. HERNÁN SÁNCHEZ

ARCHIVO **J.I. 40_IS-10_Gargola Metálica.dwg**


ESCALA **1:10**

FECHA **21-06-2019**

MODIFICACIONES

FECHA OBSERVACIONES

FECHA OBSERVACIONES

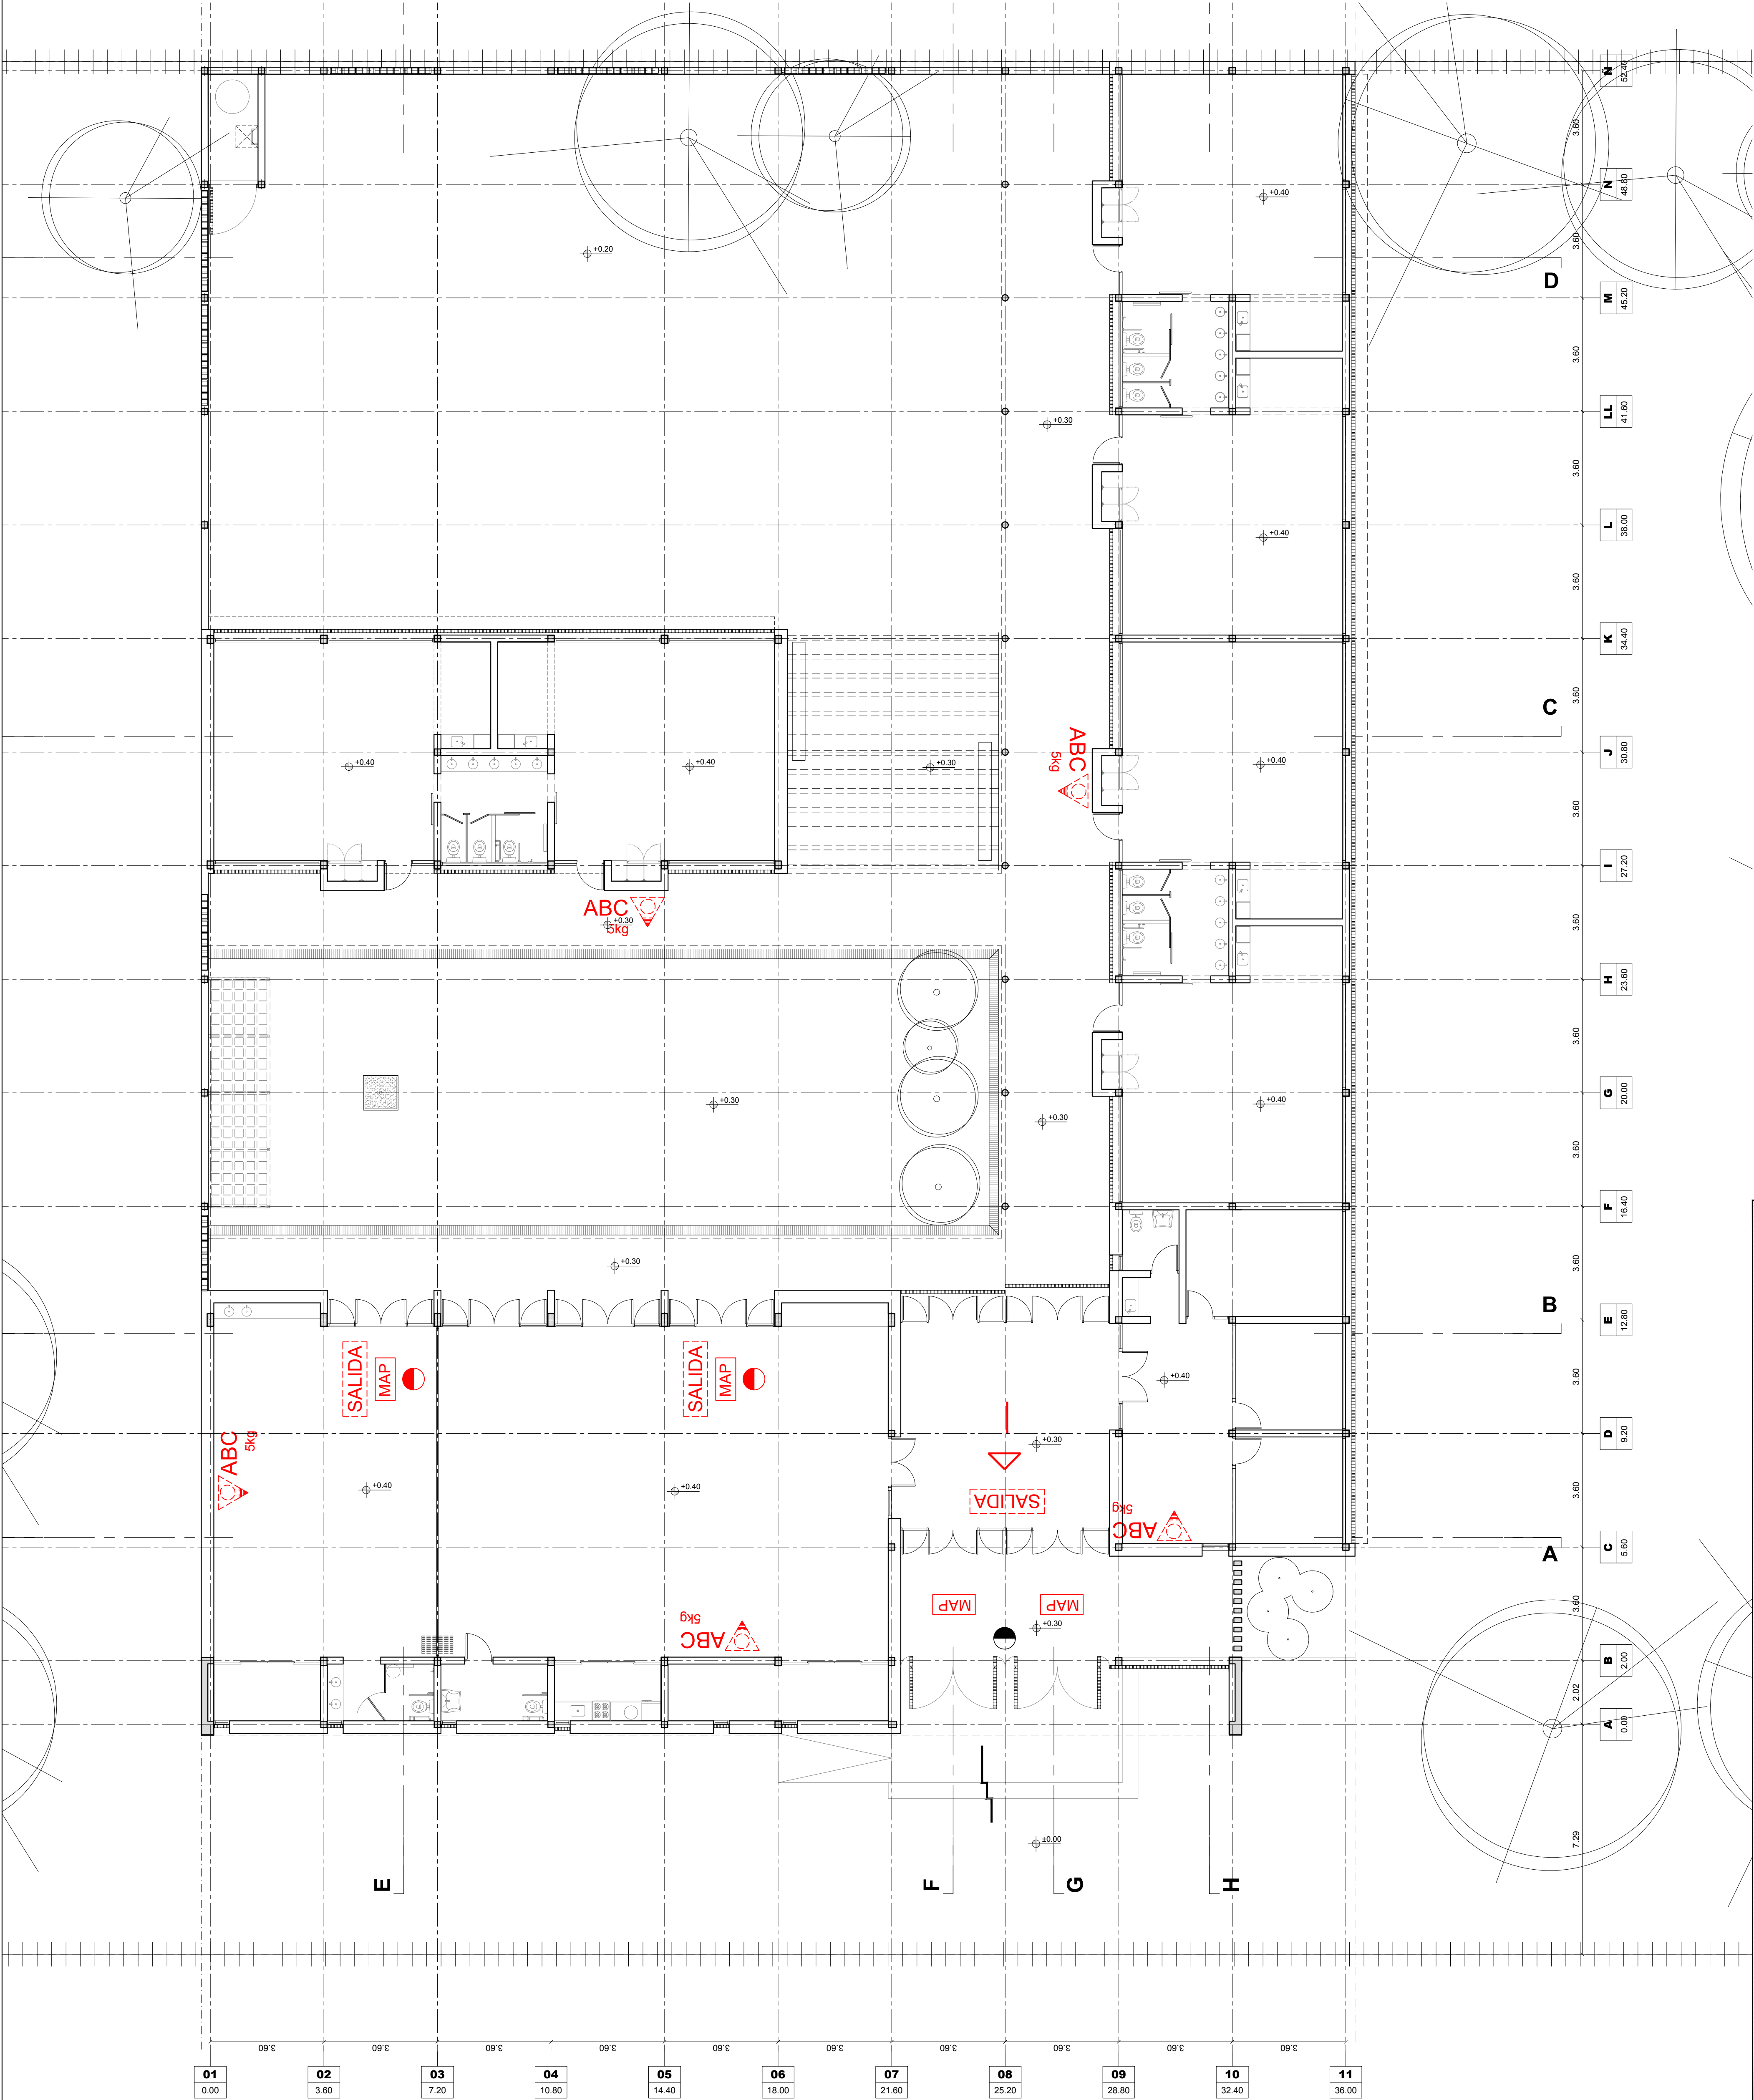


- REFERENCIAS:**
- MATAFUEGO
 - LUZ DE EMERGENCIA
 - CARTEL LUMINOSO SALIDA
 - MECANISMO ANTIPANICO

ARGENTINA

PLAN DE OBRAS
"3000 JARDINES"



OBRA	J.I. N° 40 "EMMA SCHENNA DE MAZZA"
CUE: -	
CUI: -	
LOCALIZACION	Av. 9 de julio esq. Almte. Brown Firmat - Dto. General López Pcia. de Santa Fe
IMPLANTACION:	
NOMBRE	INSTALACIÓN SANITARIA Instalación Contra Incendios
PLANO N°	ICI
DIRECCION GENERAL DE INFRAESTRUCTURA ESCOLAR DIRECTOR: ARQ. JORGE MICHELINI	
JEFES DE PROYECTOS: ARQ. ALEJANDRO MORRESI	
RESPONSABLES PROYECTO EJECUTIVO: ARQ. ALEJANDRO DE JUANO ARQ. NICOLÁS ESPER ARQ. HERNÁN BIELER ARQ. JORGELINA BUFFA ING. HERNÁN SÁNCHEZ	
ARCHIVO	J.I. 40_IS.dwg
ESCALA	1:100
FECHA	21-06-2019
MODIFICACIONES	
FECHA	OBSERVACIONES
FECHA	OBSERVACIONES

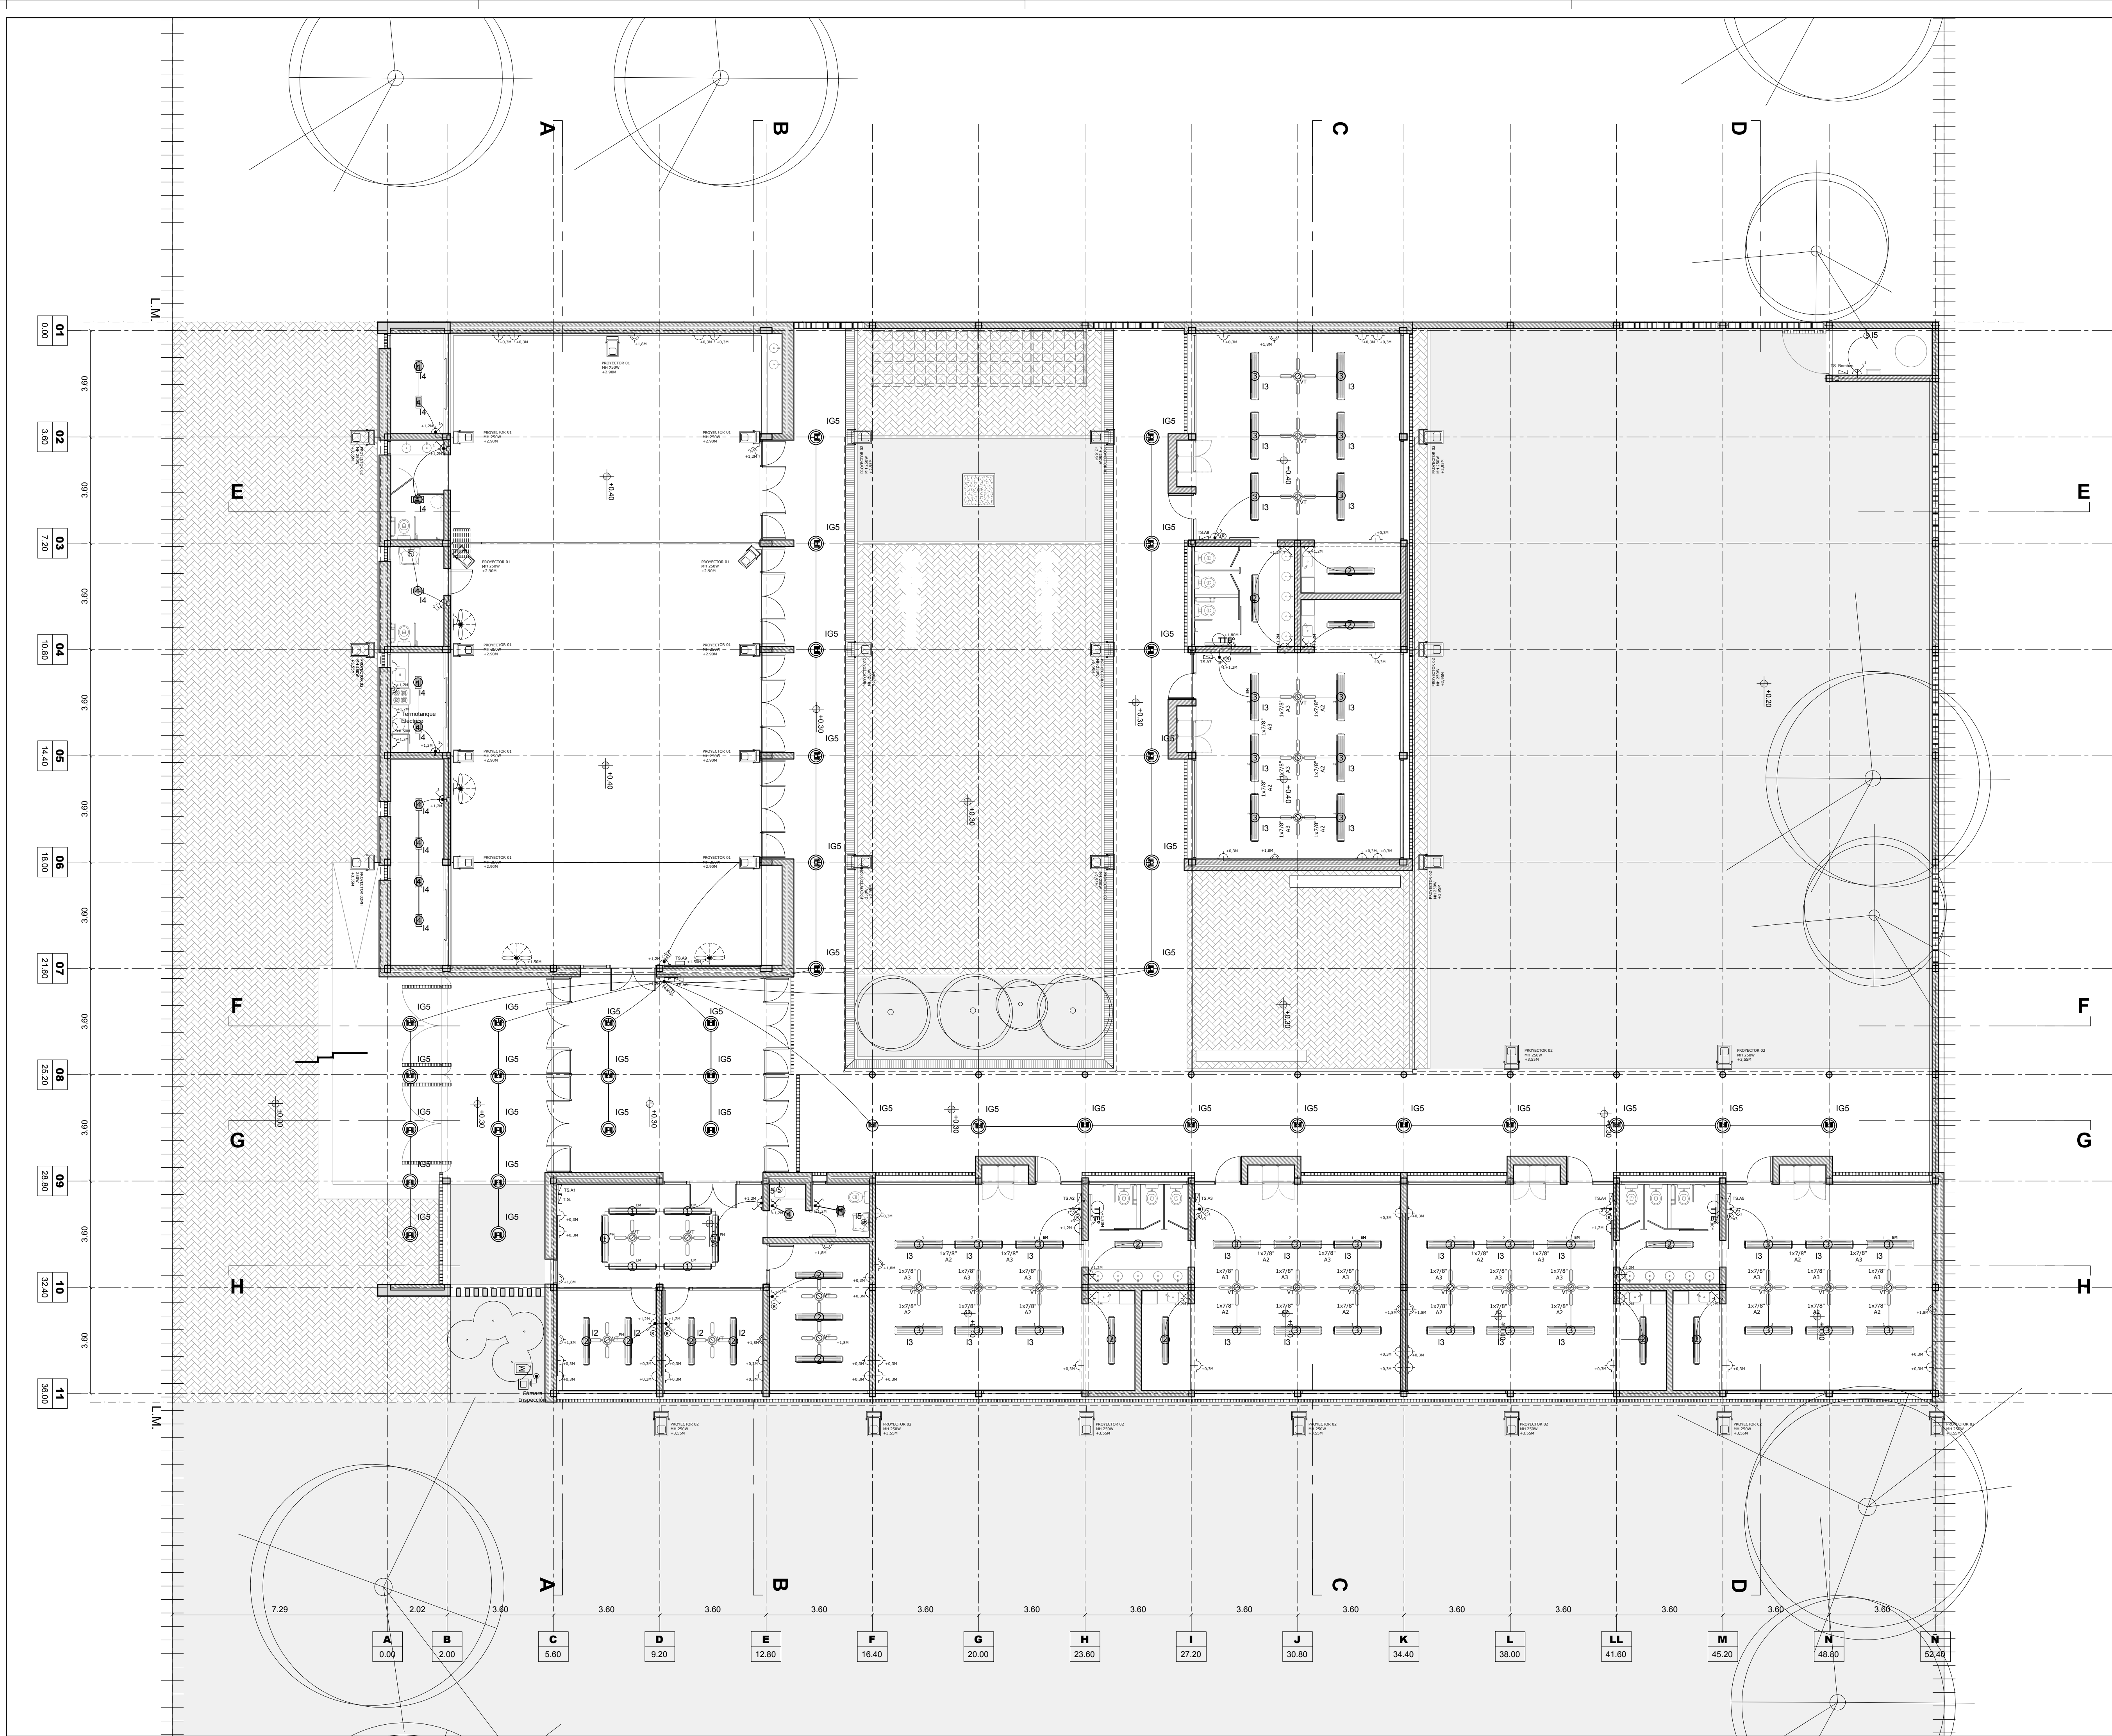

REFERENCIAS

- CANALIZACION SUBTERRANEA
- CABLECANAL 100x50
- TABLERO GENERAL
- TABLERO SECCIONAL
- CAMARA INSPECCION
- TOMACORRIENTES : ALTURA +0.30 DE NIVEL LOCAL INTERIOR
- TOMACORRIENTES DOBLES BIUSO : ALTURA +1.80 DE NIVEL LOCAL INTERIOR
- LLAVE DE ENCENDIDO
- PROYECTOR PARA INTERIOR
- PROYECTOR PARA EXTERIOR
- ARTEFACTO 1: Equipo fluorescente FIUME 1x36w con/sin louver de INDULAR, cuerpo en chapa de acero y tapas en aluminio extruido totalmente esmaltados en pintura electroestatica con polvo termoendurecible, sin reflector especular en film aluminizado. Cod. FE BL 036 1 1 3 - FE BL 036 1 X 3
- ARTEFACTO 2: Equipo fluorescente FIUME 2x36w con/sin louver de INDULAR, cuerpo en chapa de acero y tapas en aluminio extruido totalmente esmaltados en pintura electroestatica con polvo termoendurecible, sin reflector especular en film aluminizado. Cod. FE BL 036 2 X 3 - FE BL 036 2 1 3
- ARTEFACTO 3: Equipo fluorescente FIUME 3x36w con louver de INDULAR, cuerpo en chapa de acero tratada y tapas en aluminio extruido esmaltado con pintura electroestatica en polvo. Reflector especular en film aluminizado. Punteras inyectadas en alto impacto. Cod. FE BL 036 3 1 3
- ARTEFACTO 4: Aplique de techo, ARO de LUCIOLA, difusor de cristal satinado, base de acero y aro en ABS, pintura en polvo poliester, doble portalamparas rosca E27. Cod. 626
- ARTEFACTO 5: Aplique de pared tipo tulipa, CROSS de LUCIOLA, soporte y base contruists en acero estampado, tulipa en policarbonato, doble portalamparas rosca E27. Cod. 708/1.
- ARTEFACTO 6: Luminaria para aplicar con cuerpo de aluminio pintado mediante polvo poliester termocontralible blanco. sistema optico reflector facetado de aluminio anodizado y abrilanado de alta pureza, difusor de cristal templado serigrafado. aptas para 2 lamparas fluorescentes compactas de 26 watt (4000K) con zocalo g24c3 y equipo auxiliar compuesto de balasto y capacitor de 8 uF todos normalizados y de marca reconocida. marca lucciola modelo synergy pz30 o equivalente.
- ARTEFACTO 7: Para interior / Proyector MH250, PREMIUM II de LUCIOLA, simetrico, cuerpo en inyeccion de aluminio, reflector de aluminio de alta pureza, protector de vidrio templado termoresistente. Cod. pr-971/S
- Proyector MH250, PREMIUM II de LUCIOLA, simetrico, cuerpo en inyeccion de aluminio, reflector de aluminio de alta pureza, protector de vidrio templado termoresistente. Cod. pr-971/S
- Ventilador de techo de 4 palas, aluminio, 5 velocidades con redstato incluido, diametro 1,20m y motor de 60w
- Equipo con balasto de emergencia autonomo, bateria niquel-cadmio de ATOMLUX, Cod. 1601N
- Termotanque Eléctrico
- Cartel luminoso de salida
- Equipo de iluminacion de emergencia halogeno 2x20W BI-PIN, bateria de plomo acido hermetica, autonomia 1,5 horas, Cod. AFD7220 de WAMCO

ARGENTINA


PLAN DE OBRAS
"3000 JARDINES"

OBRA J.I. Nº 40
"EMMA SCENHA DE MAZZA"

CUE : -

CUI : -

LOCALIZACION Av. 9 de julio esq. Alnte. Brown
Firmat - Dto. General López
Pcia. de Santa Fe

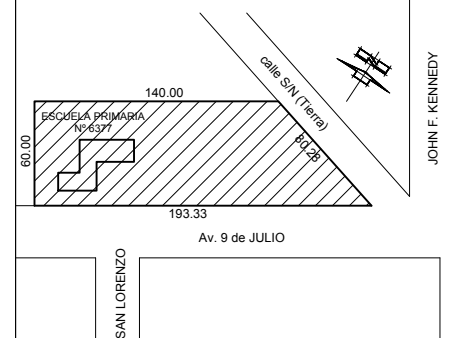

IMPLANTACION:

NOMBRE INSTALACIÓN ELÉCTRICA
Planta Baja

PLANO Nº

IE

DIRECCION GENERAL DE INFRAESTRUCTURA ESCOLAR
DIRECTOR: ARQ. JORGE MICHELINI

JEFE DE PROYECTOS:
ARQ. ALEJANDRO MORRESI

RESPONSABLES PROYECTO EJECUTIVO:
ARQ. ALEJANDRO DE JUAN
ARQ. NICOLAS ESPER
ARQ. HERNAN BIELER
ARQ. JORGE LINA BUFFA
ING. HERNAN SANCHEZ

ARCHIVO J.I. 40_IE.dwg

ESCALA 1:100


FECHA 21-06-2019

MODIFICACIONES

FECHA OBSERVACIONES

FECHA OBSERVACIONES



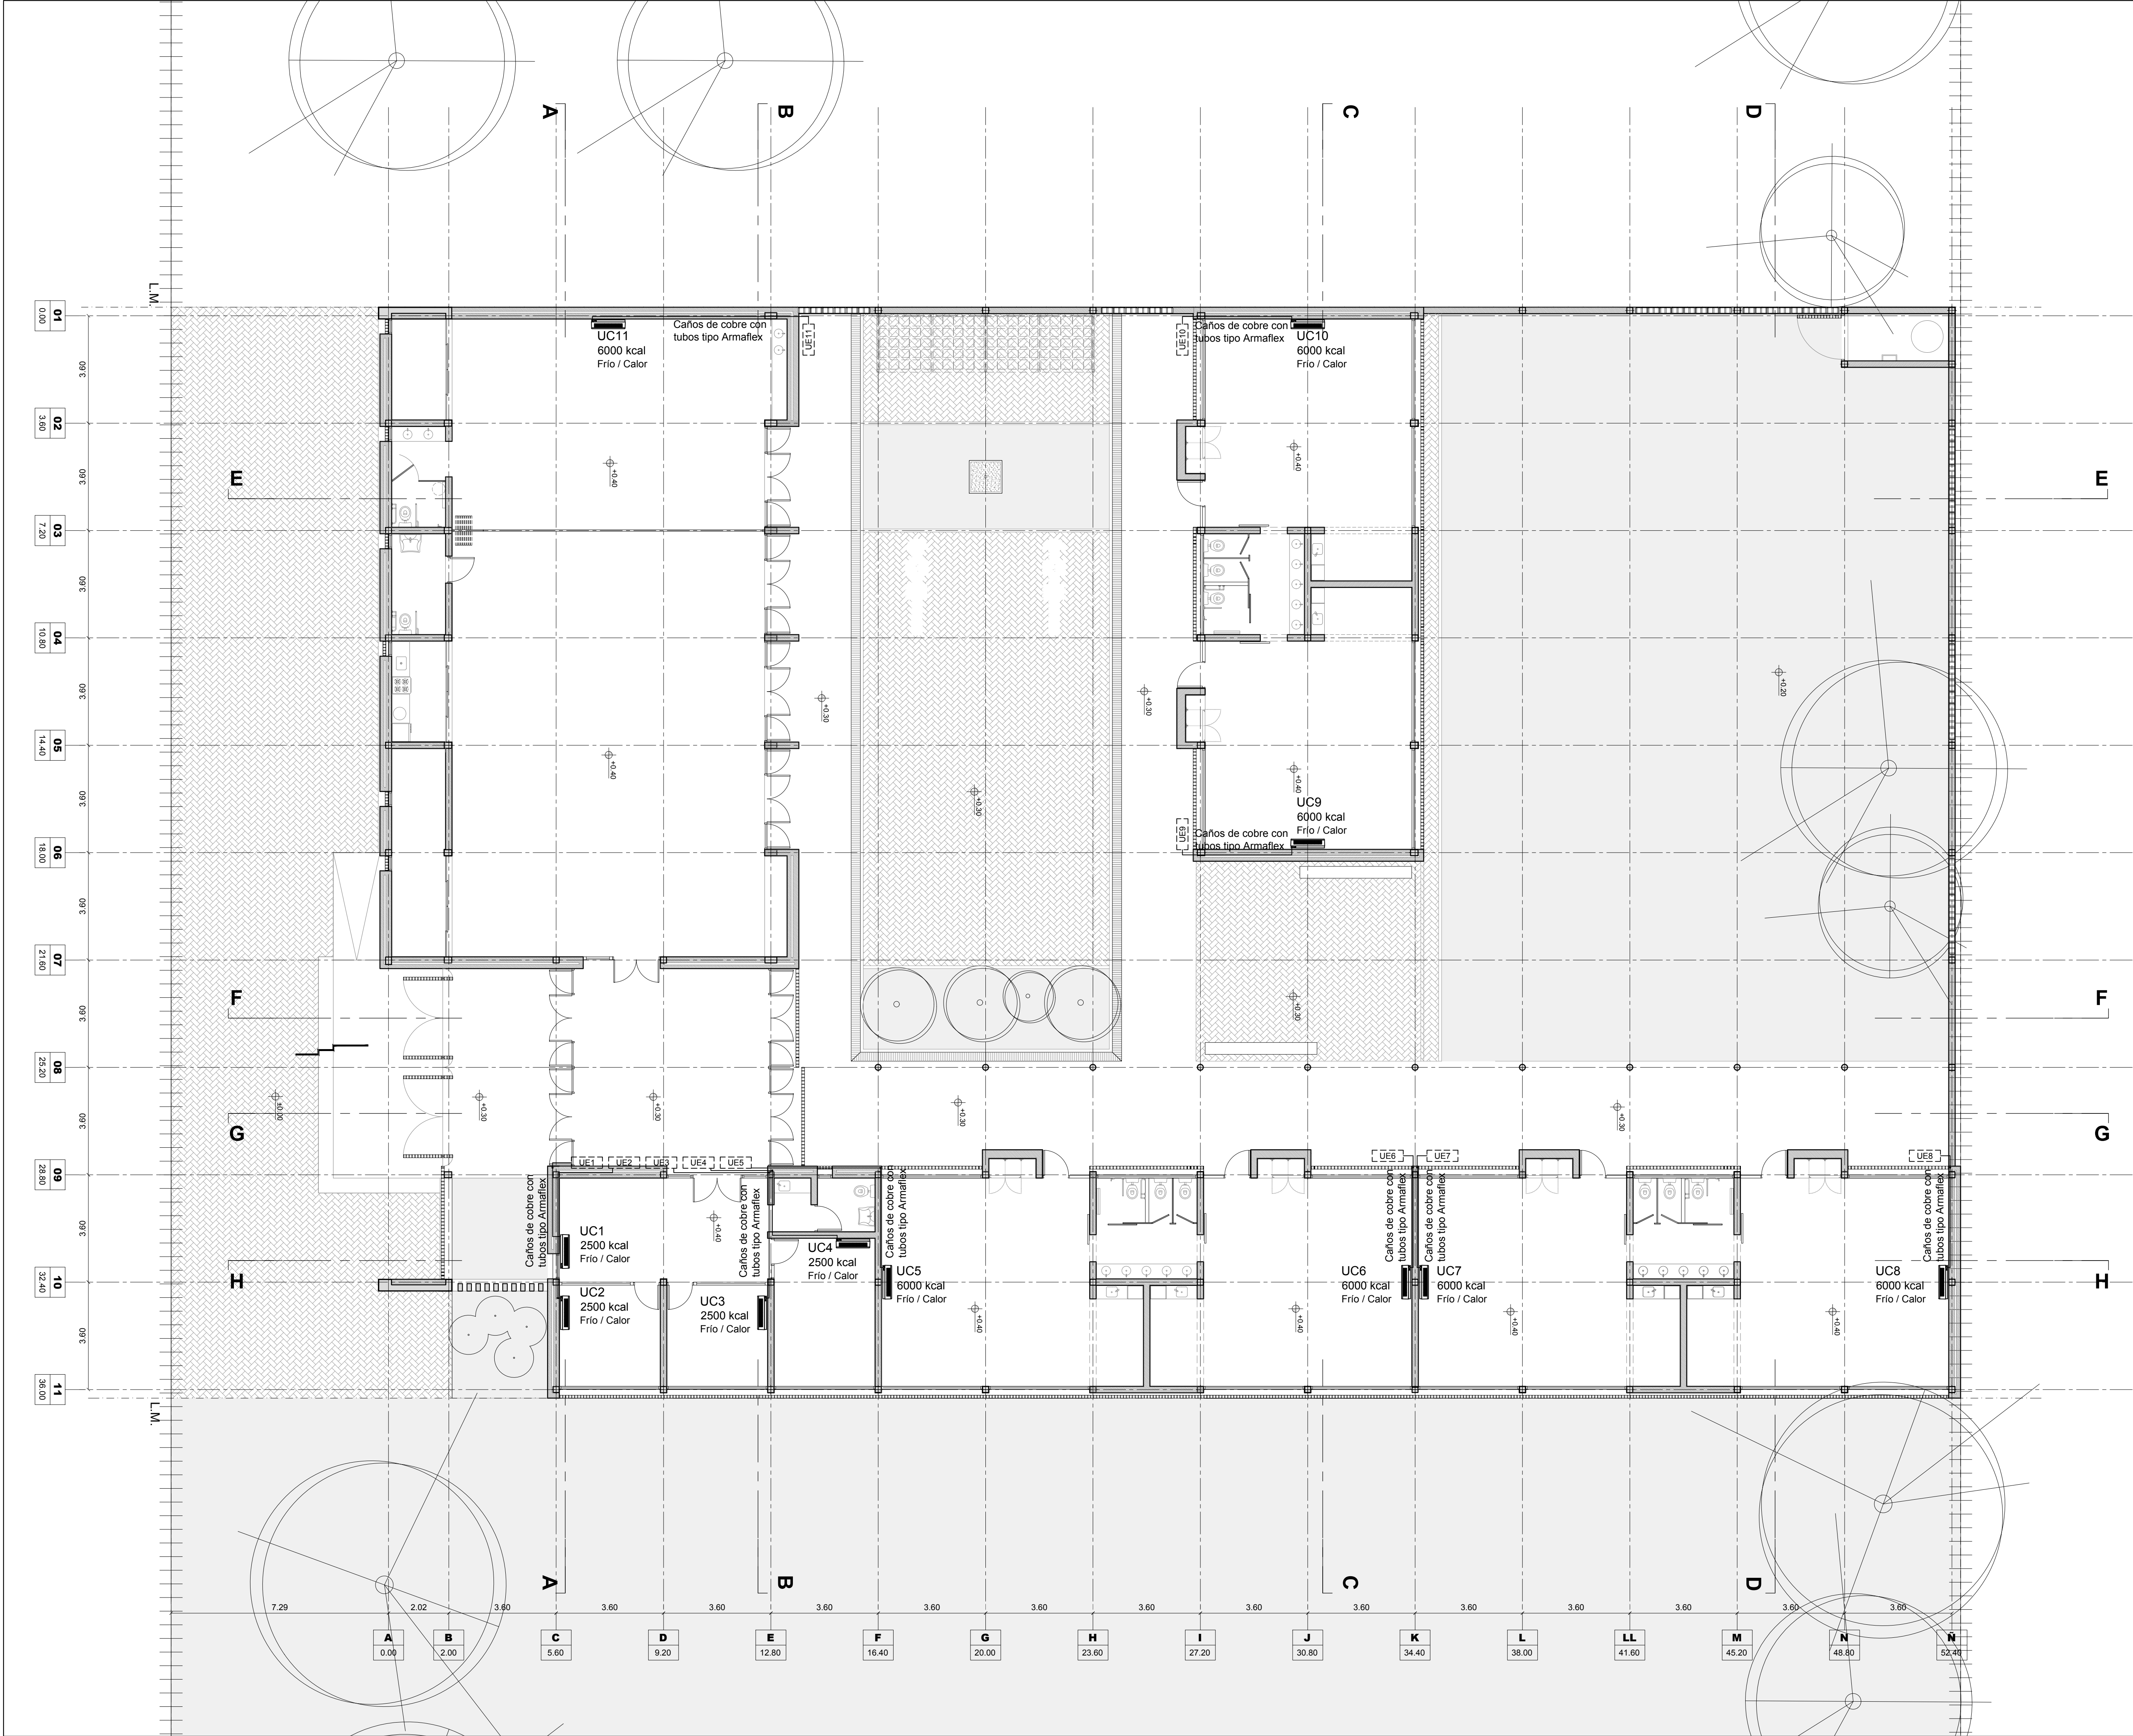

ARGENTINA

PLAN DE OBRAS
"3000 JARDINES"

OBRA

J.I. Nº 40
"EMMA SCHENNA DE MAZZA"

CUE :-

CUI :-

LOCALIZACION

Av. 9 de julio esq. Alnte. Brown
Firmat - Dto. General López
Pcia. de Santa Fe

IMPLANTACION:

NOMBRE

INSTALACIÓN ELÉCTRICA
Aire Acondicionado

PLANO Nº

IAA

DIRECCION GENERAL DE INFRAESTRUCTURA ESCOLAR
DIRECTOR: ARQ. JORGE MICHELINI

JEFE DE PROYECTOS:
ARQ. ALEJANDRO MORRESI

RESPONSABLES PROYECTO EJECUTIVO:
ARQ. ALEJANDRO DE JUANO
ARQ. NICOLÁS ESPER
ARQ. HERNÁN BIELER
ARQ. JORGELINA BUFFA
ING. HERNÁN SÁNCHEZ

ARCHIVO

J.I. 40_IE.dwg

ESCALA

1:100

FECHA

21-06-2019

MODIFICACIONES

FECHA


OBSERVACIONES

FECHA

OBSERVACIONES

Provincia de Santa Fe
Ministerio de Educación

Ministerio de Educación
Presidencia de la Nación

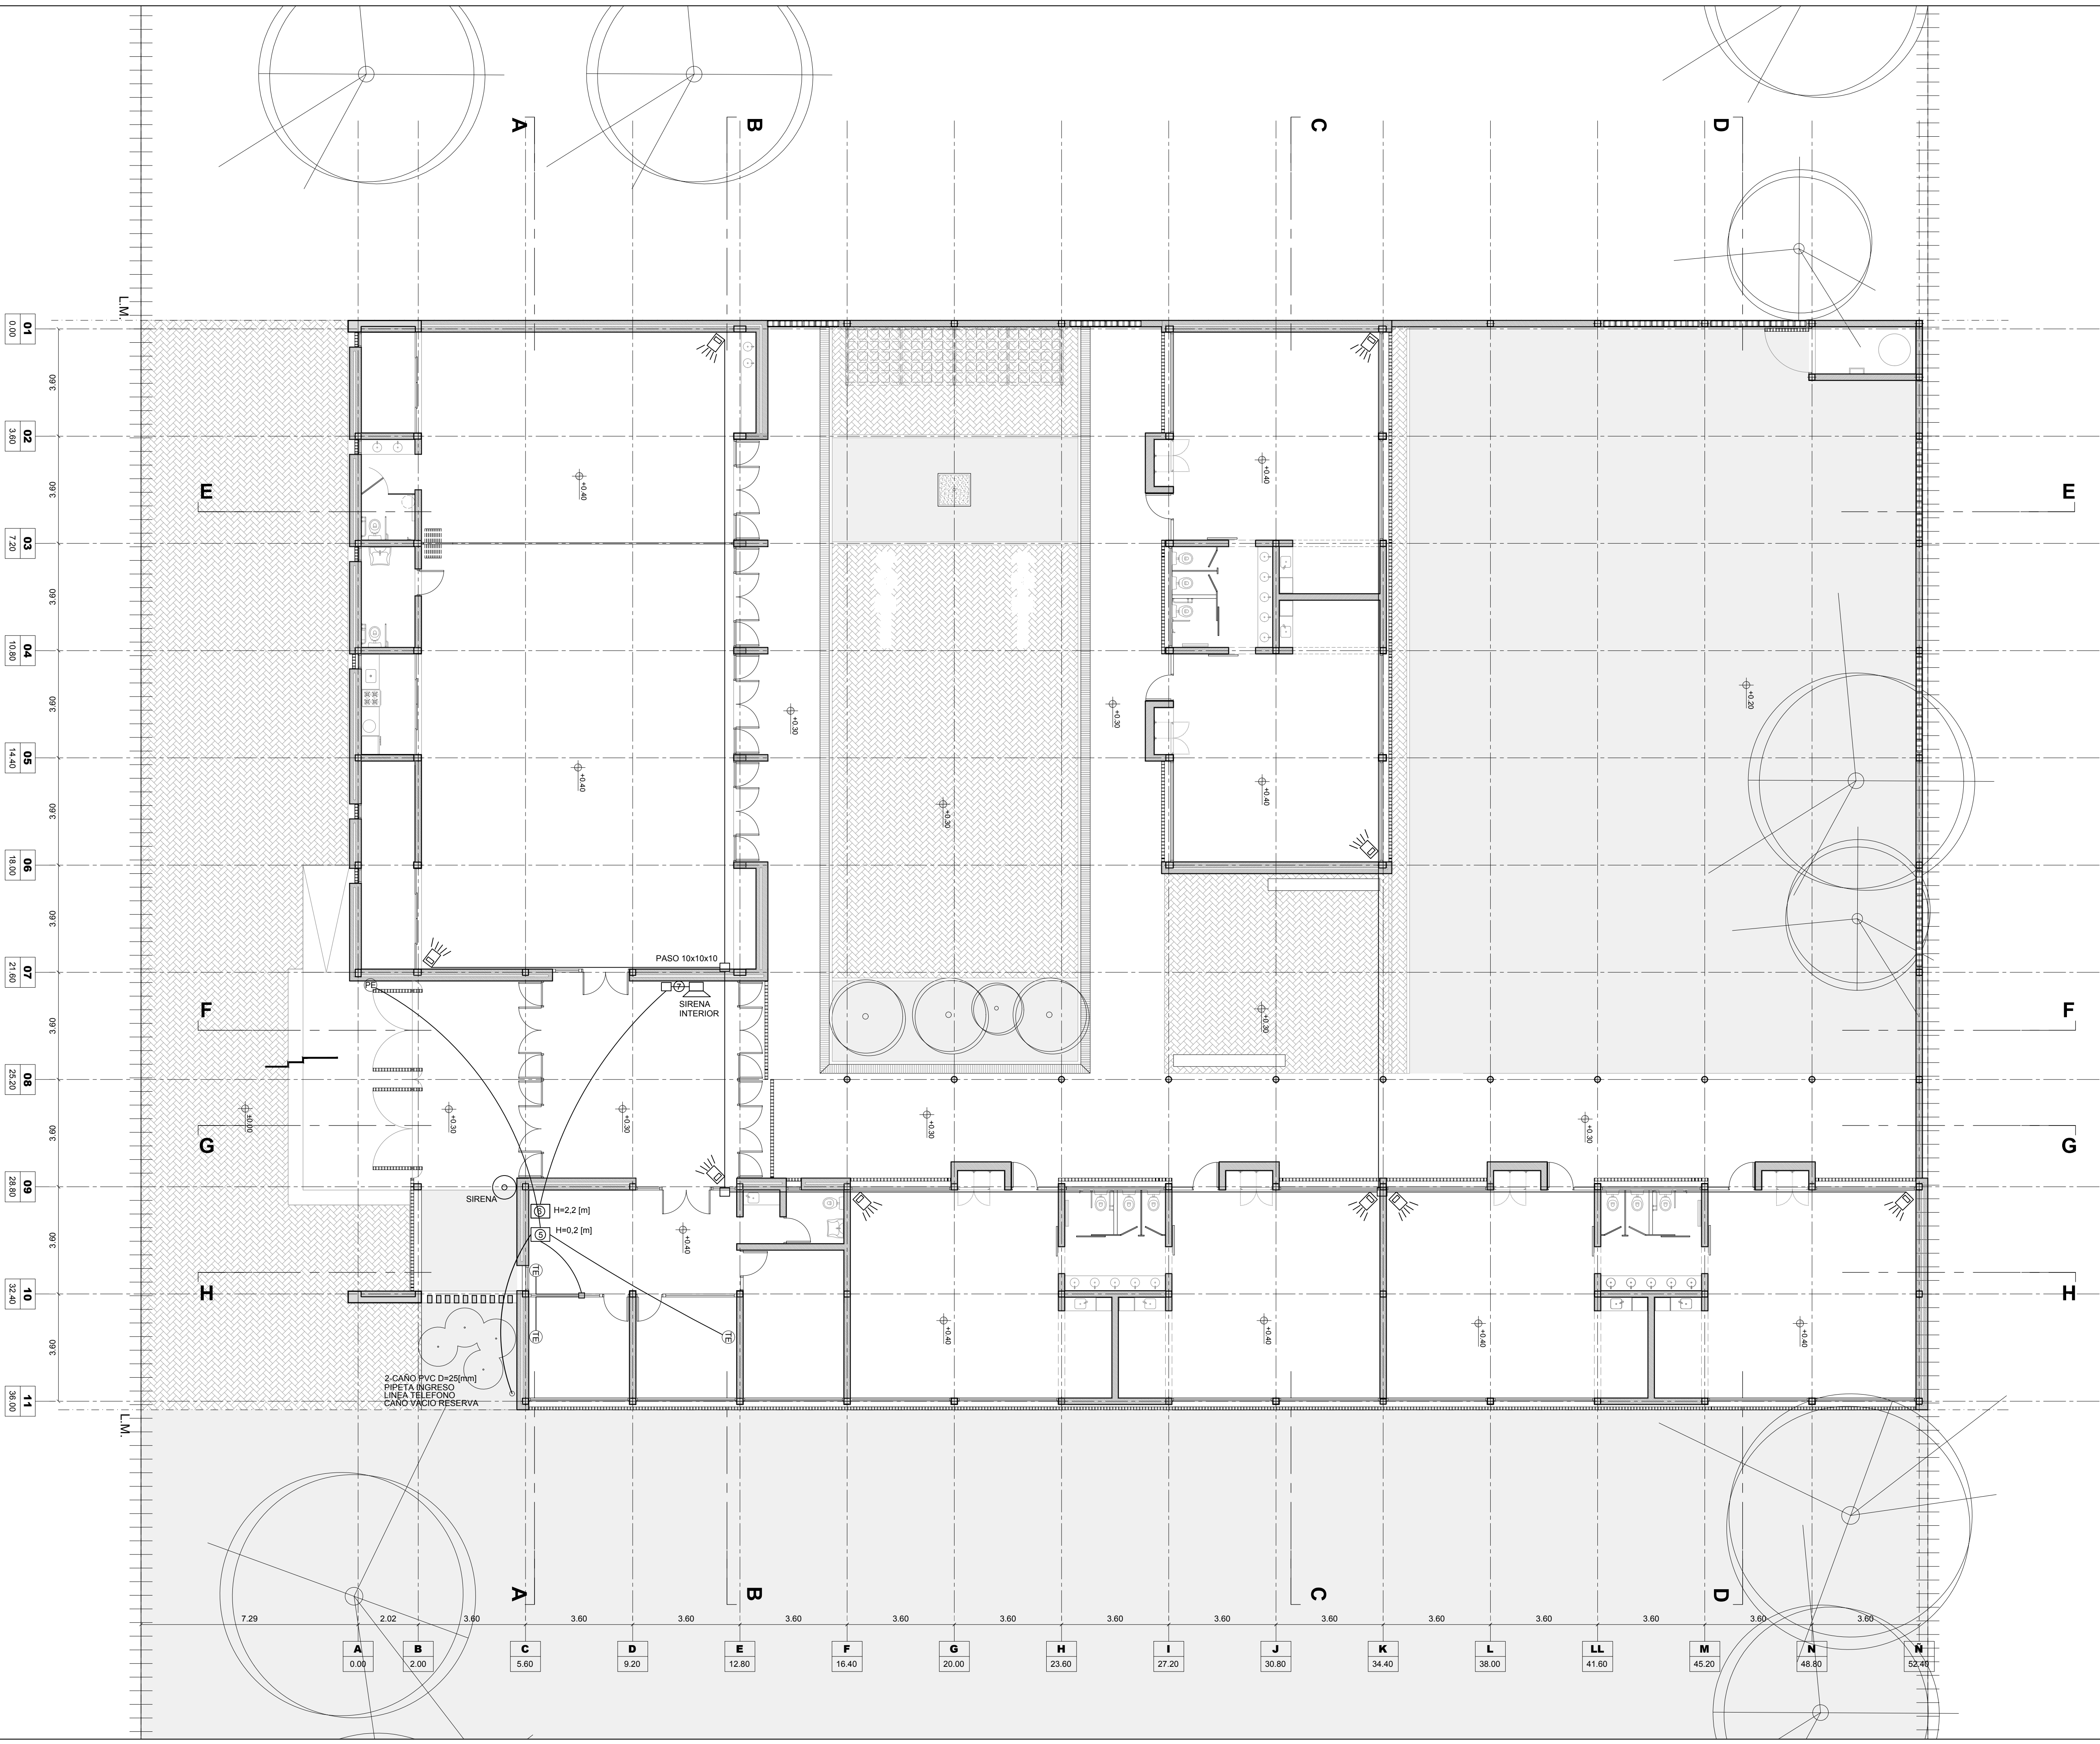

REFERENCIAS Y SIMBOLOS UTILIZADOS

- CAÑERIA TELEFONIA DIAMETRO MINIMO 7/8"
A CONFIRMAR CON LA EMPRESA QUE INSTALE EL SERVICIO
- CAÑERIA ALARMA DIAMETRO MINIMO 1"
A CONFIRMAR CON LA EMPRESA QUE INSTALE EL SERVICIO
- SIRENA INTERIOR

SIRENA INTERIOR PARA SISTEMA DE ALARMA DE SEGURIDAD
- SIRENA EXTERIOR

SIRENA EXTERIOR PARA SISTEMA DE ALARMA DE SEGURIDAD
- CENTRAL ALARMA

CENTRAL DE ALARMA CON BATERIA DE RESPALDO
- PT

SENSOR DE MOVIMIENTO SISTEMA DE ALARMA DE SEGURIDAD
- PT

PUESTO DE TRABAJO PARA INFORMATICA
- CENTRAL TELEFONICA

CENTRAL TELEFONICA APTA PARA INSTALACION DE PORTERO ELECTRICO
- PE

PORTERO ELECTRICO
- TE

TELEFONO
- S

CENTRAL TELEFONICA
- G

CENTRAL ALARMA
- 7

TECLADO DE CONTROL ALARMA
- CABLECANAL 100x50 DATOS Y TELEFONIA
- CABLECANAL 100x50 ENERGIA (EST/DIREC)

ARGENTINA


PLAN DE OBRAS
"3000 JARDINES"

OBRA J.I. Nº 40
"EMMA SCHENNA DE MAZZA"

CUE: -

CUI: -

LOCALIZACION Av. 9 de julio esq. Alnte. Brown
Firmat - Dto. General López
Pcia. de Santa Fe

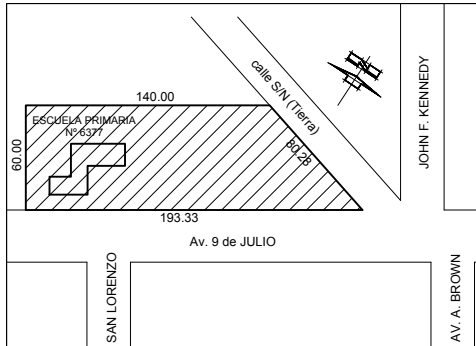

IMPLANTACION:

NOMBRE INSTALACIÓN ELÉCTRICA
Corrientes Débiles

PLANO Nº


IT

DIRECCION GENERAL DE INFRAESTRUCTURA ESCOLAR.

DIRECTOR: ARQ. JORGE MICHELINI

JEFE DE PROYECTOS:
ARQ. ALEJANDRO MORRESI

RESPONSABLES PROYECTO EIECUTIVO:
ARQ. ALEJANDRO DE JUANO
ARQ. NICOLAS ESPER
ARQ. HERNÁN BIELER
ARQ. JORGELINA BUFFA
ING. HERNÁN SÁNCHEZ

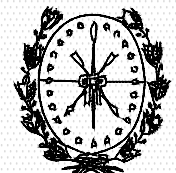

Provincia de Santa Fe
Ministerio de Educación



ARCHIVO J.I. 40_IE.dwg

ESCALA 1:100

FECHA 21-06-2019

MODIFICACIONES

FECHA OBSERVACIONES

FECHA OBSERVACIONES