


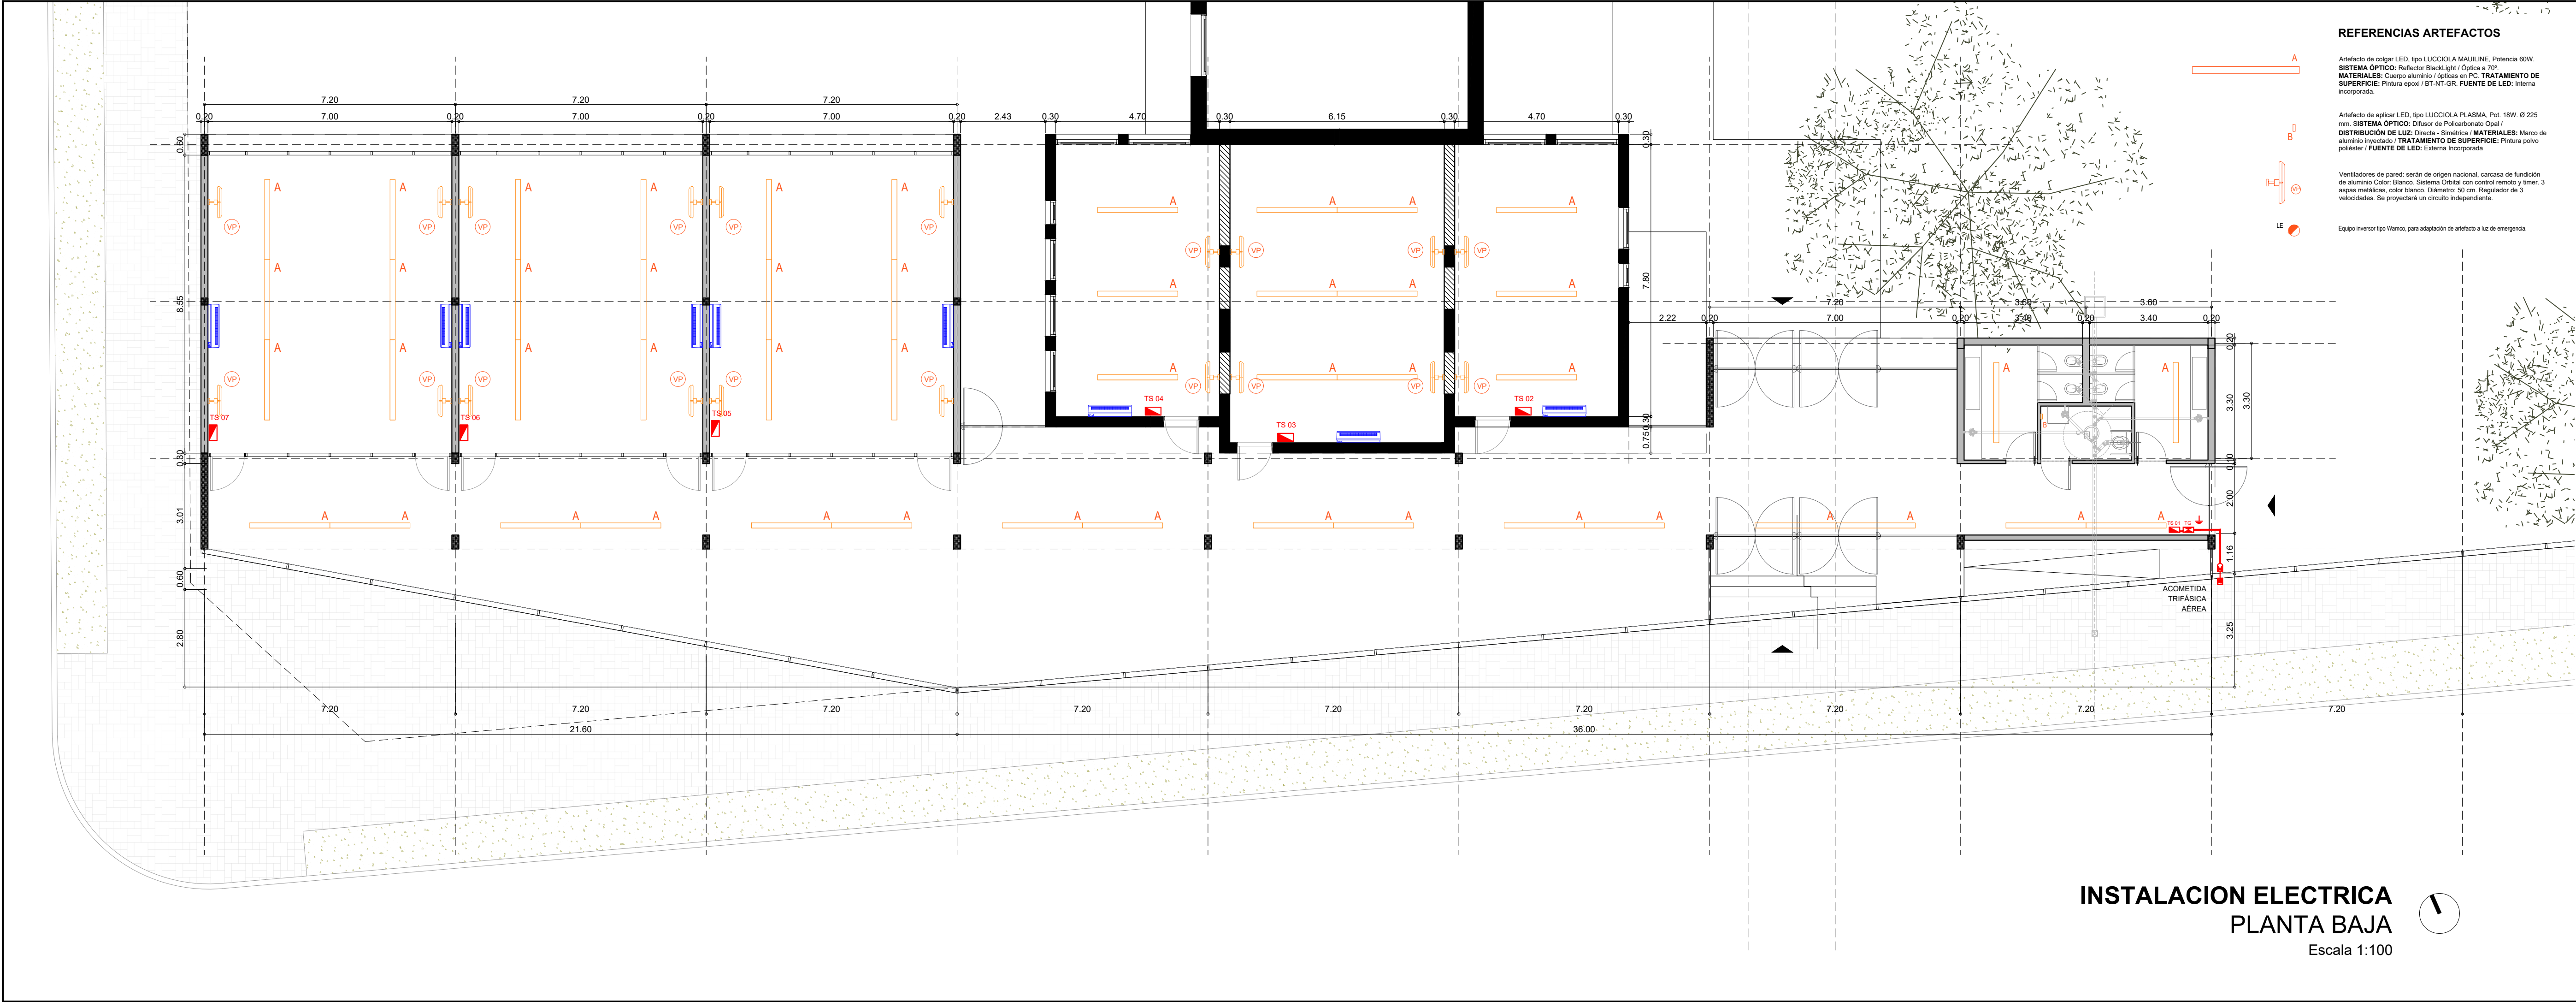

REFERENCIAS ARTEFACTOS

Artefacto de colgar LED, tipo LUCIOLA MAULINE, Potencia 60W.
SISTEMA ÓPTICO: Reflector BlackLight / Óptica a 70°.
MATERIALES: Cuerpo aluminio / ópticas en PC. TRATAMIENTO DE SUPERFICIE: Pintura epoxi / BT-NT-GR. FUENTE DE LED: Interna incorporada.

Artefacto de aplicar LED, tipo LUCIOLA PLASMA, Pot. 18W. Ø 225 mm. SISTEMA ÓPTICO: Difusor de Policarbonato Opal / DISTRIBUCIÓN DE LUZ: Directa - Simétrica / MATERIALES: Marco de aluminio inyectado / TRATAMIENTO DE SUPERFICIE: Pintura polvo poliéster / FUENTE DE LED: Externa Incorporada

Ventiladores de pared: serán de origen nacional, carcasa de fundición de aluminio Color: Blanco. Sistema Orbital con control remoto y timer. 3 aspas metálicas, color blanco. Diámetro: 50 cm. Regulador de 3 velocidades. Se proyectará un circuito independiente.

Equipo inversor tipo Waneco, para adaptación de artefacto a luz de emergencia.

INSTALACION ELECTRICA
PLANTA BAJA
Escala 1:100



MINISTERIO DE EDUCACION

MINISTRO DE EDUCACIÓN
Prof. Jose Goity

SECRETARIA DE COORDINACION Y GESTION
Abog. María Martín


DIRECTORA PROVINCIAL ARQUITECTURA ESCOLAR
Arq. Luciana Viñuela

DIRECTOR GENERAL DE INFRAESTRUCTURA ESCOLAR
Arq. Jorge Michellini

PROYECTO
DIRECCIÓN GENERAL DE INFRAESTRUCTURA ESCOLAR
MINISTERIO EDUCACIÓN

OBRA
PROGRAMA ABRE ESCUELAS. Intervención Integral – Escuela Normal Superior Nro. 32 “Gral. José de San Martín” – Ciudad de Santa Fe Dpto. La Capital - Provincia de Santa Fe.

UBICACIÓN

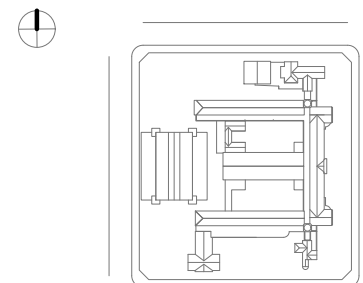

PLANO INSTALACION ELECTRICA.

ESCALA 1:100

DIBUJO

NOTA

Todas las medidas se verificarán en obra.