

**ESPECIFICACIONES PARA NÚCLEO SANITARIOS PÚBLICOS:**

**01.SECTOR LAVABOS VESTUARIOS / 06.SECTOR LAVABOS SANITARIOS**

Lavatorio:  
-Piletón de Hormigón Visto, según detalle.  
-Grifería Automática para lavatorio, de pared antivandálica, tipo FV, Línea Pressmatic. Modelo 360.01 /cant.5 (por cada Piletón).  
Accesorios:  
-Dispenser Jabón Líquido tipo Valot. Traslúcido color humo. Cantidad: 1 (p/cada Piletón)  
-Dispenser Toallas tipo Valot. Traslúcido color humo. Cantidad: 1 (p/cada Piletón)

**02.VESTUARIO MUJERES / 03.VESTUARIO VARONES**

Duchas para cada Vestuario:  
-Pico de Ducha y Ducha Antivandálica tipo FV, Línea Pressmatic Mod. 0339-CRS /cant.4.  
-Percha de Acero Inoxidable. Cantidad: 4.

**04.SANITARIO MUJERES**

-Inodoro pedestal tipo Ferrum, Mod. Bari Corto /cant.4.  
-Válvula de descarga para limpieza de inodoro, de embutir tipo FV 0368.01 /cant.4.  
-Tapa tecla para válvula de descarga de inodoro antivandálica tipo FV 0349 /cant.4.  
-Dispenser para papel higiénico tipo Valot. Traslúcido color humo. Cantidad: 4.

**05.SANITARIO VARONES**


-Inodoro pedestal tipo Ferrum, Mod. Bari Corto /cant.2.  
-Válvula de descarga para limpieza de inodoro, de embutir tipo FV 0368.01 /cant.2.  
-Tapa tecla para válvula de descarga de inodoro antivandálica tipo FV 0349 /cant.2.  
-Mingitorio mural corto antivandálico tipo Ferrum, Mod. MMDJ B /cant.3.  
-Válvula automática antivandálica para mingitorio tipo FV, Mod. 0344, Línea Pressmatic /cant.3.  
-Tapa tecla para válvula de descarga antivandálica Marca FV, Línea Pressmatic con tapa cromada /cant.3.  
-Dispenser para papel higiénico tipo Valot. Traslúcido color humo. Cantidad: 4.

**08.SANITARIO DISCAPACITADOS**


Lavatorio:  
-Lavatorio blanco para PMR, monocomando tipo Ferrum, Mod. LEM 1F, Línea Espacio /cant. 1.  
-Grifería automática para lavatorio PMR con manija para discapacitados tipo FV, Línea Pressmatic. Mod. 0361.03A CR /cant. 1.  
-Espejo Basculante de 60x80M, tipo Ferrum, Línea Espacio /cant.1.  
Sanitarios:  
-Inodoro tipo Ferrum, Línea Espacio Blanco 48.5cm /cant.1.  
-Válvula de descarga para Inodoro completa, Marca FV Mod. 0368.01 /cant.1.  
-Tapa tecla para válvula descarga Inodoro c/manija p/PMR, tipo FV Mod. 0338 CR /cant.1.

Duchas:  
-Pico de Ducha y Ducha Antivandálica tipo FV, Línea Pressmatic Modelo 0339-CRS /cant.4.  
Accesorios:  
-Percha de Acero Inoxidable. Cantidad: 1.  
-Dispenser de Jabón Líquido tipo Valot. Traslúcido color humo. Cantidad: 1.  
-Dispenser de Toallas tipo Valot. Traslúcido color humo. Cantidad: 1.  
-Dispenser para papel higiénico tipo Valot. Traslúcido color humo. Cantidad: 1.  
-Silla rebatible para Ducha tipo Ferrum, Línea Espacio Blanco/ cant. 1  
-Barral fijo L tipo Ferrum, Línea Espacio, Mod. VTEP B / VTEPI B / cant. 1  
-Barral fijo recto tipo Ferrum, Línea Espacio, 65cm de largo / cant. 1  
-Barral rebatible tipo Ferrum, Línea Espacio, 80cm de largo / cant. 1


PLANTA DE TECHOS INSTALACION PLUVIAL  
ESCALA 1:75

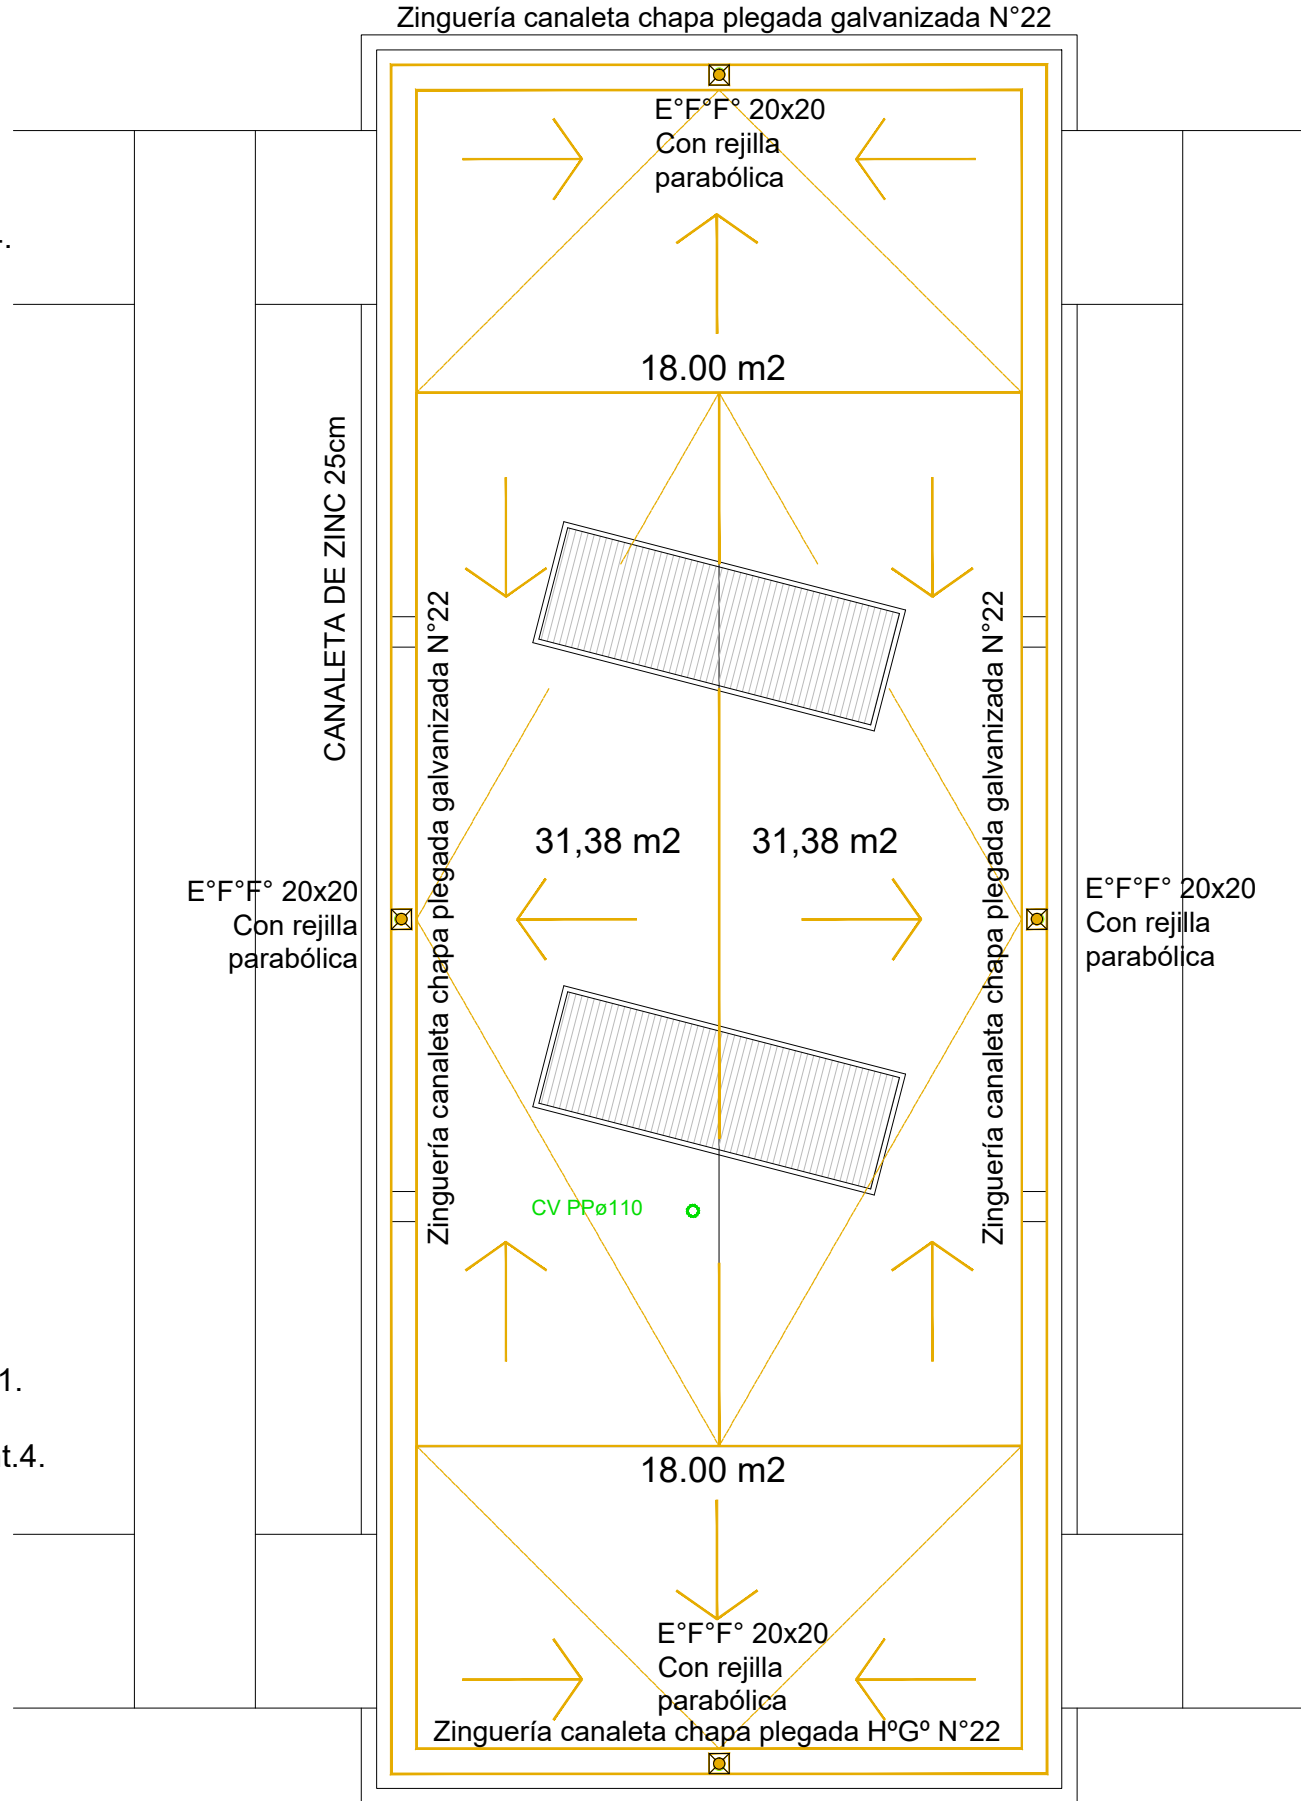

PLANTA BAJA INSTALACION PLUVIAL  
ESCALA 1:75

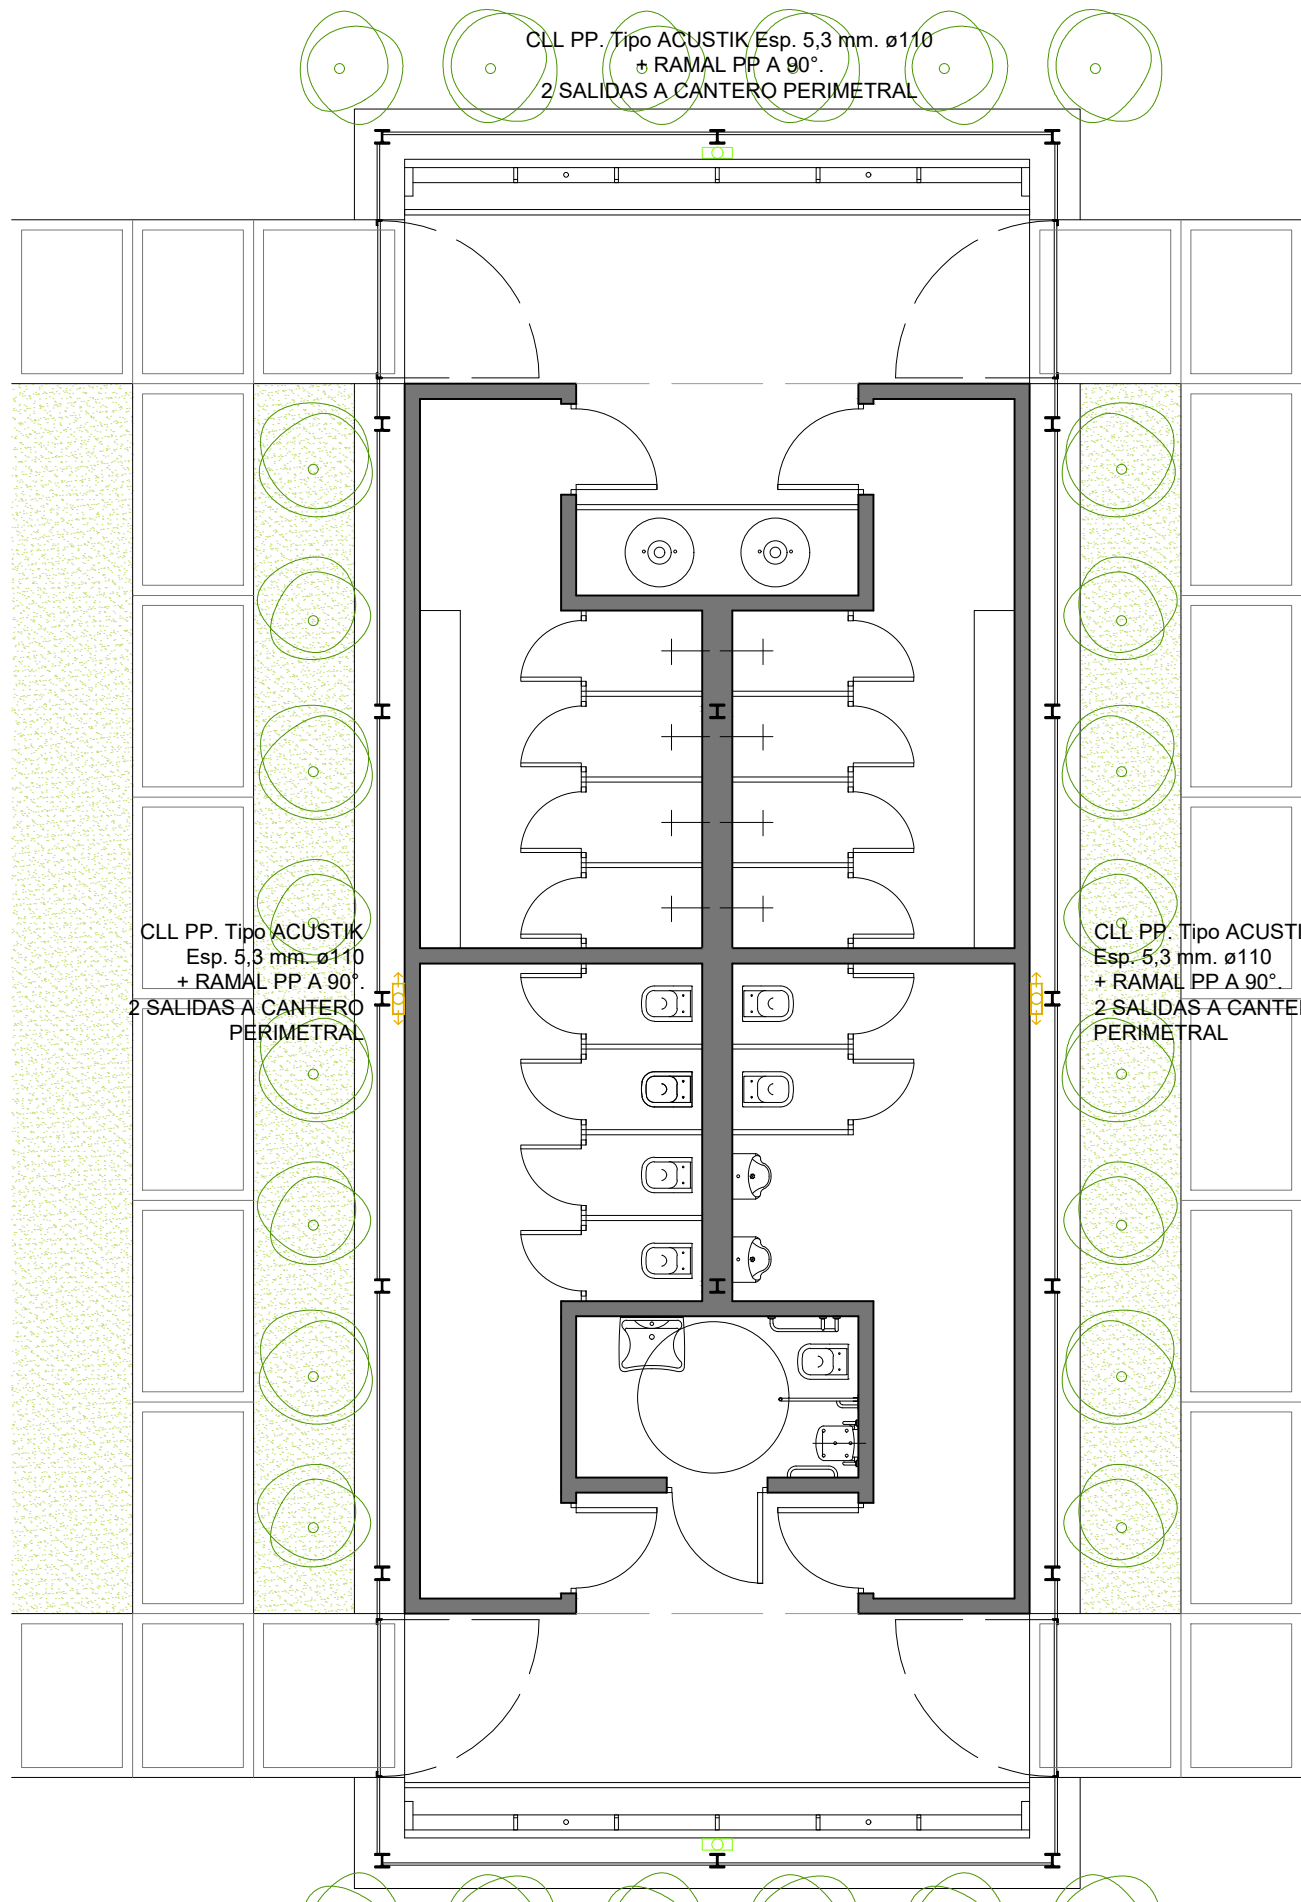


PLANTA BAJA INSTALACION CLOACAL  
ESCALA 1:75

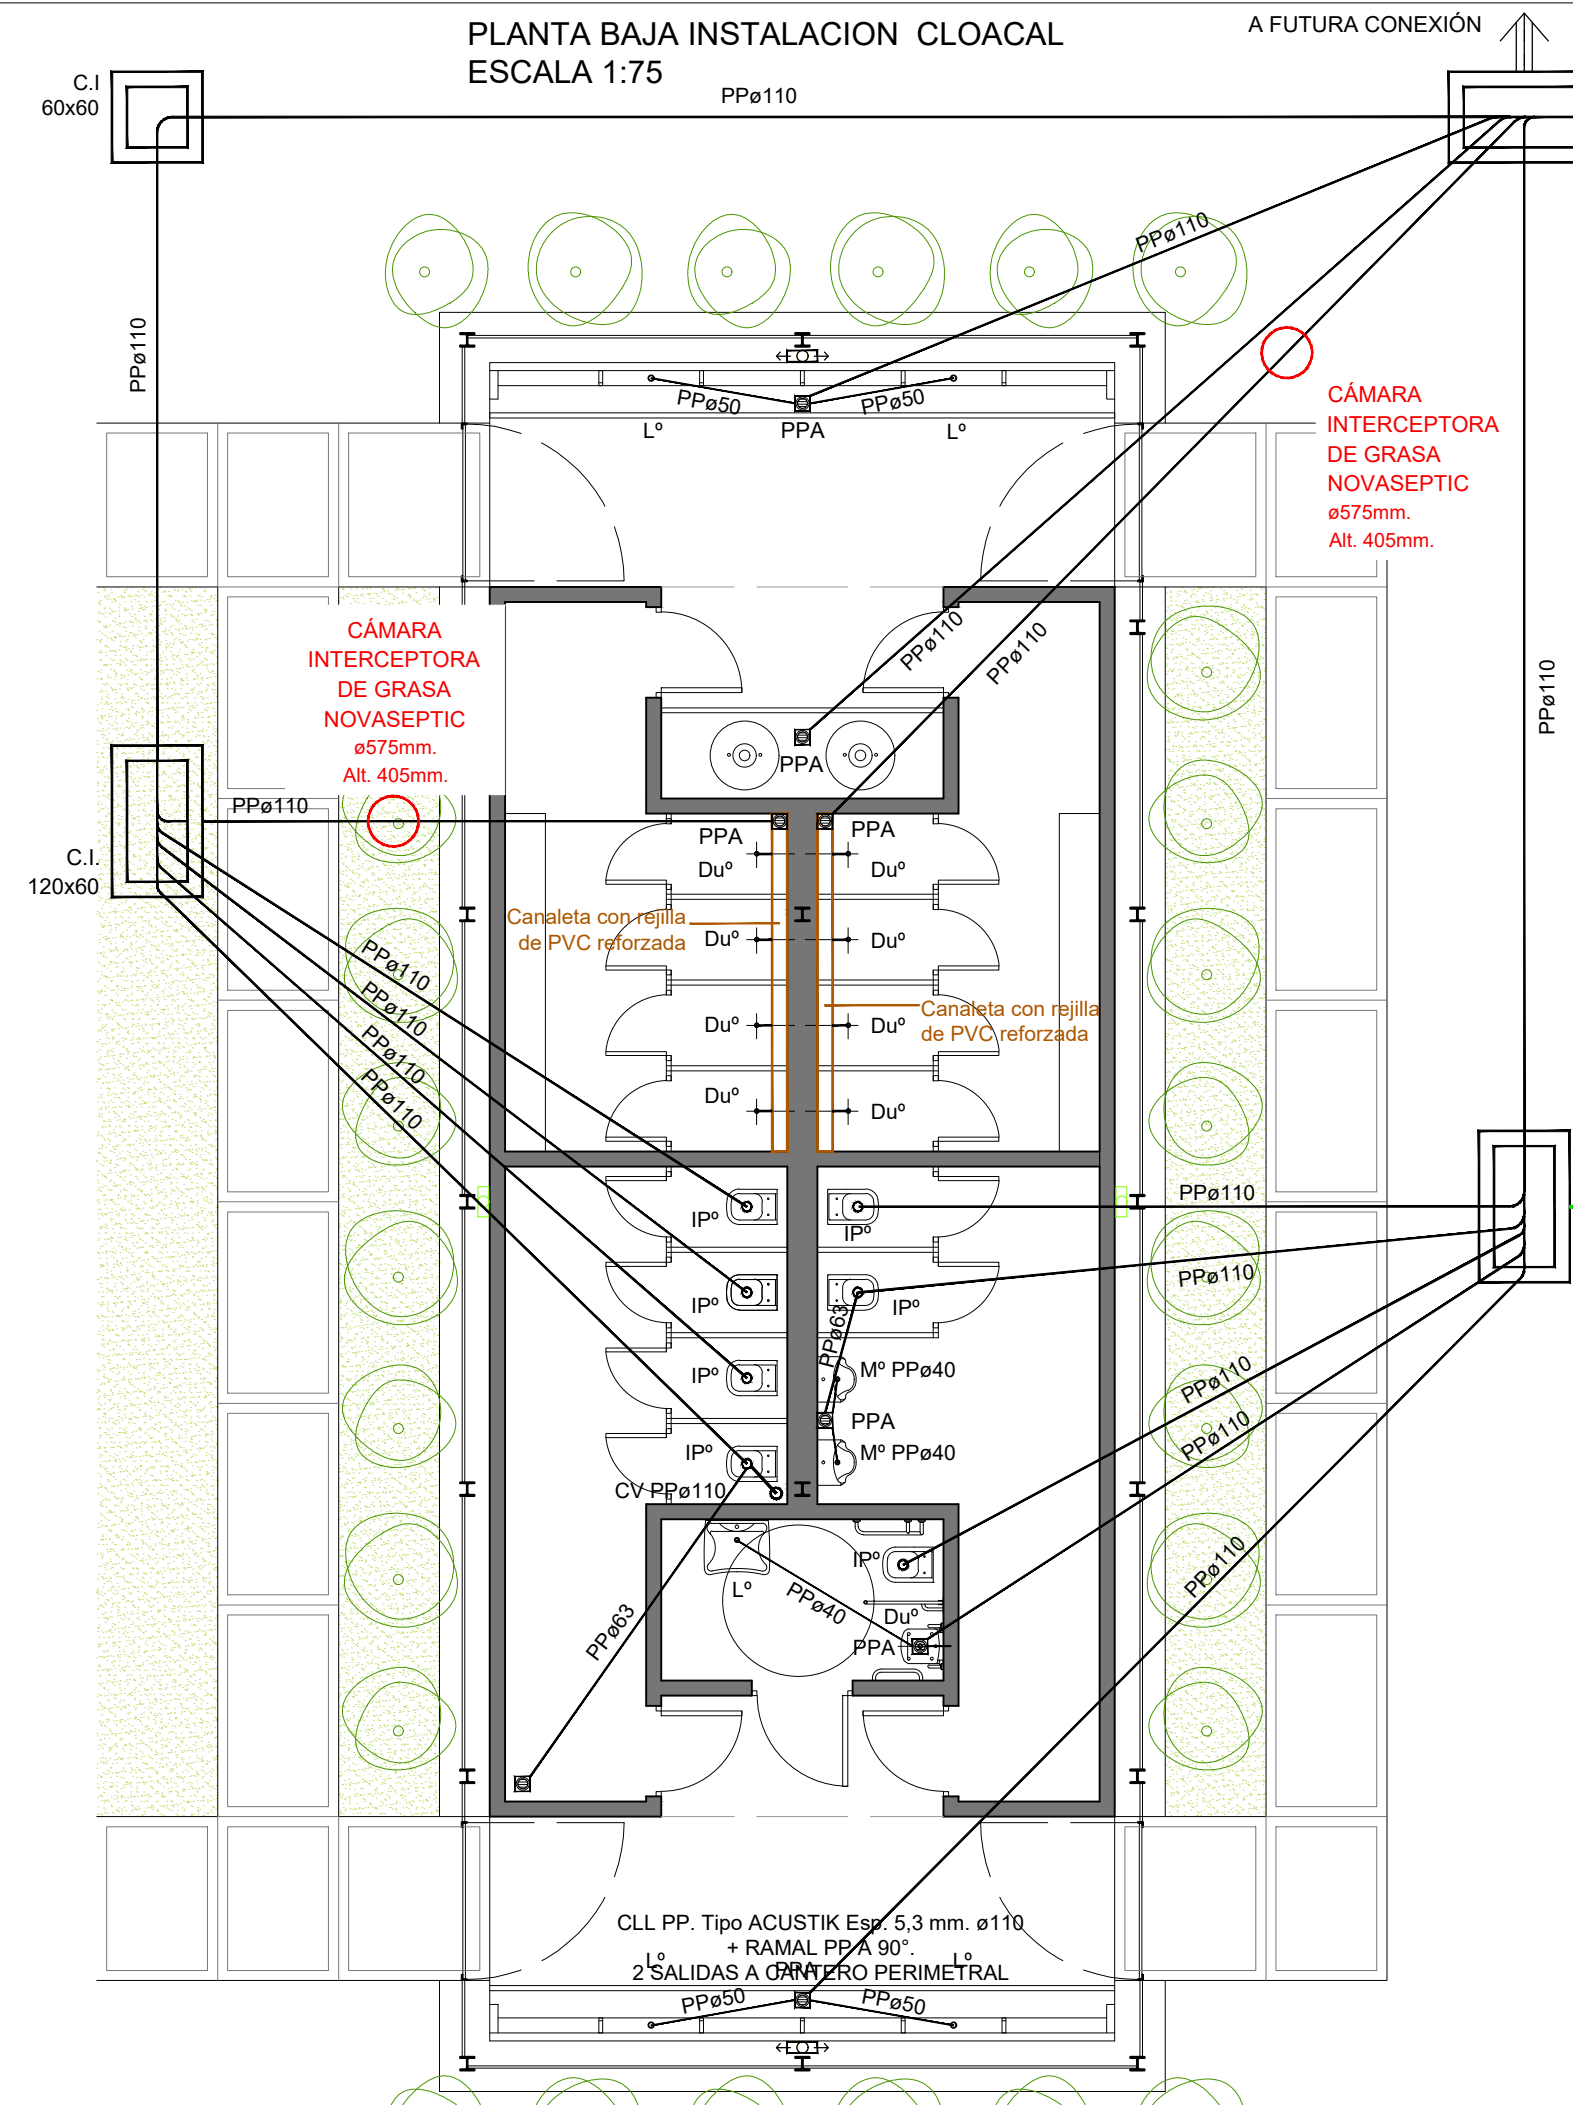

REFERENCIAS:  
— DESAGÜE PLUVIAL EJECUTADO  
— DESAGÜE CLOACAL EJECUTADO (primario - secundario)  
— DESAGÜE CLOACAL PRIMARIO A EJECUTAR  
— VENTILACIÓN A EJECUTAR

CÁMARA DE REJAS NOVASEPTIC ø575mm. Alt. 705mm.  
BIODIGESTOR ECO NOVASEPTIC. Modelo Horizontal A-BB-3200. ø1350mm. Largo 2390mm. Cap. 3200 lts.  
TUNEL DE INFILTRACION CON MALLA GEOTEXTIL s/PETP. Altura. 510mm. Largo 1160mm. Ancho 800mm.

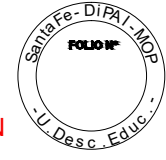

**Santa Fe**  
PROVINCIA  
MINISTERIO DE OBRAS PÚBLICAS

SECRETARIO DE OBRAS PÚBLICAS Y HABITAT

Arq. Marcelo Pascualón  
SUBSECRETARIO DE ARQUITECTURA Y OBRAS PÚBLICAS

Arq. Lucas Condal  
DIRECTOR PROVINCIAL DIPAI

Arq. Andrés Francesconi  
SUBDIRECTOR PROVINCIAL DIPAI

Arq. Gustavo Levrino  
SUBDIRECTOR DE PROYECTOS

Mg. Arq. Ma. Verónica Lanzaro  
PROYECTISTA

**Di.P.A.I.**  
OBRA

"TERMINACIÓN PARQUE BALNEARIO MUNICIPAL MANUEL BELGRANO"  
VENADO TUERTO - DPTO. GRAL. LOPEZ

DOC. de PROYECTO

UBICACIÓN

ARCHIVO  
PVT\_IS04\_BAÑOS PUBLICOS  
CLOACAL.dwg  
ESPECIALIDAD  
INSTALACIONES

PLANO  
BAÑOS PUBLICOS  
INSTALACIÓN CLOACAL - DESAGÜES PLUVIALES  
AUTOR  
LANZARO / GIULIANI / CICARE / PRIOLO

FECHA: 26/03/2024  
ESCALA: 1:75  
REVISIÓN: 01

DENOMINACIÓN  
**IS-04**  
Todas las medidas se verificarán en obra