
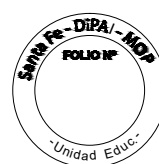


DETALLE COLECTOR

C.V. Ø13 R.V. Ø 0,038

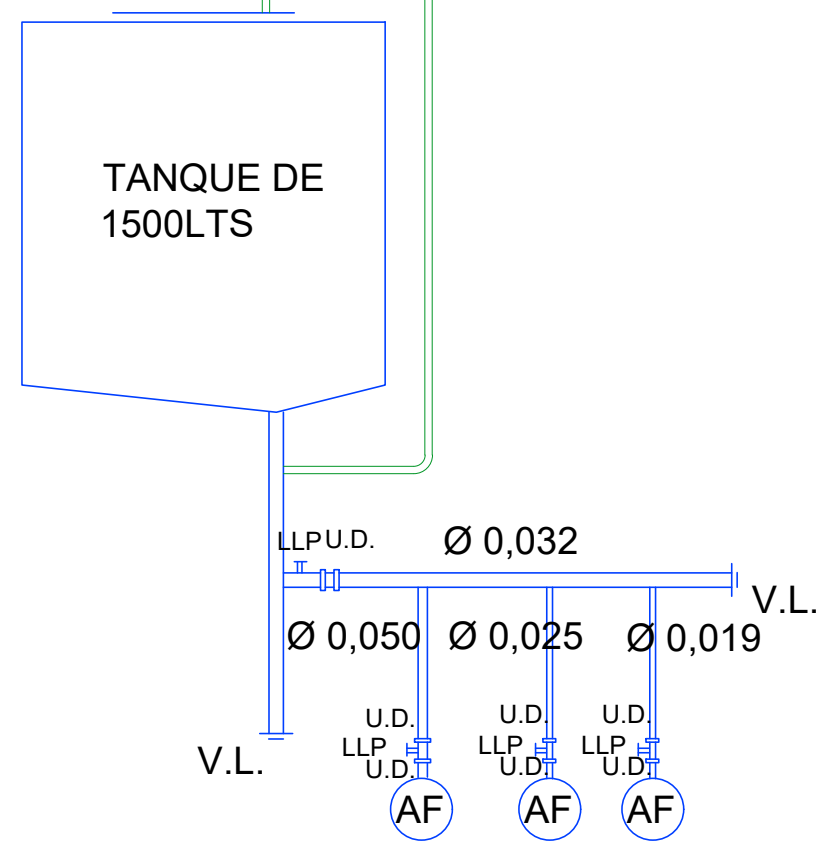

Santa Fe
PROVINCIA

SECRETARÍO DE OBRAS PÚBLICAS Y HABITAT

ARQ. MARCELO PASCUALÓN

SUBSECRETARÍO DE ARQUITECTURA Y OBRAS PÚBLICAS

ARQ. LUCAS CONDAL

DIRECTOR PROVINCIAL DIPAI

ARQ. ANDRÉS FRANCESCO

SUBDIRECTOR PROVINCIAL DIPAI

ARQ. GUSTAVO LEVRINO

SUBDIRECTOR DE PROYECTOS

ARQ. EDGAR C. FATAUROS

PROYECTISTA

Di.P.A.I.


OBRA

"AMPLIACIÓN Y TERMINACIÓN EDILICIA E.E.T. N°644"

ESPERANZA - DPTO. LAS COLONIAS

DOC. de PROYECTO

UBICACIÓN

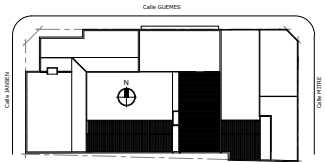

ARCHIVO

EET_INSTALACIÓN

SANITARIA.dwg

ESPECIALIDAD

INSTALACIONES

PLANO

INST. SANITARIA - AGUA - PLANTA BAJA

FECHA

15/03/2024

ESCALA

1:100

REVISIÓN

01

DENOMINACIÓN

IS-03