


HORMIGON ARMADO  
LADRILLO CERAMICO

PLANTA  
ESC 1:125

5

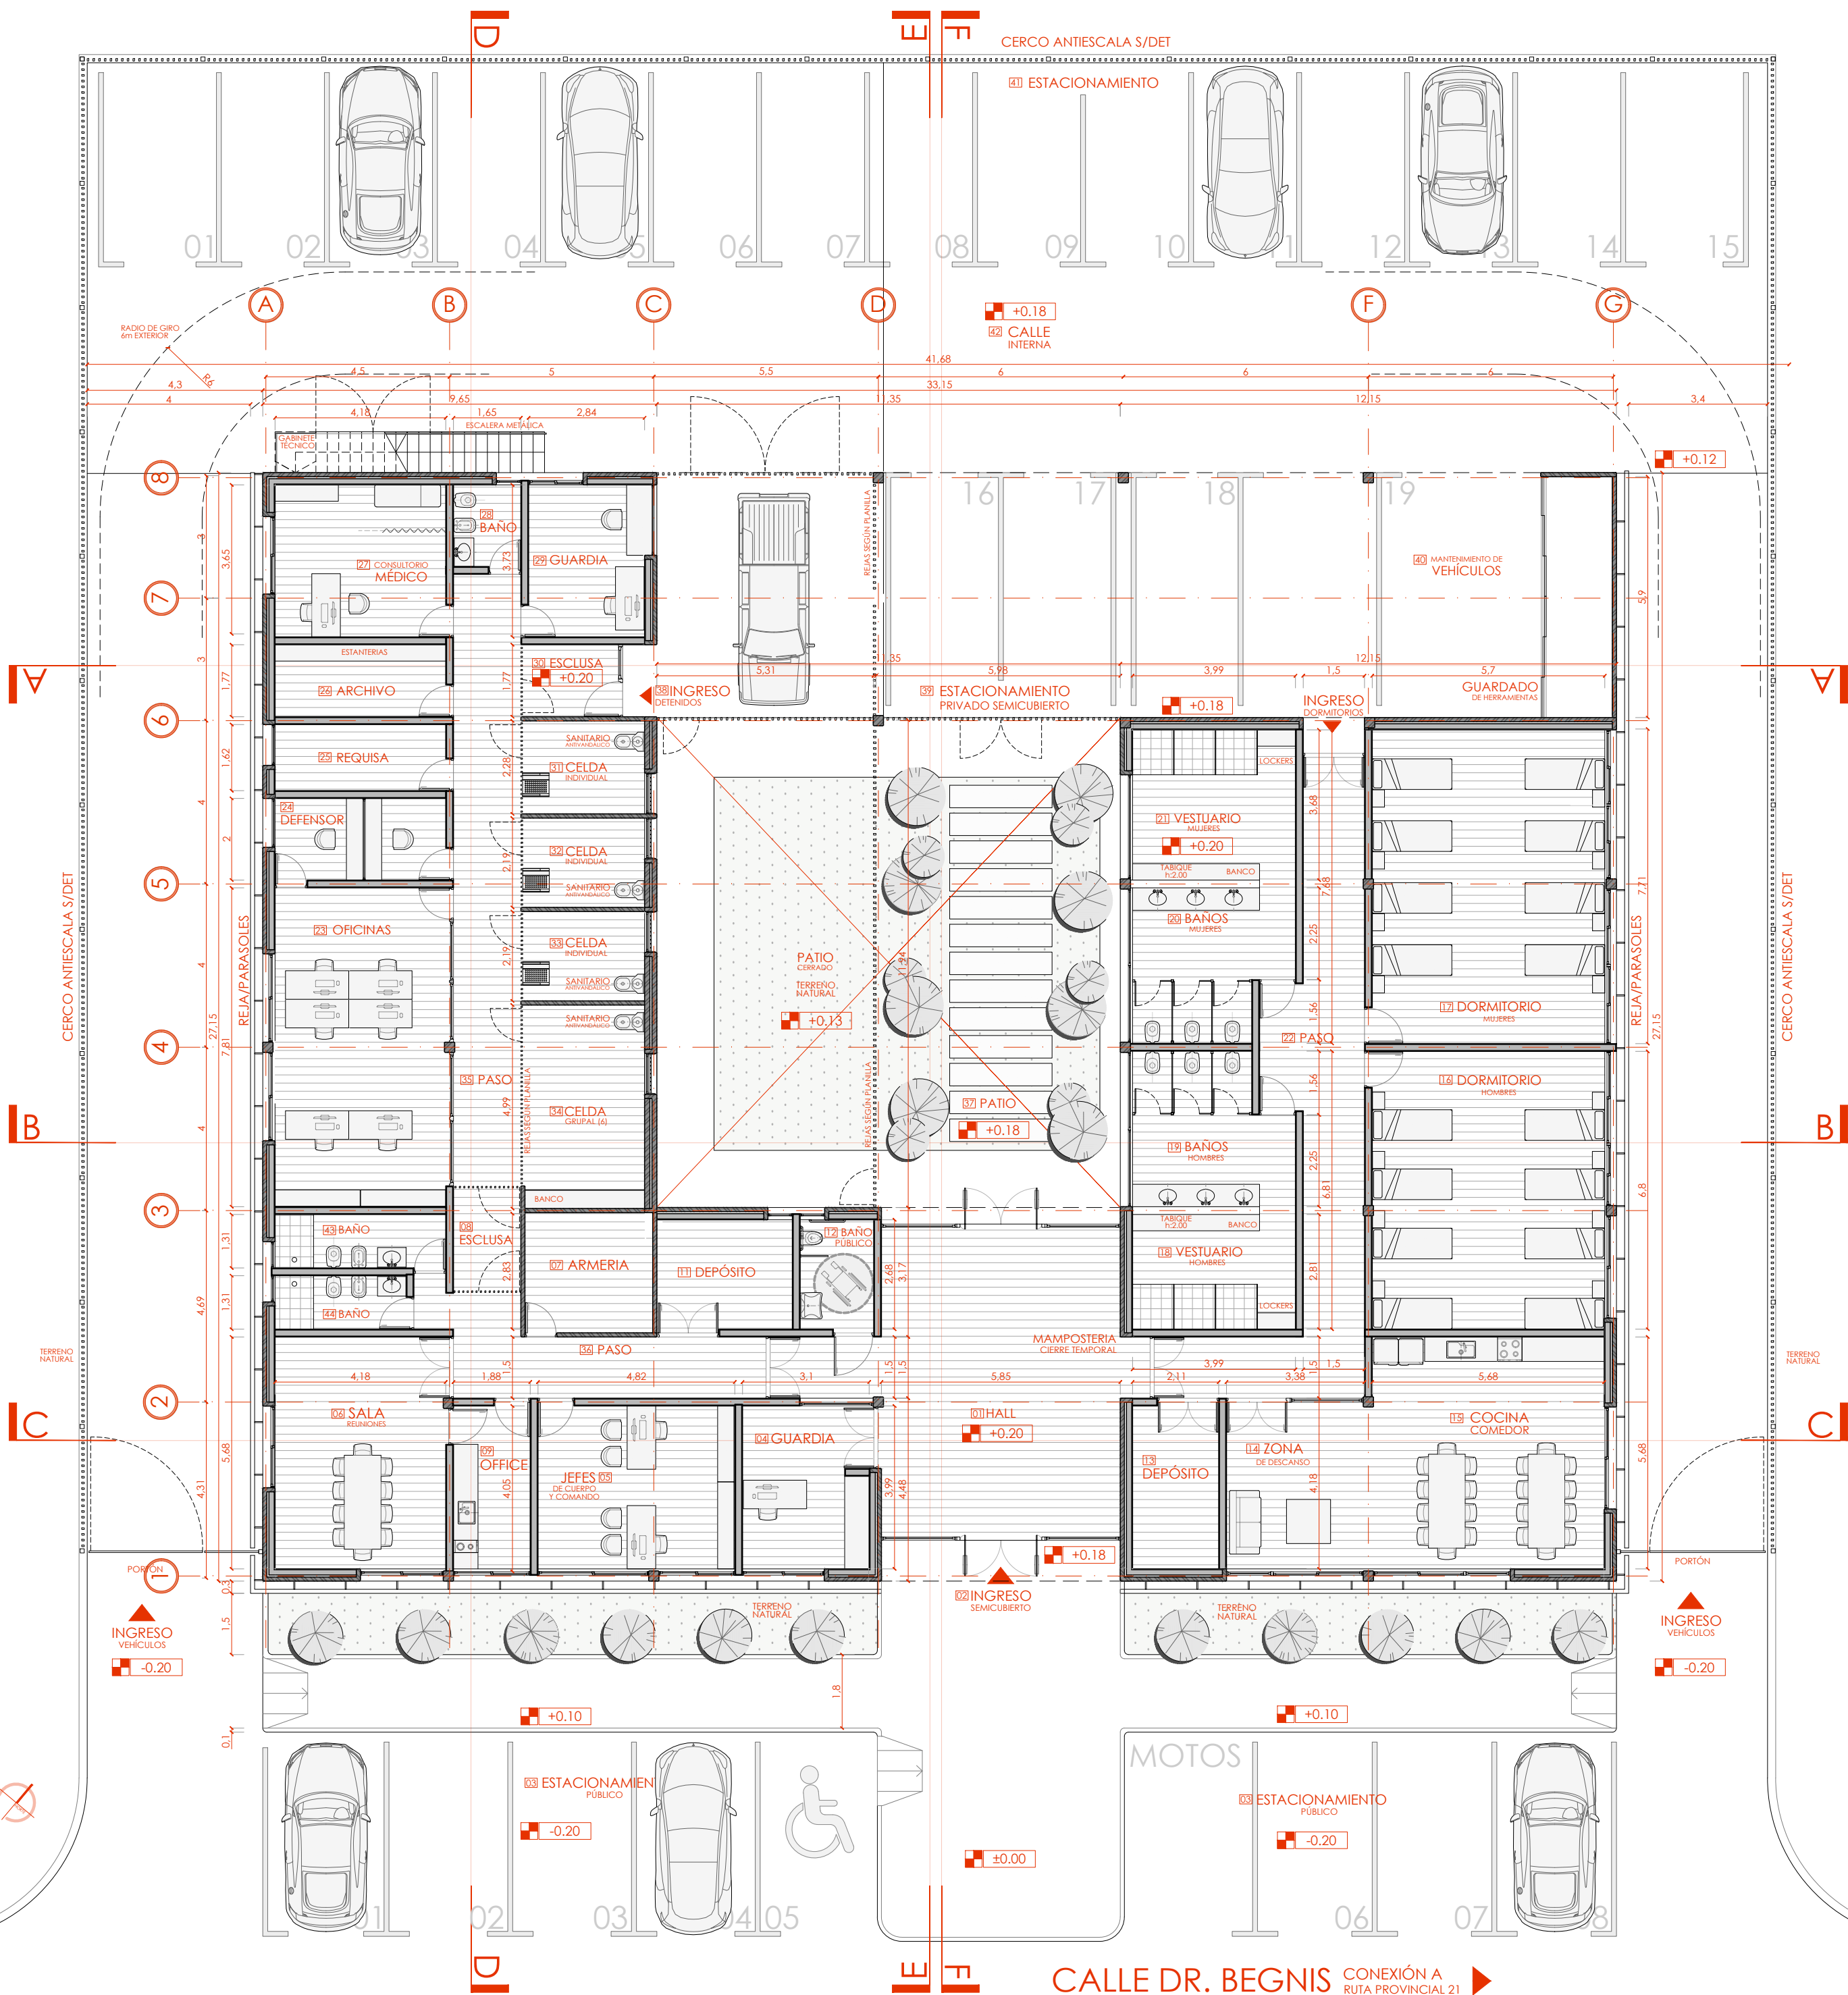

SECRETARIO DE OBRAS PÚBLICAS Y HABITAT  
ARQ. MARCELO PASCUALÓN

SUBSECRETARIO DE ARQUITECTURA Y OBRAS PÚBLICAS  
ARQ. LUCAS CONDAL

DIRECTOR PROVINCIAL DIPAI  
ARQ. ANDRÉS FRANCESCONI

SUBDIRECTOR PROVINCIAL DIPAI  
ARQ. JOSÉ RABASEDAS

A/C SUBDIRECCIÓN DE PROYECTO  
ARQ. NORA DIAZ

A/C COORDINADOR DE PROYECTO  
ARQ. FAVIO SCARANO

OBRA  
CONSTRUCCIÓN  
COMANDO RADIOELÉCTRICO  
UNIDAD REGIONAL VI,  
VILLA CONSTITUCIÓN



EQUIPO DE PROYECTO  
ARQ. BOLOGNESI BRUNO  
ARQ. REYNOSO MARIA LUZ  
ARQ. LOMBARDI JULIAN  
ARQ. OJEDA CECILIA  
PETRUSSA LUCIA  
DEMARCHI KAREN  
SERRANO LAUTARO

ESPECIALIDAD  
ARQUITECTURA  
PLANO  
PLANTA BAJA

FECHA  
08/2025  
ESCALA  
1:125  
REVISIÓN  
00  
DENOMINACIÓN

A01

Todas las medidas se verificarán en obra