


PLANTA SUBSUELO

REFERENCIAS	
BDT	BOCA DESAGUE TAPADA
INST.	PLUVIAL A EJECTAR
EMBUDO	EMBUDO
CPP	CAÑO POLIPROPILENO
EV	EMBUDO VERTICAL
BOCA DE REGISTRO	BOCA DE REGISTRO
NIVELES	NIVELES

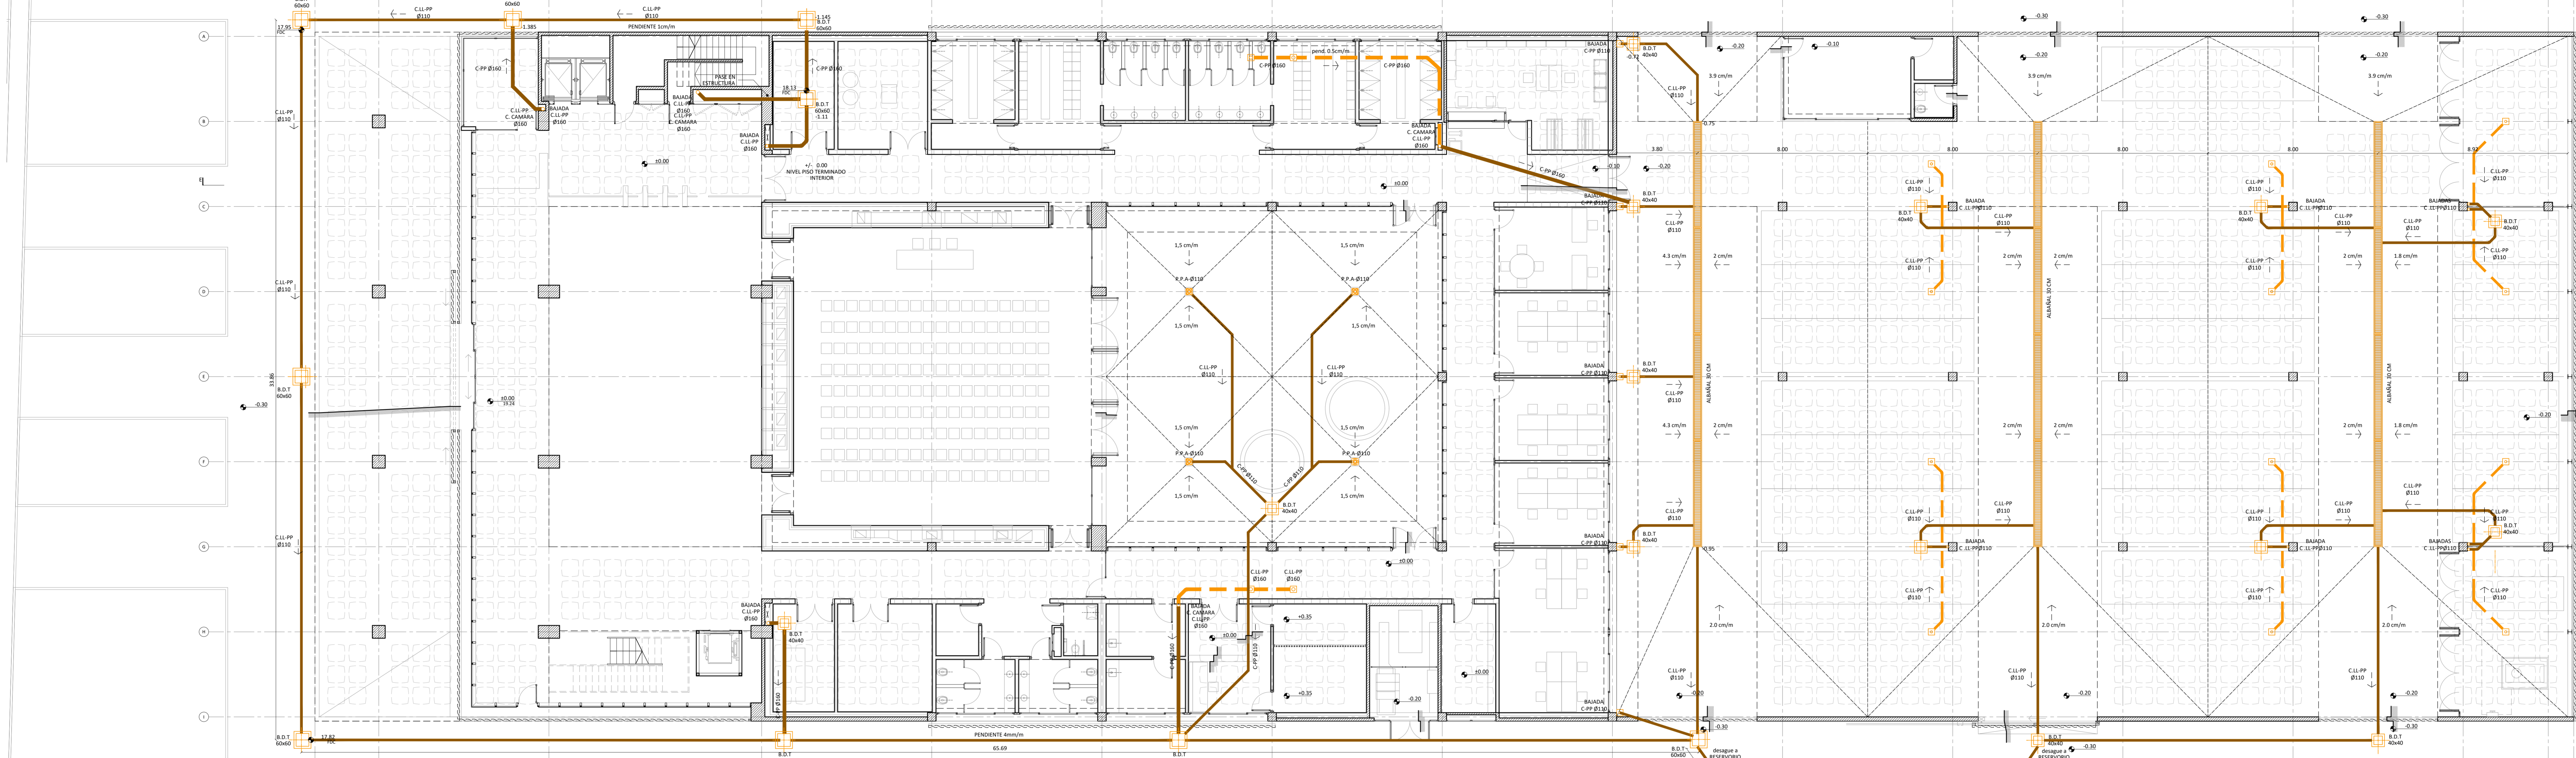

PLANTA BAJA

NOTA: LAS PENDIENTES DE PISO HACIA LOS EMBUDOS SERÁN COMO MÍNIMO 20% POR METRO, DEBERÁN SER CALCULADAS POR LA CONTRATISTA.

NOTA: TODOS LOS EMBUDOS SERÁN DE POLIPROPILENO DE ALTA RESISTENCIA Y DEBERÁN UBICARSE EN EL CENTRO DEL CAGETON, YA SEA QUE QUEDEN A LA VISTA U OCULTOS SOBRE CIELORASO

UNIDAD EJECUTORA DE INFRAESTRUCTURA

SUBSECRETARÍA TÉCNICA

ARQ. FRANCISCO QUIRANO

DIRECCIÓN PROVINCIAL DE OBRAS

ING. FEDERICO ZEGNA RATA

DIRECCIÓN PROVINCIAL DE PROYECTOS

ARQ. JORGE GUINATA

SUBDIRECCIÓN GENERAL TÉCNICA

ARQ. VERÓNICA LANZARO

UBICACIÓN

LUCIANO TORRENT Y PEDRO VITTORI

TEMA

INSTALACIÓN SANITARIA - PLUVIAL

PLANO

PLANTA SUBSUELO Y PLANTA BAJA

ESCALA: 1:500

FECHA: 09/09/2020

REVISIÓN: 00

11 - EP-IS P-01