


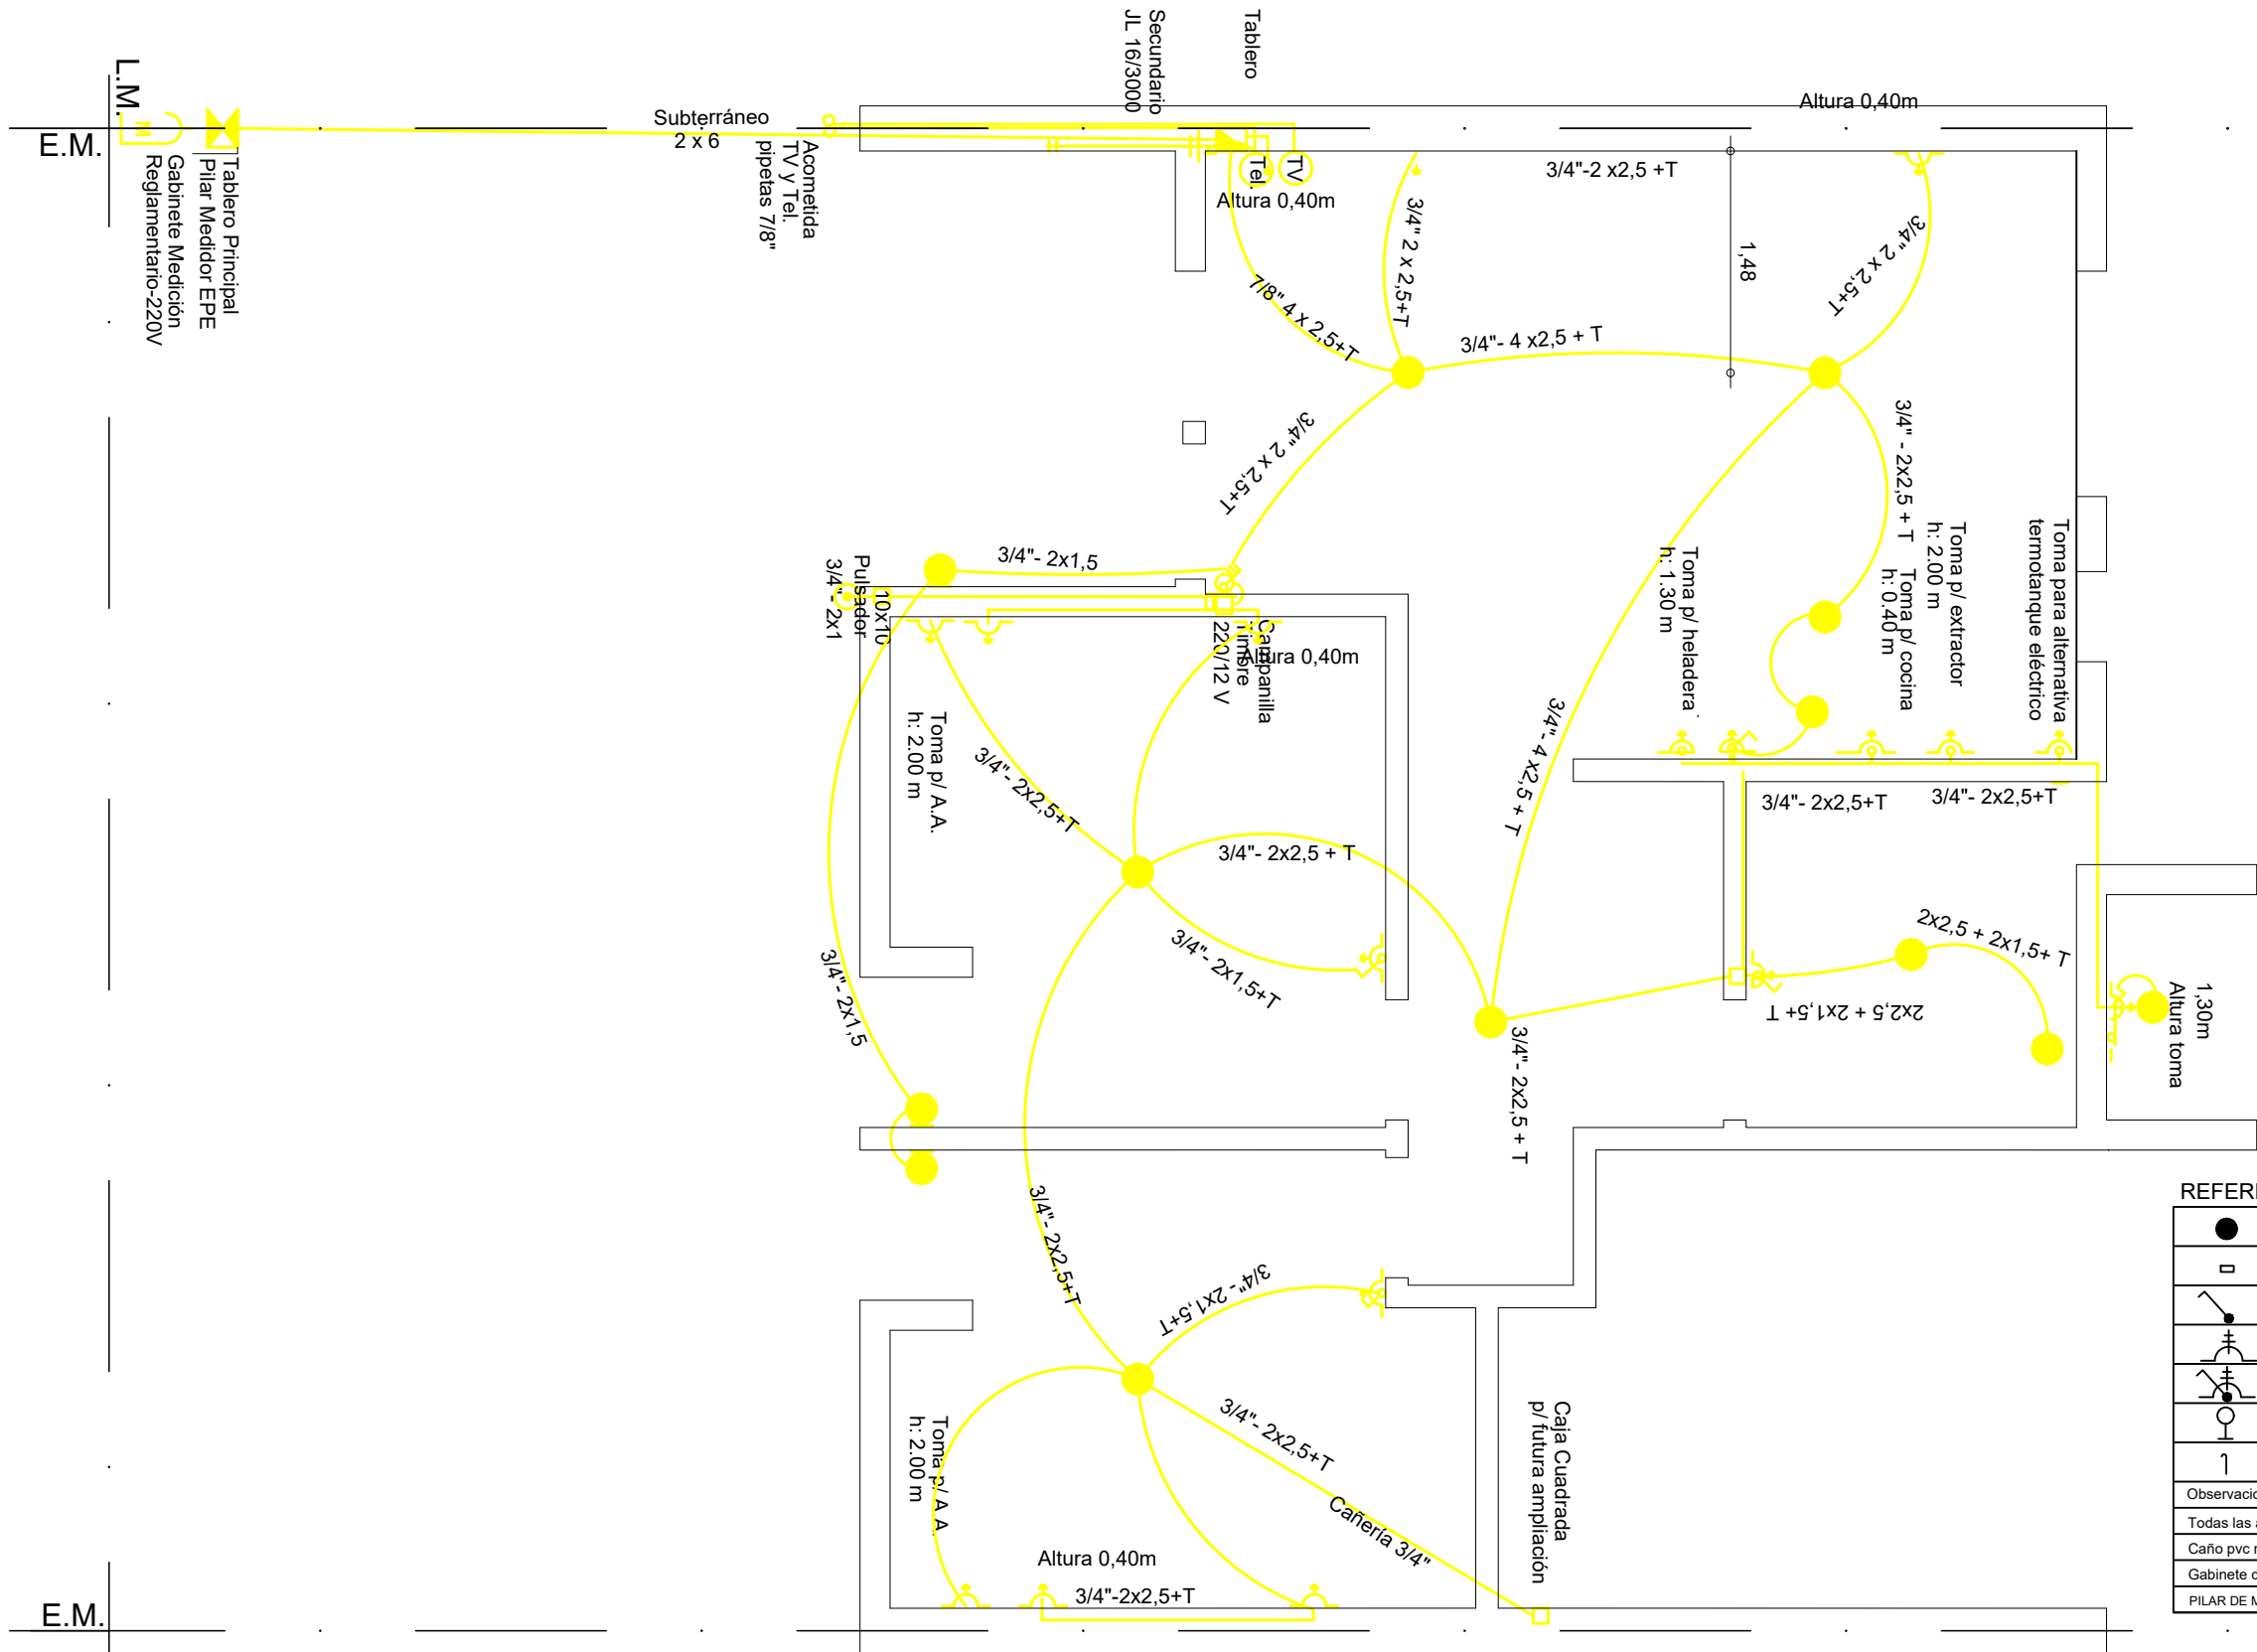

REFERENCIAS:	
	Octogonal grande c/ portafoco rosca ericson
	Caja 10x10cm
	Punto h=1.20m
	Toma modulo bi uso 10A h=1.20m
	Punto y Toma modulo bi uso 10A h=1.20m
	Octogonal chica c/ portafoco de pared rosca ericson h=2.20m
	Pipeta ceramica de entrada para telefonía y datos h=2.20m
Observaciones	
Todas las alturas referen a piso terminado.	
Caño pvc rígido tipo tubo electrico o sica s/ plano	
Gabinete de 12 DIN mínimo	
PILAR DE MEDICION 50x50 PREMOLDEADO DE ACUERDO A ETN N° 96A - EPE SANTA FE	

Dirección Provincial de Vivienda y Urbanismo
50 años
construyendo hogares,
concretando sueños.

OBRA: VIVIENDA LINEAL - VCA
2 Dormitorios

PLANO: ARQUITECTURA PLANTA BAJA

Marzo 2021 ESCALA1:50 OBS:

PROVINCIA DE SANTA FE

A

10