



	OBRA:		VIVIENDA COMPACTA - VC		
			2 Dormitorios		
	PLANO:		ARQUITECTURA		
			PLANTA BAJA		
	Marzo 2021	ESCALA1:50	OBS:		
			A	01	


- REFERENCIAS:
- EV 1: encadenado vertical con ladrillos cerámicos tipo "celerbloques" de 18x19x33 cm. ó c/ tablas p/ encofrar armado 3 Ø 8 mm. estr. Ø 4,2 mm. c/ 30 cm.
 - EV 2: encadenado vertical con ladrillos cerámicos tipo "celerbloques" de 12x19x33 cm. ó c/ tablas p/ encofrar armado 3 Ø 8 mm. estr. Ø 4,2 mm. c/ 30 cm.
 - CE 1: Estructural cuadrado 15x15 cm separador vertical entre aberturas

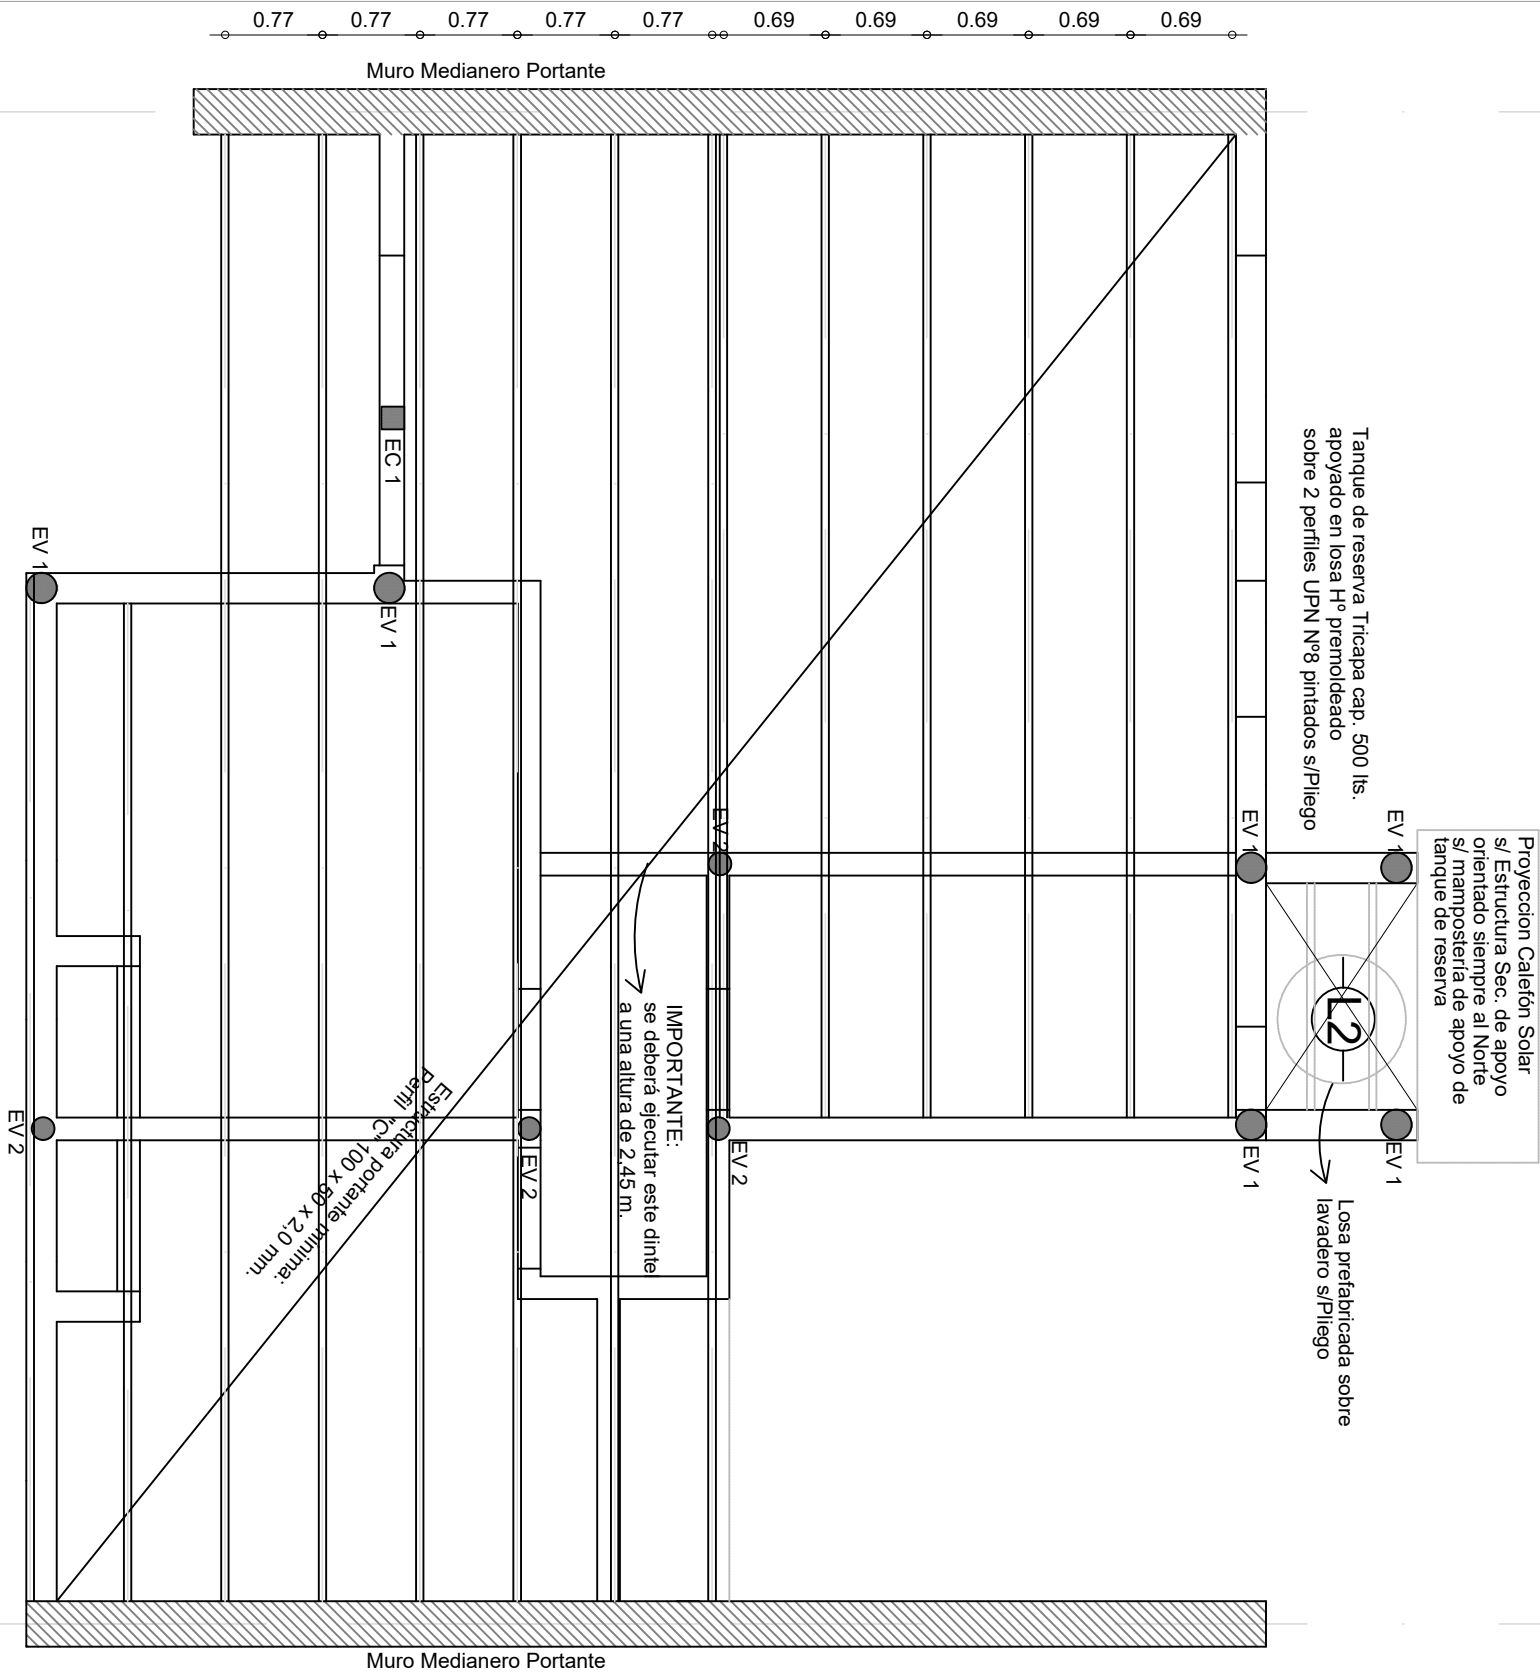

	OBRA: VIVIENDA COMPACTA - VC 2 Dormitorios	
	PLANO: ARQUITECTURA	PLANTA ESTRUCTURA
	Marzo 2021	ESCALA1:50
PROVINCIA DE SANTA FE		A 02

L.M.
E.M.

E.M.
L.M.

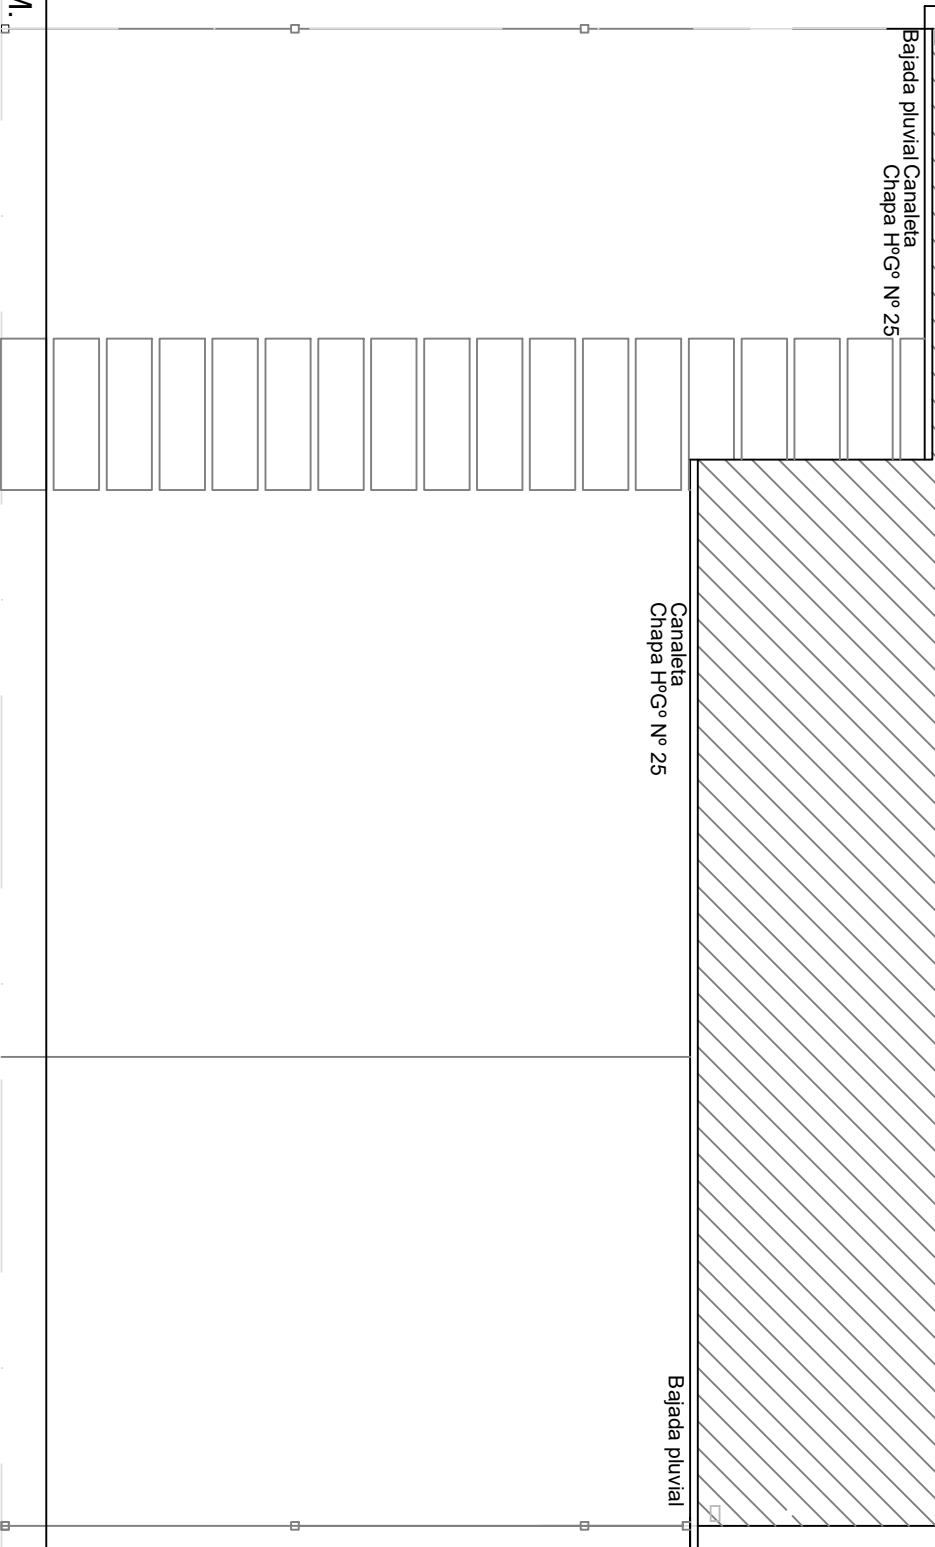

Calefón Solar y Colector.
siempre orientado al NORTE

Losa prefabricada sobre
Lavadero s/ pillego.
pend. mínima 1%
caída libre

Proyección Calefón Solar
s/ Estructura Sec. de apoyo
orientado siempre al Norte
s/ mampostería de apoyo de
tanque de reserva

Tanque de reserva Tricapa cap. 500 lts.
sobre losa H° premoldeado apoyado
en 2 perfiles N P I N° 8

Caño Ventil.
cloaca Ø 63



OBRA:

VIVIENDA COMPACTA - VC
2 Dormitorios

PLANO:

ARQUITECTURA

PLANTA DE TECHOS


Marzo 2021

ESCALA 1:50



OBS:


PROVINCIA
DE SANTA FE

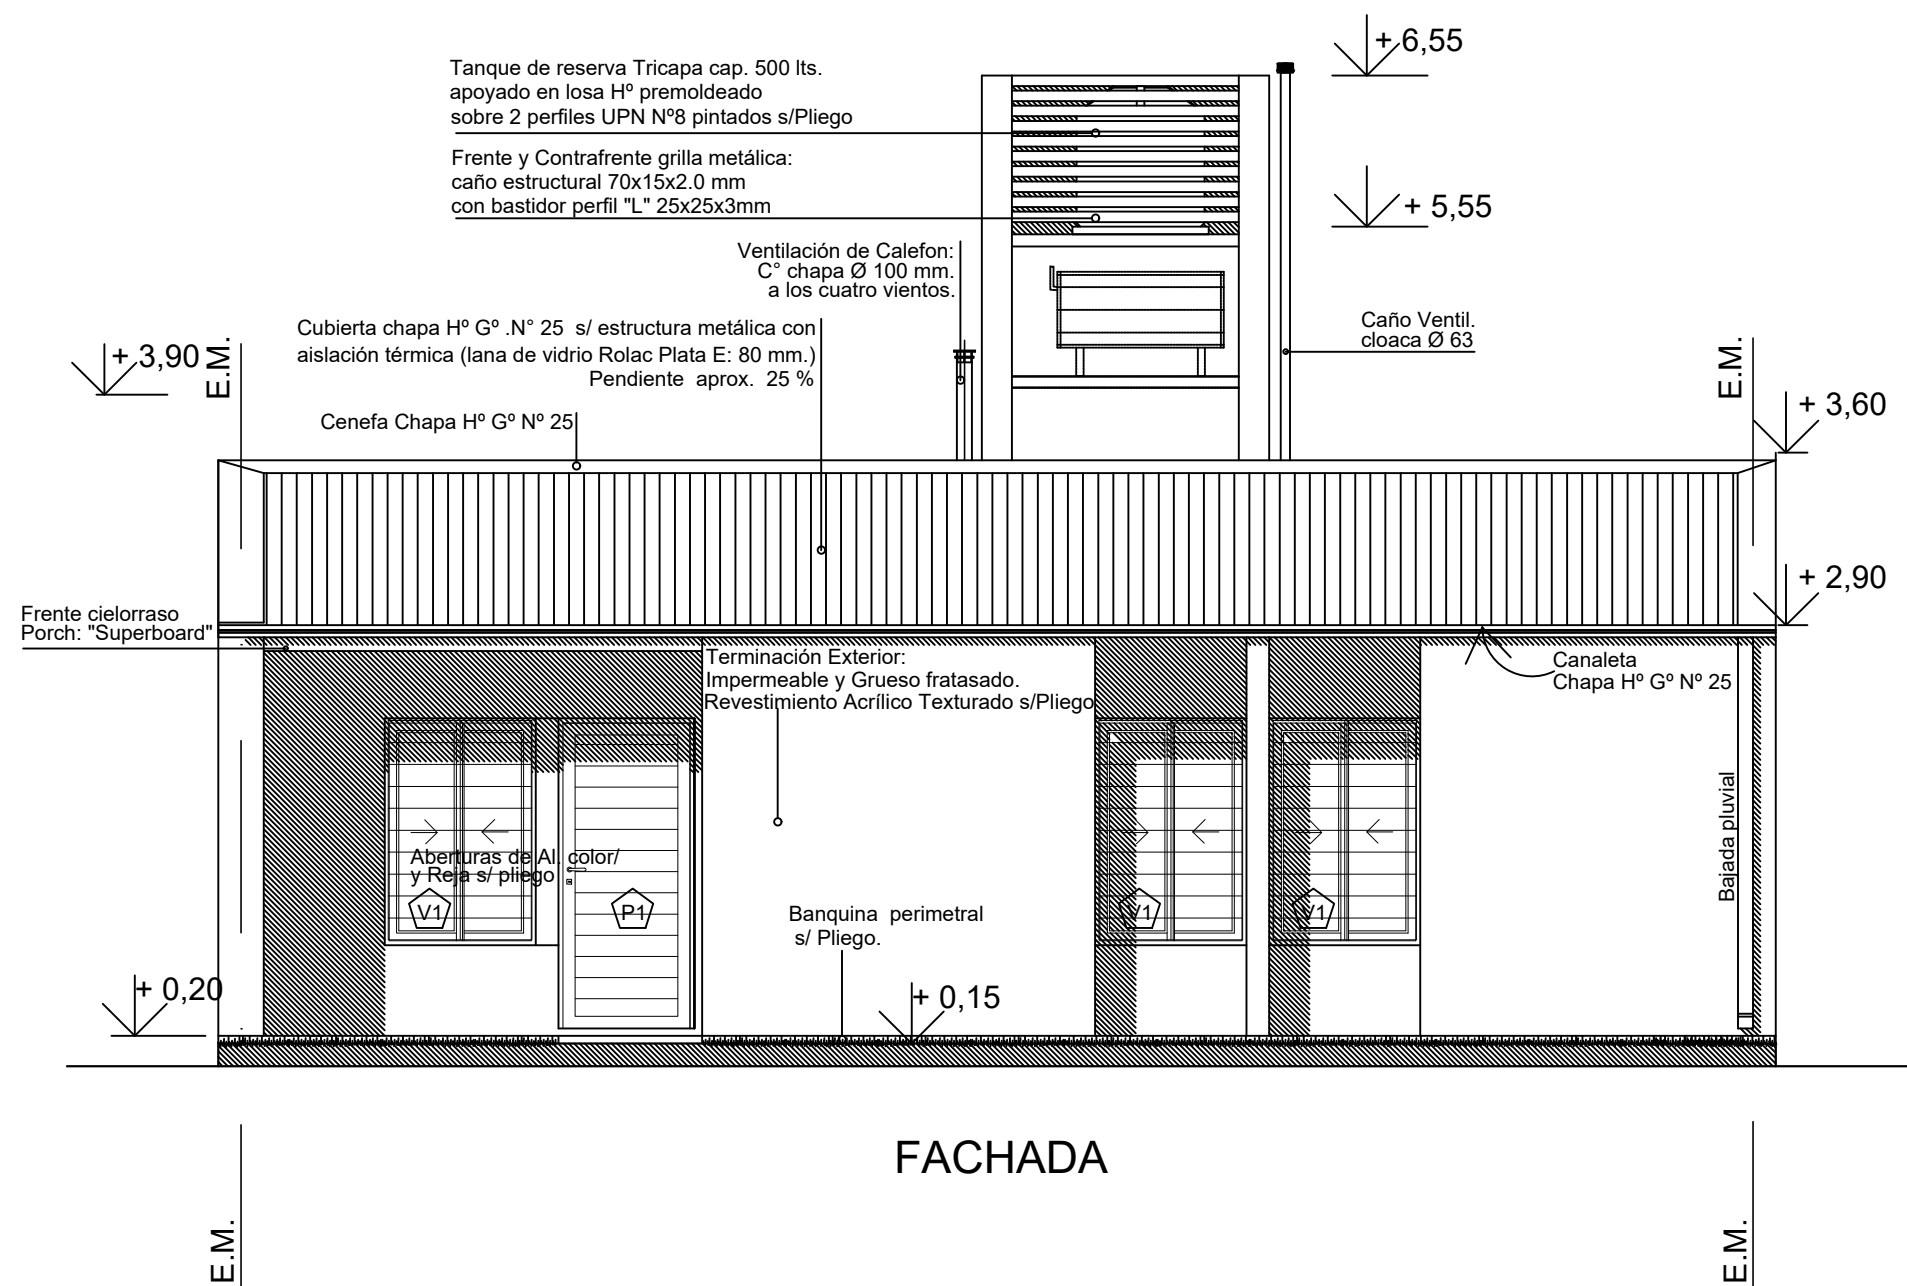

A 03




FACHADA

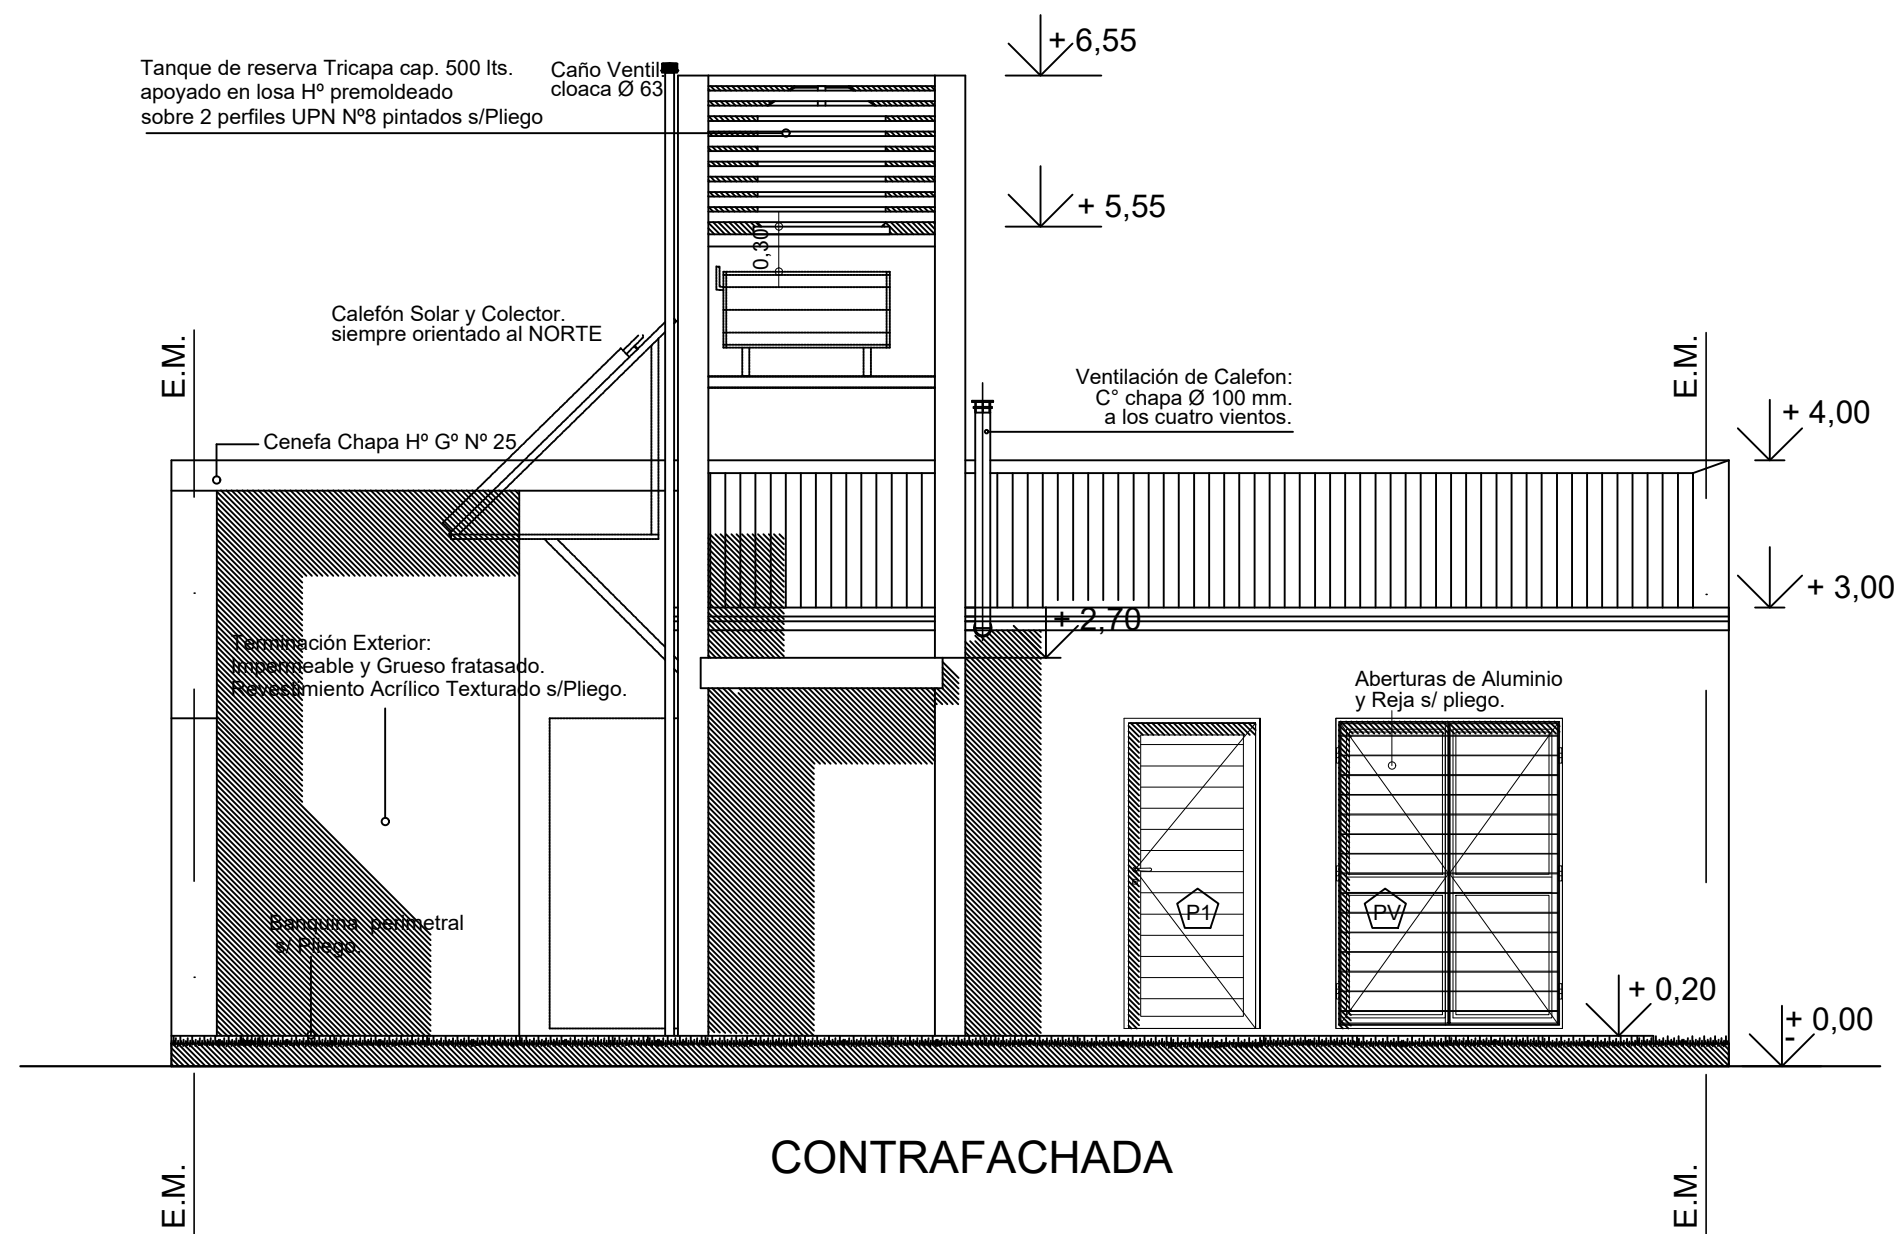 <p>Dirección Provincial de Vivienda y Urbanismo 50 años construyendo hogares, concretando sueños.</p>	OBRA: VIVIENDA COMPACTA - VC 2 Dormitorios		
	PLANO: ARQUITECTURA		VISTA
	Marzo 2021	ESCALA1:50	OBS:
 <p>PROVINCIA DE SANTA FE</p>			A 04



 <p>Dirección Provincial de Vivienda y Urbanismo 50 años construyendo hogares, concretando sueños.</p>	OBRA: VIVIENDA COMPACTA - VC 2 Dormitorios		
	PLANO: ARQUITECTURA		CONTRAFACHADA
	Marzo 2021	ESCALA1:50	OBS:
 <p>PROVINCIA DE SANTA FE</p>			A 05

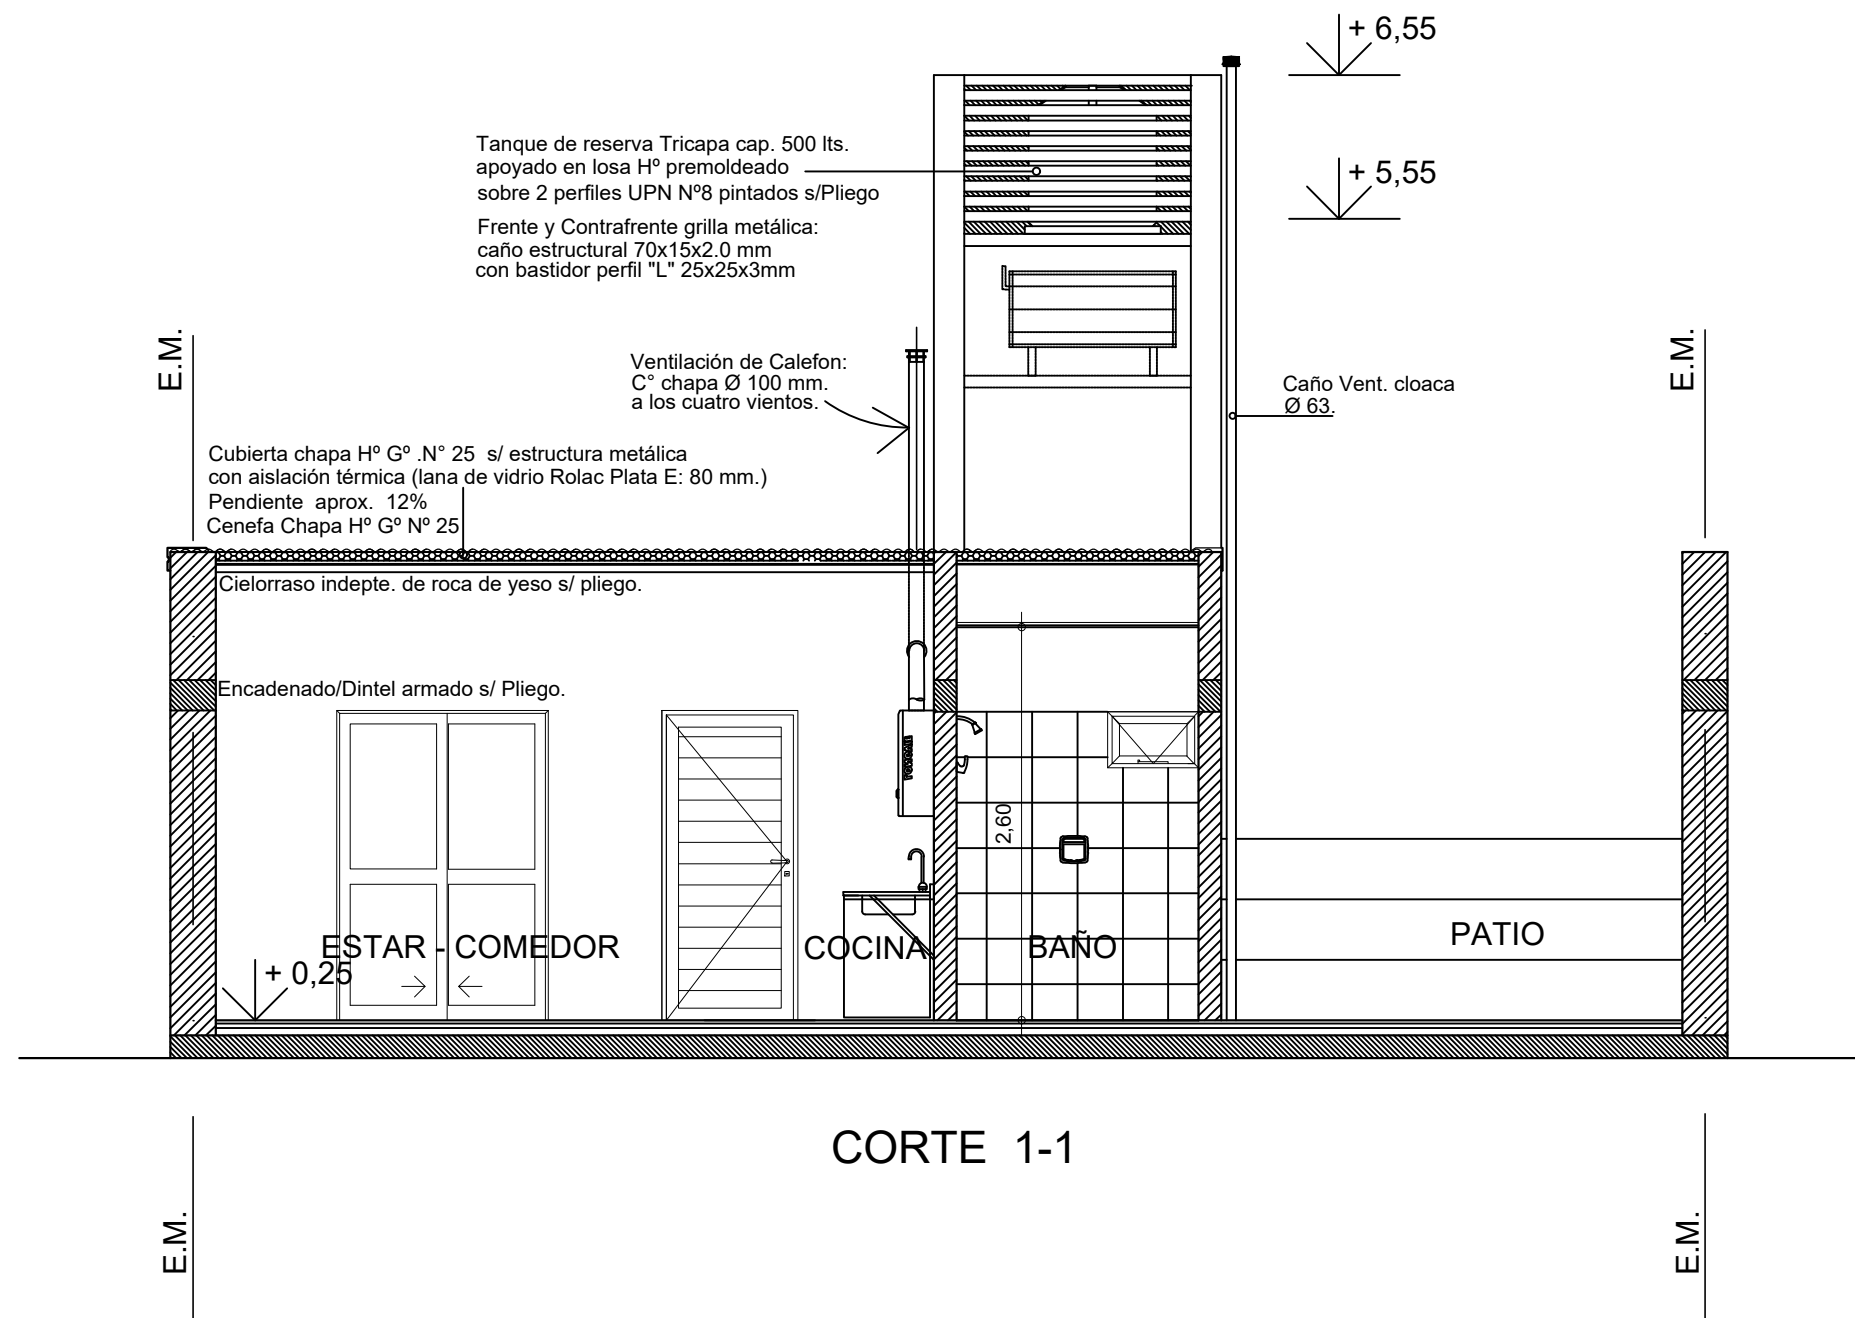


	OBRA: VIVIENDA COMPACTA - VC 2 Dormitorios		
	PLANO: ARQUITECTURA		CORTE
	Marzo 2021	ESCALA1:50	OBS:
			A 06

L.M.

L.M.


E.M.

E.M.

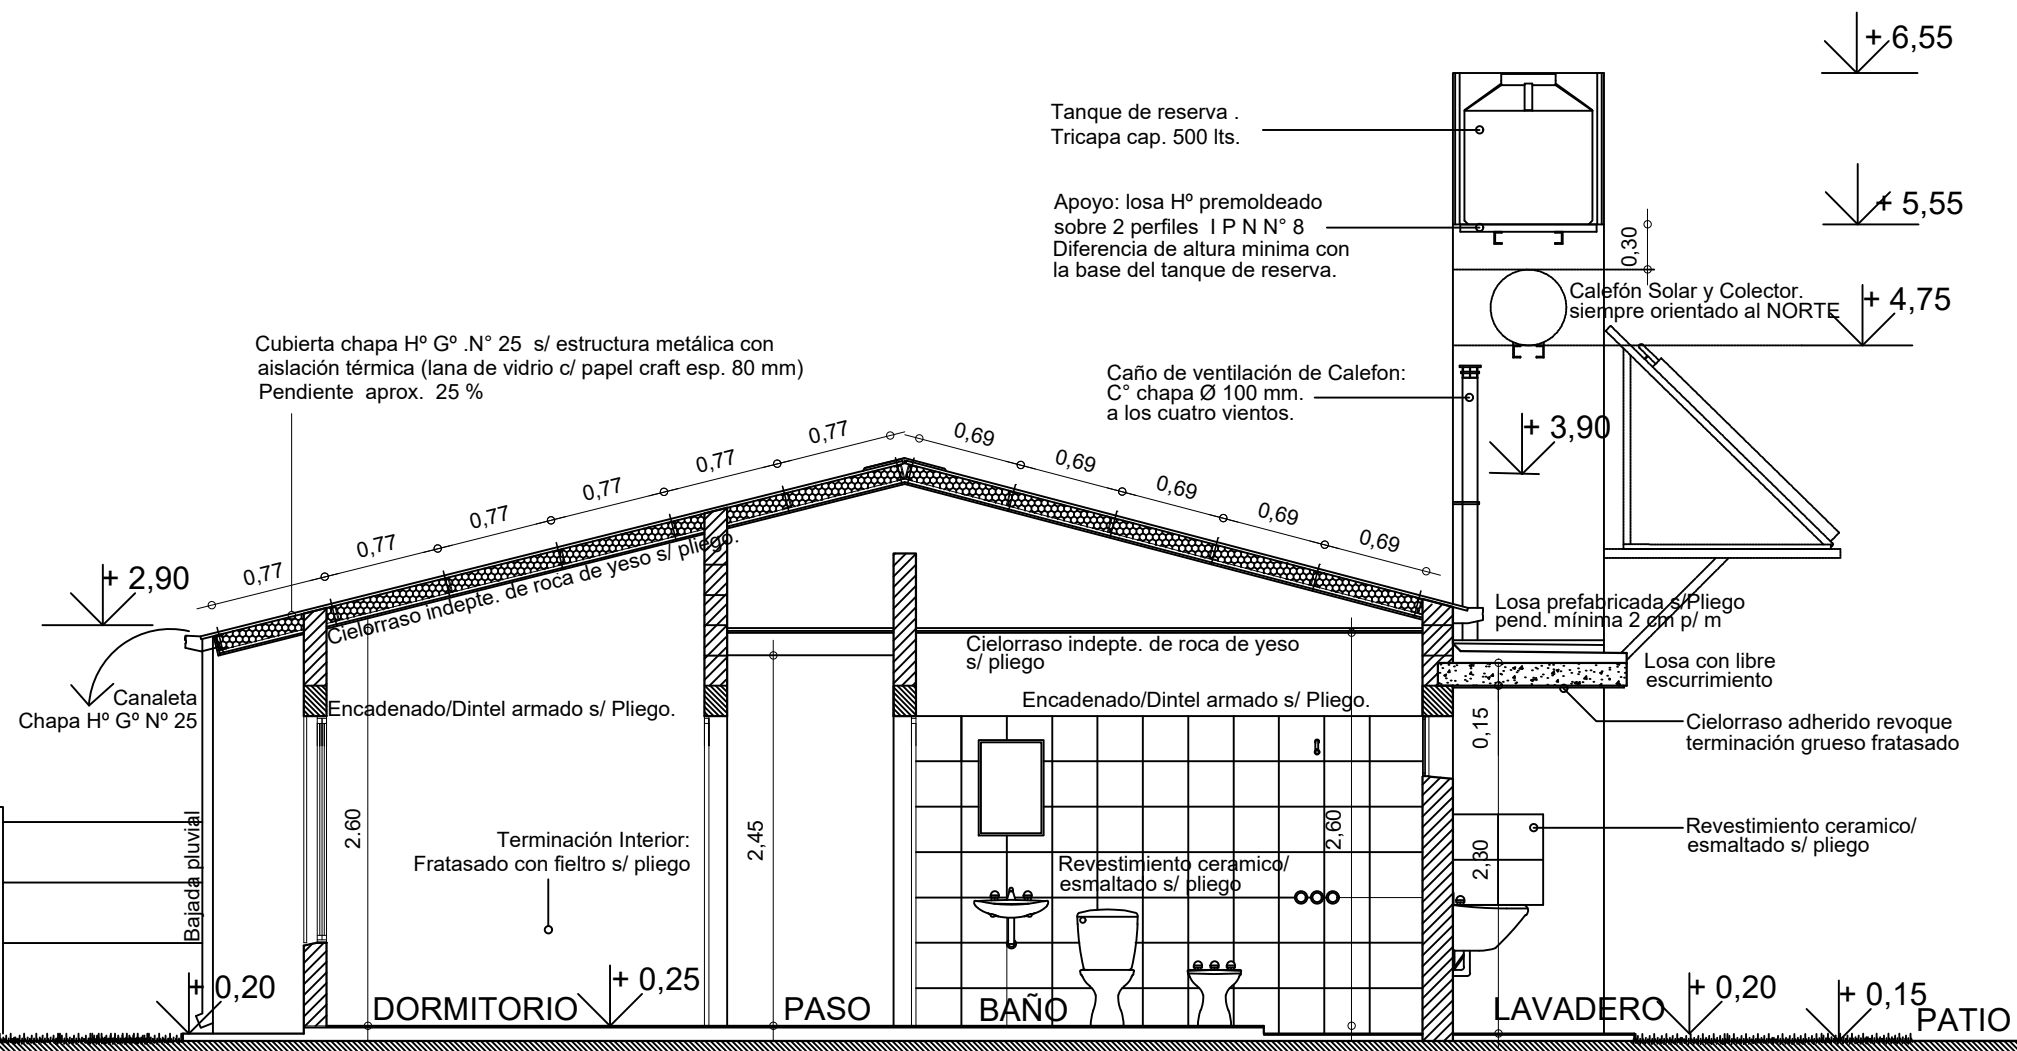

CORTE 2-2

	OBRA: VIVIENDA COMPACTA - VC 2 Dormitorios		
	PLANO: ARQUITECTURA		CORTE
	Marzo 2021	ESCALA 1:50	OBS:
			A 07

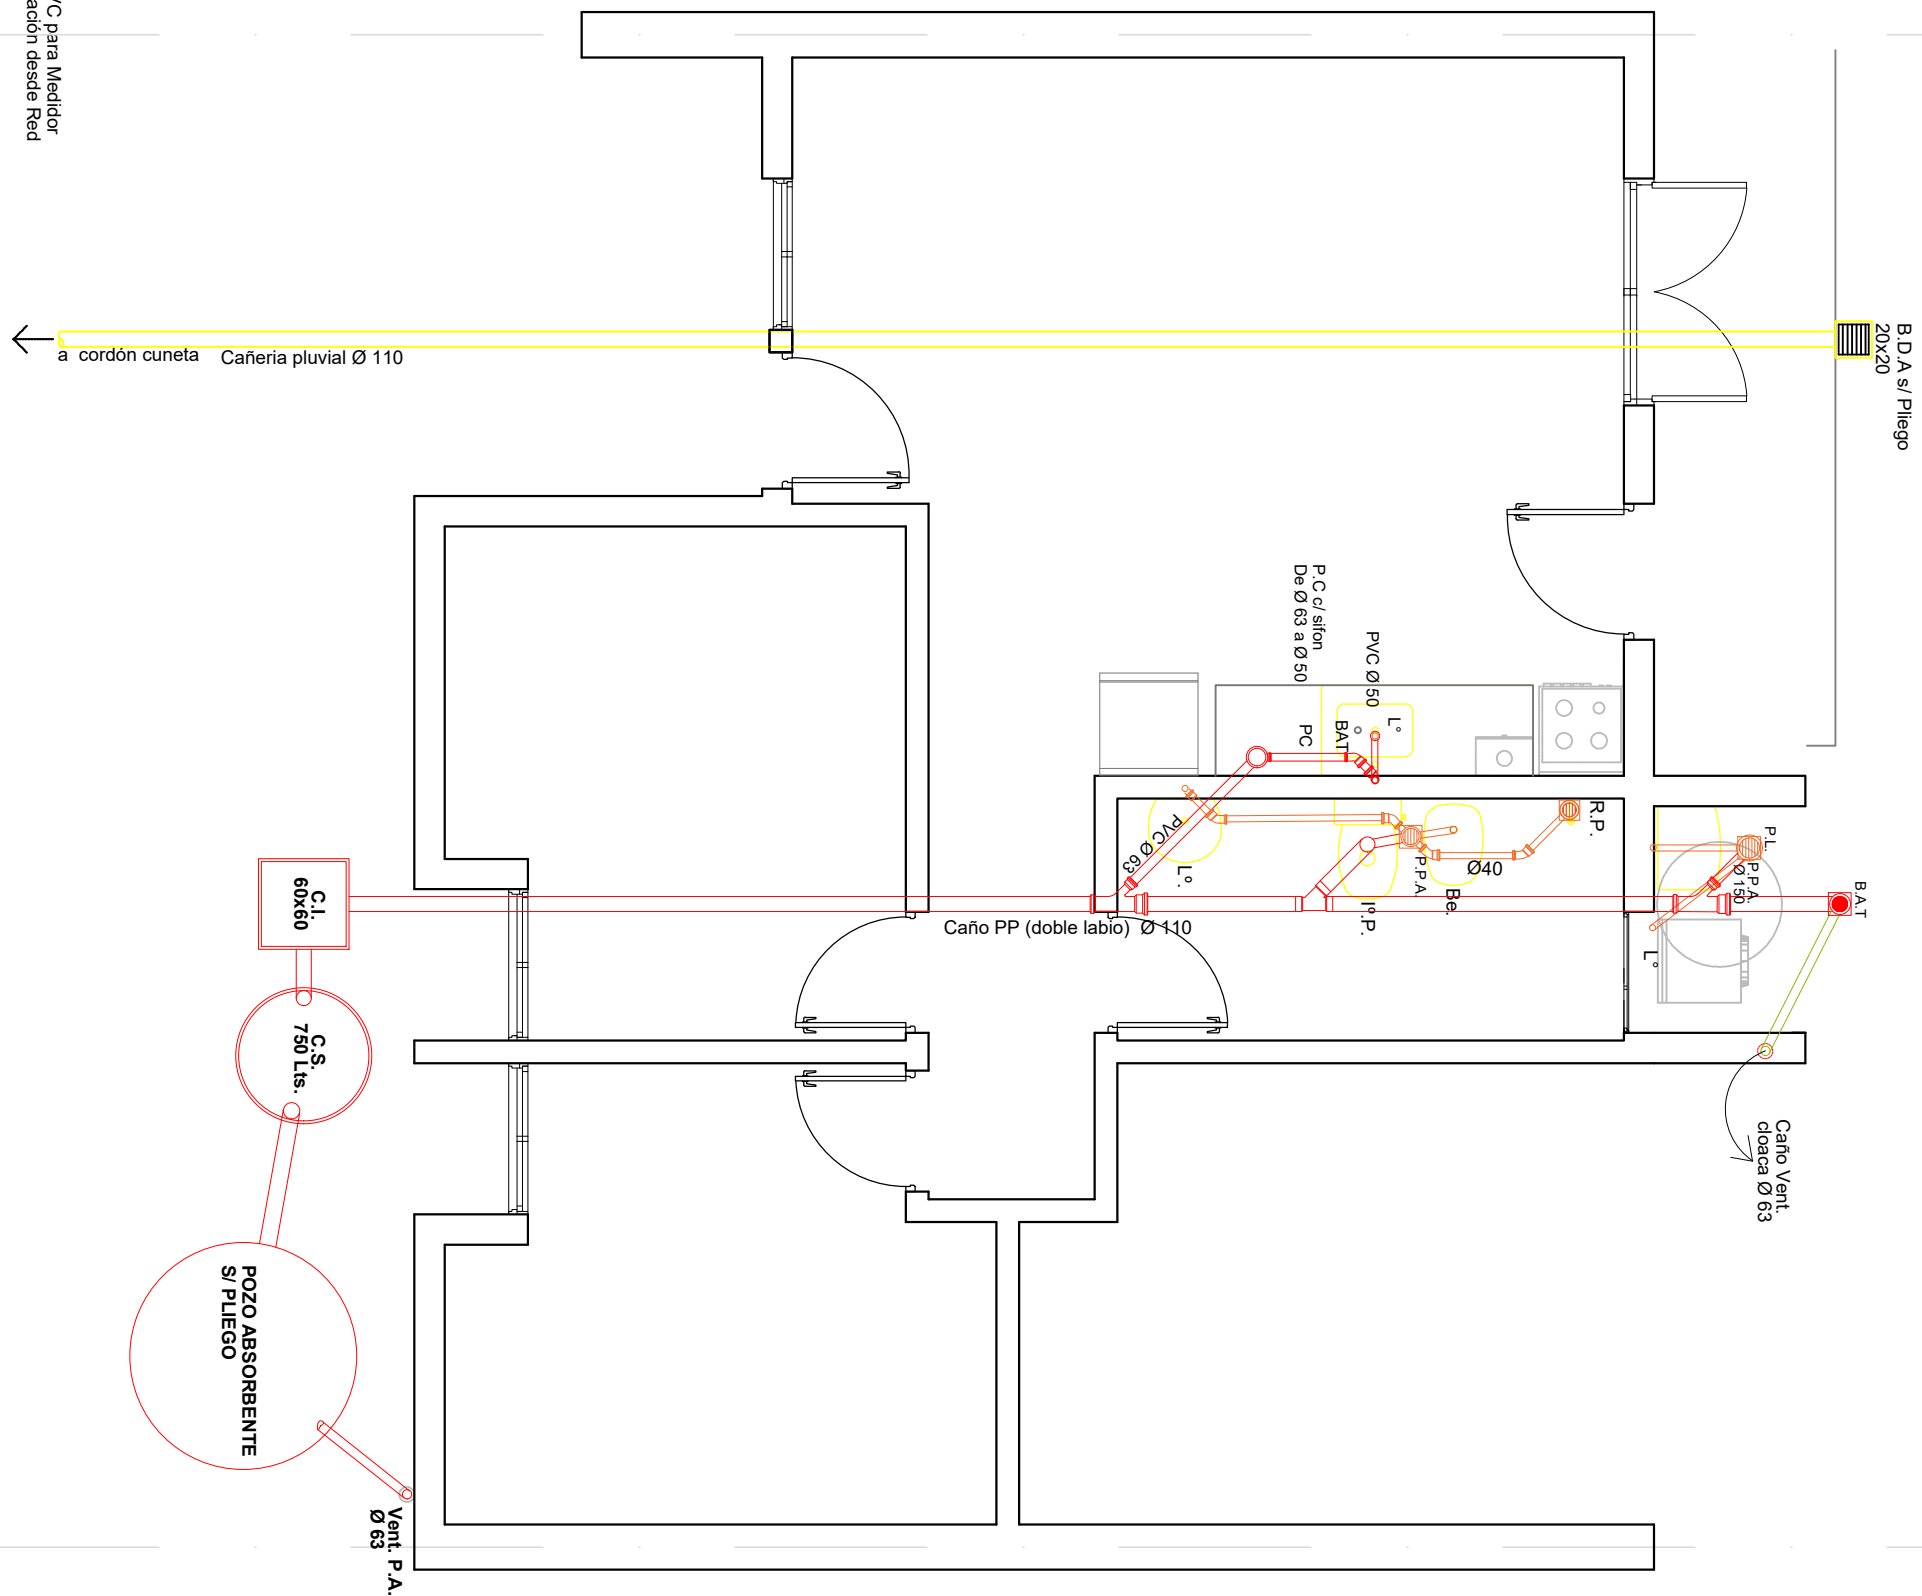

Caja PVC para Medidor
Alimentación desde Red

a cordón cuneta Cañería pluvial Ø 110

C.I.
60x60

C.S.
750 Lts.

POZO ABSORBENTE
S/ PLEGO

Vent. P.A.
Ø 63

Caño PP (doble labio) Ø 110

Caño Vent.
cloaca Ø 63

B.D.A.s/ Piezo
20x20

B.A.T.

L.M.
E.M.

E.M.
L.M.

	OBRA: VIVIENDA COMPACTA - VC 2 Dormitorios		
	PLANO: ARQUITECTURA		INSTALACION PLUVIAL Y CLOACAL
	Marzo 2021	ESCALA 1:50	OBS:
			A 08

ALTERNATIVA DIRECTA:

En proyección: Tanque de Reserva Tricapa, Capacidad 500 lts.

Calefón Solar s/ Pilego - Capacidad 180 lts.

- 1 Alimentación a Tanque Reserva Ø 1/2"
- 1 Bajada de calefón solar al Termotanque Ø 3/4" (caño para agua caliente).


- 2 Llaves de paso bypass calefón solar - calefón.



Cañerías de agua fría y caliente:

Caño de Polipropileno s/pilego APROBADO

- 1 Bajada de calefón solar al Calefón Ø 3/4"
- 1 Subida Ø 1/2" Agua Fria a T. R.

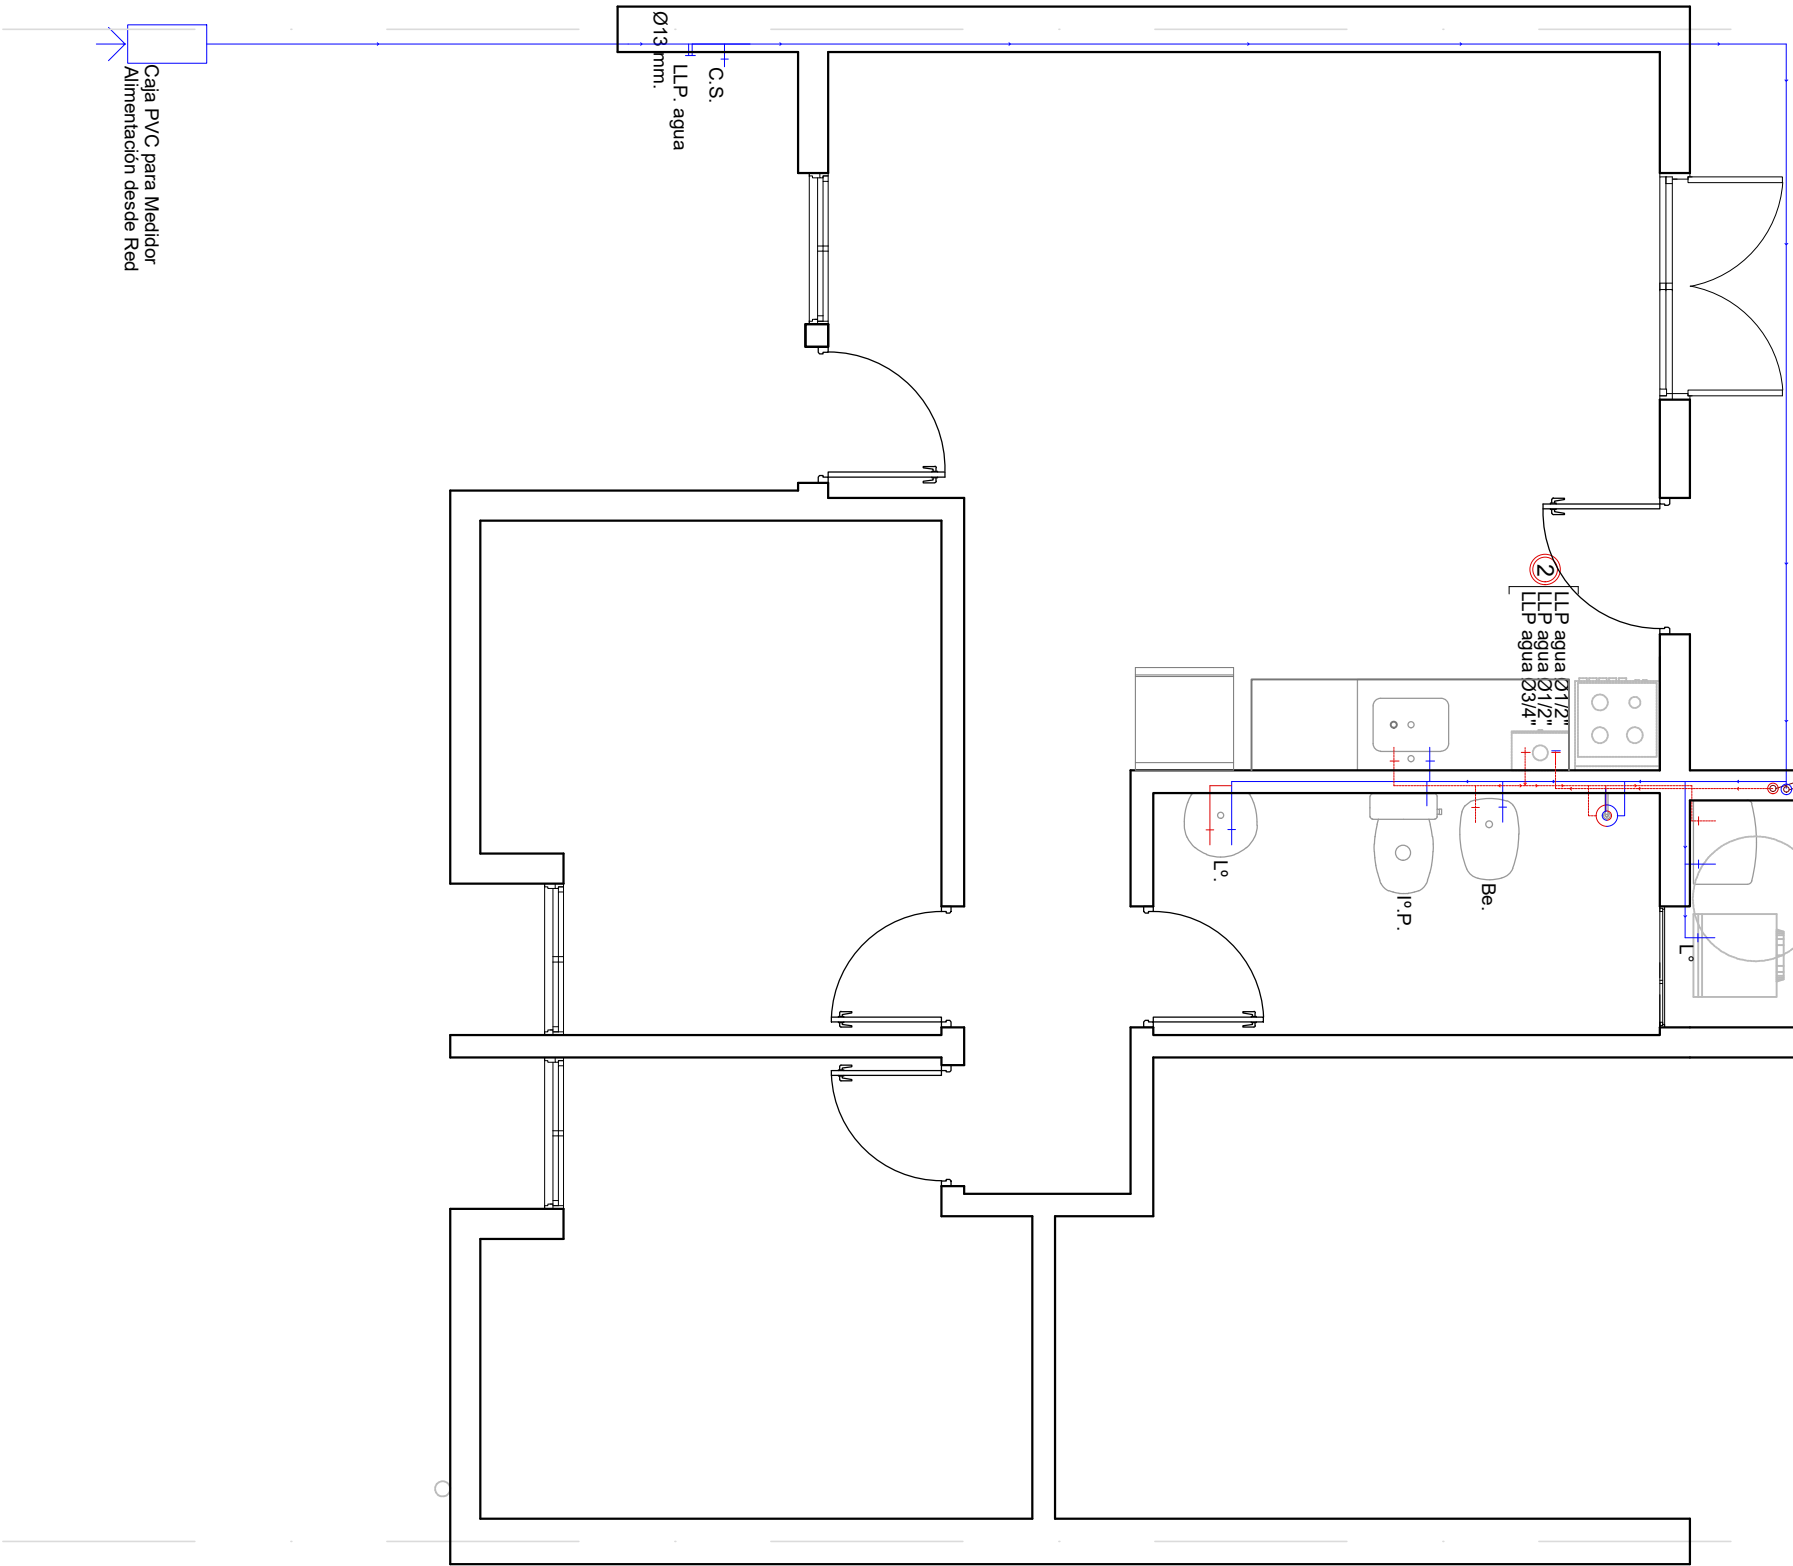Proyección Calefón Solar
s/ Estructura Sec. de apoyo
orientado siempre al Norte
s/ mampostería de apoyo de




	OBRA: VIVIENDA COMPACTA - VC 2 Dormitorios		AGUA FRIA Y CALIENTE	
	PLANO: ARQUITECTURA			
	Marzo 2021	ESCALA1:50	OBS:	
			A	09

L.M.

E.M.

L.N

E.M.

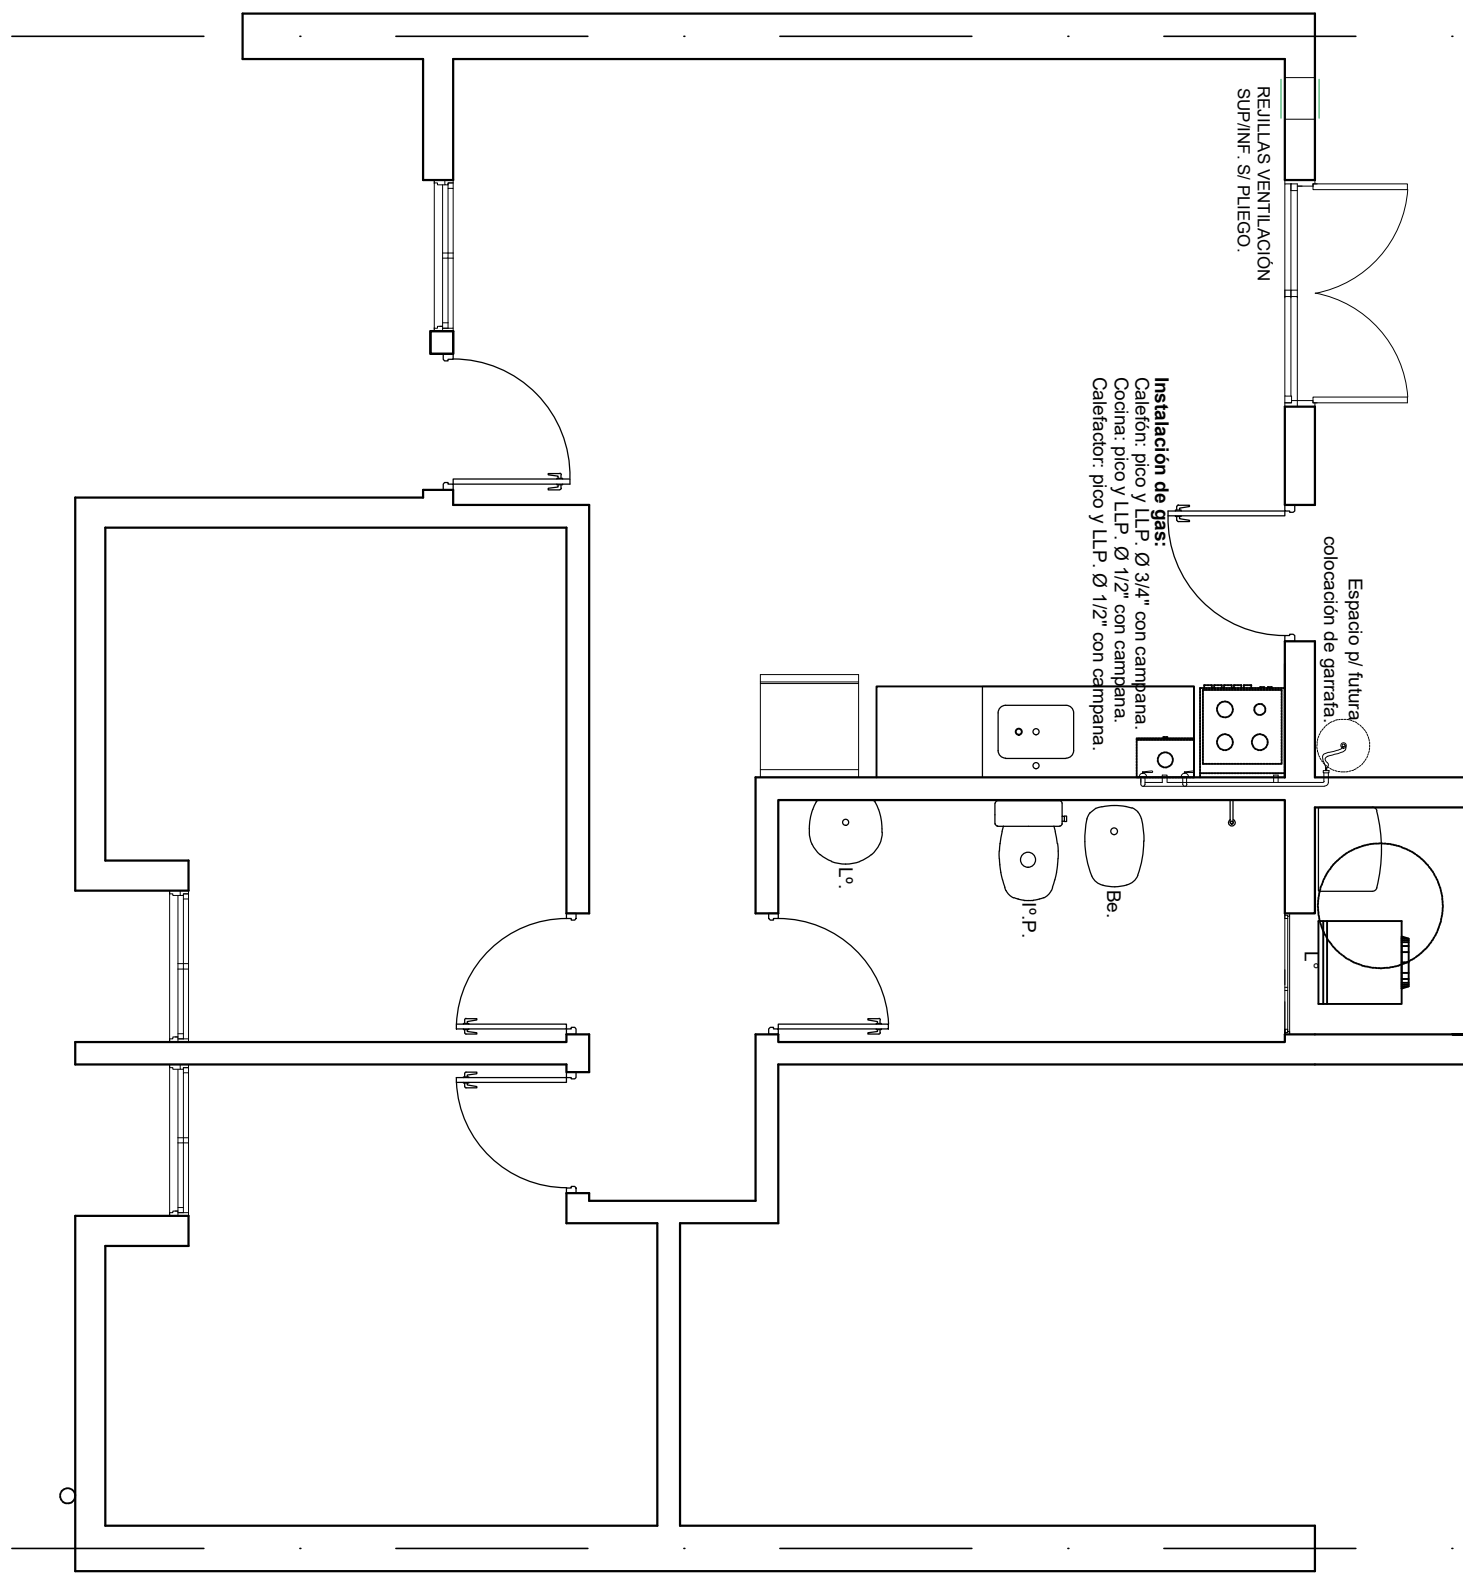

Instalación de gas:
Calderón: pico y LLP. Ø 3/4" con campana.
Cocina: pico y LLP. Ø 1/2" con campana.
Calderón: pico y LLP. Ø 1/2" con campana.



Espacio p/ futura
colocación de garrata.

REJILLAS VENTILACION
SUP/INF. S/ PLEGO.

	OBRA: VIVIENDA COMPACTA - VC		
	2 Dormitorios		
	PLANO: ARQUITECTURA		
Marzo 2021		ESCALA1:50	OBS:
			A 11

L.M.
E.M.

E.M.
L.N

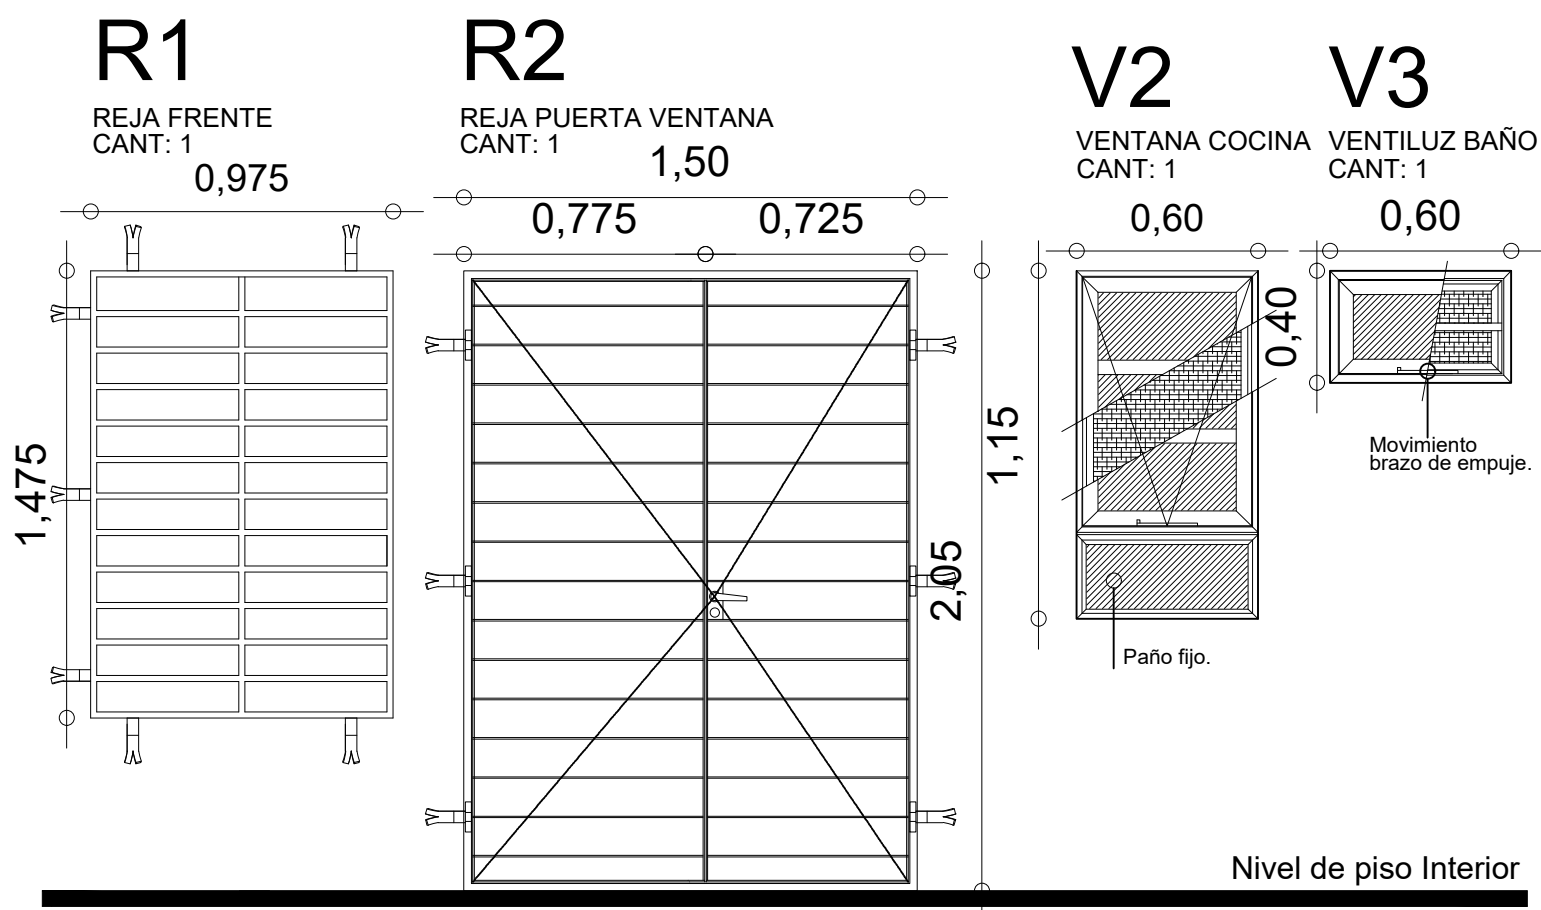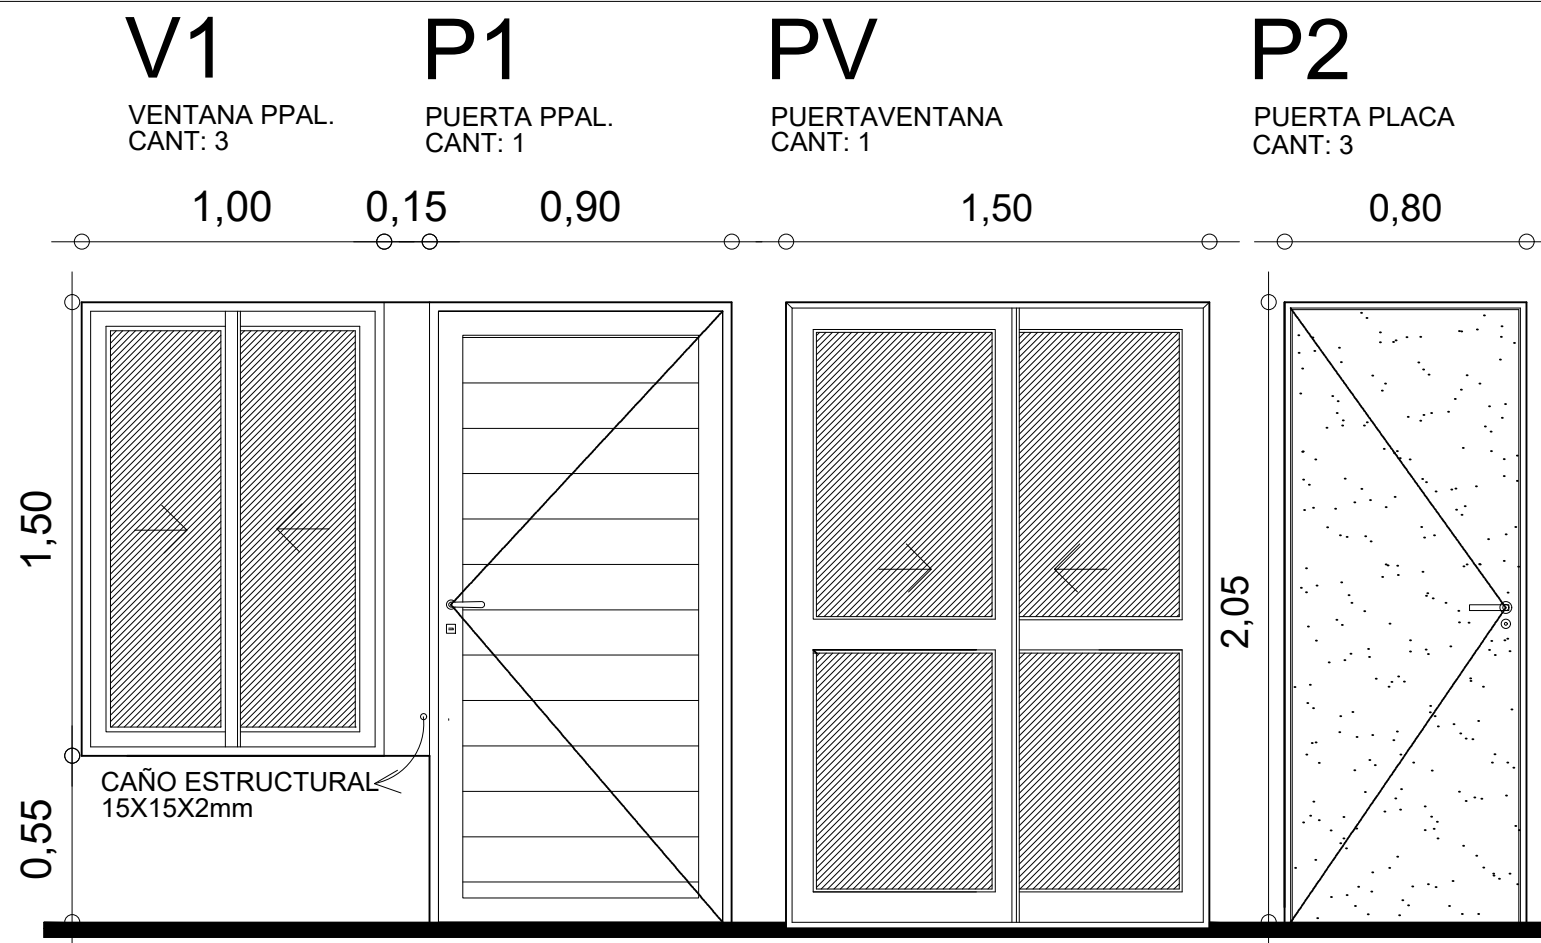

ABERTURAS DE ALUMINIO COLOR BLANCO
PUERTAS PLACAS Y REJAS

	OBRA: VIVIENDA COMPACTA - VC 2 Dormitorios		
	PLANO: PLANILLA DE ABERTURAS		
	Marzo 2021	ESCALA 1:25	OBS:
			A 12