



PLANTA 1° PISO

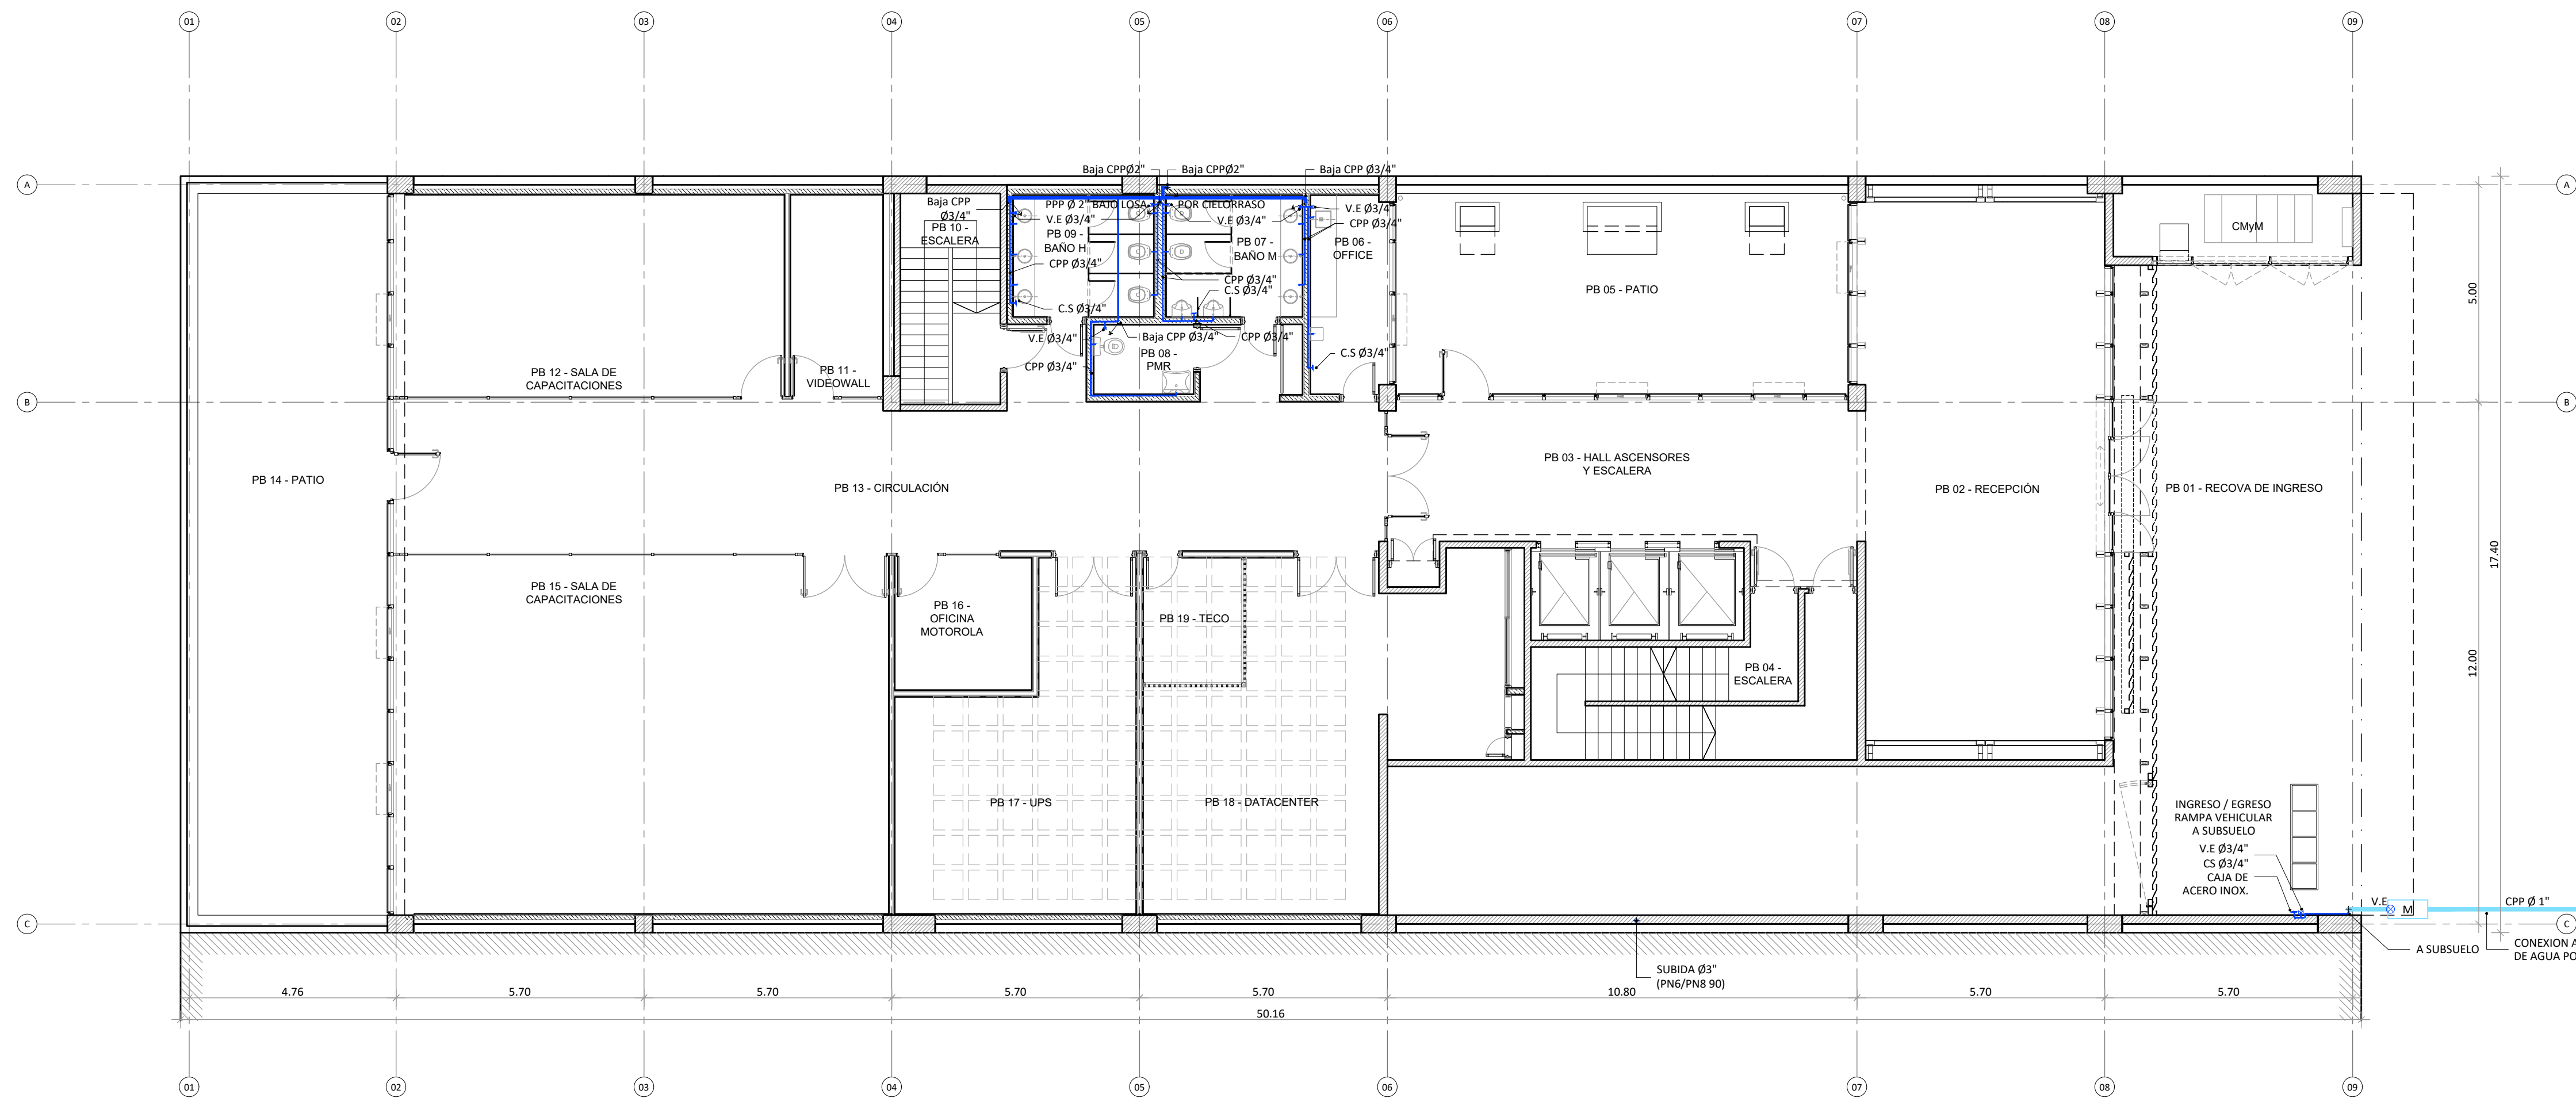

PLANTA BAJA

REFERENCIAS	
	AGUA DE CONSUMO
	AGUA CALIENTE
PP (TF)	CAÑERÍA DE POLIPROPILENO POR TERMOFUSIÓN
V.E.	VÁLVULA ESFÉRICA
	V.E - LLAVE CORTE GRAL.
C.S.	CANILLA DE SERVICIO

 Santa Fe PROVINCIA	UNIDAD EJECUTORA DE INFRAESTRUCTURA		OBRA 14_EDIFICIO 911				
	SUBSECRETARIA TECNICA		UBICACION				
	ARQ. FRANCISCO QUIJANO		THEDY Y AV. CARBALLO				
	DIRECCION PROVINCIAL DE OBRAS		TEMA				
	ING. FEDERICO ZEGNA RATA		INSTALACION SANITARIA - AGUA				
	DIRECCION PROVINCIAL DE PROYECTOS		PLANO				
	ARQ. JORGE GIUNTA		PLANTA BAJA Y PLANTA 1° PISO				
SUBDIRECCION GENERAL TECNICA		ESCALA: 1:100		FECHA: 11/2025		REVISION: 00	
ARQ. VERONICA LANZARO				14_911-IS A.02			

NOTA:
TODAS LAS MEDIDAS DEBERAN SER VERIFICADAS EN OBRA

