


PLANTA 1° PISO

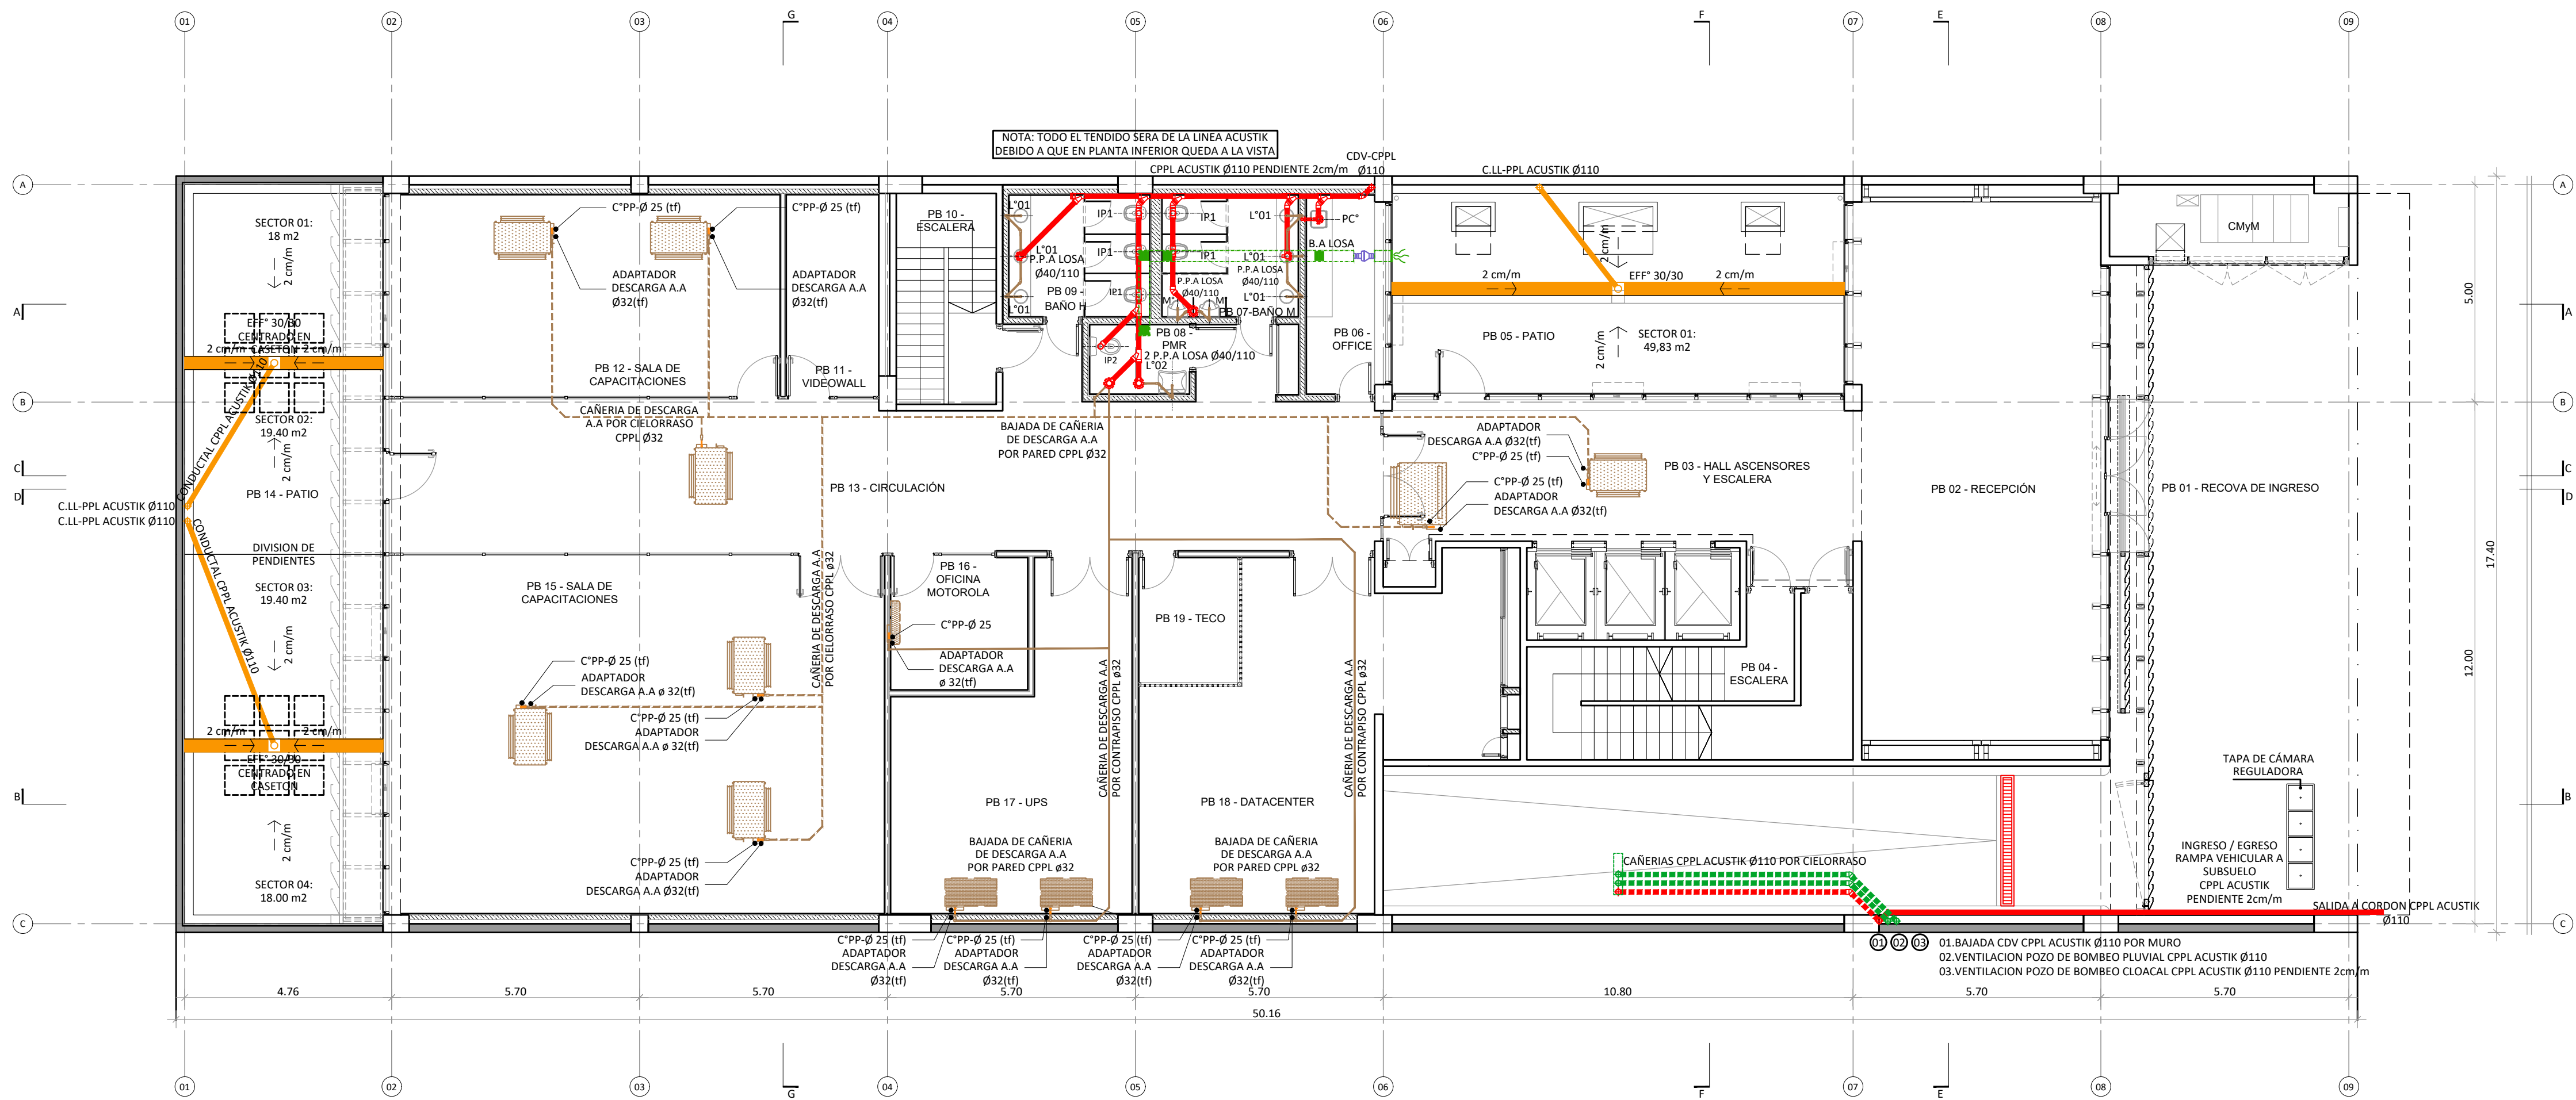

PLANTA BAJA

REFERENCIAS

CPPL	CAÑO DE POLIPROPILENO SANITARIO	CI	CÁMARA DE INSPECCIÓN	BT	BIDET - MARCA ROCA - LINEA MONACO	M*	MINGITORIO MURAL CORTO ANTIVANDÁLICO
	CLOACAL PRIMARIA - CAÑOS Y ACCESORIOS DE POLIPROPILENO SANITARIO	PPA	PILETA DE PATIO ABIERTA	L* 01	PILETA SIMPLE AI - MARCA JOHNSON ACEROS - MODELO 0340L		
	CLOACAL SECUNDARIA - CAÑOS Y ACCESORIOS DE POLIPROPILENO SANITARIO	IP1	INODORO CORTO DE PIE CON SALIDA VERTICAL - MARCA ROCA - LINEA MONACO	L* 02	LAVATORIO PARA MOVILIDAD REDUCIDA CON SOPORTE BASCULANTE - MARCA FERRUM - LINEA ESPACIO		
	CLOACAL DE VENTILACIÓN - CAÑOS Y ACCESORIOS DE POLIPROPILENO SANITARIO	IP2	INODORO CORTO PARA MOVILIDAD REDUCIDA - MARCA FERRUM - LINEA ESPACIO	PC*	PILETA BACHA SIMPLE COCINA JOHNSON E37 37X34X15		



UNIDAD EJECUTORA DE INFRAESTRUCTURA	OBRA 14_EDIFICIO 911	
SUBSECRETARIA TECNICA	UBICACION	
ARQ. FRANCISCO QUIJANO	THEDY Y AV. CARBALLO	
DIRECCION PROVINCIAL DE OBRAS	TEMA	
ING. FEDERICO ZEGNA RATA	INSTALACIÓN SANITARIA - CLOACAL	
DIRECCION PROVINCIAL DE PROYECTOS	PLANO	
ARQ. JORGE GIUNTA	PLANTA BAJA Y PLANTA 1° PISO	
SUBDIRECCION GENERAL TECNICA	ESCALA: 1:100	
ARQ. VERONICA LANZARO	FECHA: 11/2025	REVISION: 00
14_911-15 C.02		

NOTA:
TODAS LAS MEDIDAS DEBERAN SER VERIFICADAS EN OBRA