


PLANTA BAÑO PLANTA BAJA

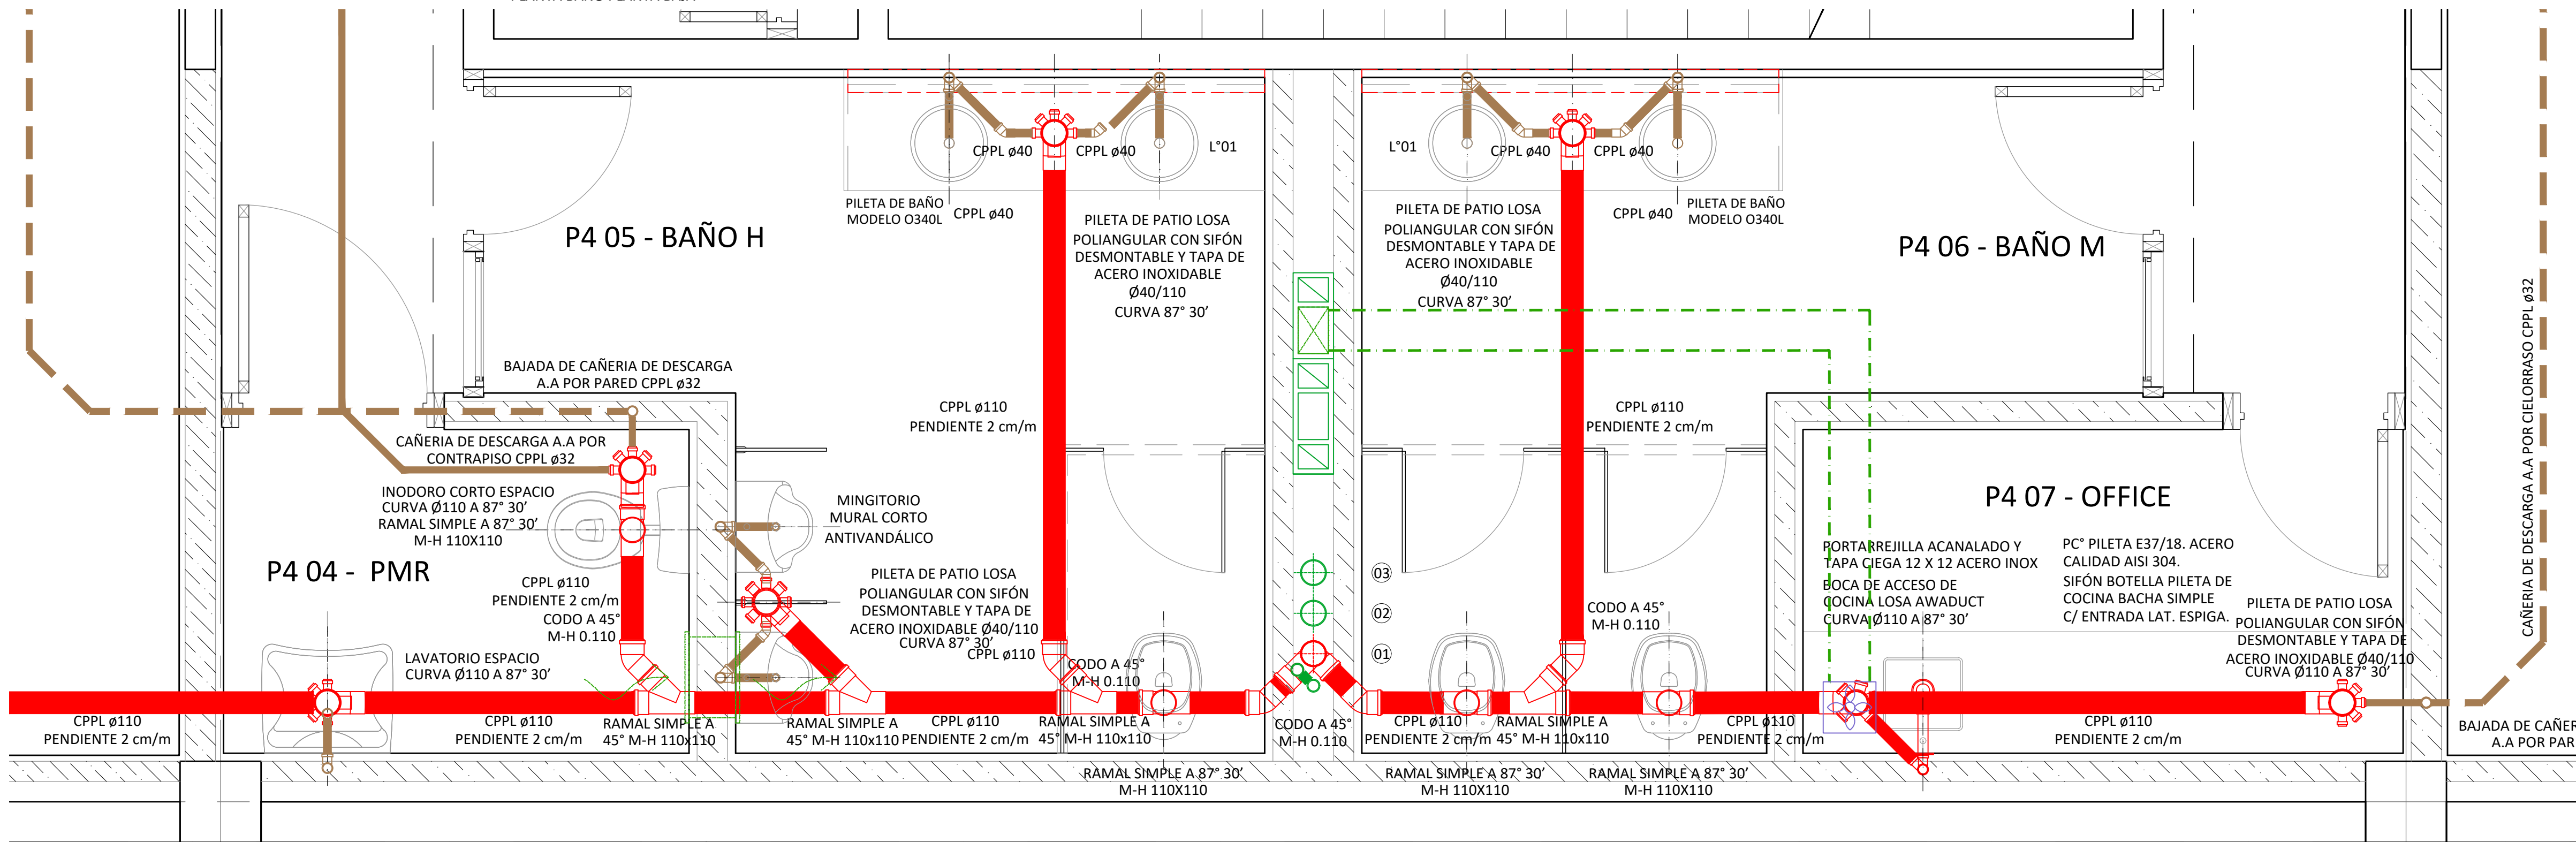

PLANTA BAÑO NUCLEO ESCALERA

- 01.CDV CPPL ø110 VENT ø63  
02.VENTILACION POZO DE BOMBEO PLUVIAL CPPL ø110  
03.VENTILACION POZO DE BOMBEO CLOACAL CPPL ø110.

REFERENCIAS

CPPL	CAÑO DE POLIPROPILENO SANITARIO	CI	CÁMARA DE INSPECCIÓN	BT	BIDET - MARCA ROCA - LINEA MONACO	M*	MINGITORIO MURAL CORTO ANTIVANDÁLICO
	CLOACAL PRIMARIA - CAÑOS Y ACCESORIOS DE POLIPROPILENO SANITARIO	PPA	PILETA DE PATIO ABIERTA	L* 01	PILETA SIMPLE AI - MARCA JOHNSON ACEROS - MODELO O340L		
	CLOACAL SECUNDARIA - CAÑOS Y ACCESORIOS DE POLIPROPILENO SANITARIO	IP1	INODORO CORTO DE PIE CON SALIDA VERTICAL - MARCA ROCA - LINEA MONACO	L* 02	LAVATORIO PARA MOVILIDAD REDUCIDA CON SOPORTE BASCULANTE - MARCA FERRUM - LINEA ESPACIO		
	CLOACAL DE VENTILACIÓN - CAÑOS Y ACCESORIOS DE POLIPROPILENO SANITARIO	IP2	INODORO CORTO PARA MOVILIDAD REDUCIDA - MARCA FERRUM - LINEA ESPACIO	PC*	PILETA BACHA SIMPLE COCINA JOHNSON E37 37X34X15		



UNIDAD EJECUTORA DE INFRAESTRUCTURA	OBRA 14_EDIFICIO 911	
SUBSECRETARIA TECNICA	UBICACION	
ARQ. FRANCISCO QUIJANO	THEDY Y AV. CARBALLO	
DIRECCION PROVINCIAL DE OBRAS	TEMA	
ING. FEDERICO ZEGNA RATA	INSTALACIÓN SANITARIA - CLOACAL	
DIRECCION PROVINCIAL DE PROYECTOS	PLANO	
ARQ. JORGE GIUNTA	DETALLES	
SUBDIRECCION GENERAL TECNICA	ESCALA: 1:20	FECHA: 11/2023
ARQ. VERONICA LANZARO	REVISION: 00	14_911-15 C.08

NOTA:  
TODAS LAS MEDIDAS DEBERAN SER VERIFICADAS EN OBRA