


PLANTA 1° PISO

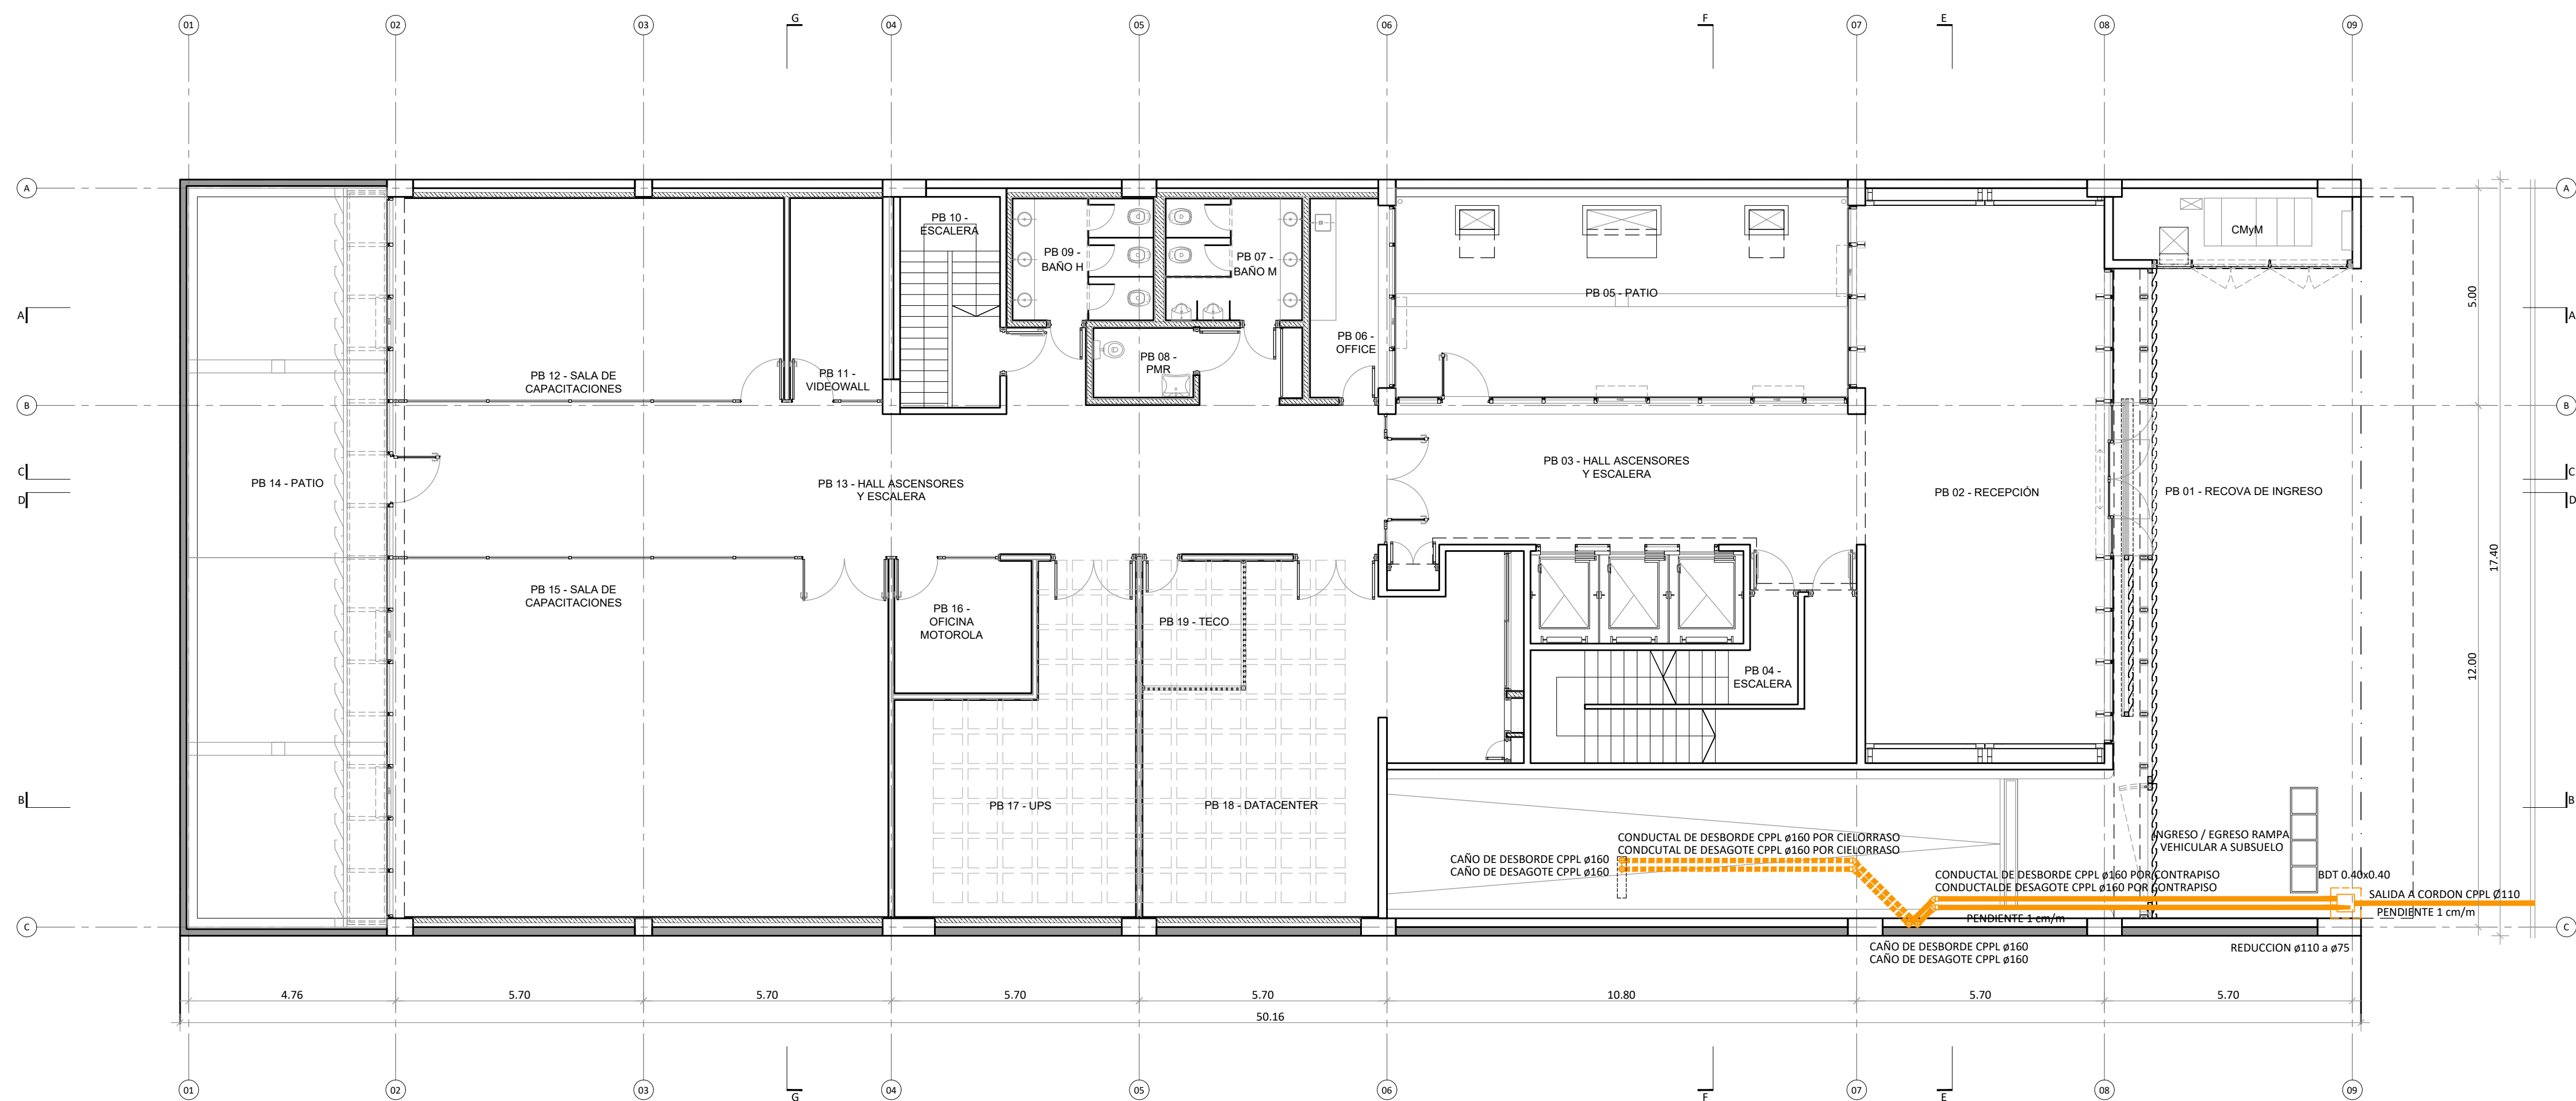

PLANTA BAJA

REFERENCIAS

	BDT BOCA DESAGUE TAPADA	CPPL	CAÑO DE POLIPROPILENO SANITARIO
	INST. PLUVIAL A EJECUTAR		
	INST. PLUVIAL A EJECUTAR POR CIELORRASO		
	EMBUDO		



UNIDAD EJECUTORA DE INFRAESTRUCTURA	OBRA 14_EDIFICIO 911
SUBSECRETARIA TECNICA	UBICACION
ARQ. FRANCISCO QUIJANO	THEDY Y AV. CARBALLO
DIRECCION PROVINCIAL DE OBRAS	TEMA
ING. FEDERICO ZEGNA RATA	INSTALACIÓN SANITARIA - PLUVIAL
DIRECCION PROVINCIAL DE PROYECTOS	PLANO
ARQ. JORGE GIUNTA	PLANTA BAJA Y PLANTA 1° PISO
SUBDIRECCION GENERAL TECNICA	ESCALA: 1:100
ARQ. VERONICA LANZARO	FECHA: 11/2023
	REVISION: 00
	14_911-IS P.01

NOTA:
TODAS LAS MEDIDAS DEBERAN SER VERIFICADAS EN OBRA

