



PLANTA 1° PISO

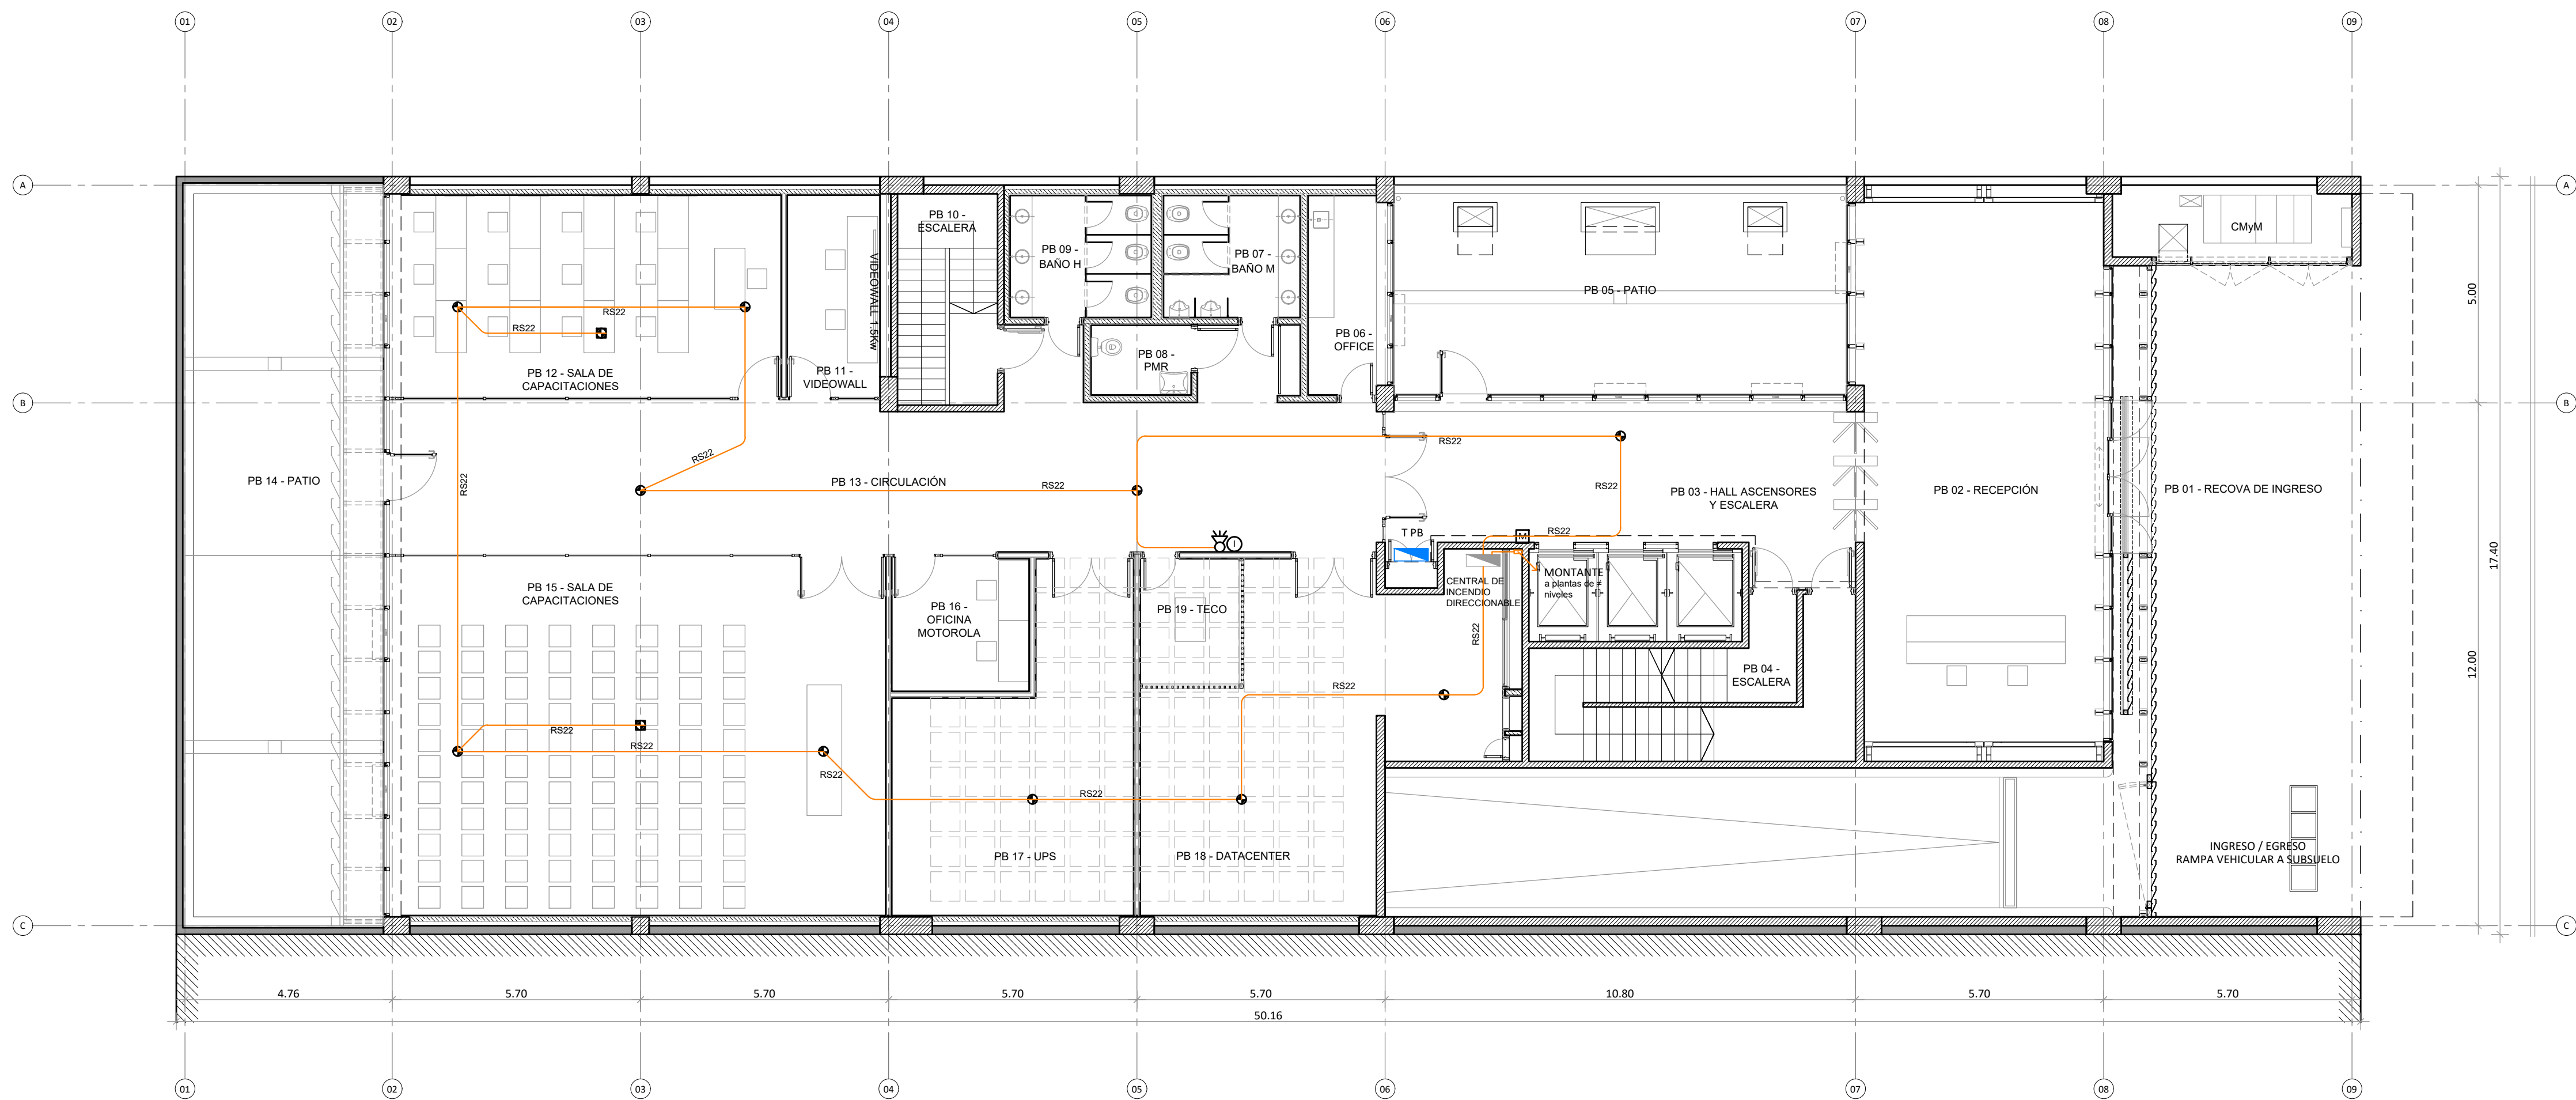

PLANTA BAJA

REFERENCIAS			
	CAÑO RS HIERRO SEMI PESADO SOBRE CIELORRASO O EMBUTIDO		PULSADOR DE AVISO DE INCENDIO
	SIRENA BITONAL DE INCENDIO		MÓDULO DE AISLACIÓN
	CENTRAL DE INCENDIO DIRECCIONABLE		SENSOR DE HUMO DIRECCIONABLE MONTAJE BAJO CIELORRASO
	CAJA DE PASO		SENSOR DE HUMO DIRECCIONABLE MONTAJE SOBRE CIELORRASO

 Santa Fe PROVINCIA	UNIDAD EJECUTORA DE INFRAESTRUCTURA		OBRA 14_EDIFICIO 911	
	SUBSECRETARIA TECNICA ARQ. FRANCISCO QUIJANO		UBICACION THEDY Y AV. CARBALLO	
	DIRECCION PROVINCIAL DE OBRAS ING. FEDERICO ZEGNA RATA		TEMA CORRIENTES DÉBILES - DETECCIÓN INCENDIO	
	DIRECCION PROVINCIAL DE PROYECTOS ARQ. JORGE GIUNTA		PLANO PLANTA BAJA Y PLANTA 1° PISO	
	SUBDIRECCION GENERAL TECNICA ARQ. VERONICA LANZARO		ESCALA: 1:100	FECHA: 11/2023
		14_911-ICD.14		

NOTA:
TODAS LAS MEDIDAS DEBERAN SER VERIFICADAS EN OBRA

