


PLANTA 1° PISO

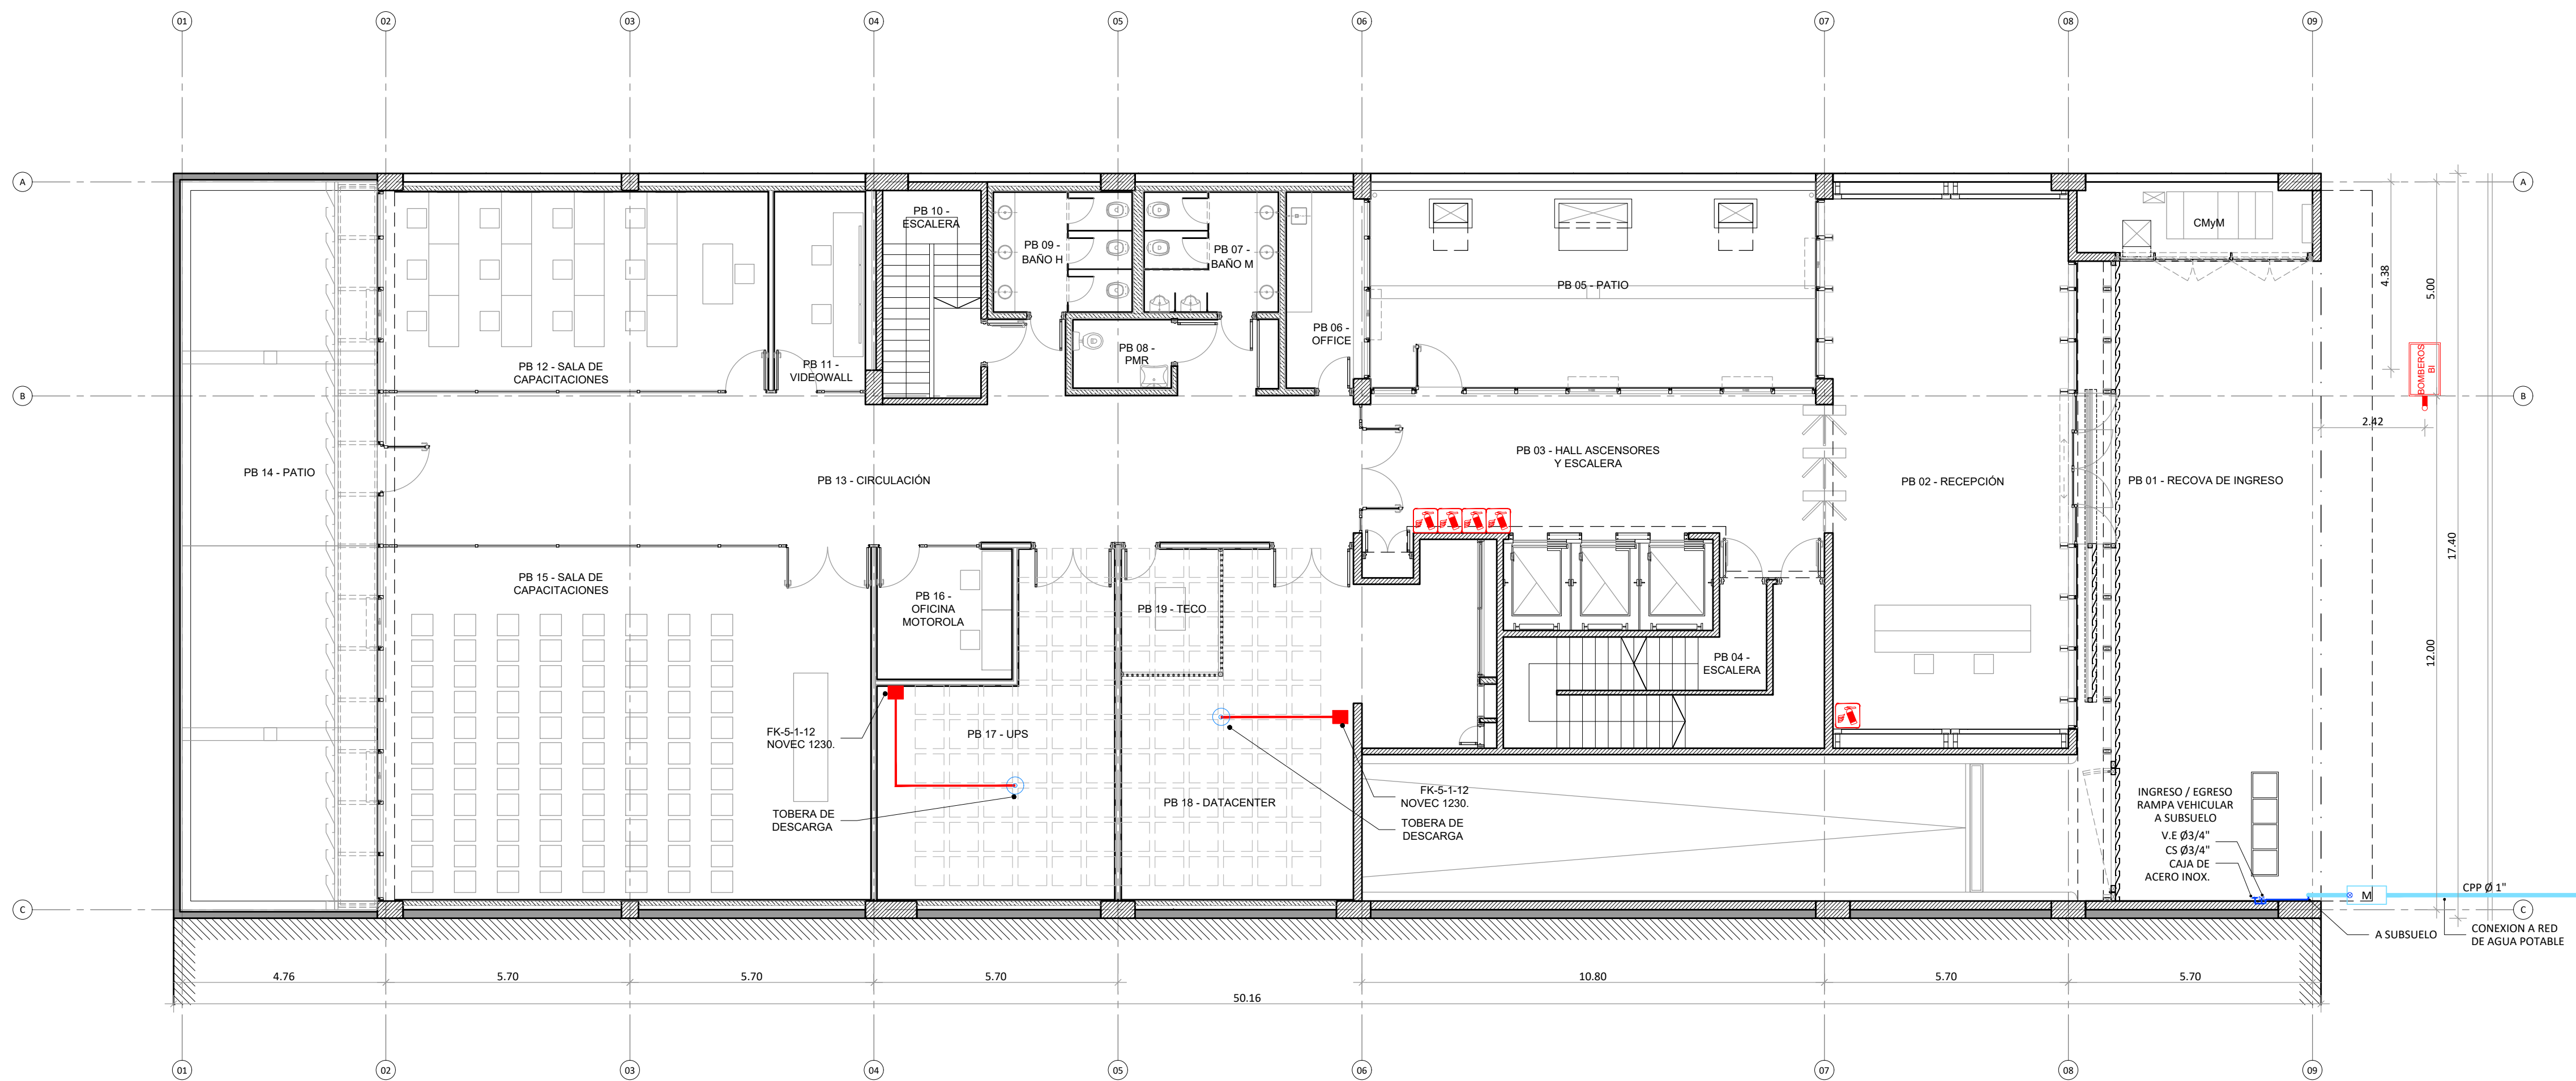

PLANTA BAJA

REFERENCIAS

	BOCA DE IMPULSIÓN REGLAMENTARIA EN VEREDA CON VÁLVULA DE RETENCIÓN Y LLAVE MAESTRA - TAPA 40x60cm		CAÑERÍA A LA VISTA DE HIERRO GALVANIZADO - SISTEMA CONTRA INCENDIO
	BOCA DE PISO CON VALVULA DE CORTE		LLAVE DE PASO
	BOCA DE INCENDIO EQUIPADA MANGUERA 65mm/30m CONECTADA A LA RED DE INCENDIO		BALDE DE ARENA METALICO C/MANUA MÓVIL DE 10 lts - CON GRAPA
	EXTINTOR TRICLASE ABC POLVO BAJO PRESION 5 KG ALOJADO EN GABINETE REGLAMENTARIO DE CHAPA		SPRINKLER SISTEMA EXTINCIÓN INCENDIO
	EXTINTOR TRICLASE ABC POLVO BAJO PRESION 10 KG ALOJADO EN GABINETE REGLAMENTARIO DE CHAPA COCHERA		TOBERAS SISTEMA SUPRESIÓN
	VALVULA ESFÉRICAS		



UNIDAD EJECUTORA DE INFRAESTRUCTURA	OBRA 14_EDIFICIO 911
SUBSECRETARIA TECNICA	UBICACION
ARQ. FRANCISCO QUIJANO	THEDY Y AV. CARBALLO
DIRECCION PROVINCIAL DE OBRAS	TEMA
ING. FEDERICO ZEGNA RATA	EXTINCIÓN DE INCENDIO
DIRECCION PROVINCIAL DE PROYECTOS	PLANO
ARQ. JORGE GIUNTA	PLANTA BAJA Y PLANTA 1° PISO
SUBDIRECCION GENERAL TECNICA	ESCALA: 1:100
ARQ. VERONICA LANZARO	FECHA: 11/2023
	REVISION: 00
	14_911-IEI.02

NOTA:  
TODAS LAS MEDIDAS DEBERAN SER VERIFICADAS EN OBRA