


PLANTA 1° PISO

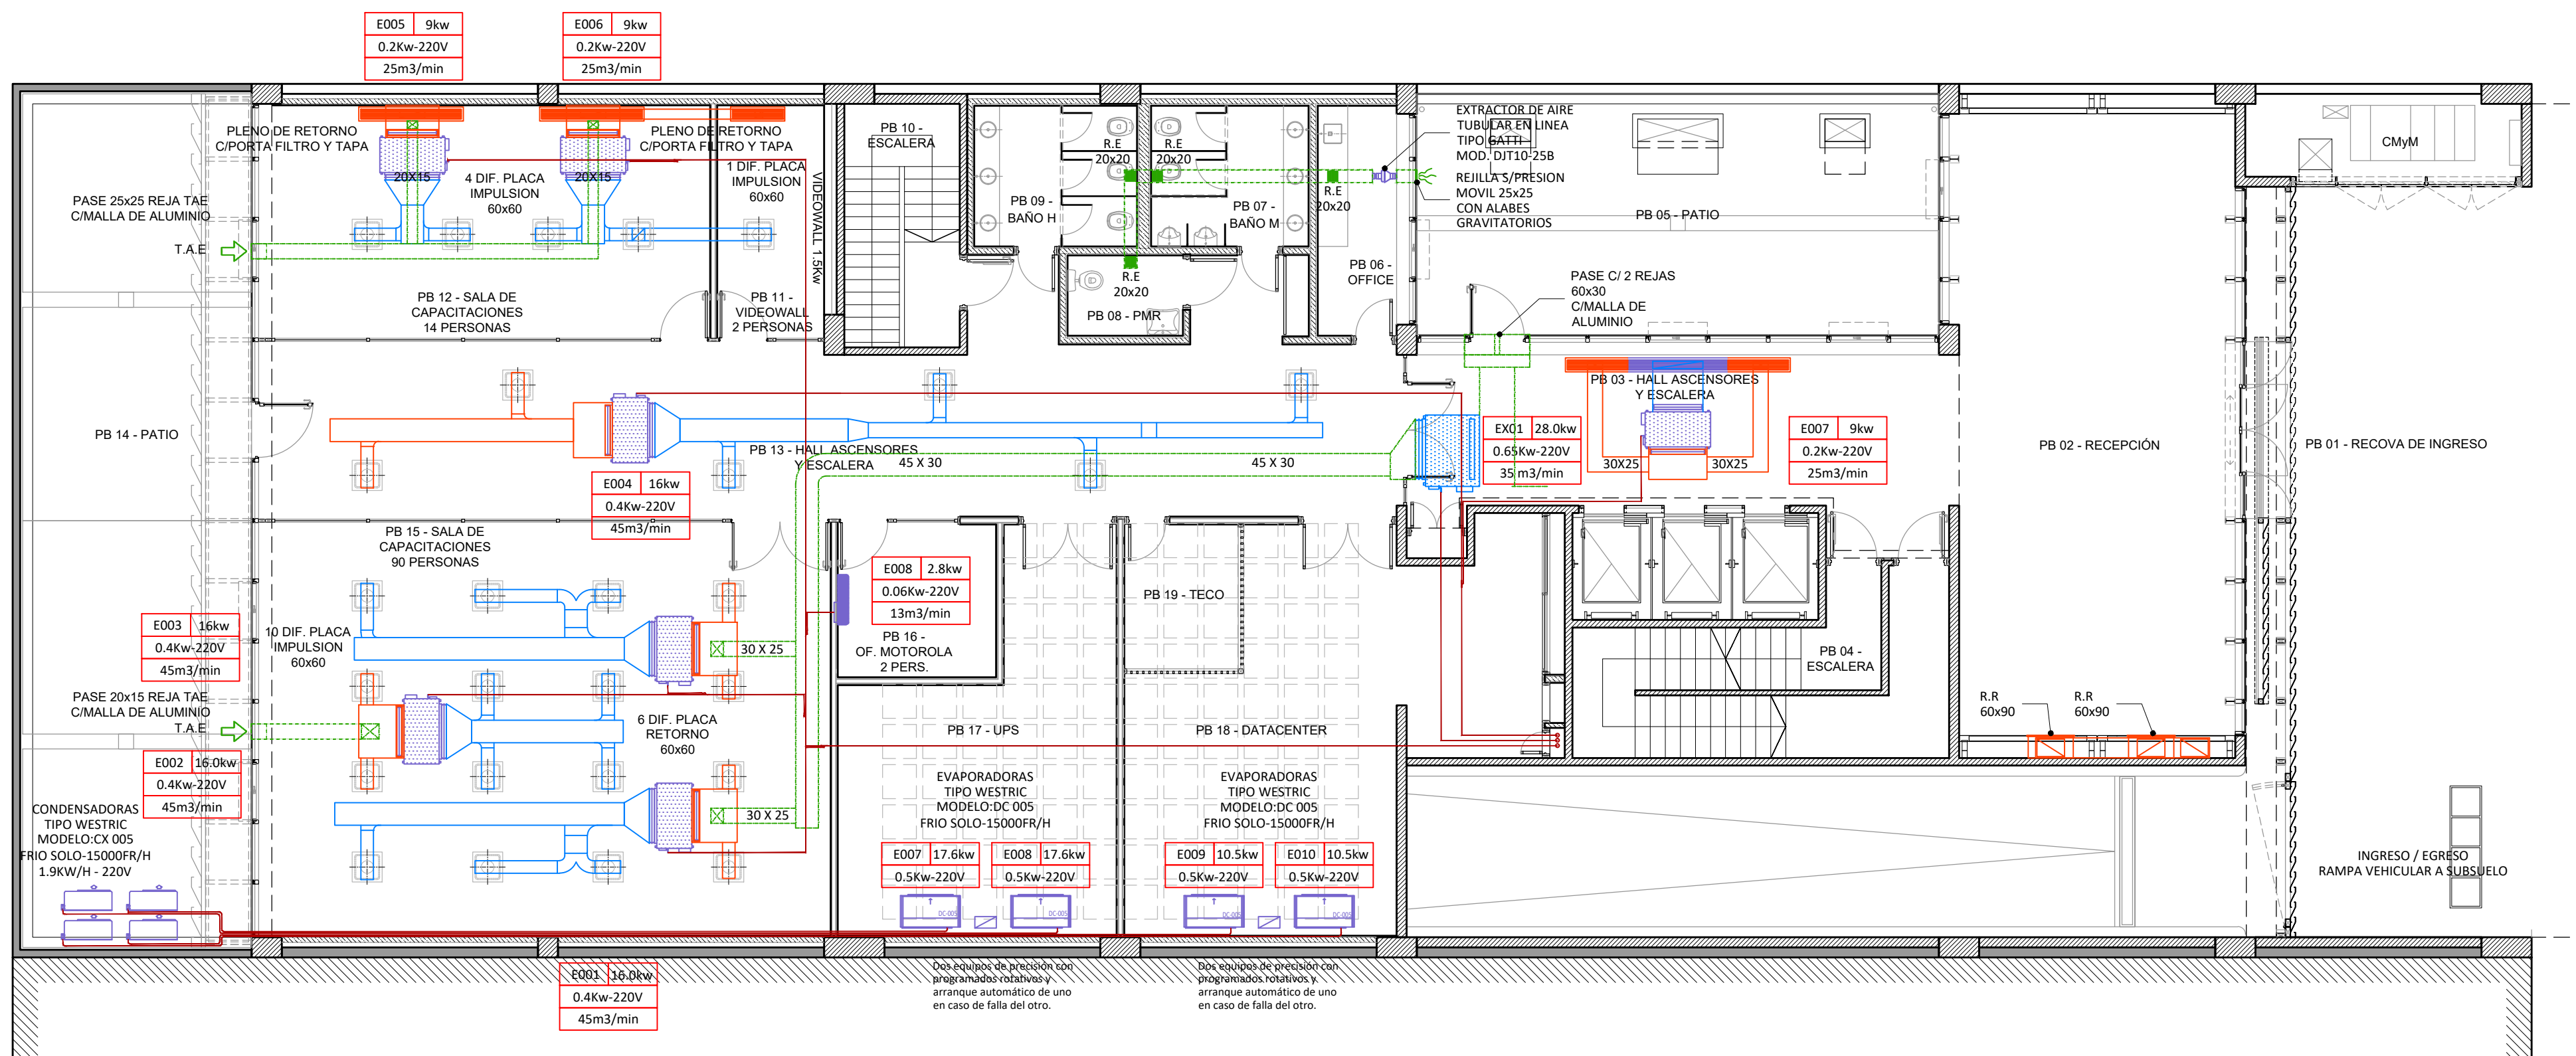

PLANTA BAJA

NOTA:
TODAS LAS MEDIDAS DEBERÁN SER VERIFICADAS EN OBRA

	UNIDAD EJECUTORA DE INFRAESTRUCTURA	OBRA 14_EDIFICIO 911
	SUBSECRETARÍA TÉCNICA	UBICACIÓN THEDY Y AV. CARBALLO
	ARQ. FRANCISCO QUIJANO	TEMA TERMOMECÁNICA Y VENTILACIONES
	DIRECCIÓN PROVINCIAL DE OBRAS	PLANO PLANTA BAJA Y PLANTA 1° PISO
	ING. FEDERICO ZEGNA RATA	ESCALA: 1:100 FECHA: 11/2023 REVISIÓN: 00
DIRECCIÓN PROVINCIAL DE PROYECTOS		14_911-IT-02
ARQ. JORGE GIUNTA		
SUBDIRECCIÓN GENERAL TÉCNICA		
ARQ. VERÓNICA LANZARO		