



CORTINA DE ENROLLAR	TIPO CE-01 y CE-01'
UBICACION	PLANTA BAJA / LOCALES
	CANTIDAD: 2

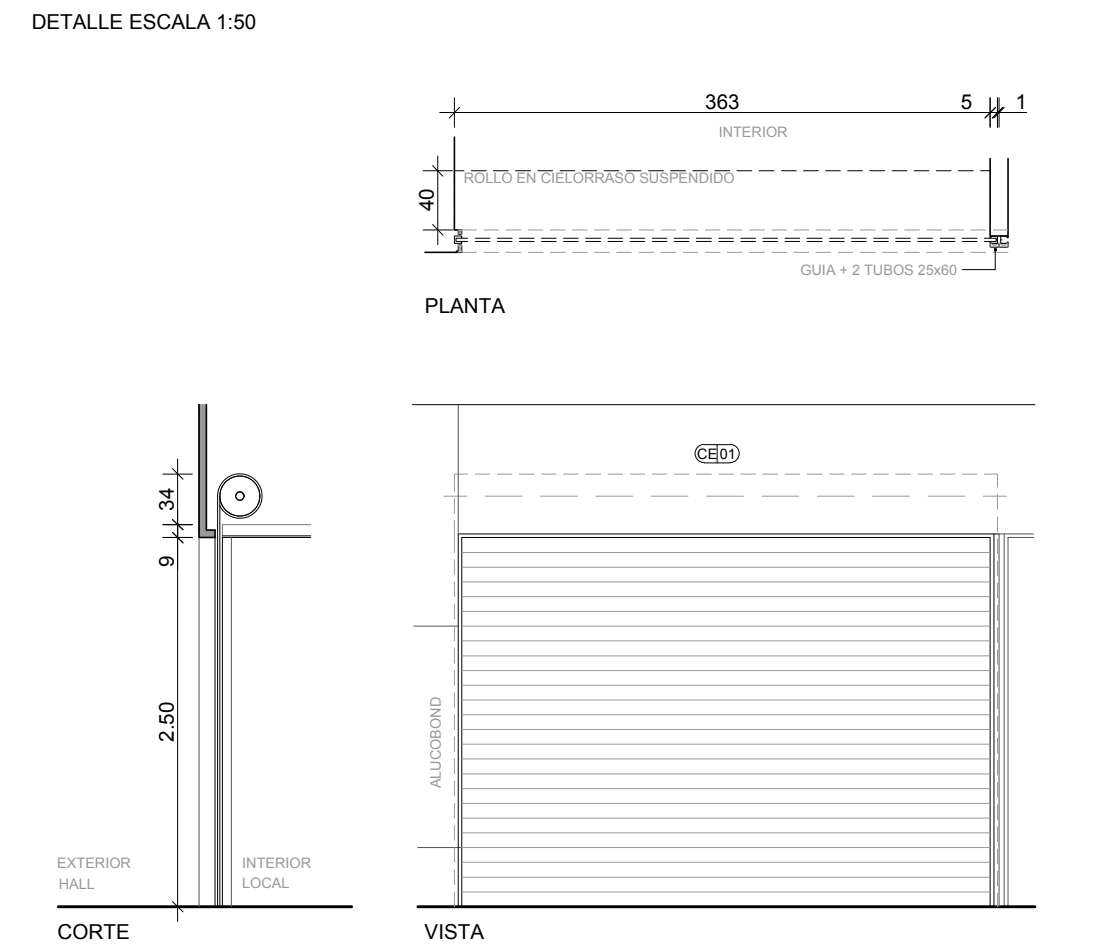


DESCRIPCION	CORTINA DE ENROLLAR METALICA MICRO PERFORADA GALVANIZADA
CANTIDAD	1
OBSERVAC.	ESCONDER GUIAS LATERALES EN TABIQUE 2 TUBOS DE TERMINACION P/ ESCONDER GUIA EN UNION CON CE01'
MOTOR	ELEVADOR ELECTRICO VIVALDI SB 400 DE 1.00HP SEMIBLINDADO

CORTINA DE ENROLLAR	TIPO CE-02 y CE-02'
UBICACION	PLANTA BAJA / BAR
	CANTIDAD: 1

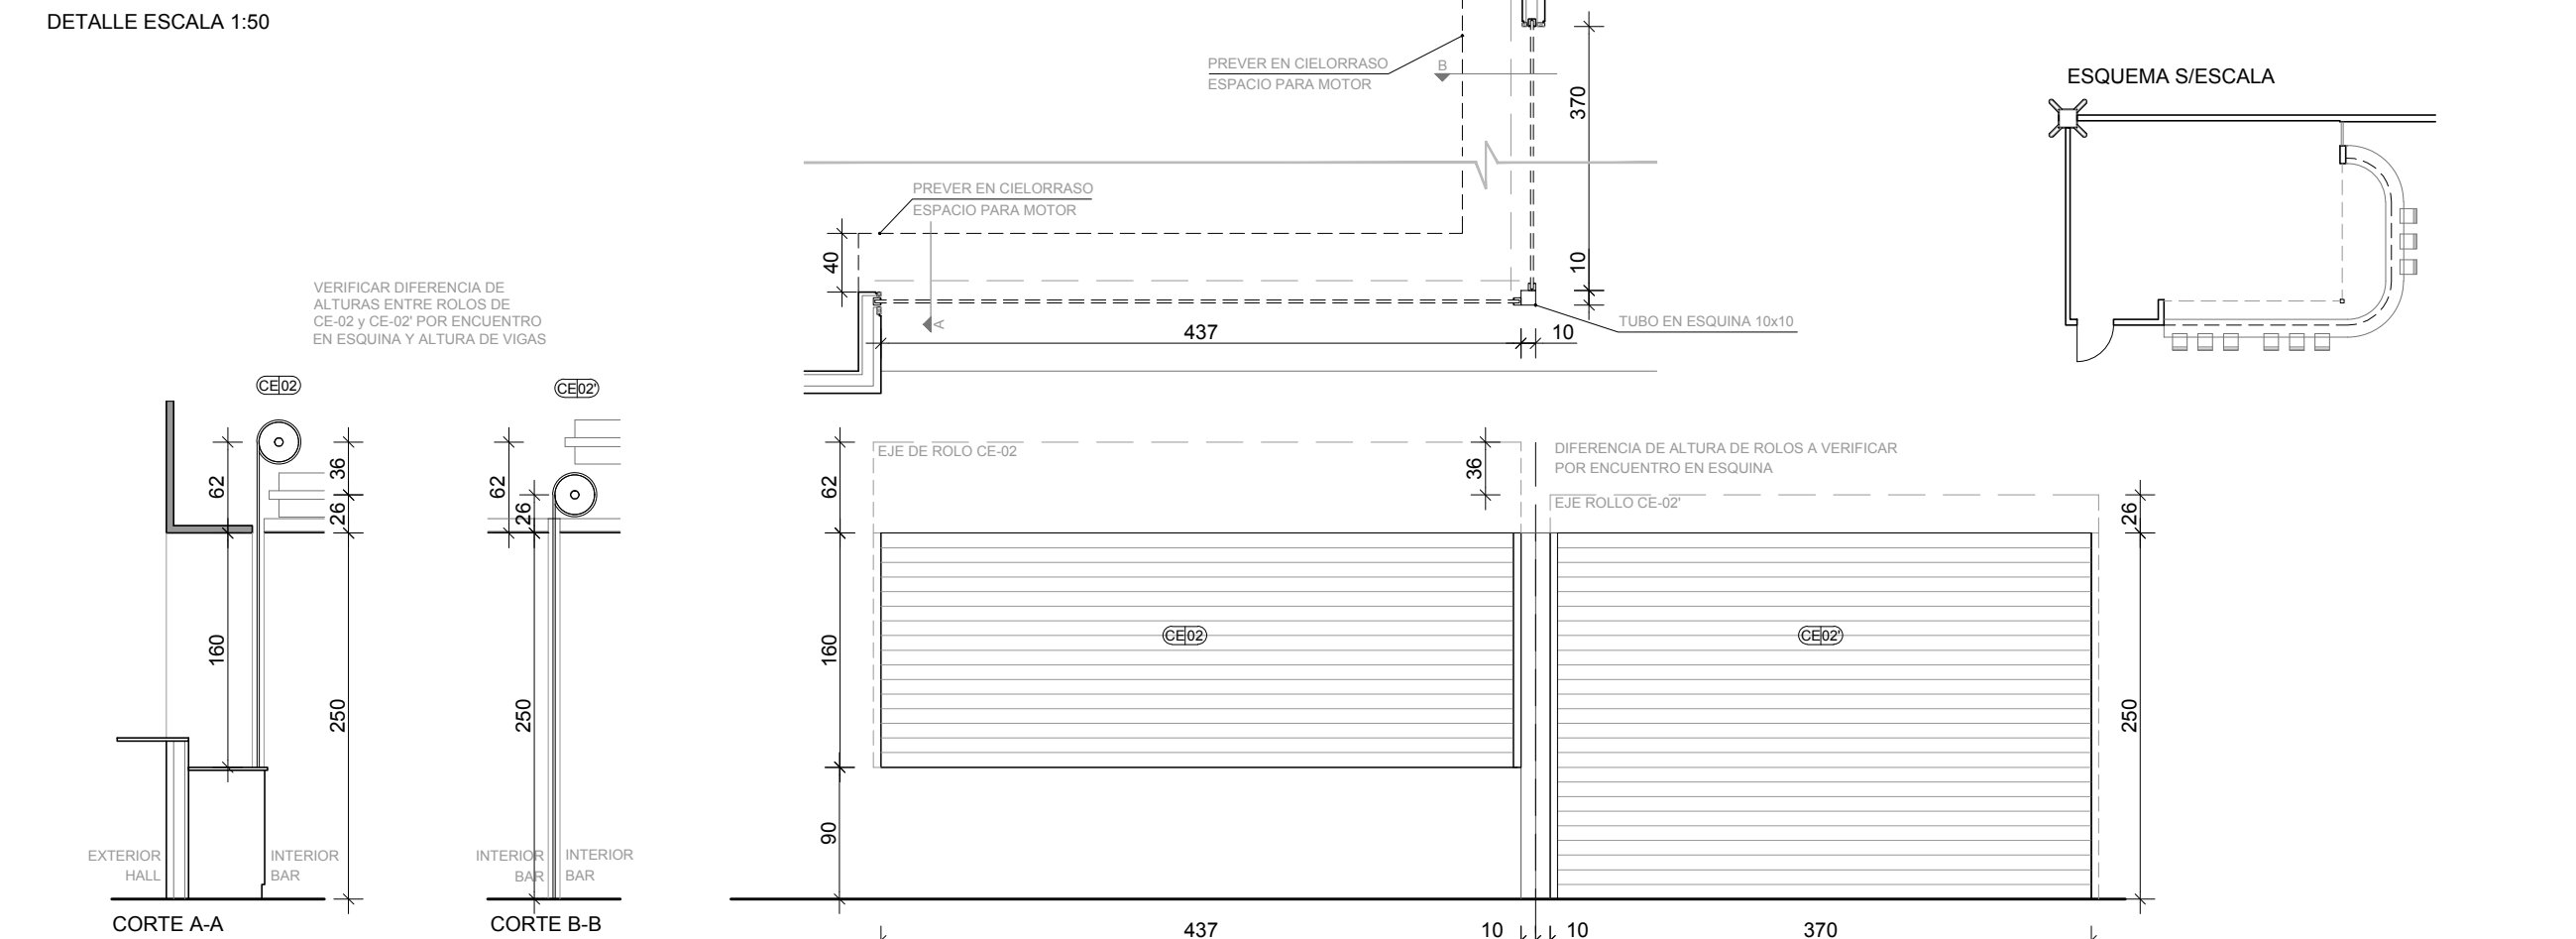


DESCRIPCION	CORTINA DE ENROLLAR METALICA MICRO PERFORADA GALVANIZADA
CANTIDAD	1
OBSERVAC.	ESCONDER GUIAS LATERALES EN TABIQUE TUBO EN ESQUINA 10x10 ROLOS A DISTINTAS ALTURAS (COTAS A VERIFICAR) POR ENCUENTRO EN ESQUINA
MOTOR	ELEVADOR ELECTRICO VIVALDI SB 400 DE 1.00HP SEMIBLINDADO

CORTINA DE ENROLLAR	TIPO CE-03 y CE-03'
UBICACION	PLANTA BAJA/RETIRO DE EQUIPAJE, 2°PISO LOCALES, FREE SHOP
	CANTIDAD: 3

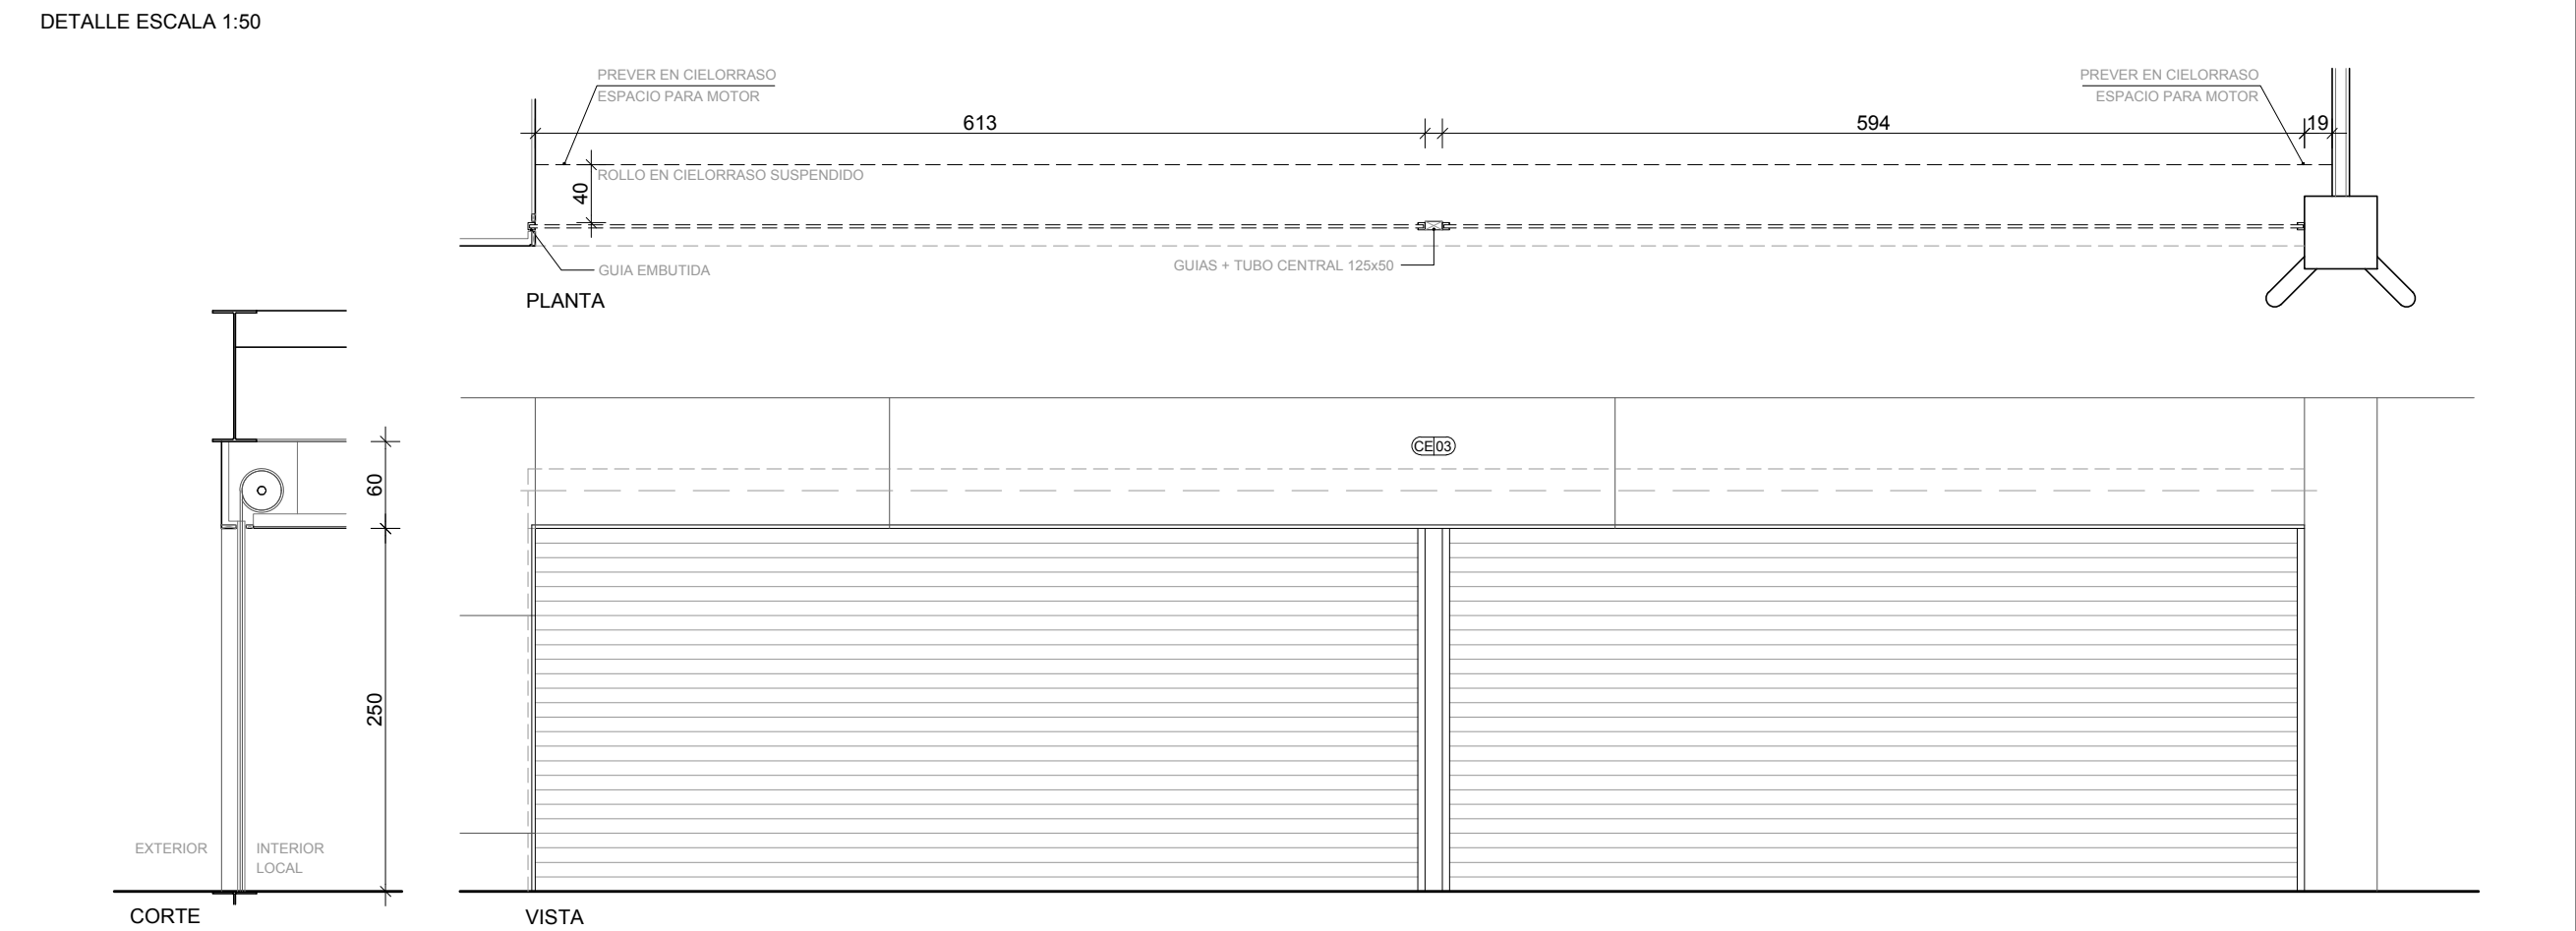


DESCRIPCION	CORTINA DE ENROLLAR METALICA MICRO PERFORADA GALVANIZADA
CANTIDAD	3
OBSERVAC.	ESCONDER GUIAS LATERALES EN TABIQUE TUBO CENTRAL (125x50) P/ GUIA
MOTOR	ELEVADOR ELECTRICO VIVALDI SB 400 DE 1.00HP SEMIBLINDADO

CORTINA DE ENROLLAR	TIPO CE-04
UBICACION	PLANTA BAJA / RECLAMO DE EQUIPAJE
	CANTIDAD: 1

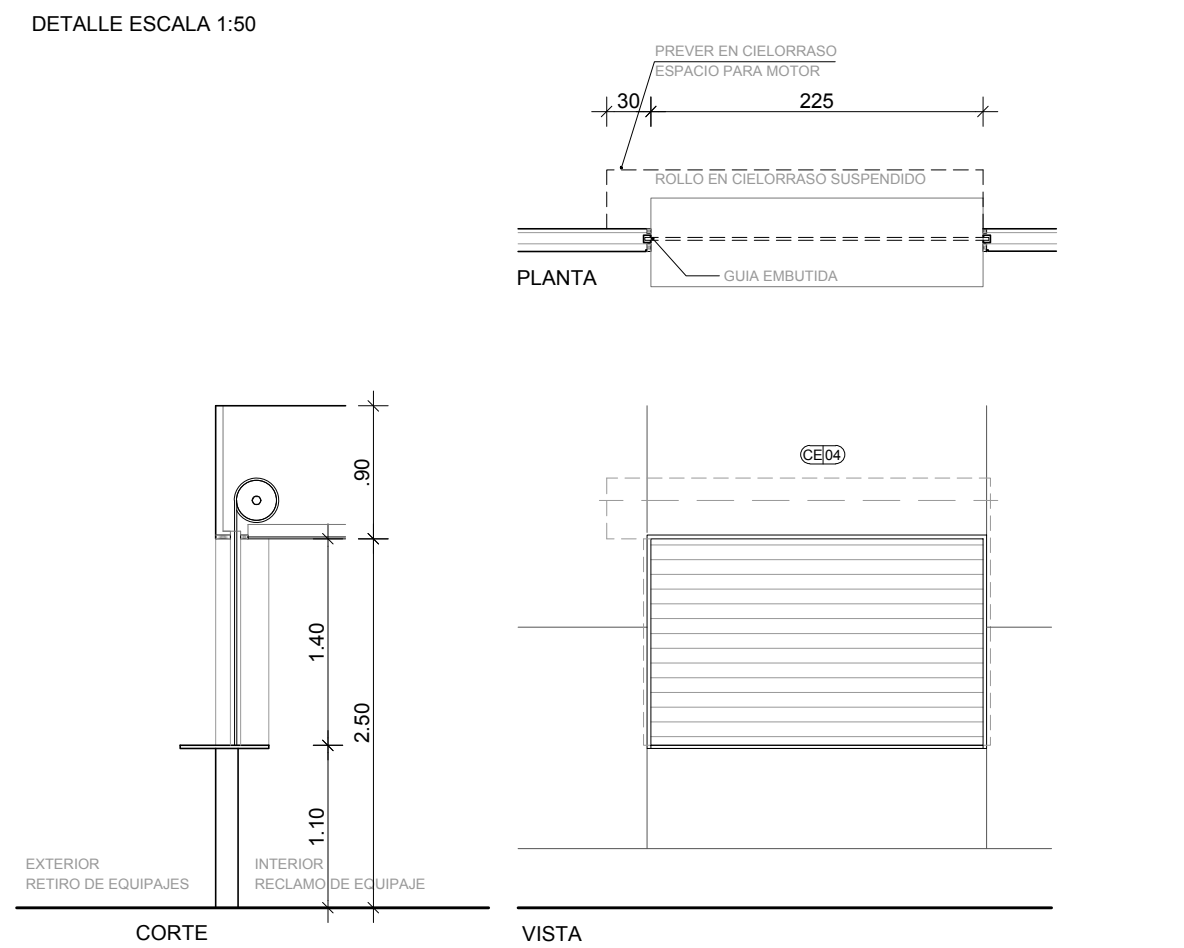


DESCRIPCION	CORTINA DE ENROLLAR METALICA MICRO PERFORADA GALVANIZADA
CANTIDAD	1
OBSERVAC.	ESCONDER GUIAS LATERALES EN TABIQUE
MOTOR	ELEVADOR ELECTRICO VIVALDI SB 400 DE 1.00HP SEMIBLINDADO

CORTINA DE ENROLLAR	TIPO CE-05
UBICACION	PLANTA BAJA / CINTAS RETIRO DE EQUIPAJE
	CANTIDAD: 5

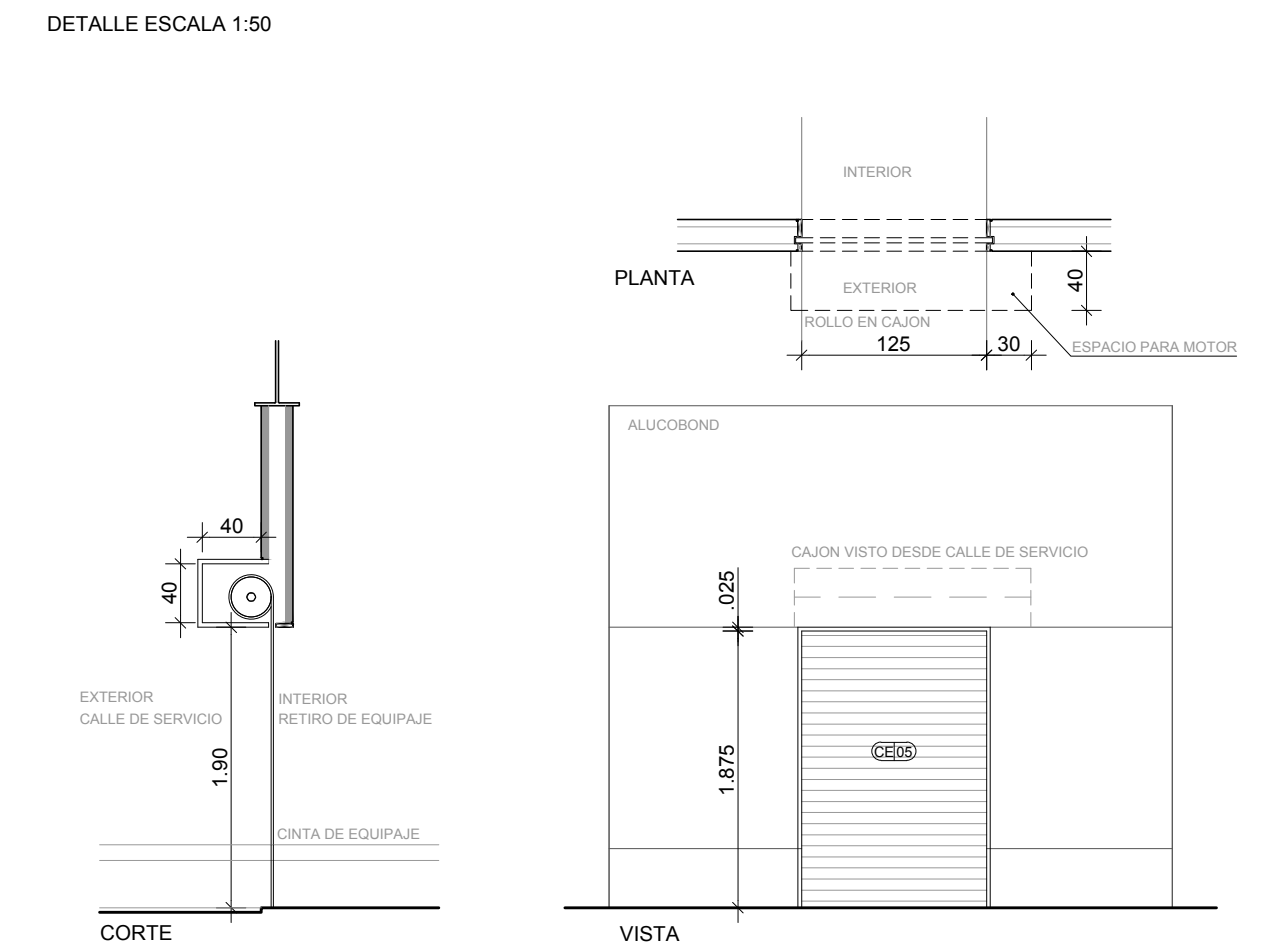


DESCRIPCION	CORTINA DE ENROLLAR METALICA MICRO PERFORADA GALVANIZADA
CANTIDAD	5
OBSERVAC.	ESCONDER GUIAS LATERALES EN TABIQUE LECTOR DE TARJETA
MOTOR	ELEVADOR ELECTRICO VIVALDI SB 400 DE 1.00HP SEMIBLINDADO

CORTINA DE ENROLLAR	TIPO CE-06
UBICACION	2°PISO SALA DE EMBARQUE / LOCAL
	CANTIDAD: 1

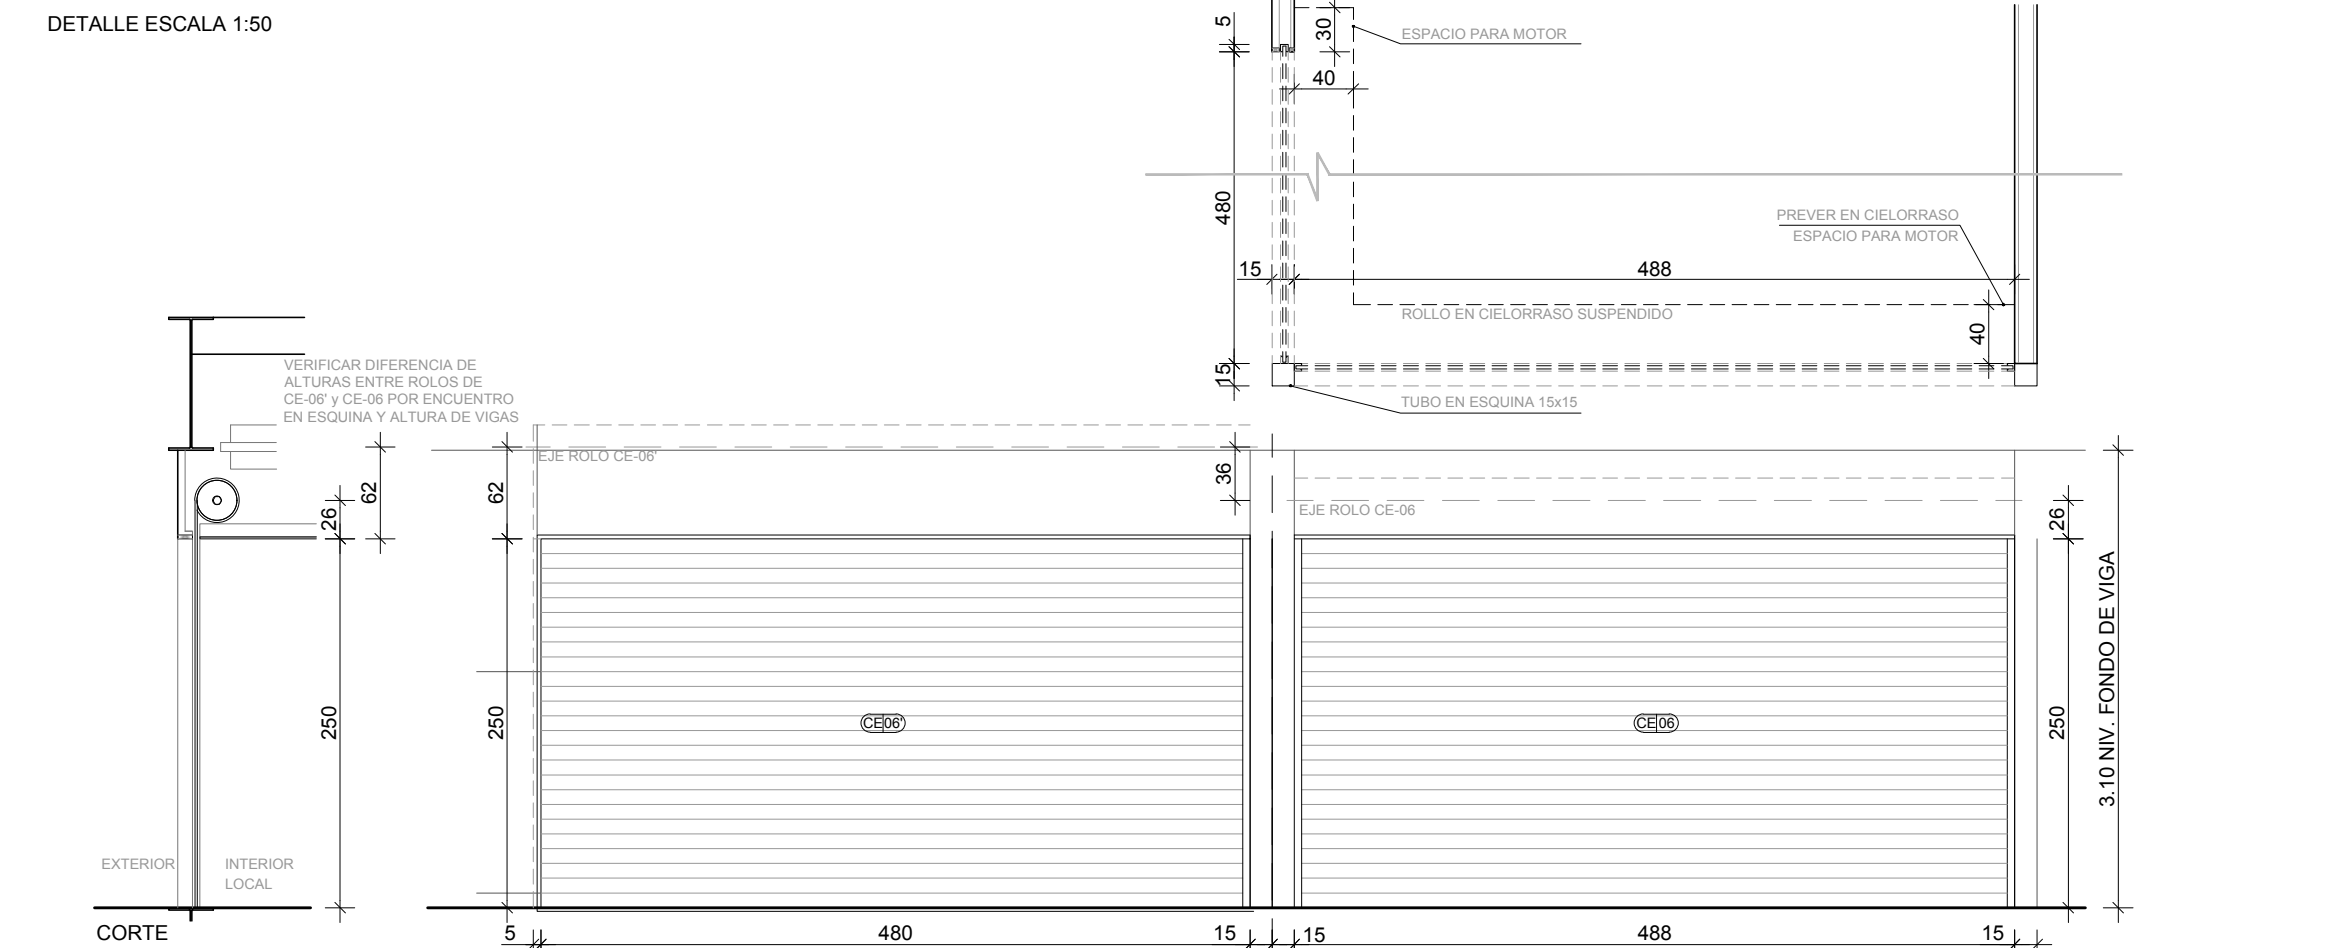

DESCRIPCION	CORTINA DE ENROLLAR METALICA MICRO PERFORADA GALVANIZADA
CANTIDAD	1
OBSERVAC.	ESCONDER GUIAS LATERALES EN TABIQUE TUBO EN ESQUINA 15x15 ROLOS A DISTINTAS ALTURAS (COTAS A VERIFICAR) POR ENCUENTRO EN ESQUINA
MOTOR	ELEVADOR ELECTRICO VIVALDI SB 400 DE 1.00HP SEMIBLINDADO

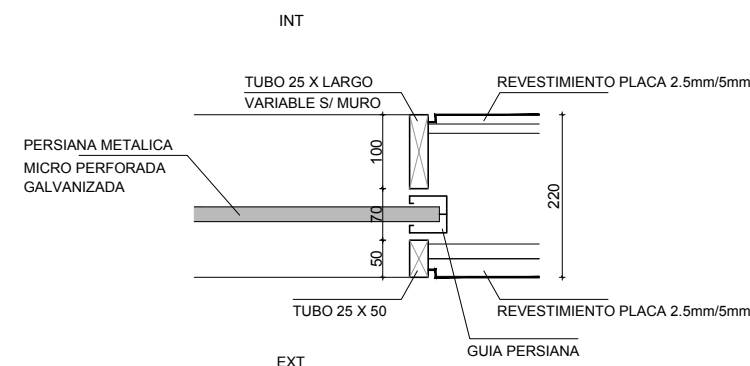

DETALLE GUIA
ESC. 1:10

U.P.E. UNIDAD DE PROYECTOS ESPECIALES	OBRA:NUEVA TERMINAL AEROPUERTO INTERNACIONAL ROSARIO			
	PLANO: HERRERIA – CORTINAS DE ENROLLAR			
	ARCHIVO: AIR.C.21_31–1 HERRERIA			
AIR AEROPUERTO INTERNACIONAL ROSARIO	SECRETARIA DE ARQUITECTURA: Arq. Silvana Codina	3		
	DIRECTOR UPE: Arq. L. Leonart	2		
	COORDINADORA UPE: Arq. M. Dávola	1	08/11/17	EMISION
DIBUJÓ: DT		08	11	2017
ESCALA: 1:50				
GOBIERNO DE SANTA FE MINISTERIO DE OBRAS PUBLICAS Y VIVIENDA		C.26-1		