


MEDIDOR EPE

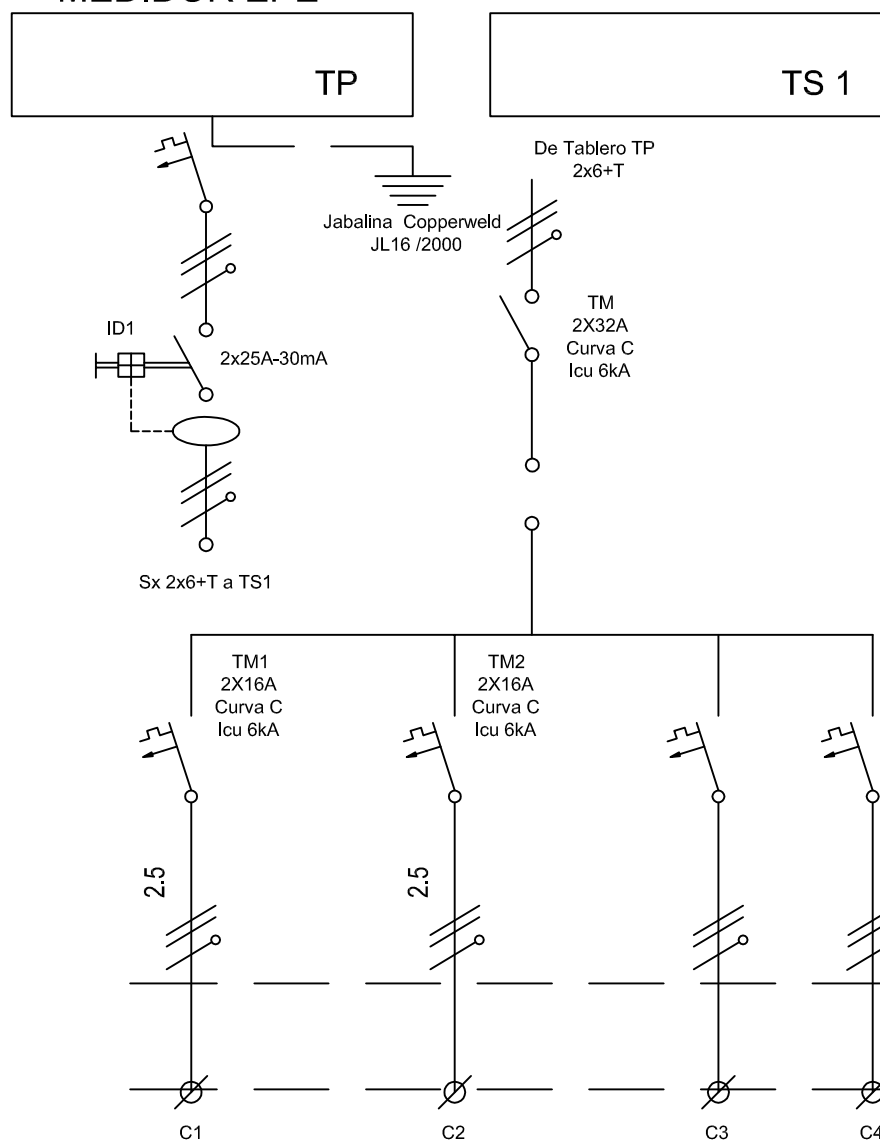

POTENCIA (KVA)				
CORRENTE (A)				
CIRCUITO	C1	C2	C3	C4
CABLE TIPO	VN-2(1x2,5) PE=2.5	VN-2(1x2,5) PE=2.5		
LONGITUD (m)	S/N	S/N		
CIRCUITO	1	2	Reserva sin equipar	Reserva sin equipar

<p>DPVyU Dirección Provincial de Vivienda y Urbanismo</p> <p>SUBSECRETARIA DE PLANIFICACION Y GESTION DEL HABITAT</p>	OBRA: VIVIENDA UNIVERSAL - VU / Disc. Posición I - 2 Dormitorios Original Discapacitados			
	PLANO: ESQUEMA UNIFILAR			
	NOV. 2017	ESCALA1:25	OBS:	
			SANTA FE	A 11