


Bajada
a Calefón P.P. Ø 19 mm.
Bajada
a Baño P.A. P.P. Ø 13 mm.
Subida a T. de Reserva
d/ Cisterna P.P. Ø 19 mm.
c/ corte automático
Subida a Tanque directo
de Red P.P. Ø 13 mm.
con Flotante tipo boya
Subida A.C. al Baño
P.P. Ø 13 mm.

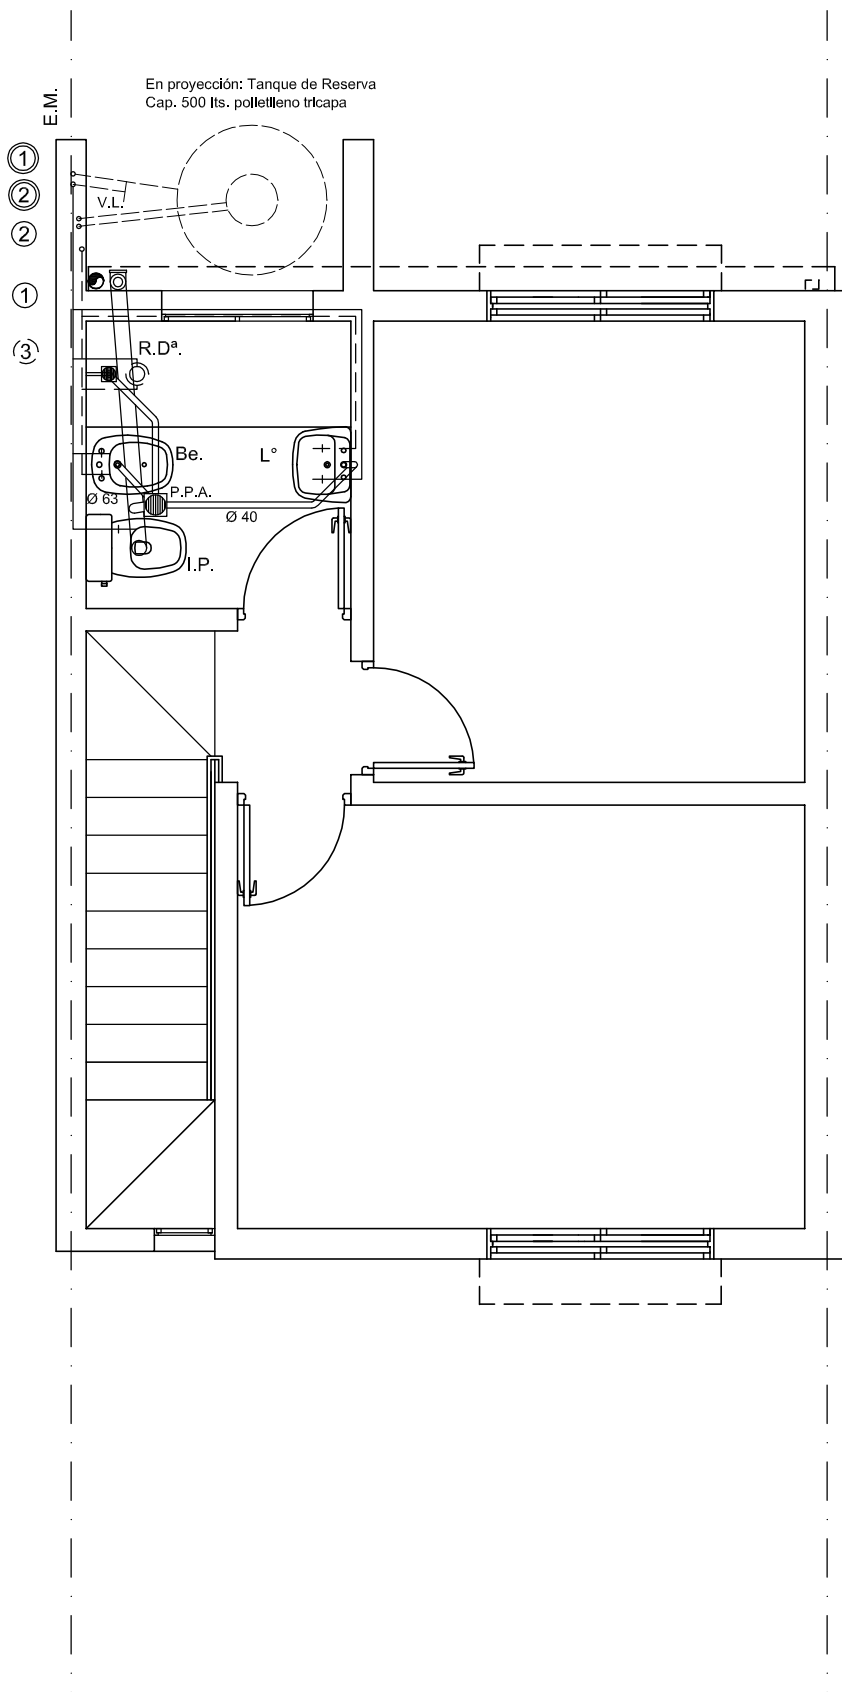

DPVyU
Dirección Provincial de
Vivienda y Urbanismo

SUBSECRETARIA DE
PLANIFICACION Y GESTION
DEL HABITAT

OBRA: **VIVIENDA Dúplex 5.00 m - VDxa**
2 Dormitorios

PLANO: **INSTALACIONES**

AGUA, CLOACA - PLANTA ALTA

Noviembre 2017

ESCALA 1:50

OBS:

I

13