

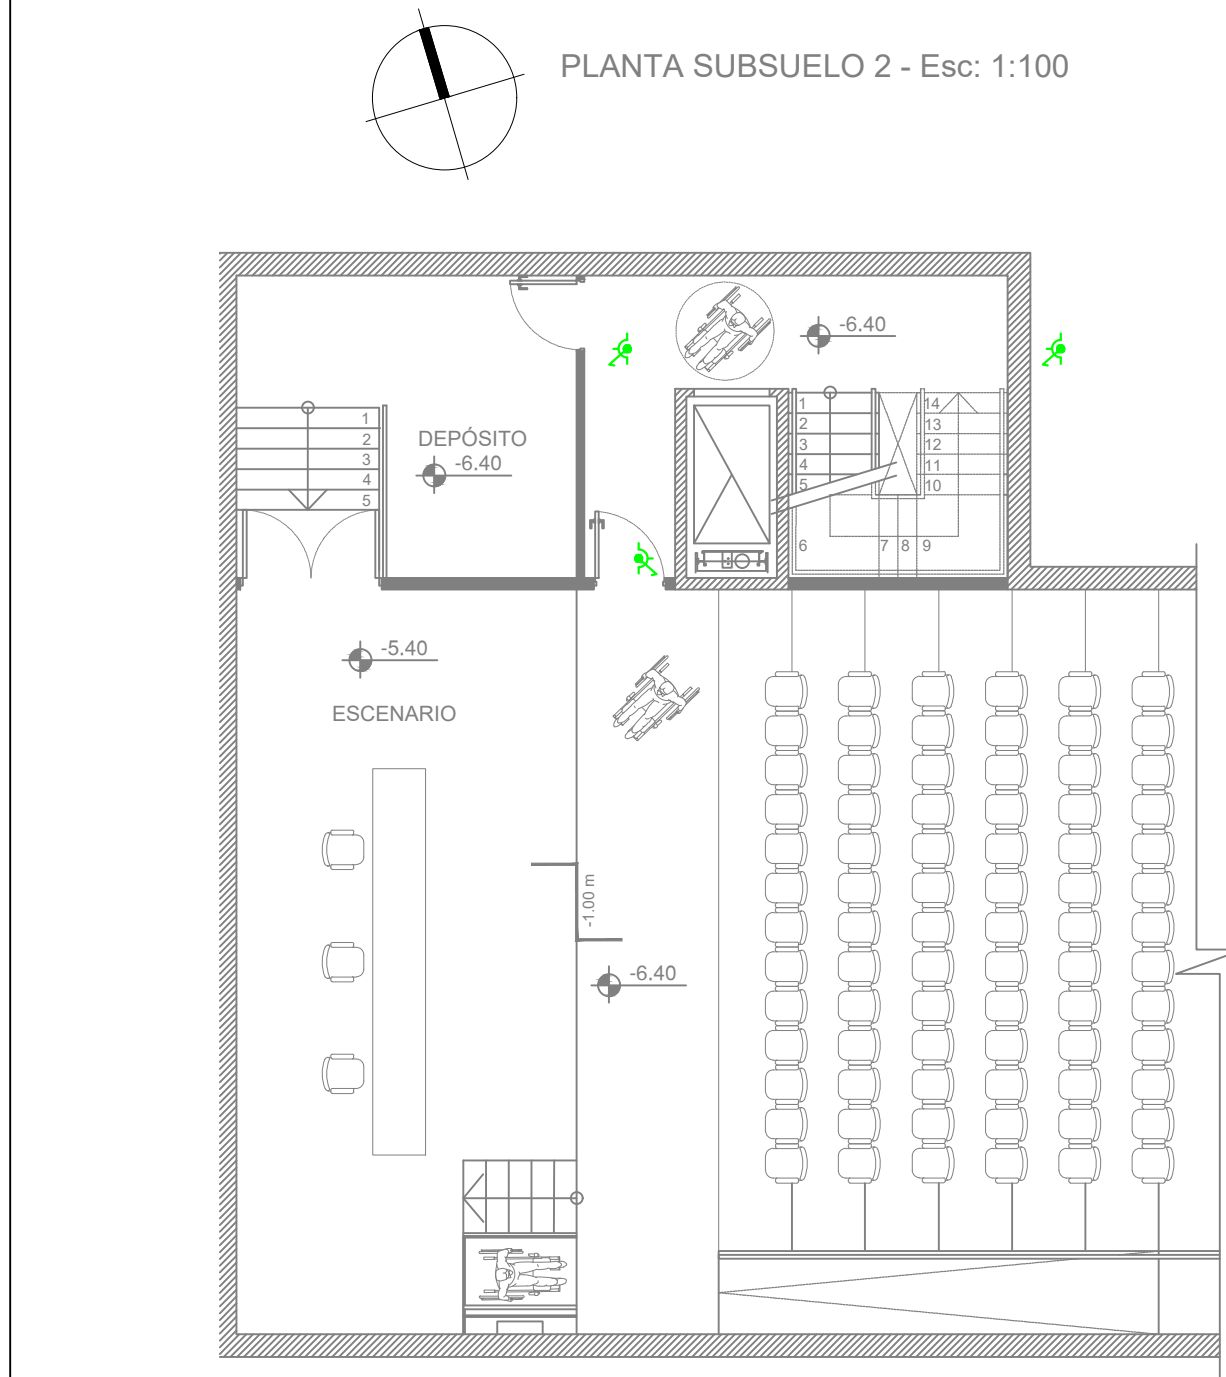


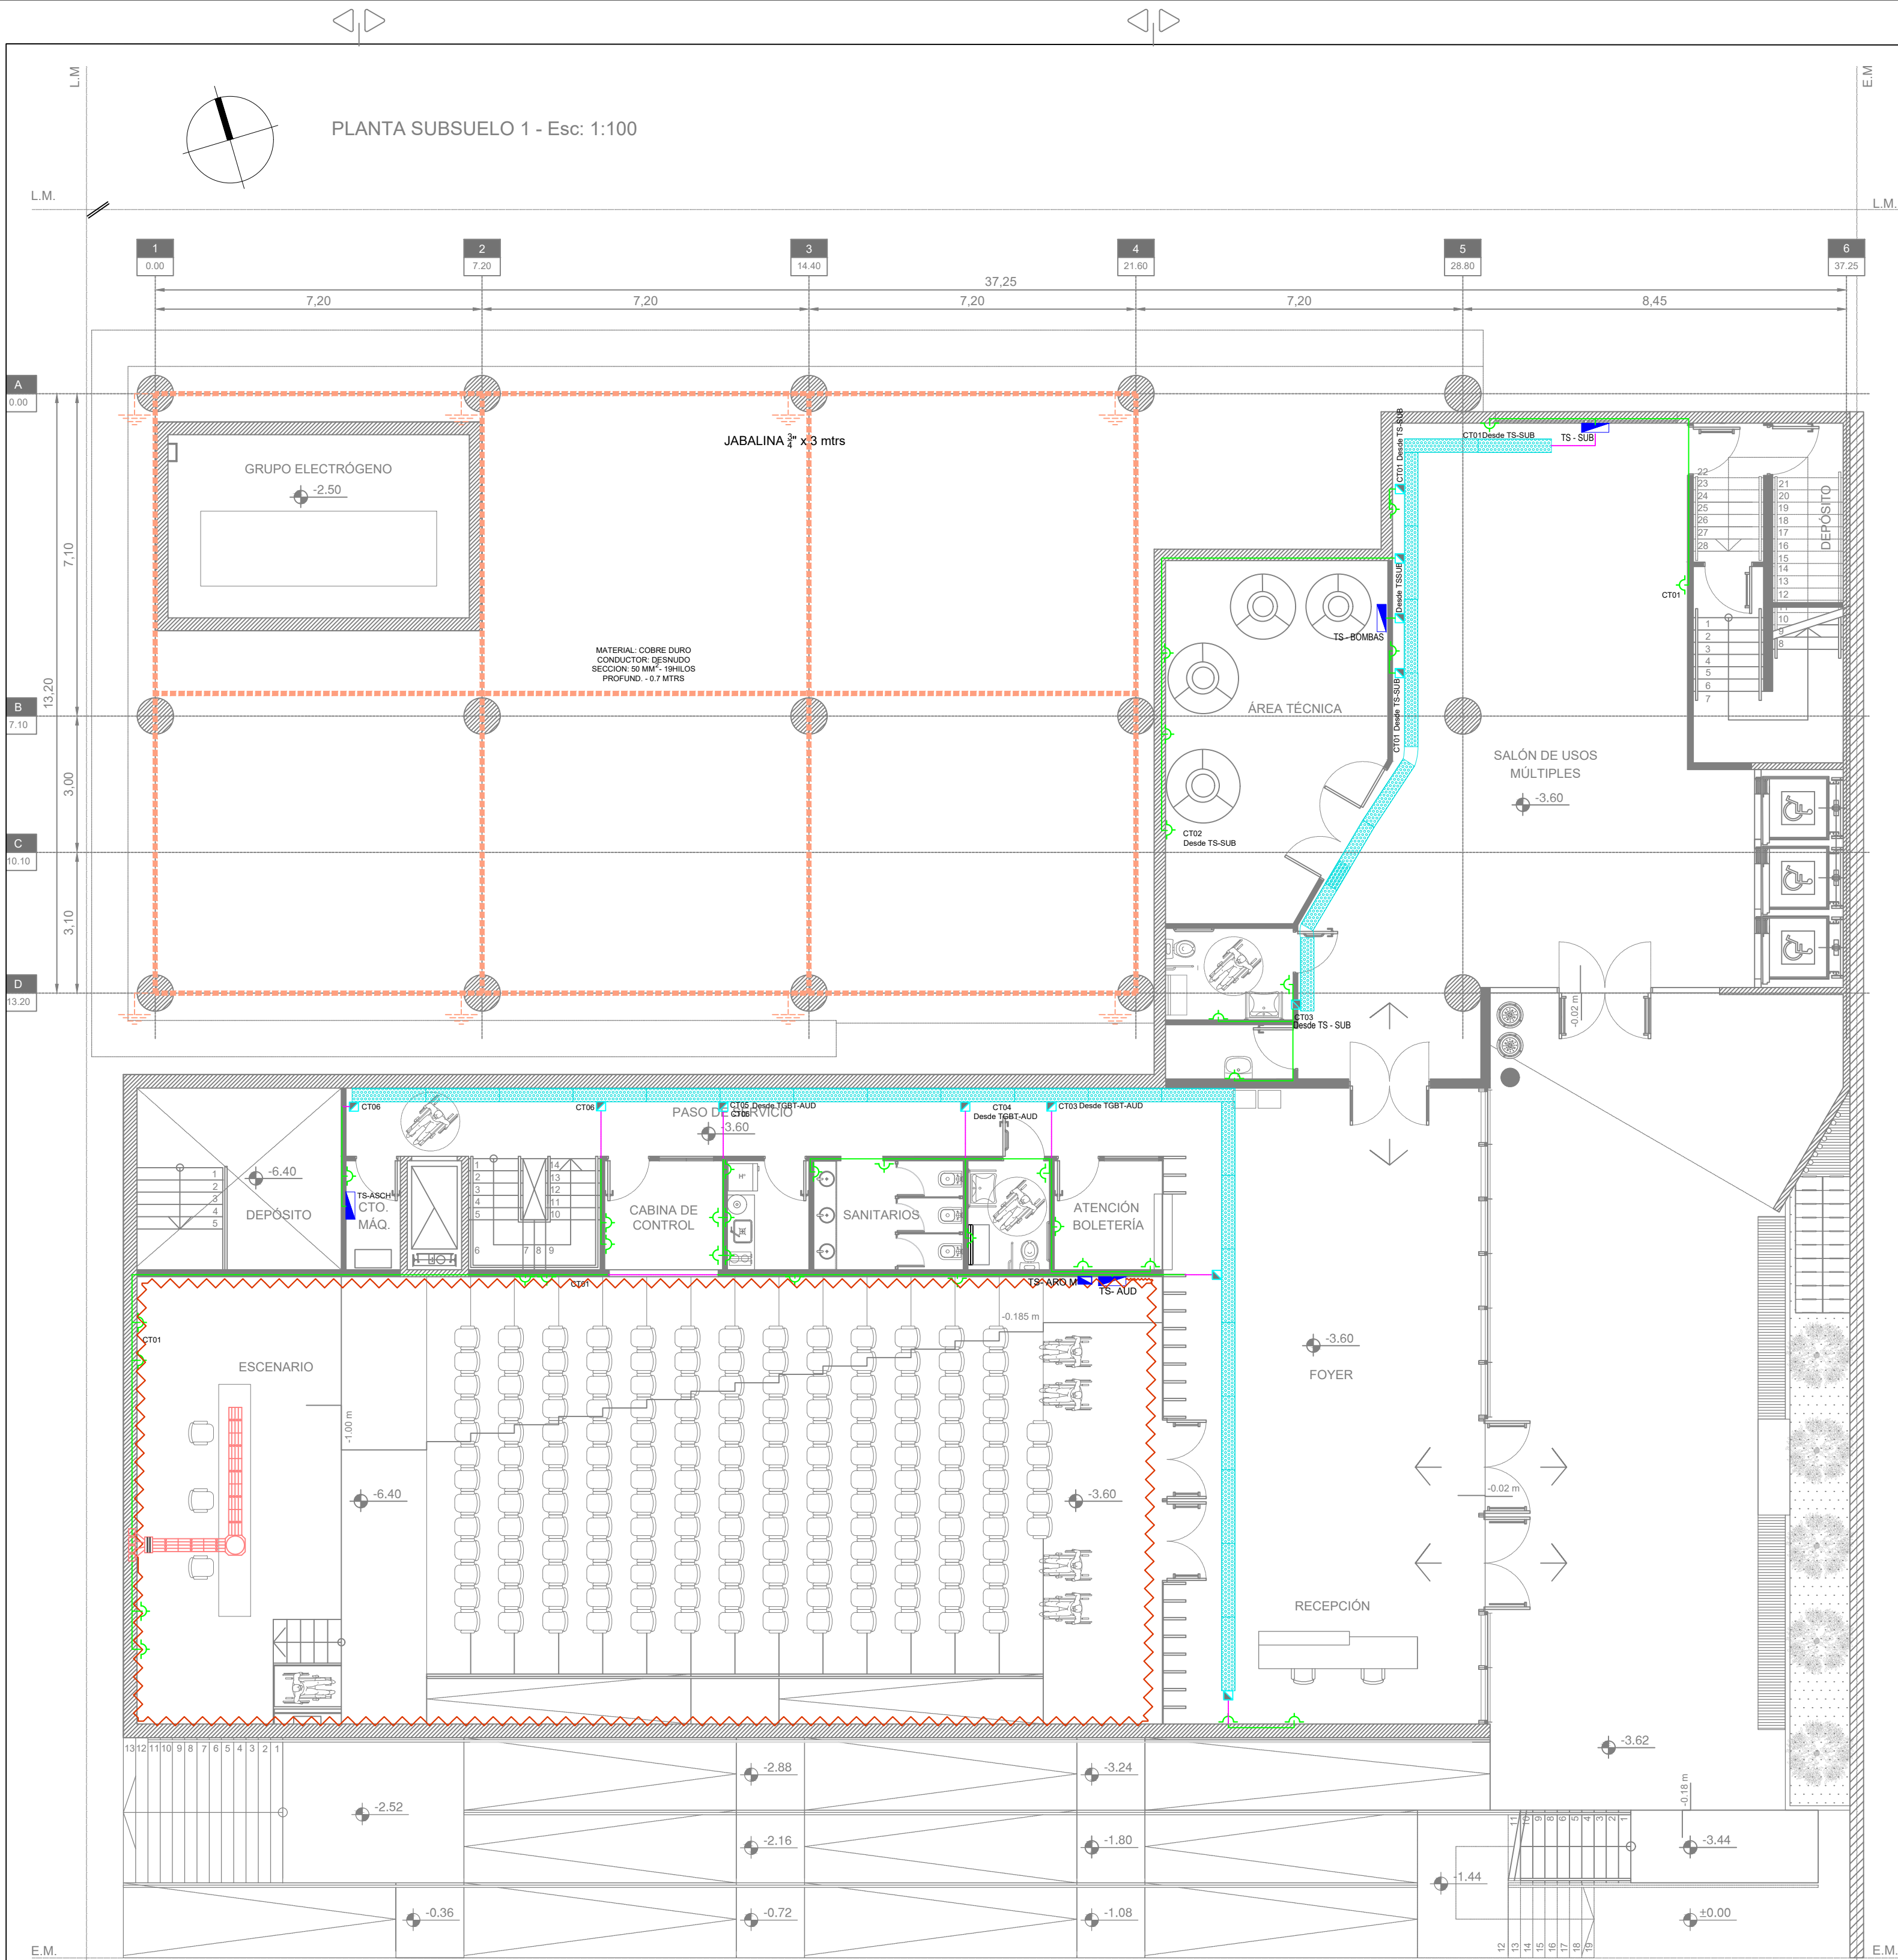

REFERENCIAS

SIMB.	DESCRIPCIÓN
✓✓✓	1, 2 y 3 PUNTO DE LUZ (WDA51001). COMPLETO CON BASTIDOR, TAPA, ETC.
🔌	1 PUNTO DE LUZ Y TOMACORRIENTE. ORDENES DE ENCENDIDO.
⚡	TOMACORRIENTES DOBLE COMBINADO 220V / 10 A CON TOMA A TIERRA. COMPLETO CON BASTIDOR Y TAPA.
UPS	2 (DOS) TOMACORRIENTES SCHNEIDER RODA ROJOS / 10 A CON TOMA A TIERRA. COMPLETO CON BASTIDOR Y TAPA. VINCULADO A CIRCUITOS ESTABILIZADOS (UPS informática).
20A	TOMACORRIENTE SIMPLE 220V / 20 A CON TOMA A TIERRA. CAMBRE Sigo XXII. COMPLETO CON BASTIDOR Y TAPA. Altura: 2,20 mts
TT	TOMACORRIENTE SIMPLE 220V / 20 A CON TOMA A TIERRA. CAMBRE Sigo XXII. COMPLETO CON BASTIDOR Y TAPA. TOMACORRIENTE ESPECIAL PARA TERMOTANQUE.
🔧	PUESTO DE TRABAJO EN PISO CAJA PORTAMECANISMOS ACKERMANN, ASANNO O EQUIVALENTE, 2 MÓDULOS RJ45-CAT6A - SEGÚN NORMA EIA/TIA 658, 2 TOMACORRIENTES ESTABILIZADOS ROJOS 220V/10A CON TOMA A TIERRA, TOMA DE ENERGÍA DE LA UPS INFORMÁTICA DEL RACK DE DATOS (CANAL DE TENSÓN INFERIOR Y 2 TOMACORRIENTES 220V/10A CON TOMA A TIERRA NO ESTABILIZADOS BLANCOS COMBINADOS).
⚡	TOMACORRIENTES DOBLE 220V / 10A. CON TOMA A TIERRA. EMPOTRADO AL CIELORRASO.
🕒	BOCA DE TECHO HEXAGONAL.
🔌	CAJA DE DERIVACIÓN
🔌	PISODUCTO 4 VÍA
🔌	ARO MAGNÉTICO
🔌	BANDEJA PORTACABLES 300x50
🔌	GABINETE PARA EQUIPOS DE MEDICIÓN PARA GRANDES USUARIOS CUMPLIMENTANDO SEGUN NORMA EPE SANTA FE. ETN 020a / 073 / 096 / 150

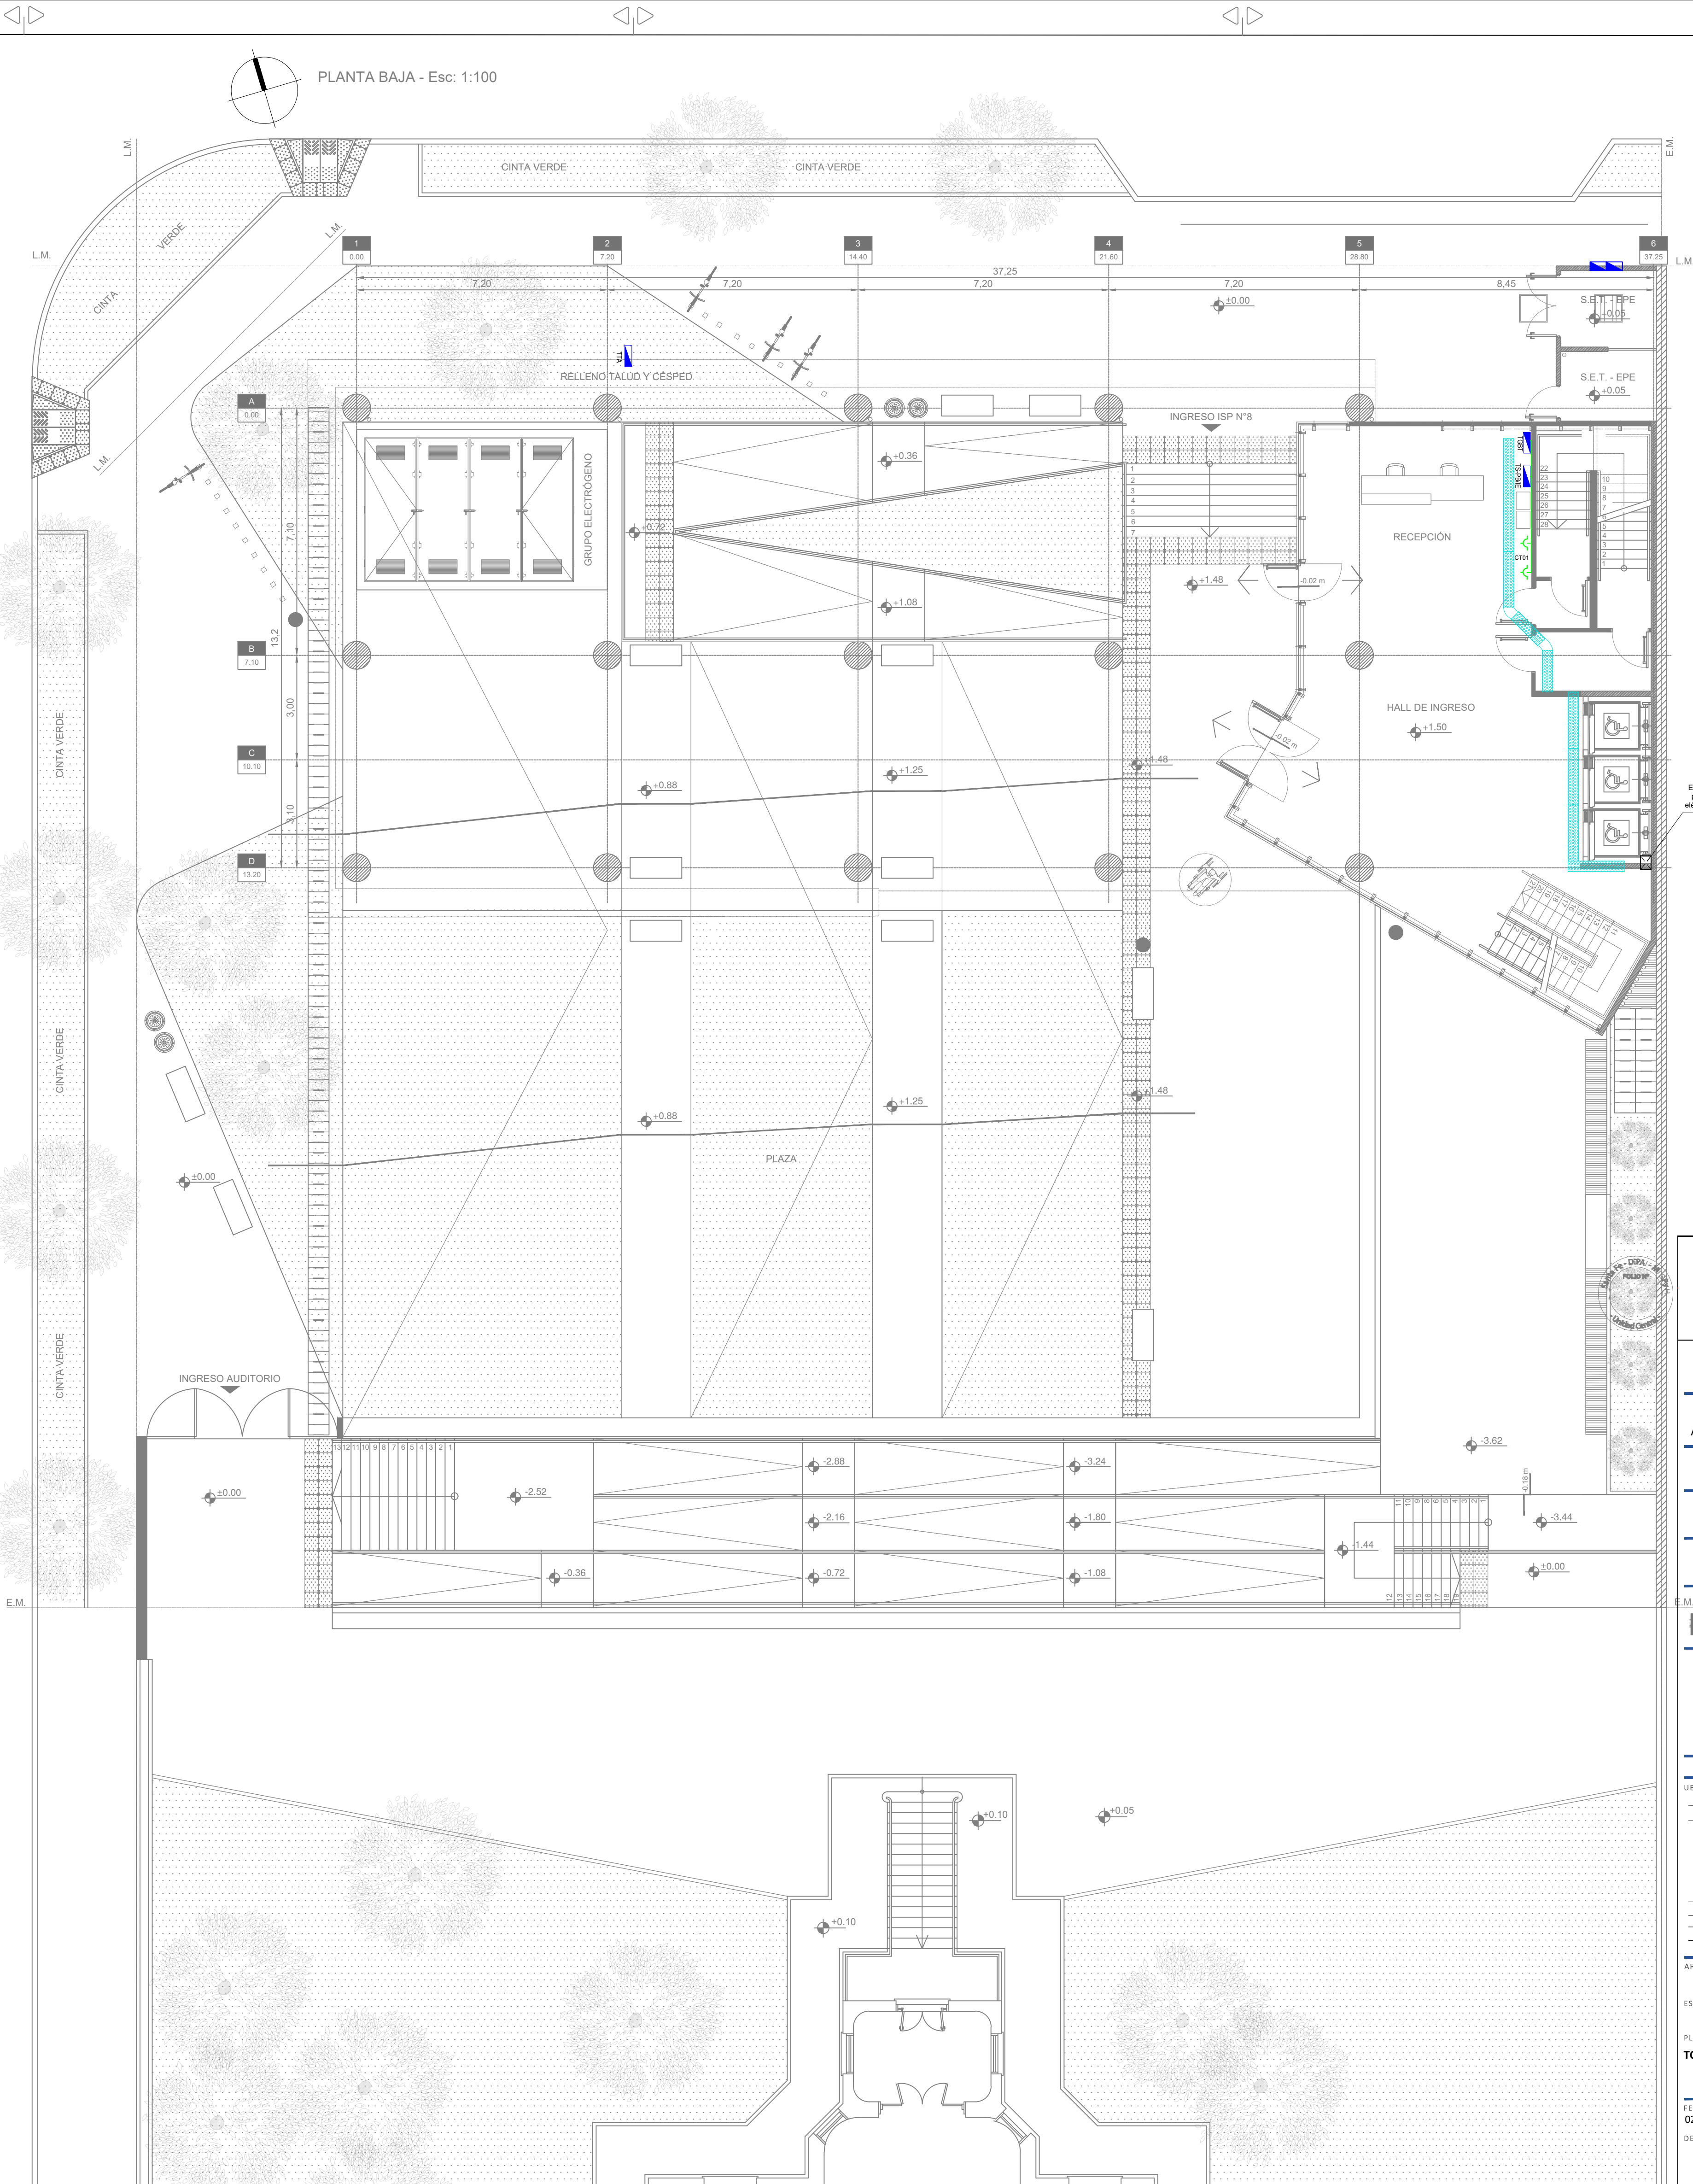

Santa Fe
Provincia

SUBSECRETARIO DE ARQUITECTURA
ARQ. RENE VILLAGRA
DIRECTOR PROVINCIAL DE ARQUITECTURA E INGENIERIA
ARQ. ILEANA ROSSI SELUY
DIRECTOR GENERAL

SUBDIRECTOR DE PROYECTOS
ARQ. JULIO DURÉ
COORDINADOR DE PROYECTOS

PROYECTISTA
Di.P.A.I.
OSBA
CONSTRUCCIÓN EDIFICIO ISP N°8
ALTE. GUILLERMO BROWN

SANTA FE - DPTO. LA CAPITAL

DOC. de PROYECTO

UBICACIÓN

ARCHIVO
IE-Tomacorriente.dwg

ESPECIALIDAD
INSTALACIONES

PLANO
TOMACORRIENTES / SUBSUELO Y PLANTA BAJA

FECHA
02/2023
ESCALA
1:100
REVISIÓN
01

DENOMINACIÓN
IE-05