

REFERENCIAS

SANITARIOS:

SECTOR INVESTIGACION ②

– 1 BACHA OVALADAS ACERO INOXIDABLE FERRUM 360x260x115
BRILLANTE G4114 AB

BAÑO ③

– 2 INODOROS ROCA LARGO MONACO CON DEPOSITO + TAPA INODORO

– 2 BACHAS OVALADAS ACERO INOXIDABLE FERRUM 360x260x115
BRILLANTE G4114 AB

BAÑO ④

– 2 INODOROS ROCA LARGO MONACO CON DEPOSITO + TAPA INODORO

– 2 BACHAS OVALADAS ACERO INOXIDABLE FERRUM 360x260x115
BRILLANTE G4114 AB

BAÑO ⑤

– 1 INODORO ROCA ALTO MONACO CONFORT PARA DISCAPACITADOS + TAPA INODORO

– 1 LAVATORIO ROCA ACCESS DISCAPACITADOS

GRIFERIAS:

SECTOR INVESTIGACION ②

– 1 MONOCOMANDO PARA LAVATORIO FV ARIZONA

BAÑO ③

– 2 CANILLAS AUTOMATICAS PARA MESADA FV PRESSMATIC

BAÑO ④

– 2 CANILLAS AUTOMATICAS PARA MESADA FV PRESSMATIC

BAÑO ⑤

– 1 CANILLA AUTOMATICA PARA MESADA FV PRESSMATIC DISCAPACITADOS

ACCESORIOS:

BAÑO ③

– 2 PORTARROLLOS ANDEZ MATCH CODIGO: 207.19

BAÑO ④

– 2 PORTARROLLOS ANDEZ MATCH CODIGO: 207.19

BAÑO ⑤


– 1 BARRAL FIJO DISCAPACITADOS FERRUM

– 1 BARRAL MOVIL DISCAPACITADOS FERRUM

– 1 PORTARROLLO ANDEZ MATCH CODIGO: 207.19

NOTAS:

1– NIVELES EN M Y MEDIDAS EN CM SALVO INDICACION

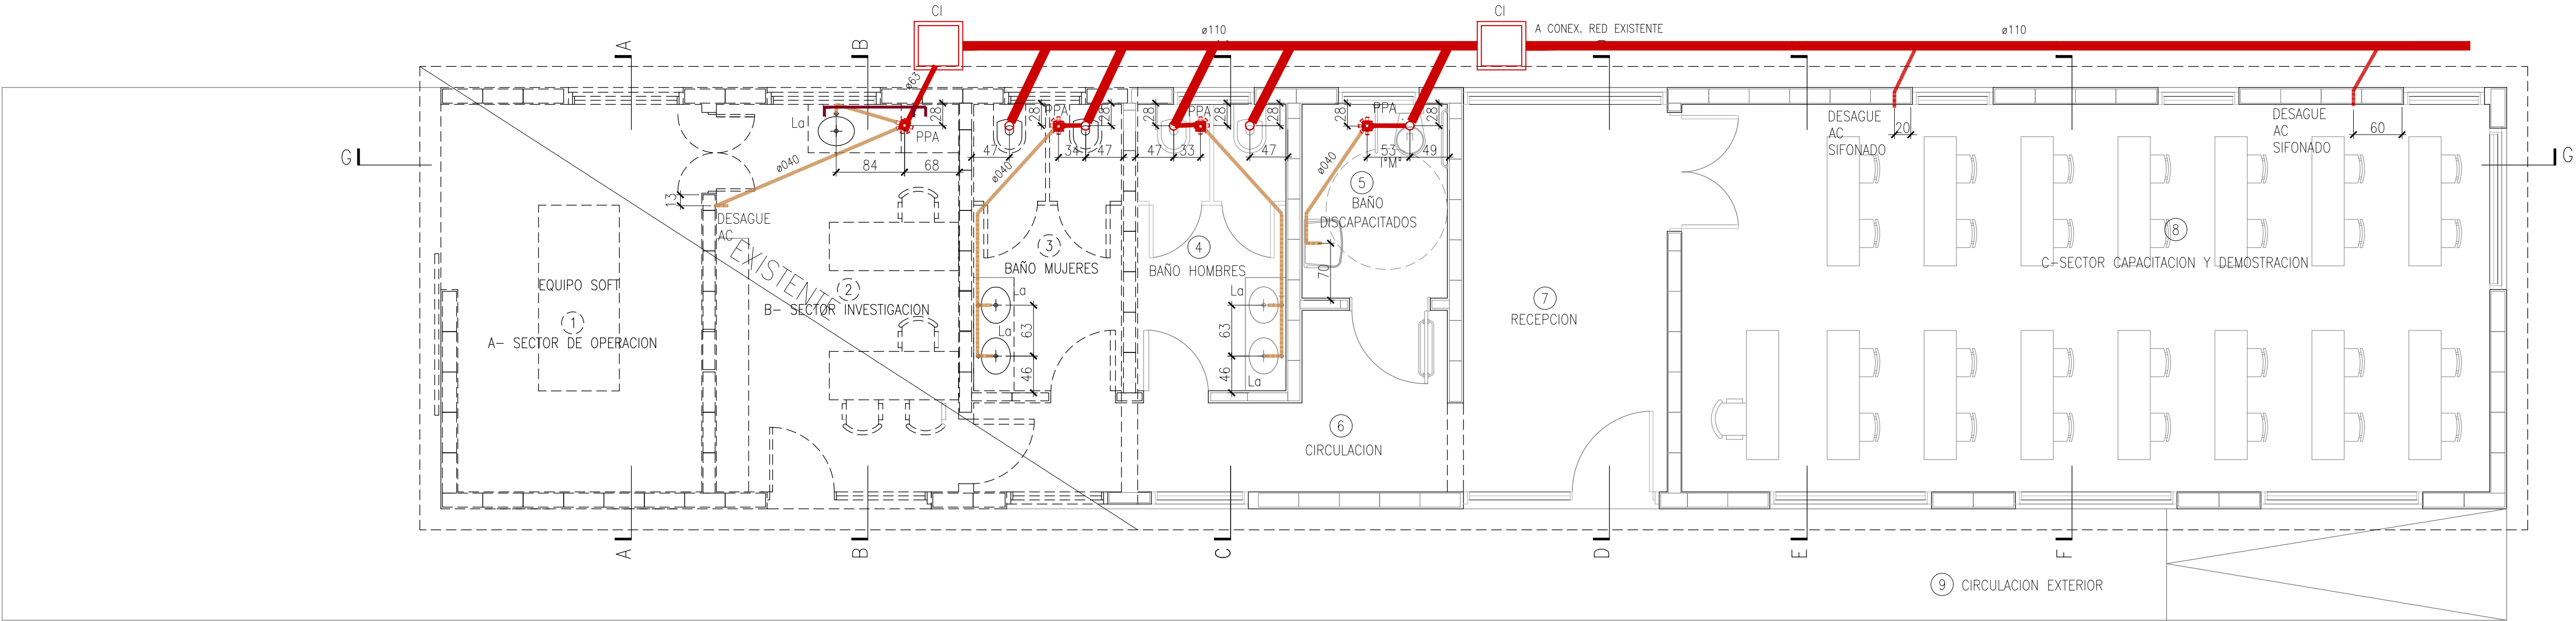

PLANTA
ESCALA 1:50

REFERENCIAS:

- INSTALACION PRIMARIA
- INSTALACION SECUNDARIA
- PLUVIAL
- VENTILACION SANITARIA

PC: Pileta de cocina

Lav: Lavarropas

La: Lavabo

I* M*: Inodoro con mochila

Be*: Bidet

Ba*: Bañera

RVS: Rejilla de ventilacion superior 15x15

BAT: Boca de acceso tapada

PPA: Pileta de patio abierta

Re. Ducha: Rejilla de ducha

UI A'A*: Unidad interior aire acondicionado

E*V*: embudo vertical de hierro fundido

E'H*: embudo horizontal de hierro fundido

NOTAS:

- Cañería y accesorios de Instalación sanitaria de Polipropileno marca Awaduc o similar.
- Cañería y accesorios desagues aires acondicionados en polipropileno por termofusion.
- Instalación cloacal y pluvial suspendida bajo losa salvo indicación en plano .
- Cañería suspendidas sujetas a la losa con grampas cada 50 cm.
- Todos los accesorios deben estar sujetos a la losa con grampas.
- Las bajadas sera de un solo tramo, sin empalmes.
- Las bajadas deberan estar sujetas a la pared con grampas cada 50 cm.
- Los ramales que se conecten a bajadas deberan estar sujetasa la pared con grampas.
- Los artefactos primarios en planta baja deberan estar conectados a camara de inspeccion directamente.

- ALTURA desagüe piletas cocinas 50 cm NPT
- ALTURA desagüe lavavos 50 cm NPT
- ALTURA unidades interiores de aires acondicionados 215 NPT

A	PARA COTIZAR	L.B.	S.M.	27.02.21
REV.	DETALLE	REALIZO	APROBO	FECHA
		OBRA: AMPLIACION LABORATORIO SISTEMA SOFC DE AVL		
		TITULO: INSTALACION SANITARIA		
		ESCALA: 1:50		
LAMINA: (700x420)		IS-01 - RA		
		RUBRO – PLANO N° REV.		