



Santa Fe
PROVINCIA

*AÑO 2025 – 210 AÑOS DEL CONGRESO DE LOS
PUEBLOS LIBRES

DIRECTOR PROVINCIAL DE
ARQUITECTURA
MINISTERIO DE SALUD
LISANDRO F. VACCARO

DIRECTOR GENERAL
DE RECURSOS FÍSICOS Y
CONSTRUCCIONES HOSPITALARIAS
ZONA SUR

ARQ. WALTER VAN DEN BERGH

PROYECTISTA


**DIRECCIÓN
GENERAL DE
RECURSOS FÍSICOS
Y
CONSTRUCCIONES
HOSPITALARIAS
ZONA SUR**

OBRA

Reforma GUARDIA
Hospital Granaderos a Caballos
San Lorenzo
ETAPA 2

DOC. de PROYECTO

UBICACIÓN

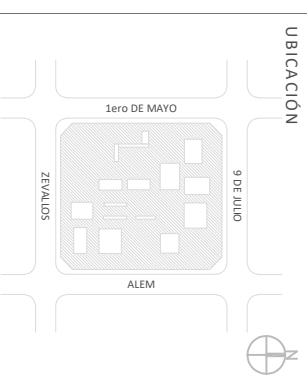

ARCHIVO
archivo.dwg

ESPECIALIDAD
ARQUITECTURA

PLANO
PLANTA BAJA

AUTOR
ARQ. Ma CECILIA LOTTO

FECHA
Feb 2026


ESCALA
1:50

REVISIÓN
00

DENOMINACIÓN

PA-10

Todas las medidas se verificarán en obra

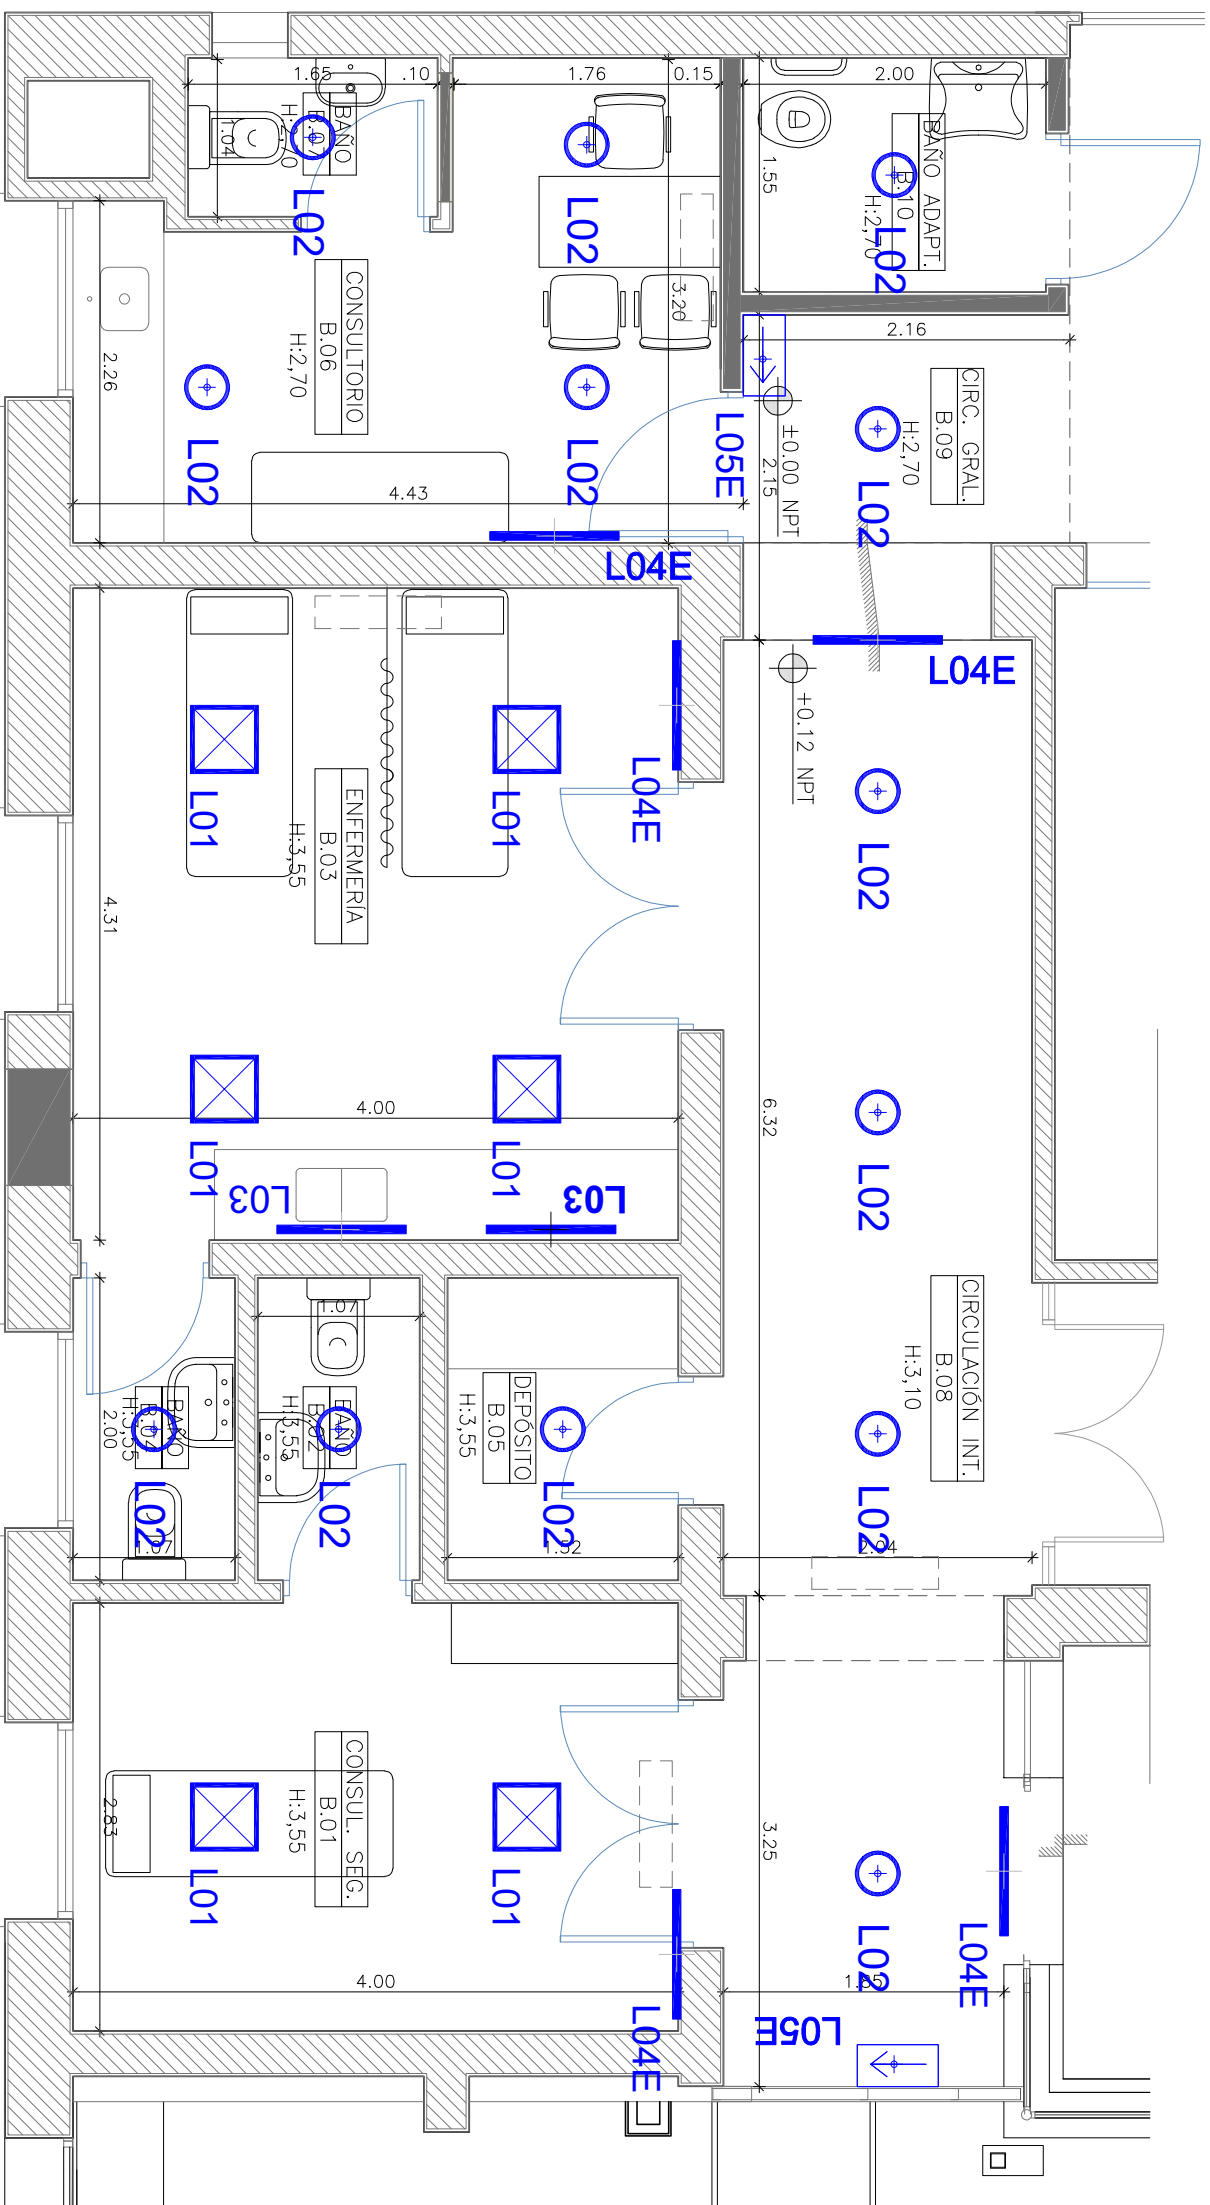

REFERENCIAS:



REFERENCIAS

	Panel led de aplicar cuadrado. Marca Candli o similar Pot. 36W. 2500 LM. 4.000 °K. Luminaria Blanca. Medida: 45x45cm.
	Plafón de aplicar Led Circular. Pot. 18W. 1610 LM. Color 4500 °K. Diámetro: ø221x18mm. Luminaria Color Blanco
	Liston Bajo Alacena Led. Marca Sica o similar. Pot. 11W. 1050 LM. Luz Blanco Neutro 4000 °K - Medida: 90cm
	Luz de Emergencia. Modelo 2020 Lito - 60 LEDs - Marca Atomlux o similar
	Cartel De Salida Luminoso a led

GUARDIA - LUMINARIAS