

- 1

P.P.R. 13 agua fría alimentación de la red al T. CISTERNA
- 2

P.P.R. 19 agua fría alimentación de T. CISTERNA al T. R.
- 3

P.P.R. 13 agua fría alimentación de la red al T. R.
- 4

P.P.R. 19 agua caliente desde Calefón Solar a by pass
- 5


P.P.R. 19 agua fría alimentación de T. R. a Calefón Solar y/o Calefón
- 6

P.P.R. 13 agua fría alimentación del T. R. a artefactos P.A.
- 7


P.P.R. 19 agua caliente desde by pass a calefón de la vivienda
- 1

P.P.R. 19 bajada de T. R. y Calefón solar a calefón (caño para agua caliente).
- 2

Llaves de paso bypass calefón solar - calefón.
- Cañerías de agua fría y caliente:
Caño de Polipropileno s/plego

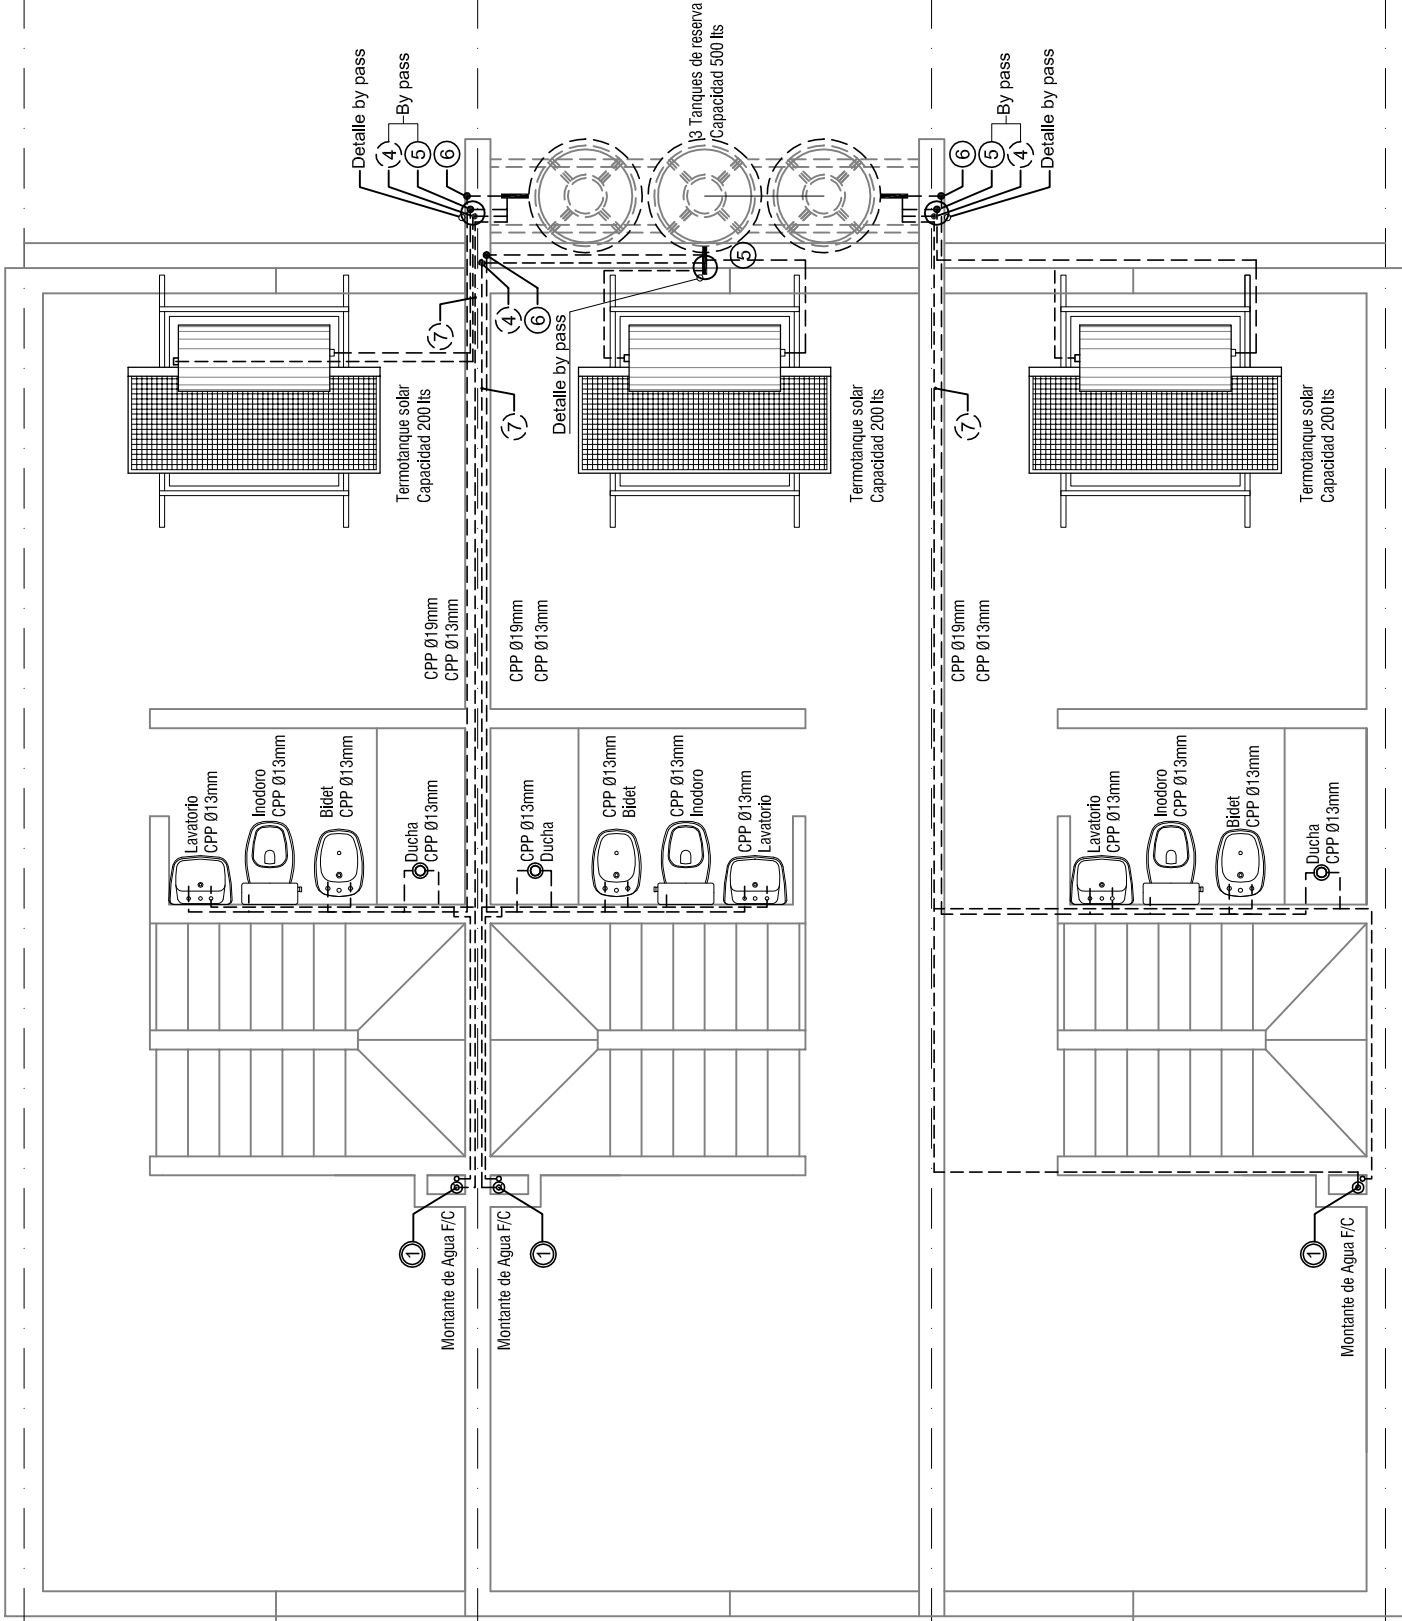

PROVISIÓN DE AGUA - PLANTA ALTA

	OBRA: VIVIENDA 3 Dúplex x lote - DU 3.60 2 Dormitorios		PROVISION DE AGUA	
	PLANO: ARQUITECTURA		PROVISION DE AGUA	
	Noviembre 2017	ESCALA 1:75	OBS:	
			A 10	