


PLANTA 2º PISO - SOBRE CIELORRASO
ESCALA 1:250

REFERENCIAS

- CAÑERÍA DE INCENDIO AEREA Ø200, COMPARTIDA CON ROCIADORES DE SEGUNDO PISO-PLANO II.10.A
- CAÑERÍA DE INCENDIO AEREA Ø200
- ROCIADOR SS UPRIGHT K=5.6 - NPT Ø1/2" - T=100°C
- ROCIADOR D"1 / 2 " RANGO Y RESPUESTA STANDARD K=5.6 - T=68°C
- CAÑERÍA QUE ABASTECE PLANTA BAJA Y PLANTA PRIMERA
- CAÑERÍA QUE ABASTECE PLANTA SEGUNDA Y PLANTA TERCERA
- CAÑERÍA QUE ABASTECE LADO AIRE
- CAÑERÍA QUE ABASTECE LADO TIERRA
- h:m ALTURA DE CAÑERÍA A EJE

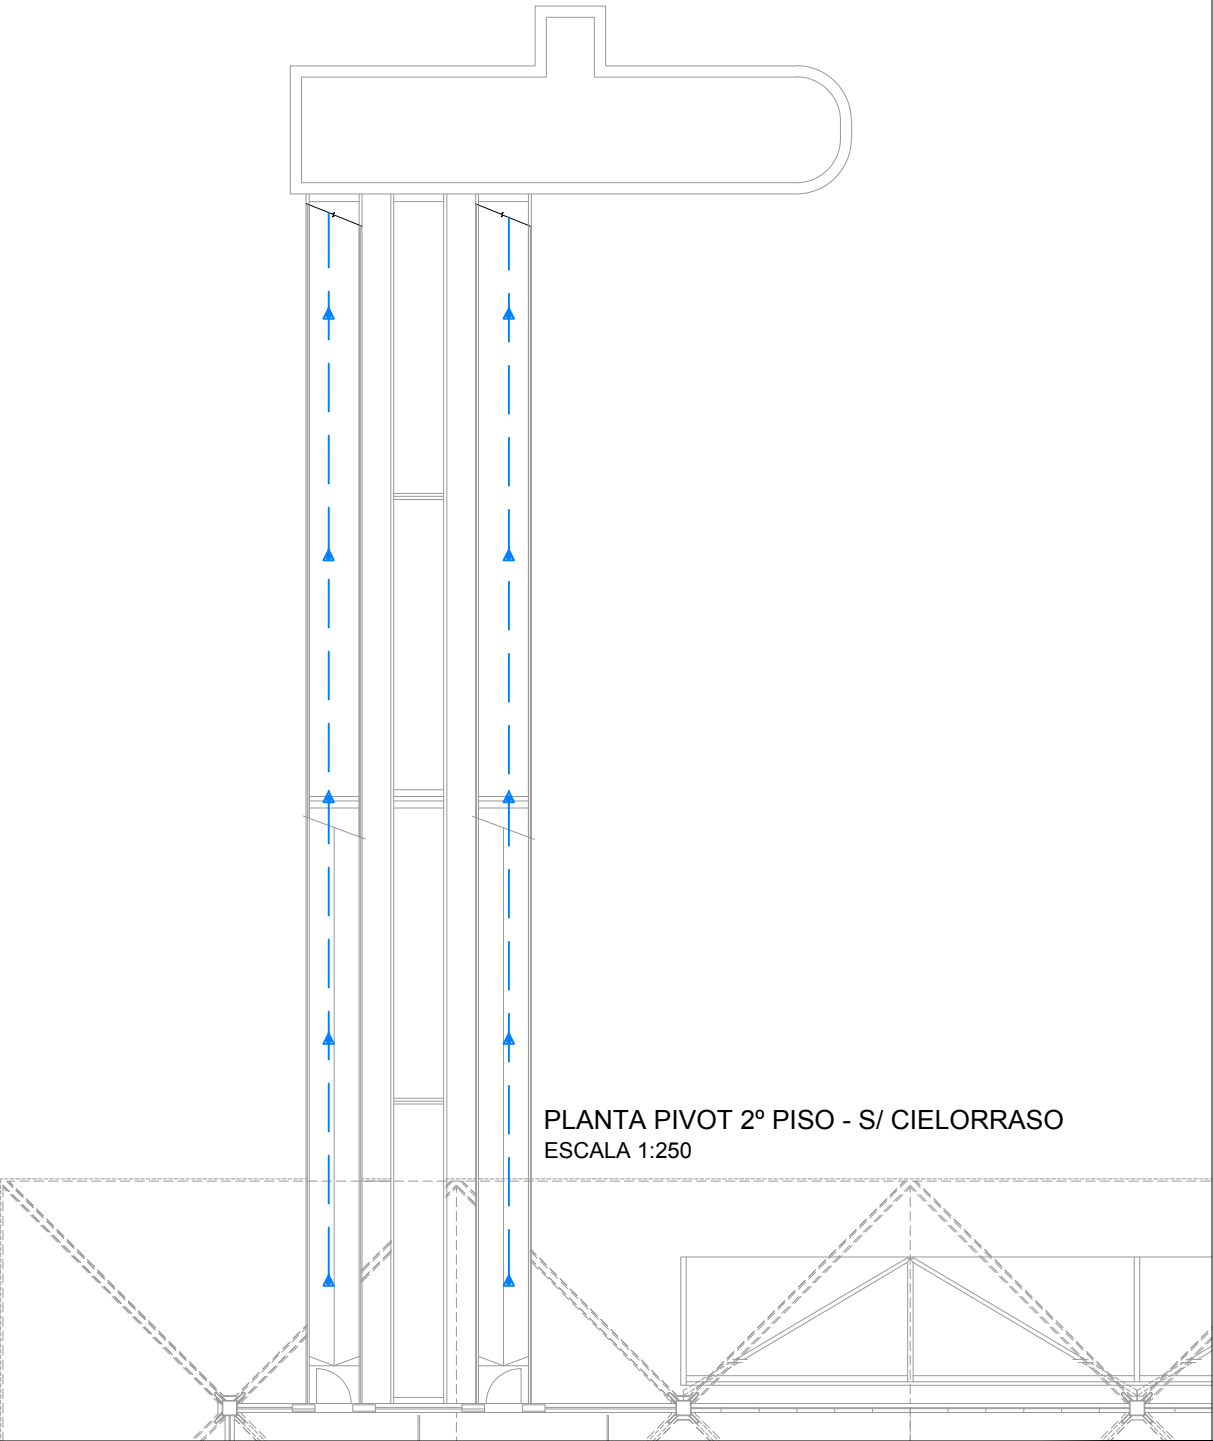

PLANTA PIVOT 2º PISO - S/ CIELORRASO
ESCALA 1:250

U.P.E. UNIDAD DE PROYECTOS ESPECIALES	OBRA:NUEVA TERMINAL AEROPUERTO INTERNACIONAL ROSARIO				
	PLANO: ROCIADORES SOBRE CIELORRASO – PLANTA 2º PISO				
	ARCHIVO: AIR.II.02_18.1 PLANTAS Y CORTES				
AIR AEROPUERTO INTERNACIONAL ROSARIO	SECRETARIA DE ARQUITECTURA: Arq. Silvana Codina	3			
	DIRECTOR UPE: Arq. L. Leonart	2			
	COORDINADORA UPE: Arq. M. Dávola				
	DIBUJÓ: LT				
	08 11 2017	ESCALA: 1:250	1	08/11/17	EMISION
GOBIERNO DE SANTA FE MINISTERIO DE OBRAS PUBLICAS Y VIVIENDA					II.11-1