




REFERENCIAS:

- EV 1: encadenado vertical con ladrillos cerámicos tipo "celtribloques" de 18x19x33 cm. ó c/ tablas p/ encofrar armado 3 Ø 8 mm. estr. Ø 4,2 mm. c/ 30 cm.
- EV 2: encadenado vertical con ladrillos cerámicos tipo "celtribloques" de 12x19x33 cm. ó c/ tablas p/ encofrar armado 3 Ø 8 mm. estr. Ø 4,2 mm. c/ 30 cm.
- CE 1: Estructural cuadrado 15x15 cm separador vertical entre aberturas


Proyección Calefón Solar
s/ Estructura Sec. de apoyo
orientado siempre al Norte
s/ mampostería de apoyo de
tanque de reserva



Tanque de reserva Tricapa cap. 500 lts.
apoyado en losa H^o premoldeado
sobre 2 perfiles UPN N°8 pintados s/Pliego

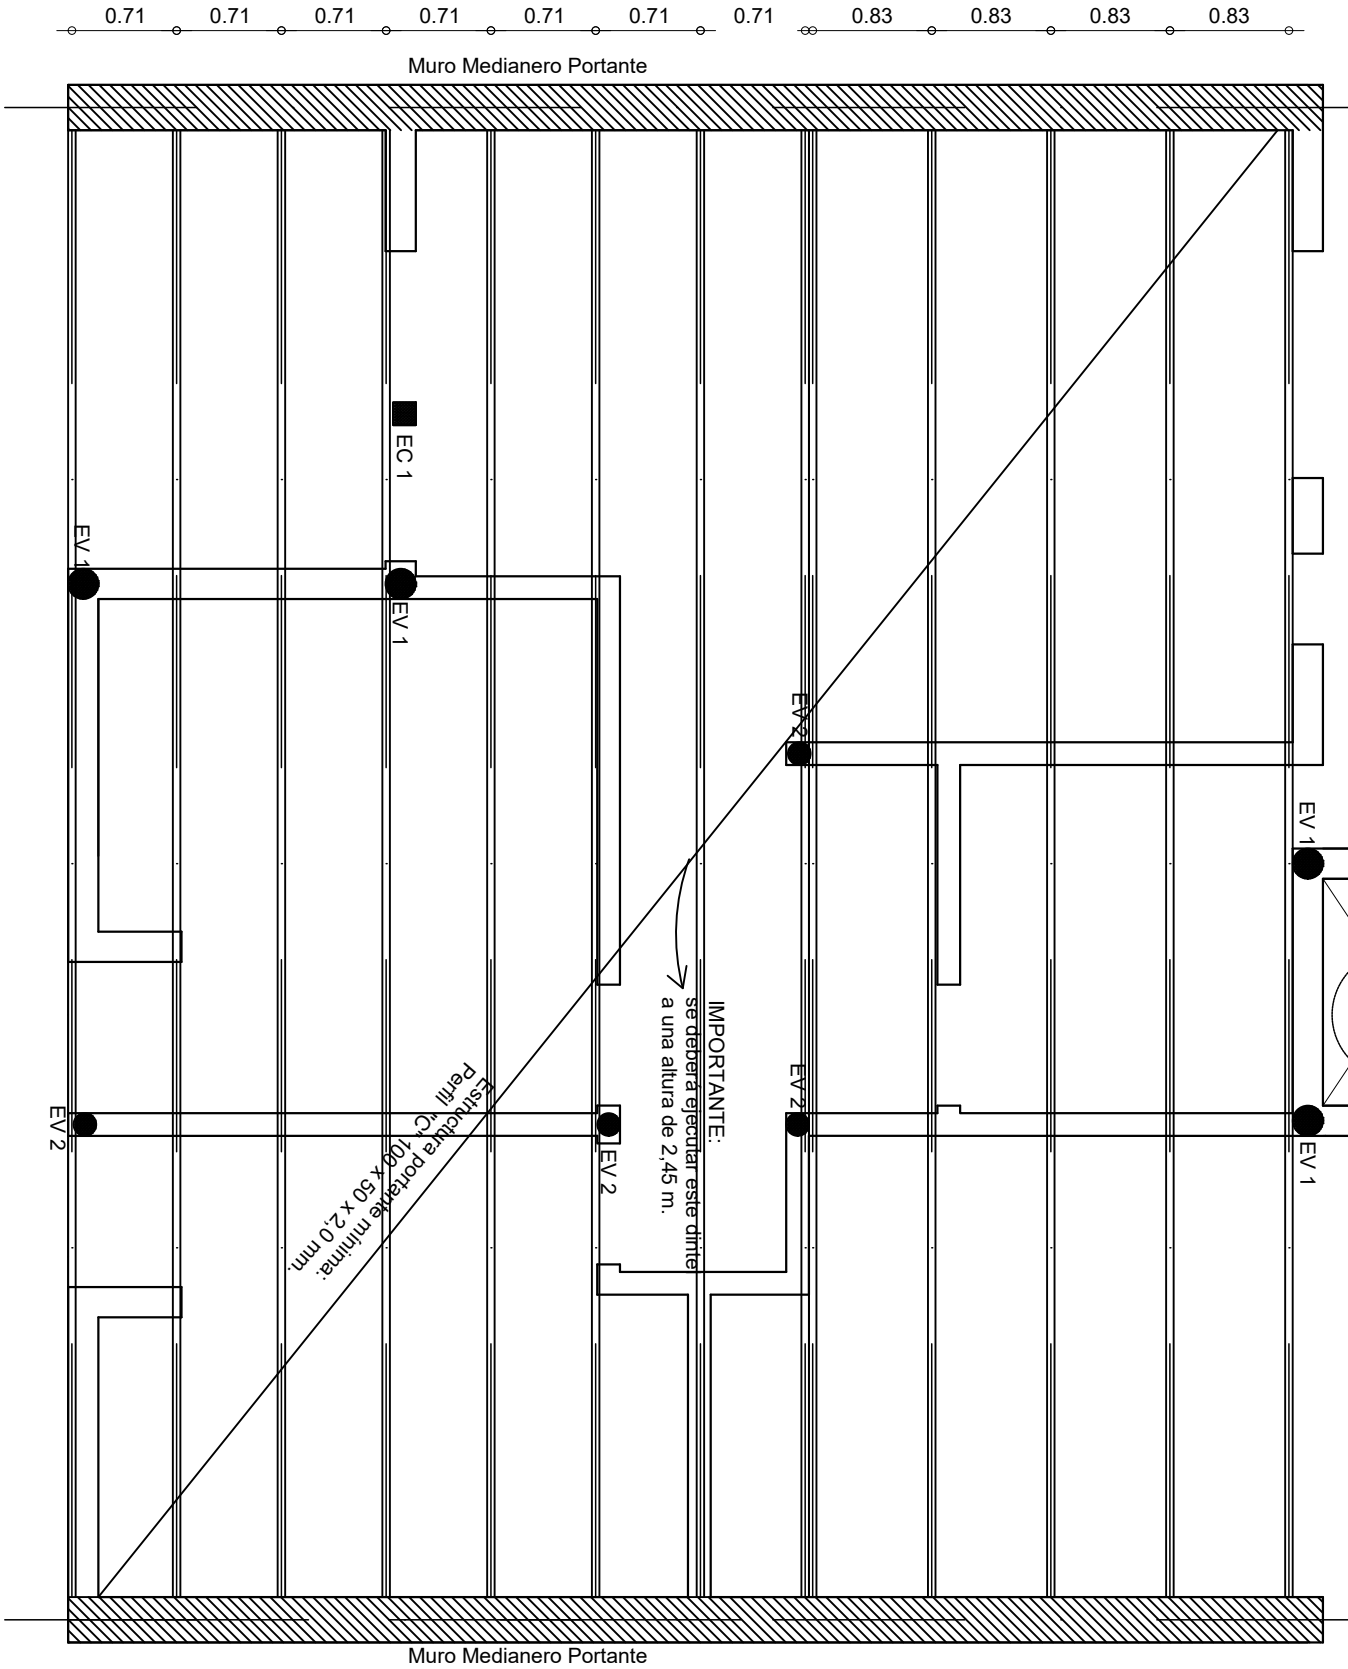
Losa prefabricada sobre
lavadero s/Pliego

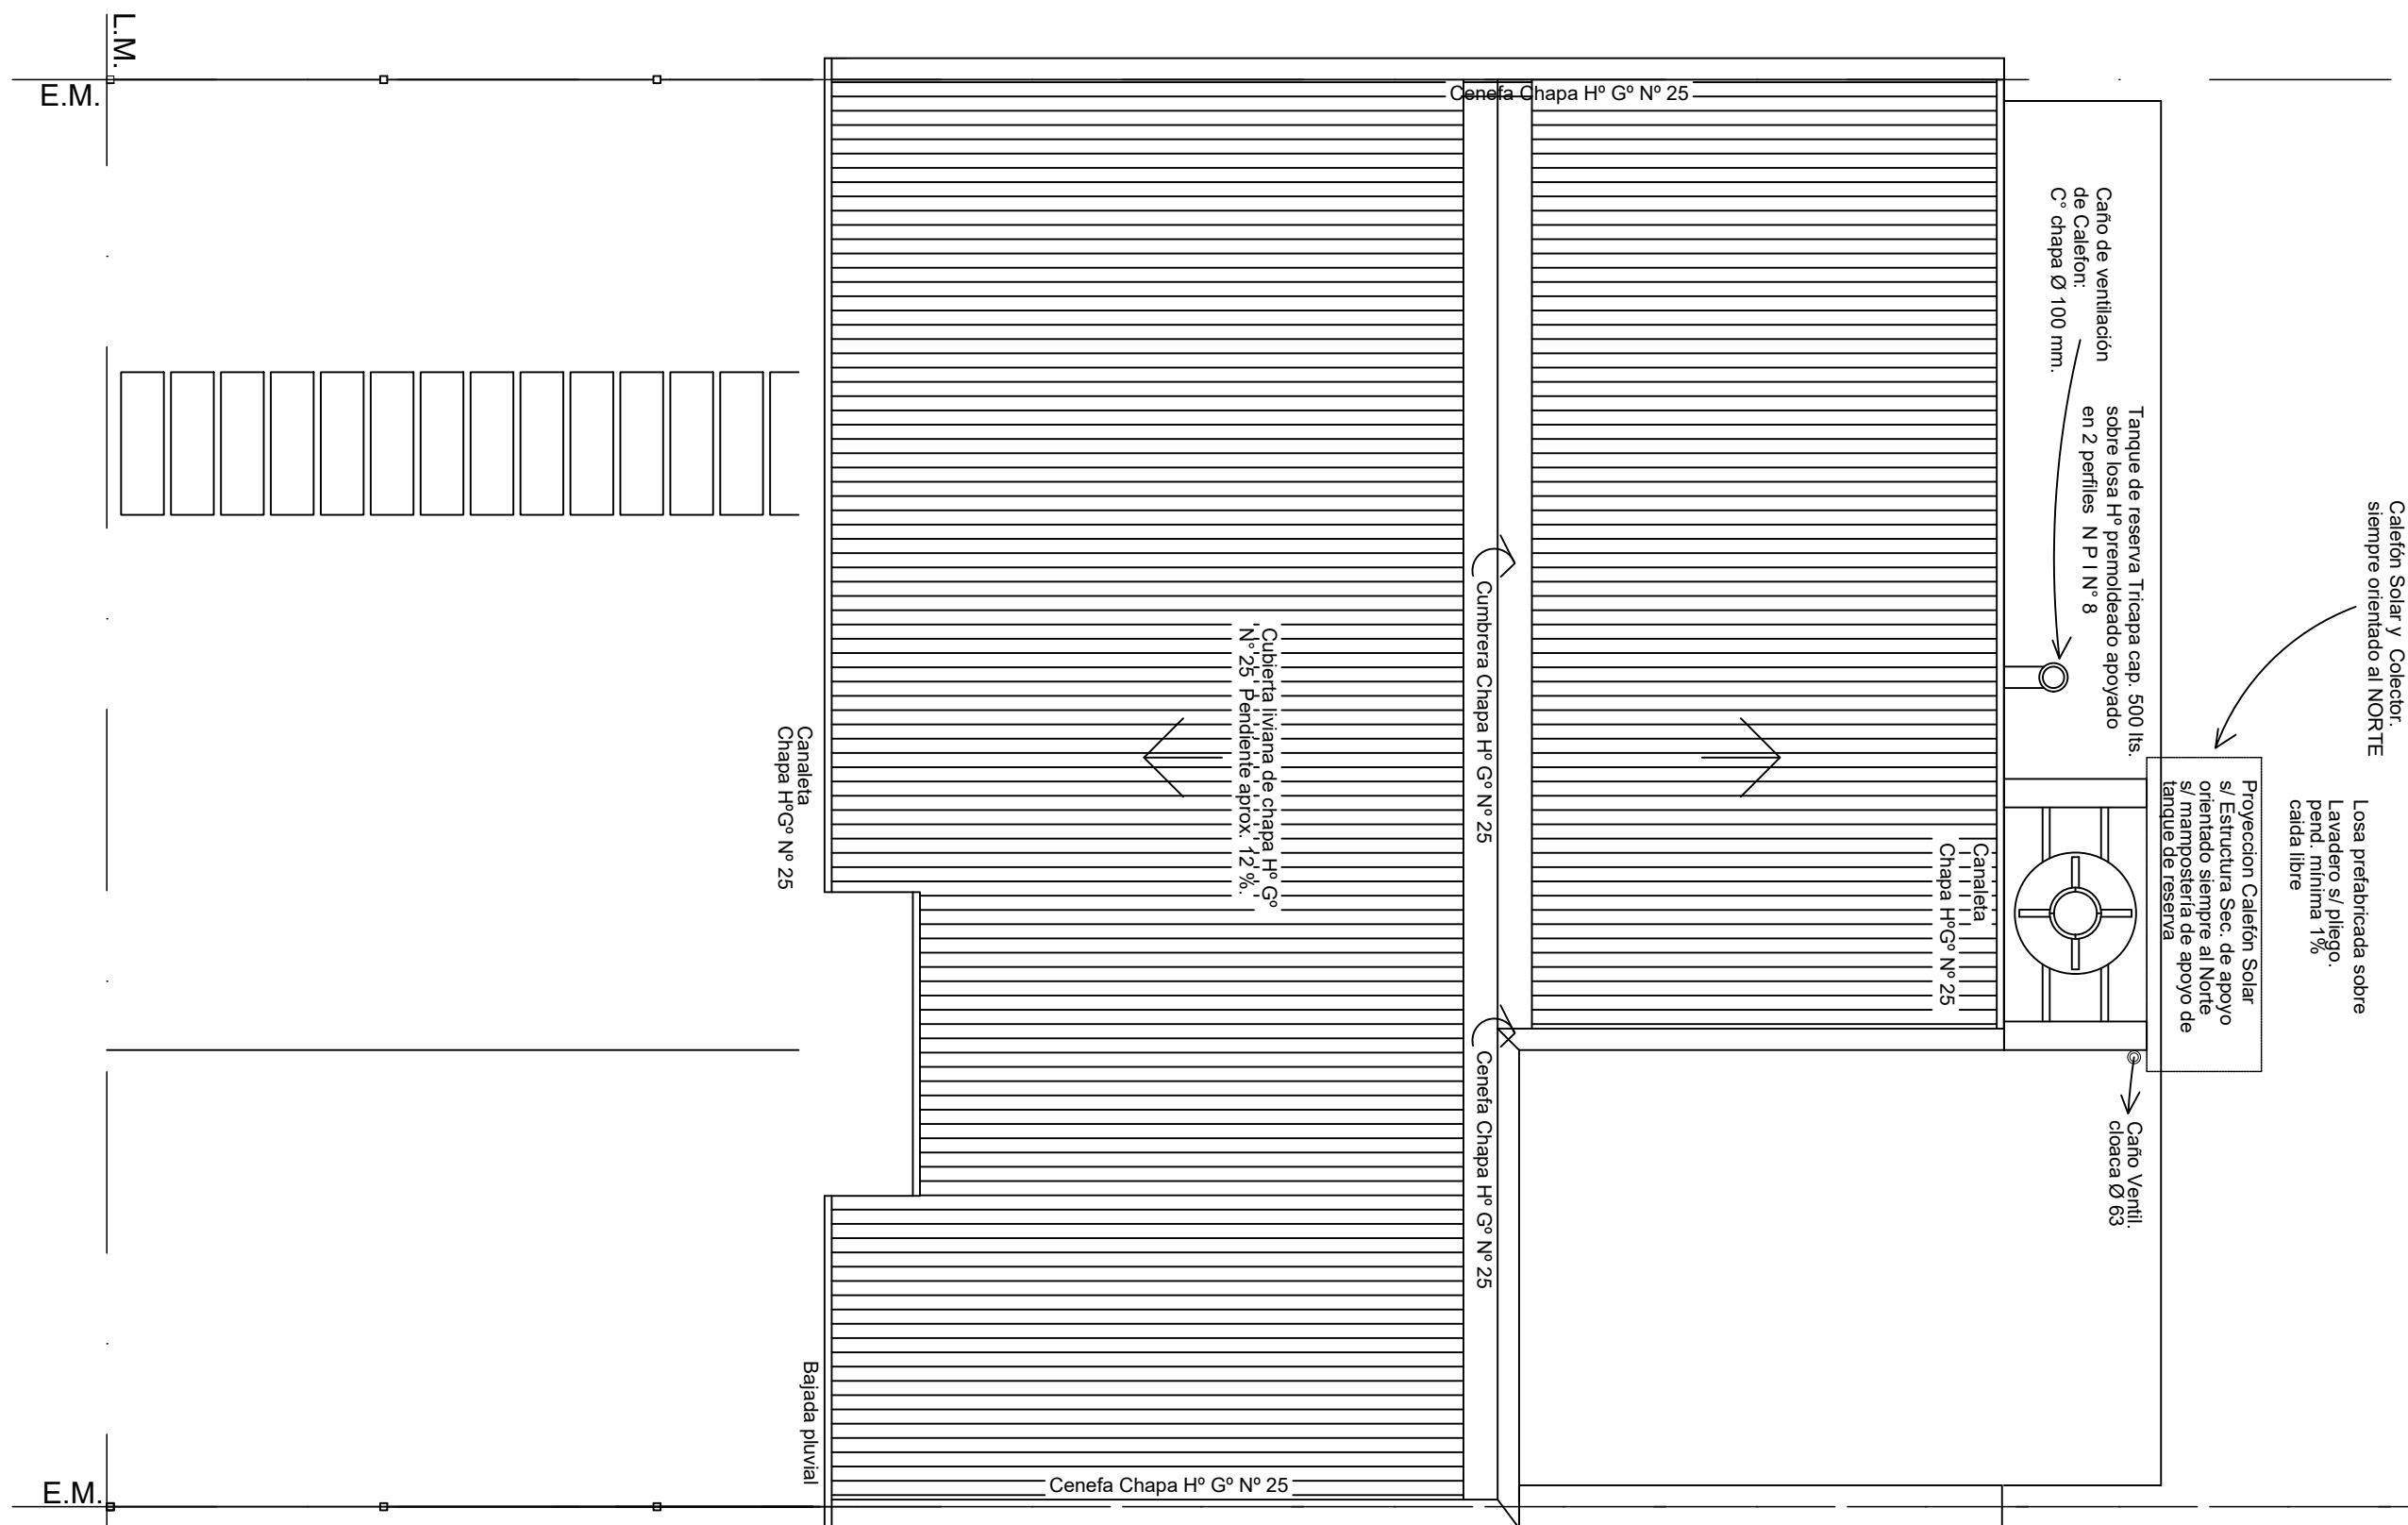

	OBRA: VIVIENDA COMPACTA - VCA 2 Dormitorios		
	PLANO: ARQUITECTURA		ESTRUCTURA CUBIERTA
	Marzo 2021	ESCALA1:50	OBS:
			A 02




	OBRA:		VIVIENDA COMPACTA - VCA		
			2 Dormitorios		
	PLANO:		ARQUITECTURA		
Marzo 2021		ESCALA1:50		OBS:	
				A	03

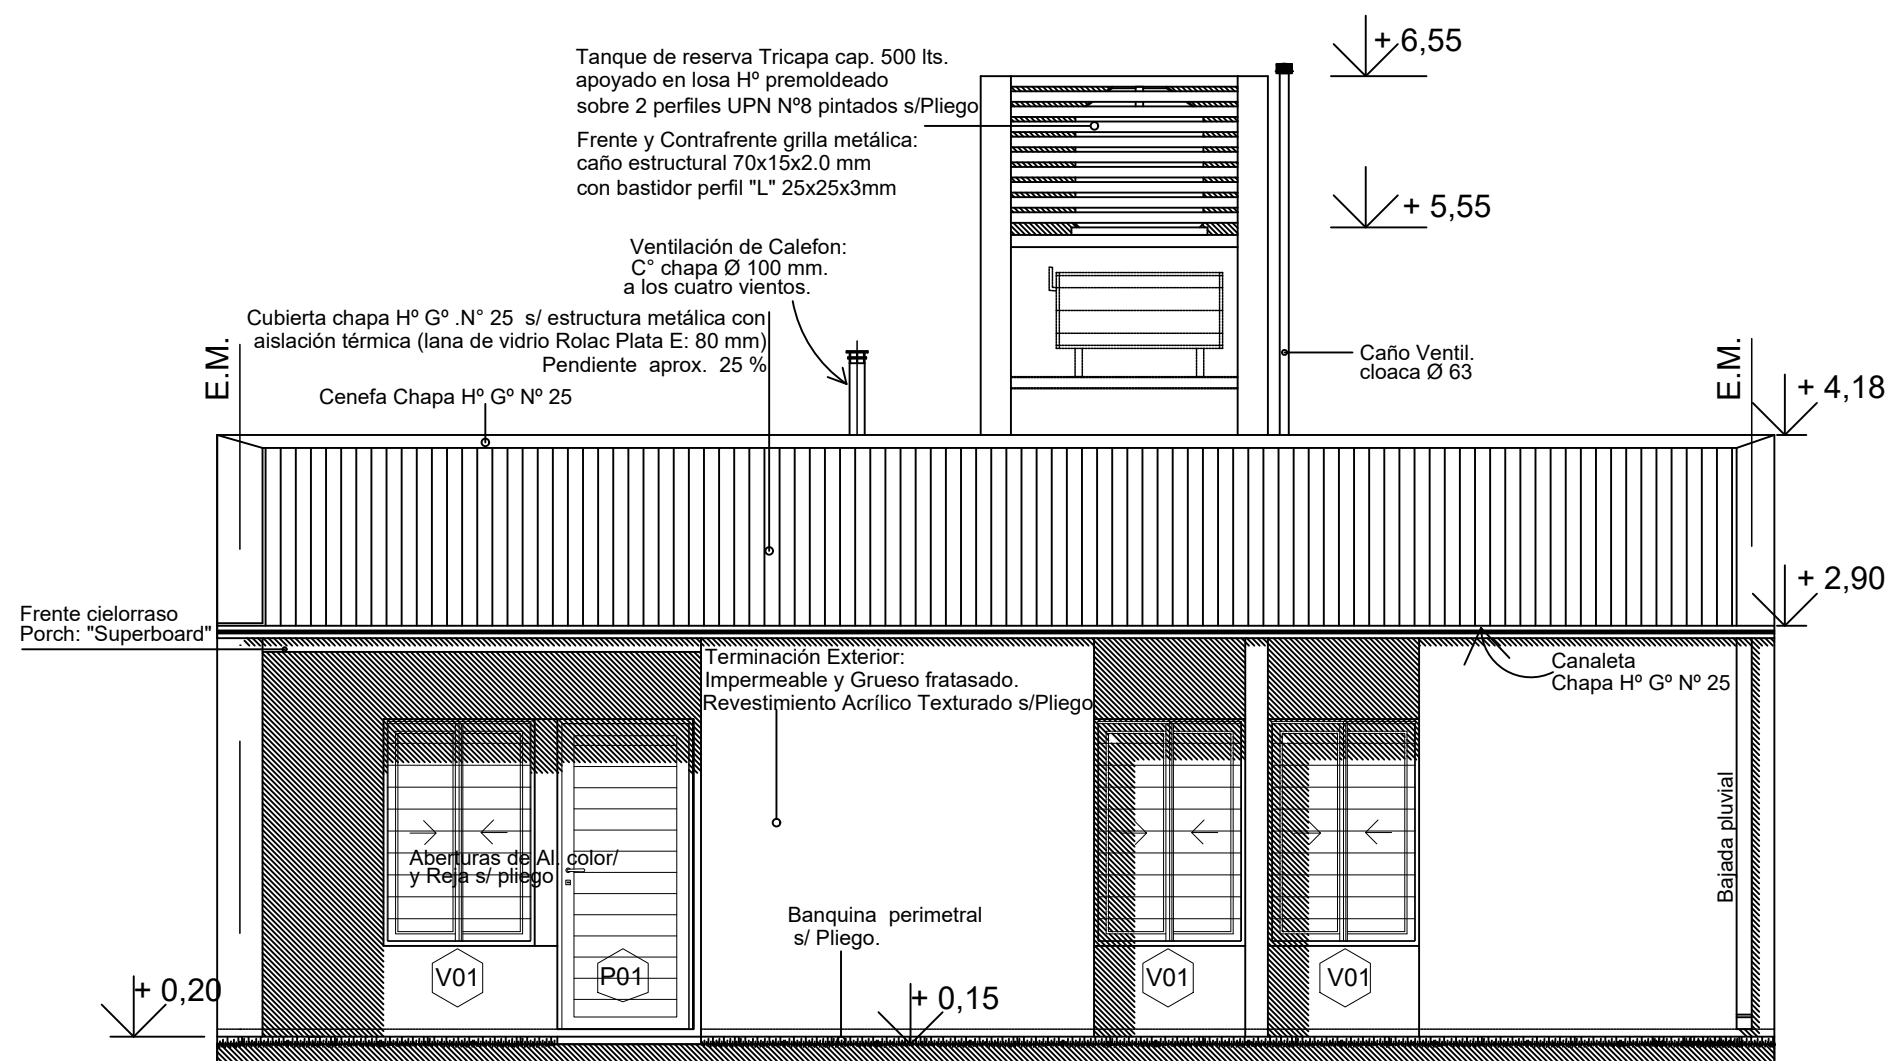


FACHADA

	OBRA: VIVIENDA COMPACTA - VCA 2 Dormitorios		
	PLANO: ARQUITECTURA		FACHADA
	Marzo 2021	ESCALA1:50	OBS:
			A 04

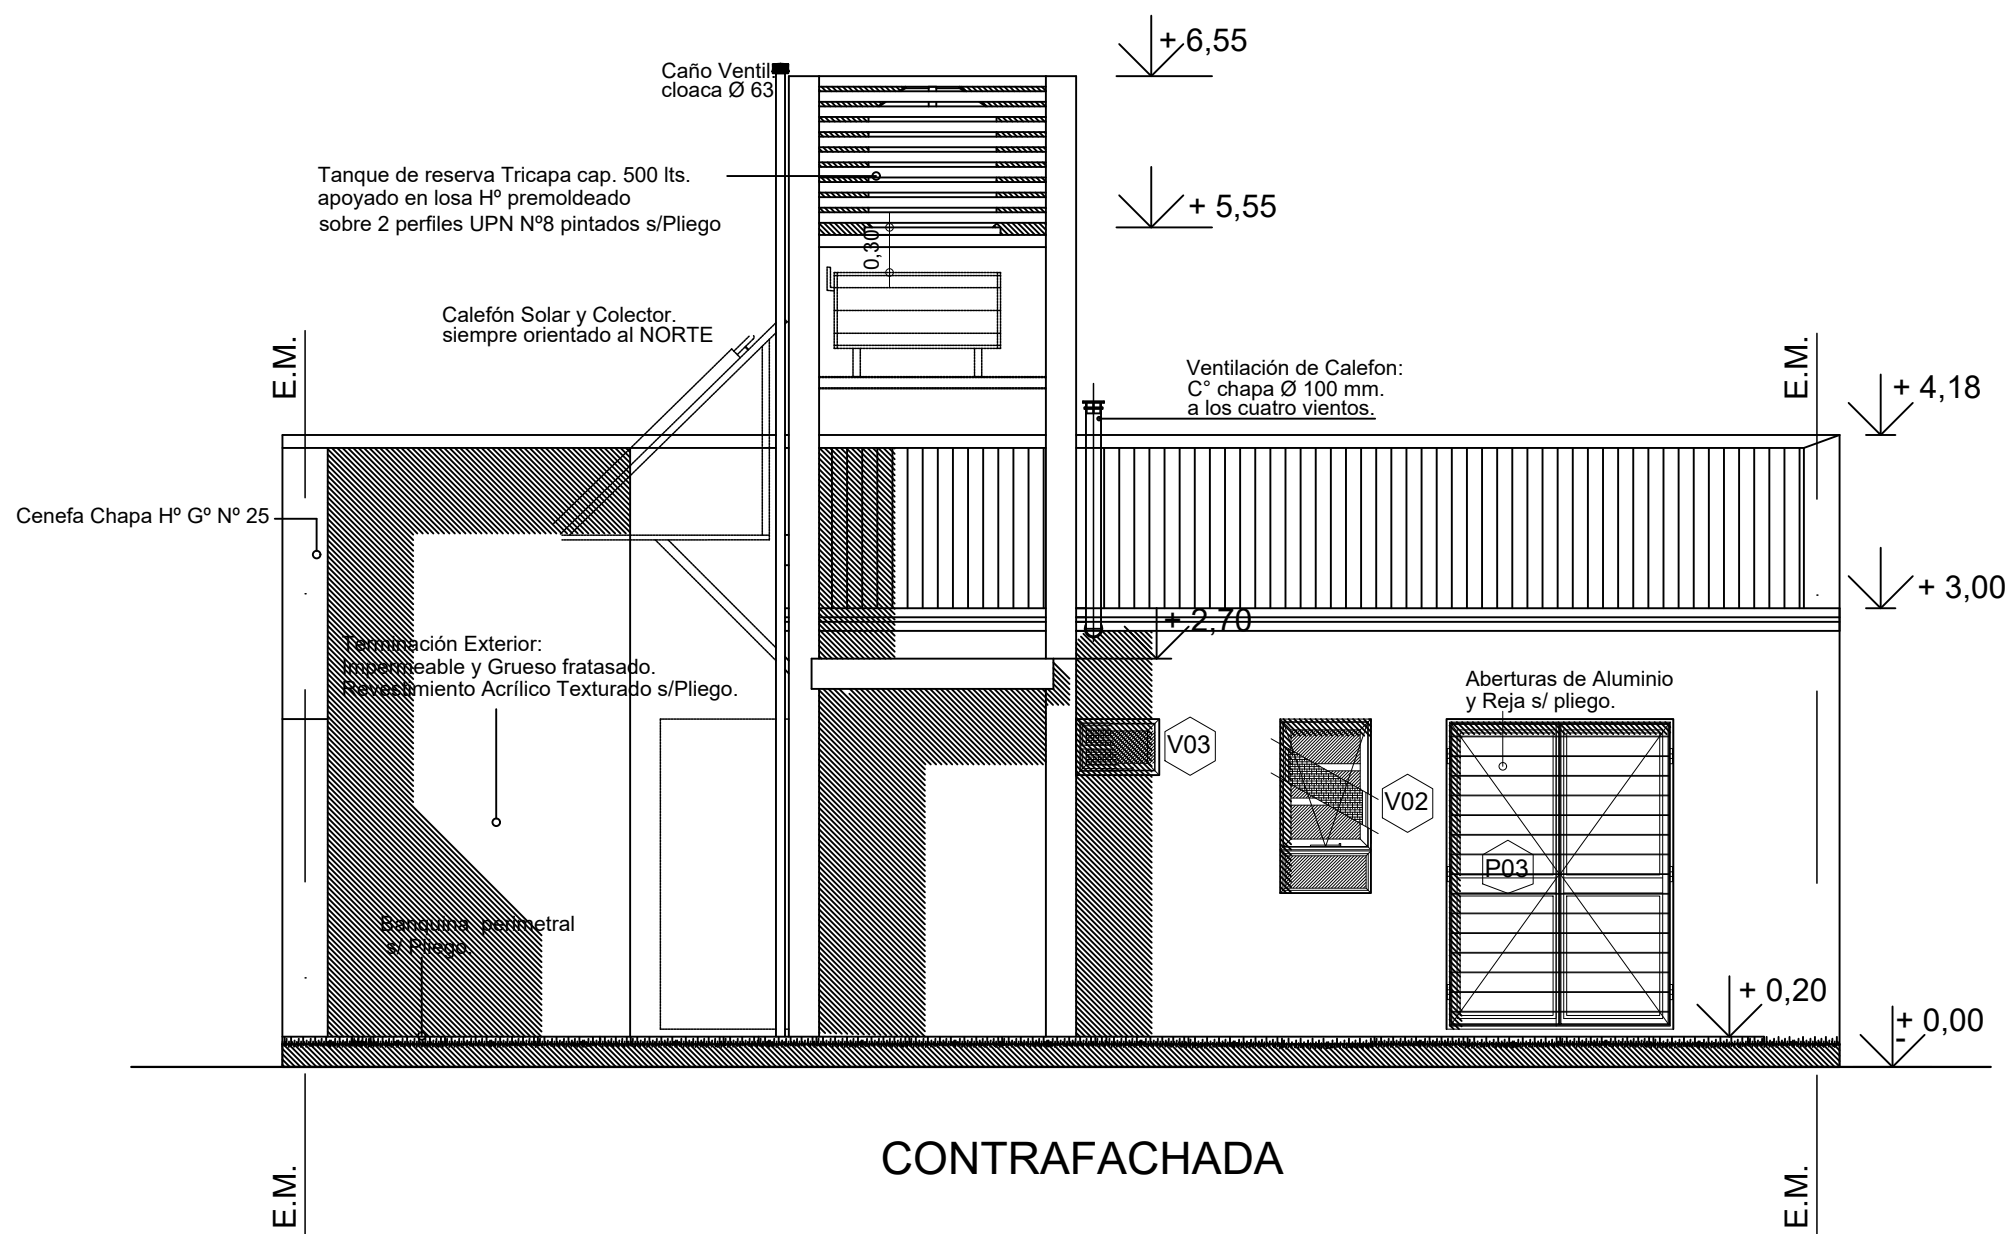


	OBRA: VIVIENDA COMPACTA - VCA 2 Dormitorios		
	PLANO: ARQUITECTURA		PLANTA BAJA
	Marzo 2021	ESCALA1:50	OBS:
			A 05

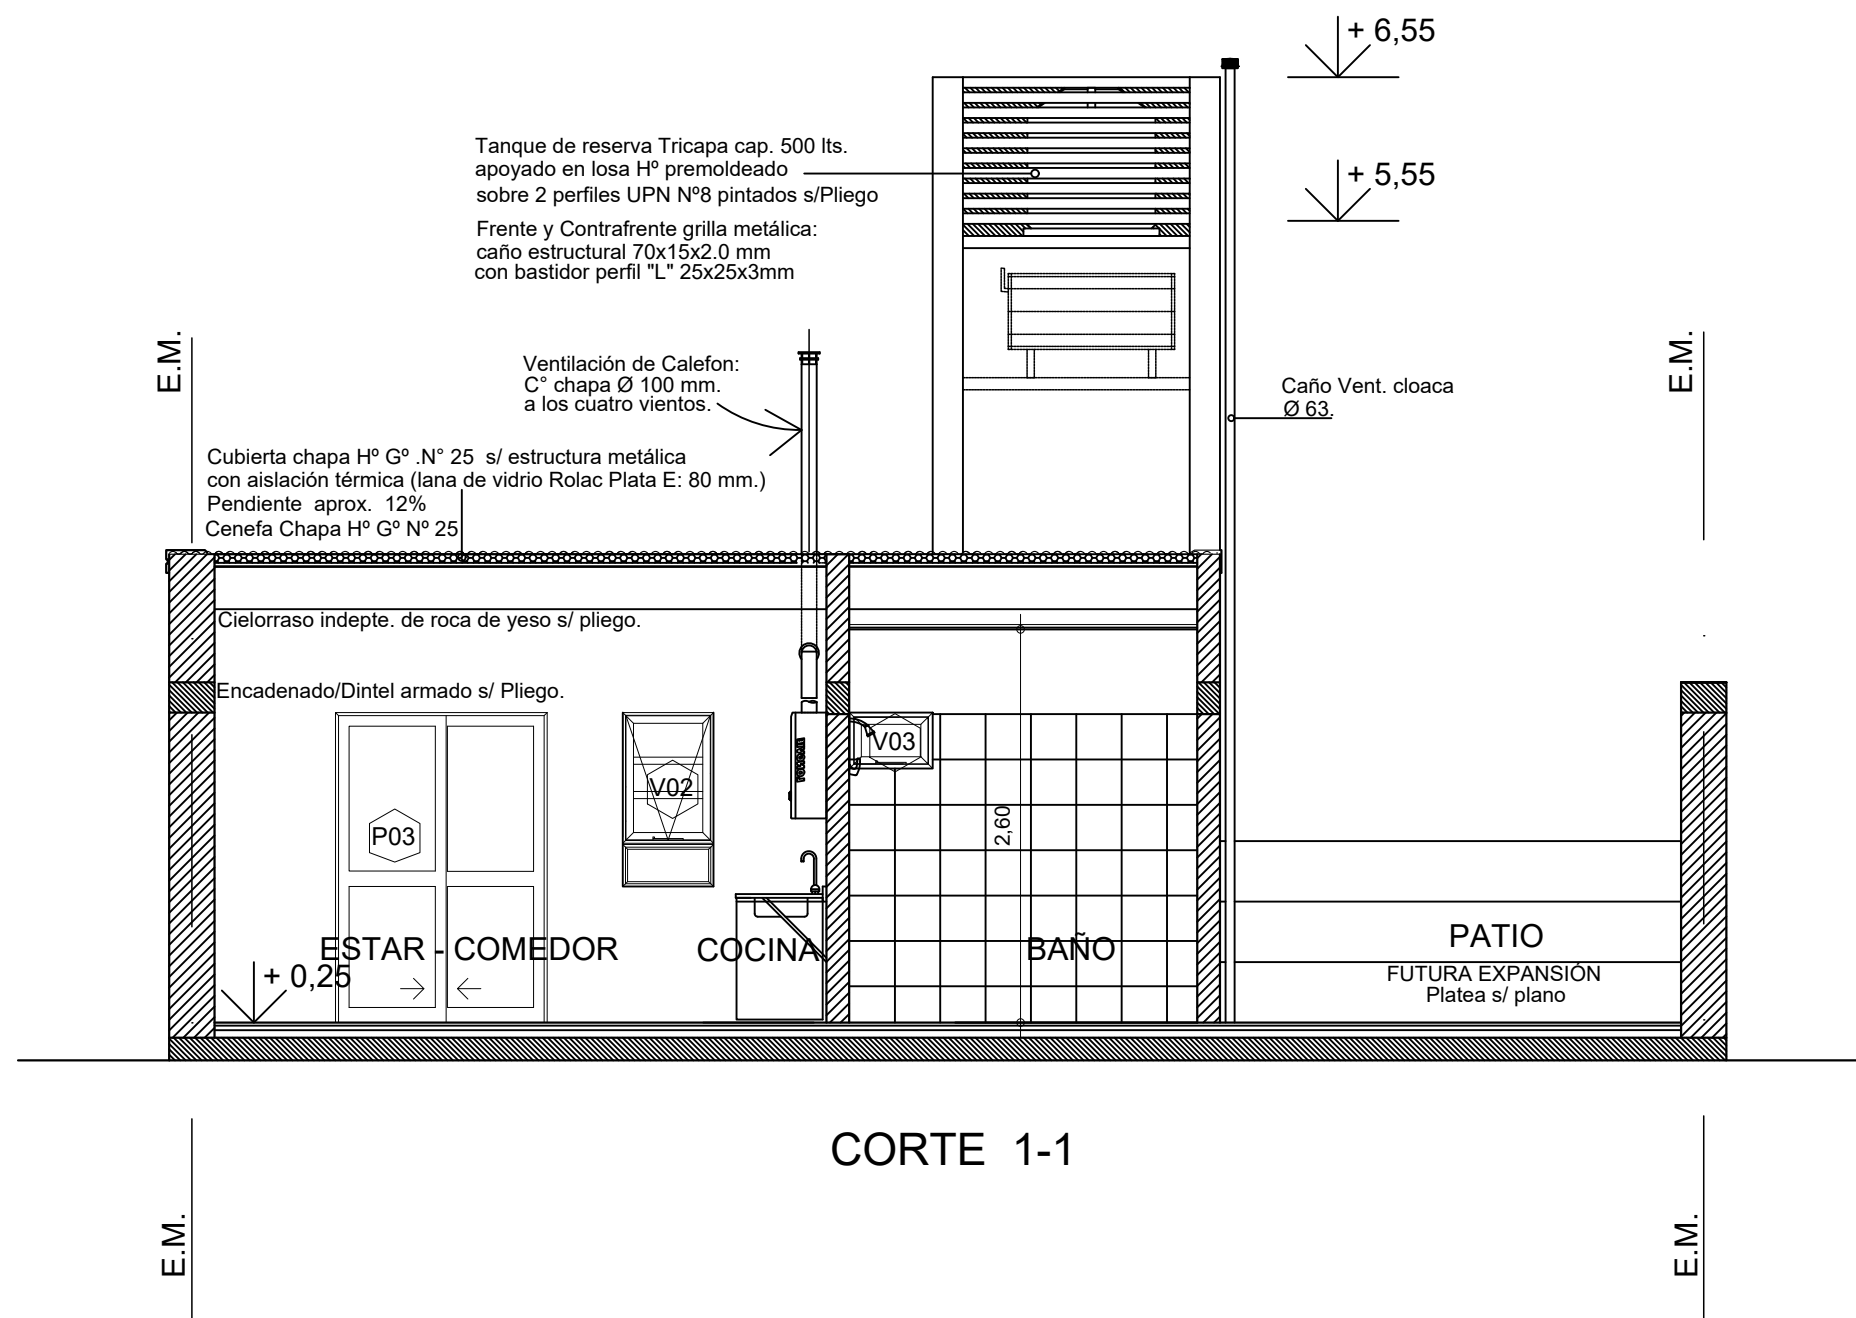

 <p>Dirección Provincial de Vivienda y Urbanismo 50 años construyendo hogares, concretando sueños.</p>	OBRA: VIVIENDA COMPACTA - VCA 2 Dormitorios		
	PLANO: ARQUITECTURA		CORTE
	Marzo 2021	ESCALA1:50	OBS:
 <p>PROVINCIA DE SANTA FE</p>			A 06

L.M.

E.M.

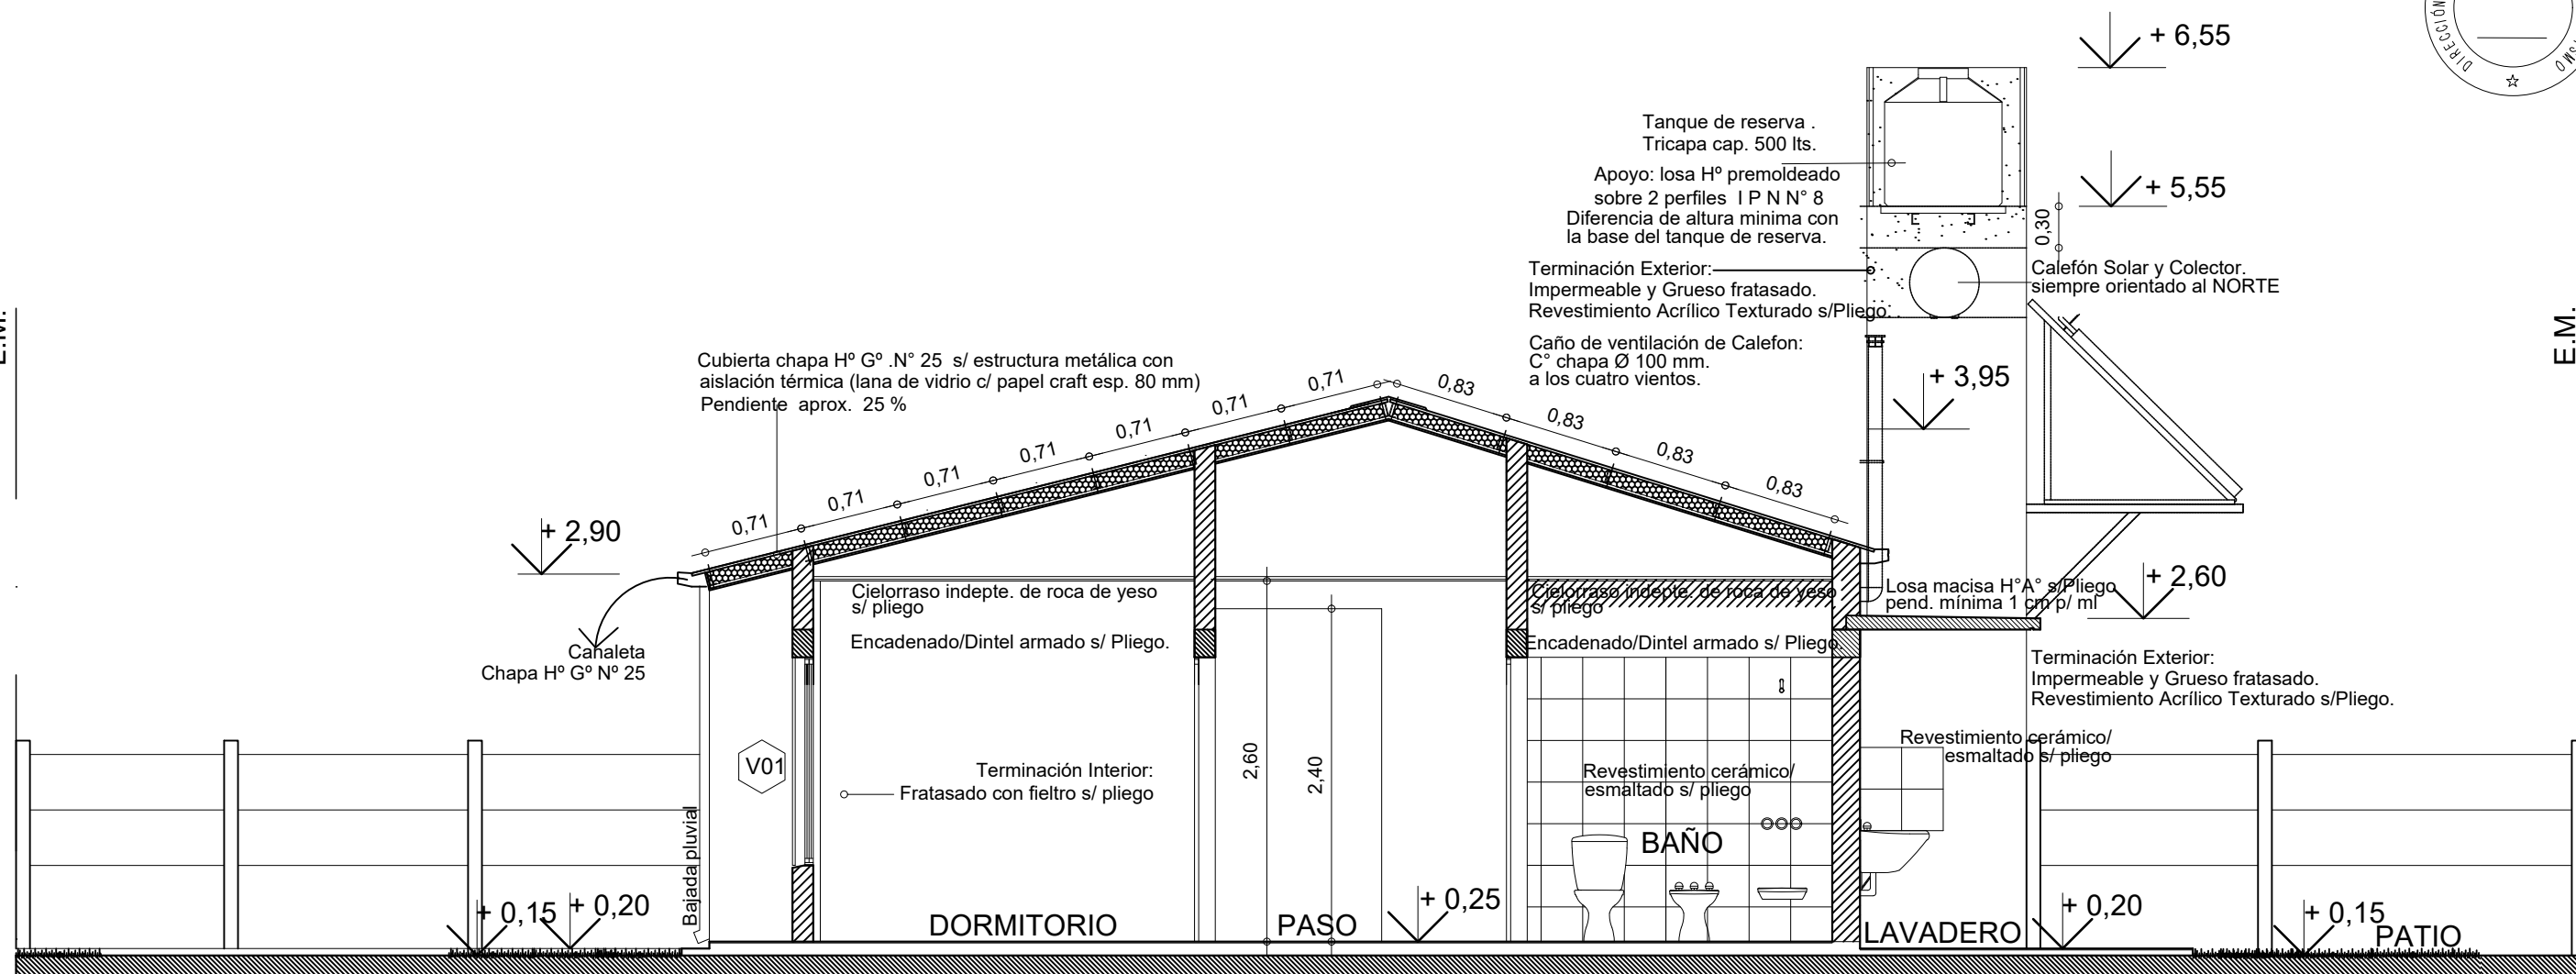

CORTE 2-2

L.M.

E.M.

	OBRA: VIVIENDA COMPACTA - VCA 2 Dormitorios		
	PLANO: ARQUITECTURA		CORTE
	Marzo 2021	ESCALA 1:50	OBS:
			A 07



ALTERNATIVA DIRECTA:

Agua Fria: Alimentación directa de Red distribuidora


En proyección: Tanque de Reserva Tricapa. Capacidad 500 lts.
Calefón Solar s/ Pilego - Capacidad 180 lts.

- 1 Alimentación a Tanque Reserva Ø 1/2"
 - 1 Bajada de calefón solar al Termotanque Ø 3/4"
(caño para agua caliente).
 - 2 Llaves de paso bypass calefón solar - calefón.
- Cañerías de agua fría y caliente:
Caño de Polipropileno s/pilego APROBADO

B.D.A s/ Pilego
20x20

- 1 Bajada de calefón solar al Calefón Ø 3/4"
- 1 Subida Ø 1/2" Agua Fria a T. R.

Proyección Calefón Solar
s/ Estructura Sec. de apoyo
orientado siempre al Norte
s/ mampostería de apoyo de

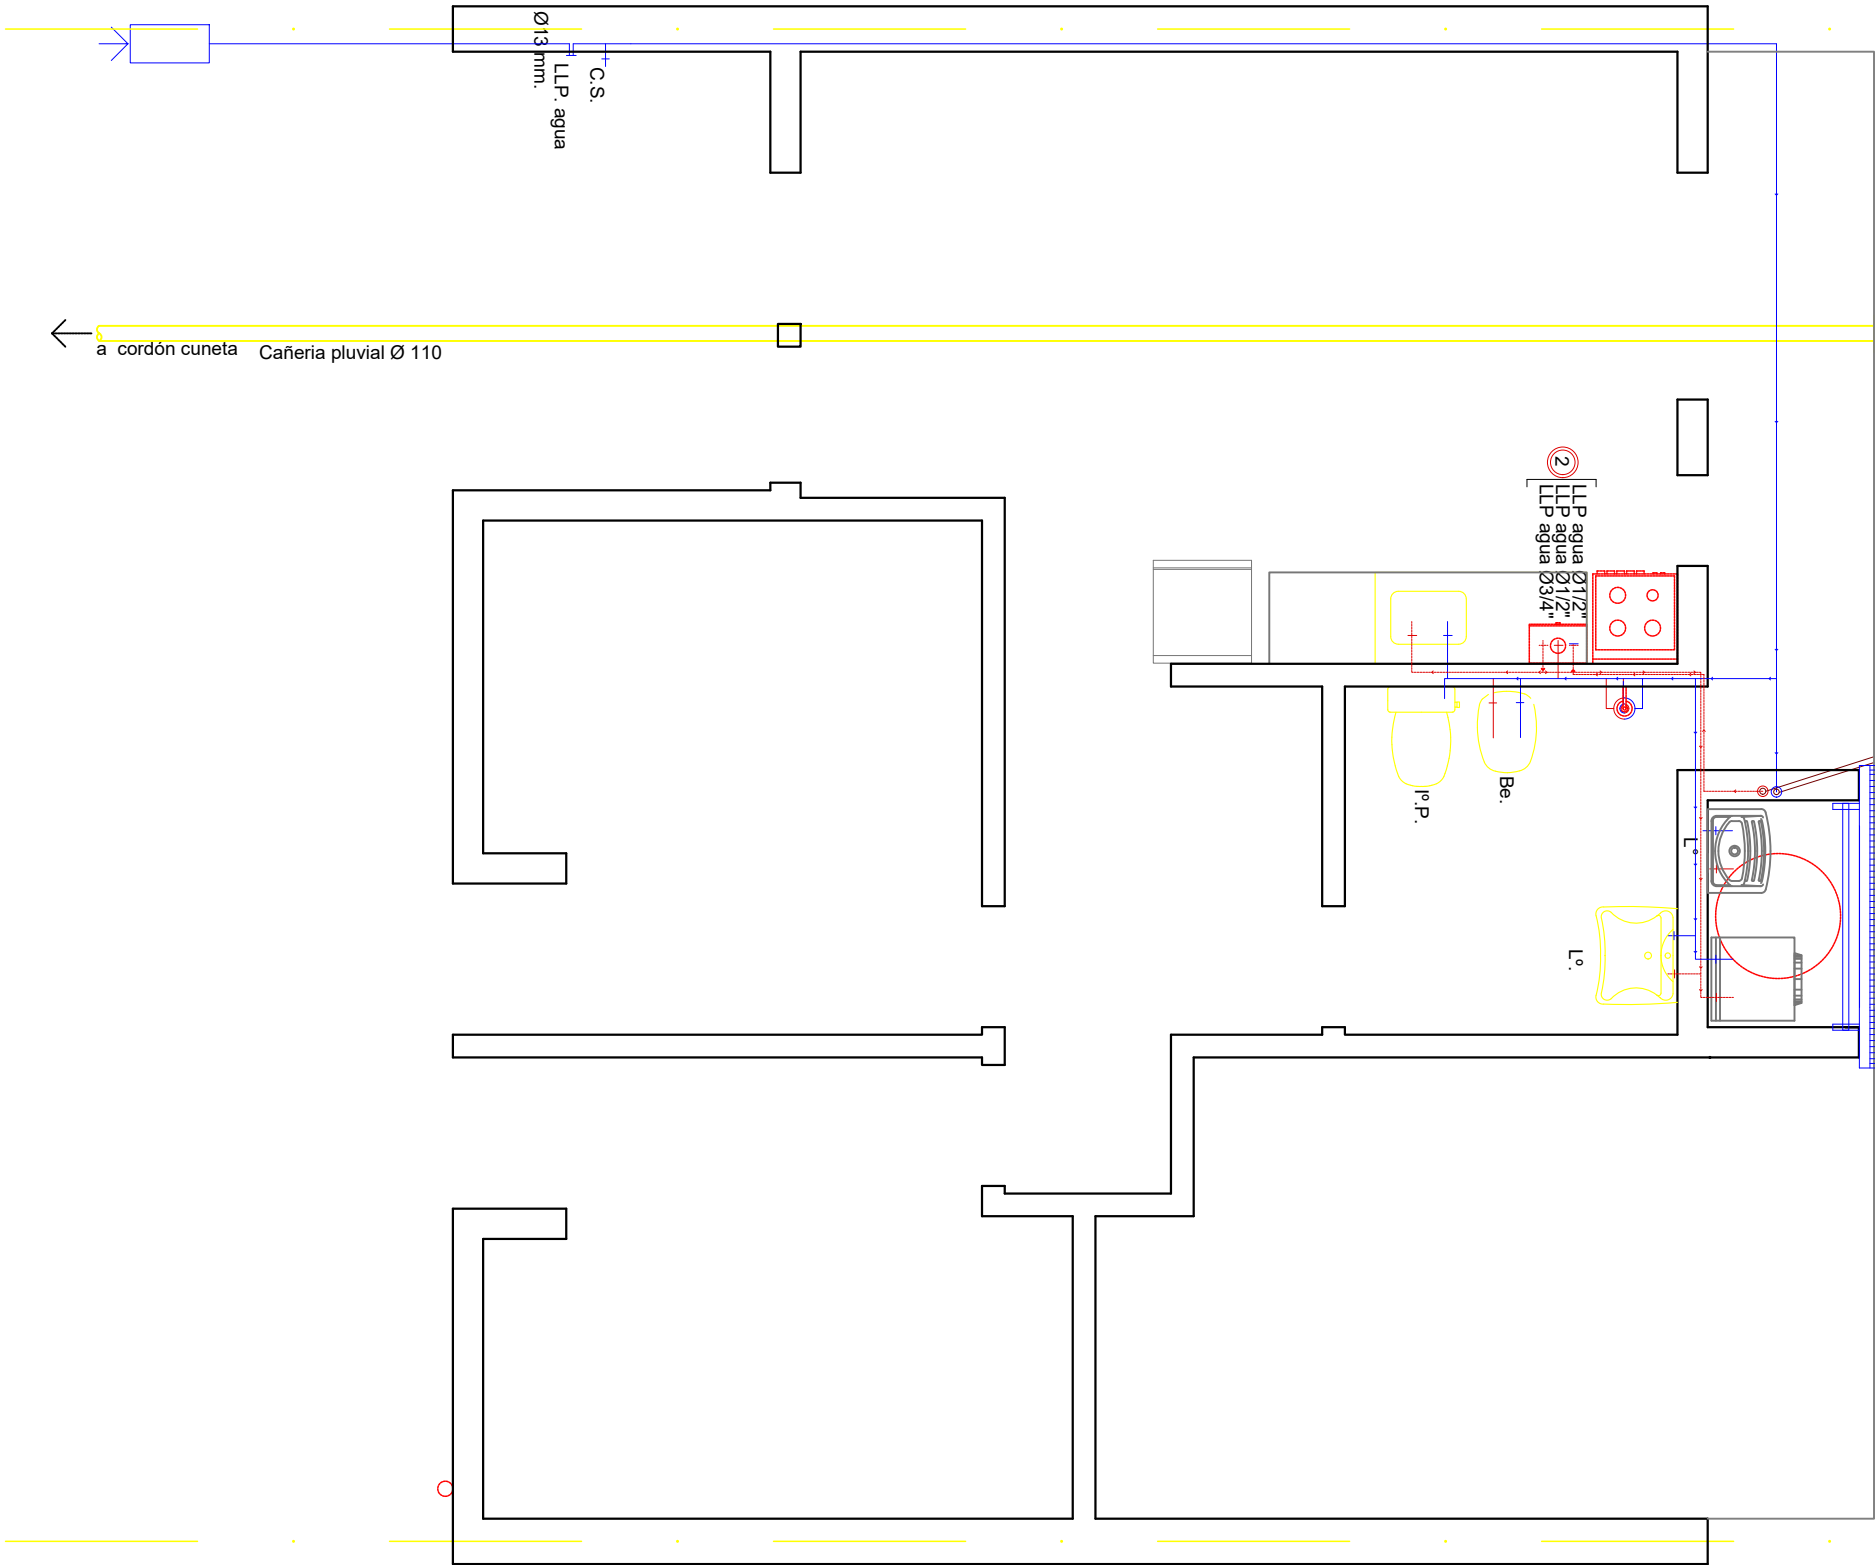

OBRA:

VIVIENDA COMPACTA - VCA
2 Dormitorios

PLANO:

ARQUITECTURA

INSTALACION AGUA F Y C


Marzo 2021

ESCALA1:50

OBS:

**PROVINCIA
DE SANTA FE**

A 08

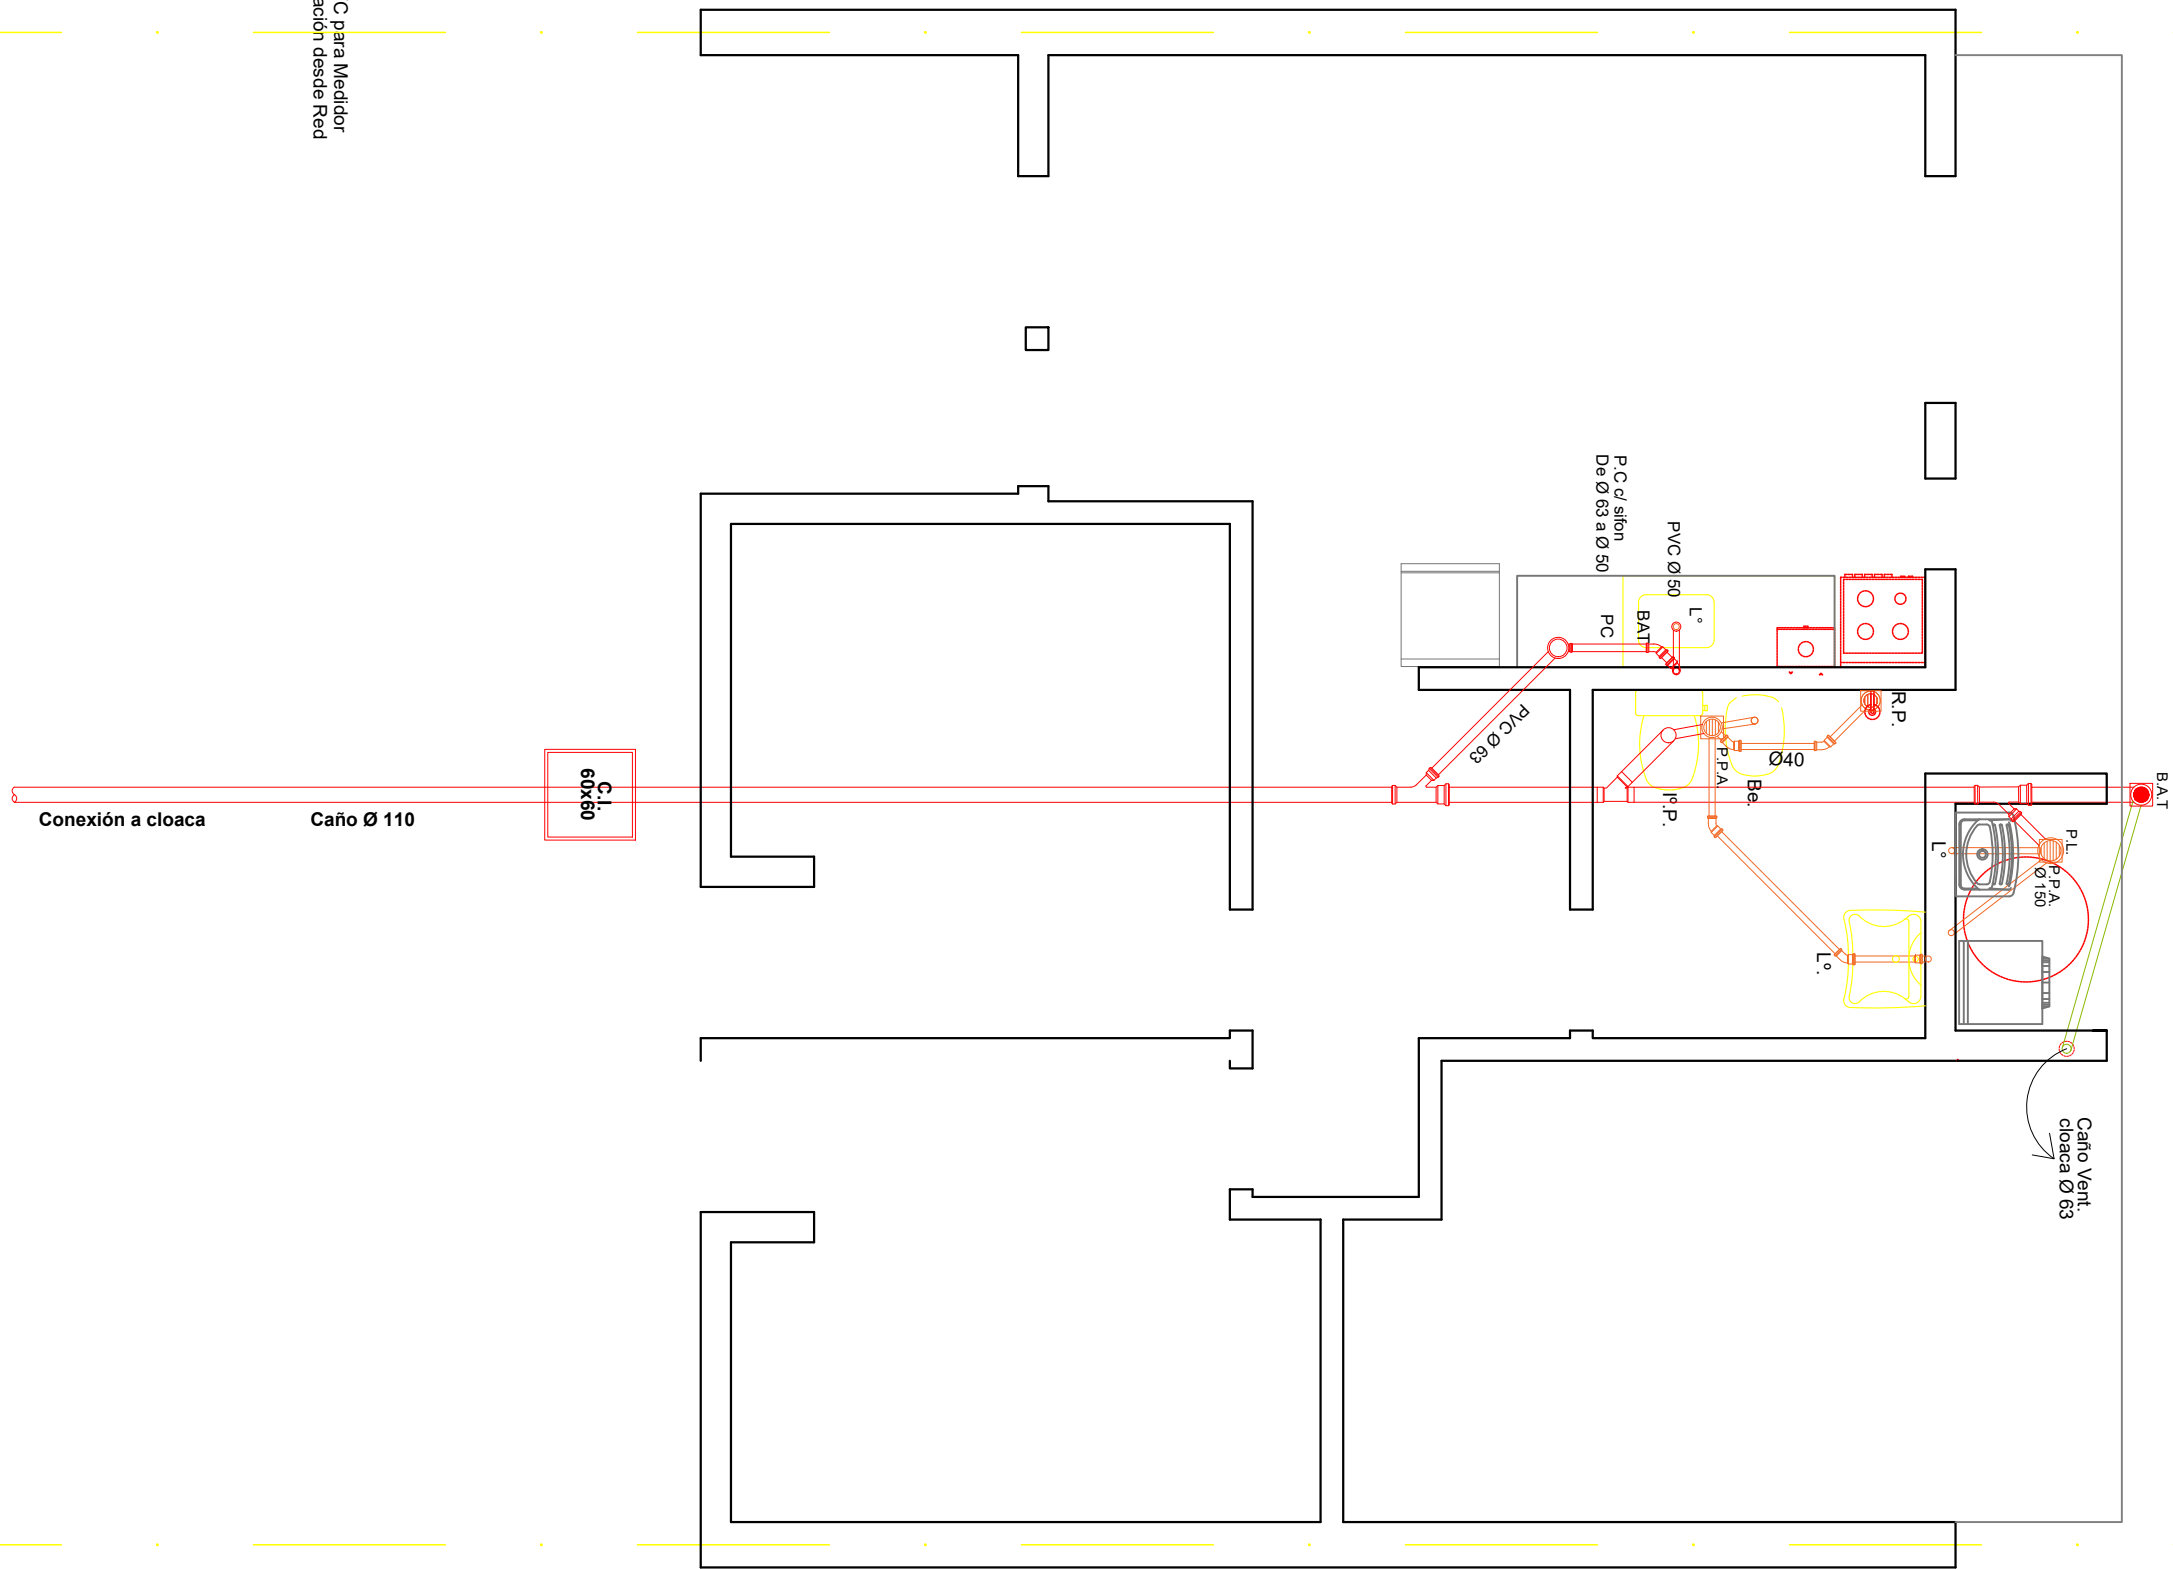

L.M.
E.M.

Caja PVC para Medidor
Alimentación desde Red

E.M.
L.N



PROVINCIA
DE SANTA FE

OBRA:

VIVIENDA COMPACTA - VCA
2 Dormitorios

PLANO:

ARQUITECTURA


Marzo 2021

ESCALA 1:50

OBS:

INSTALACION PLUVIAL Y CLOACAL

A 09

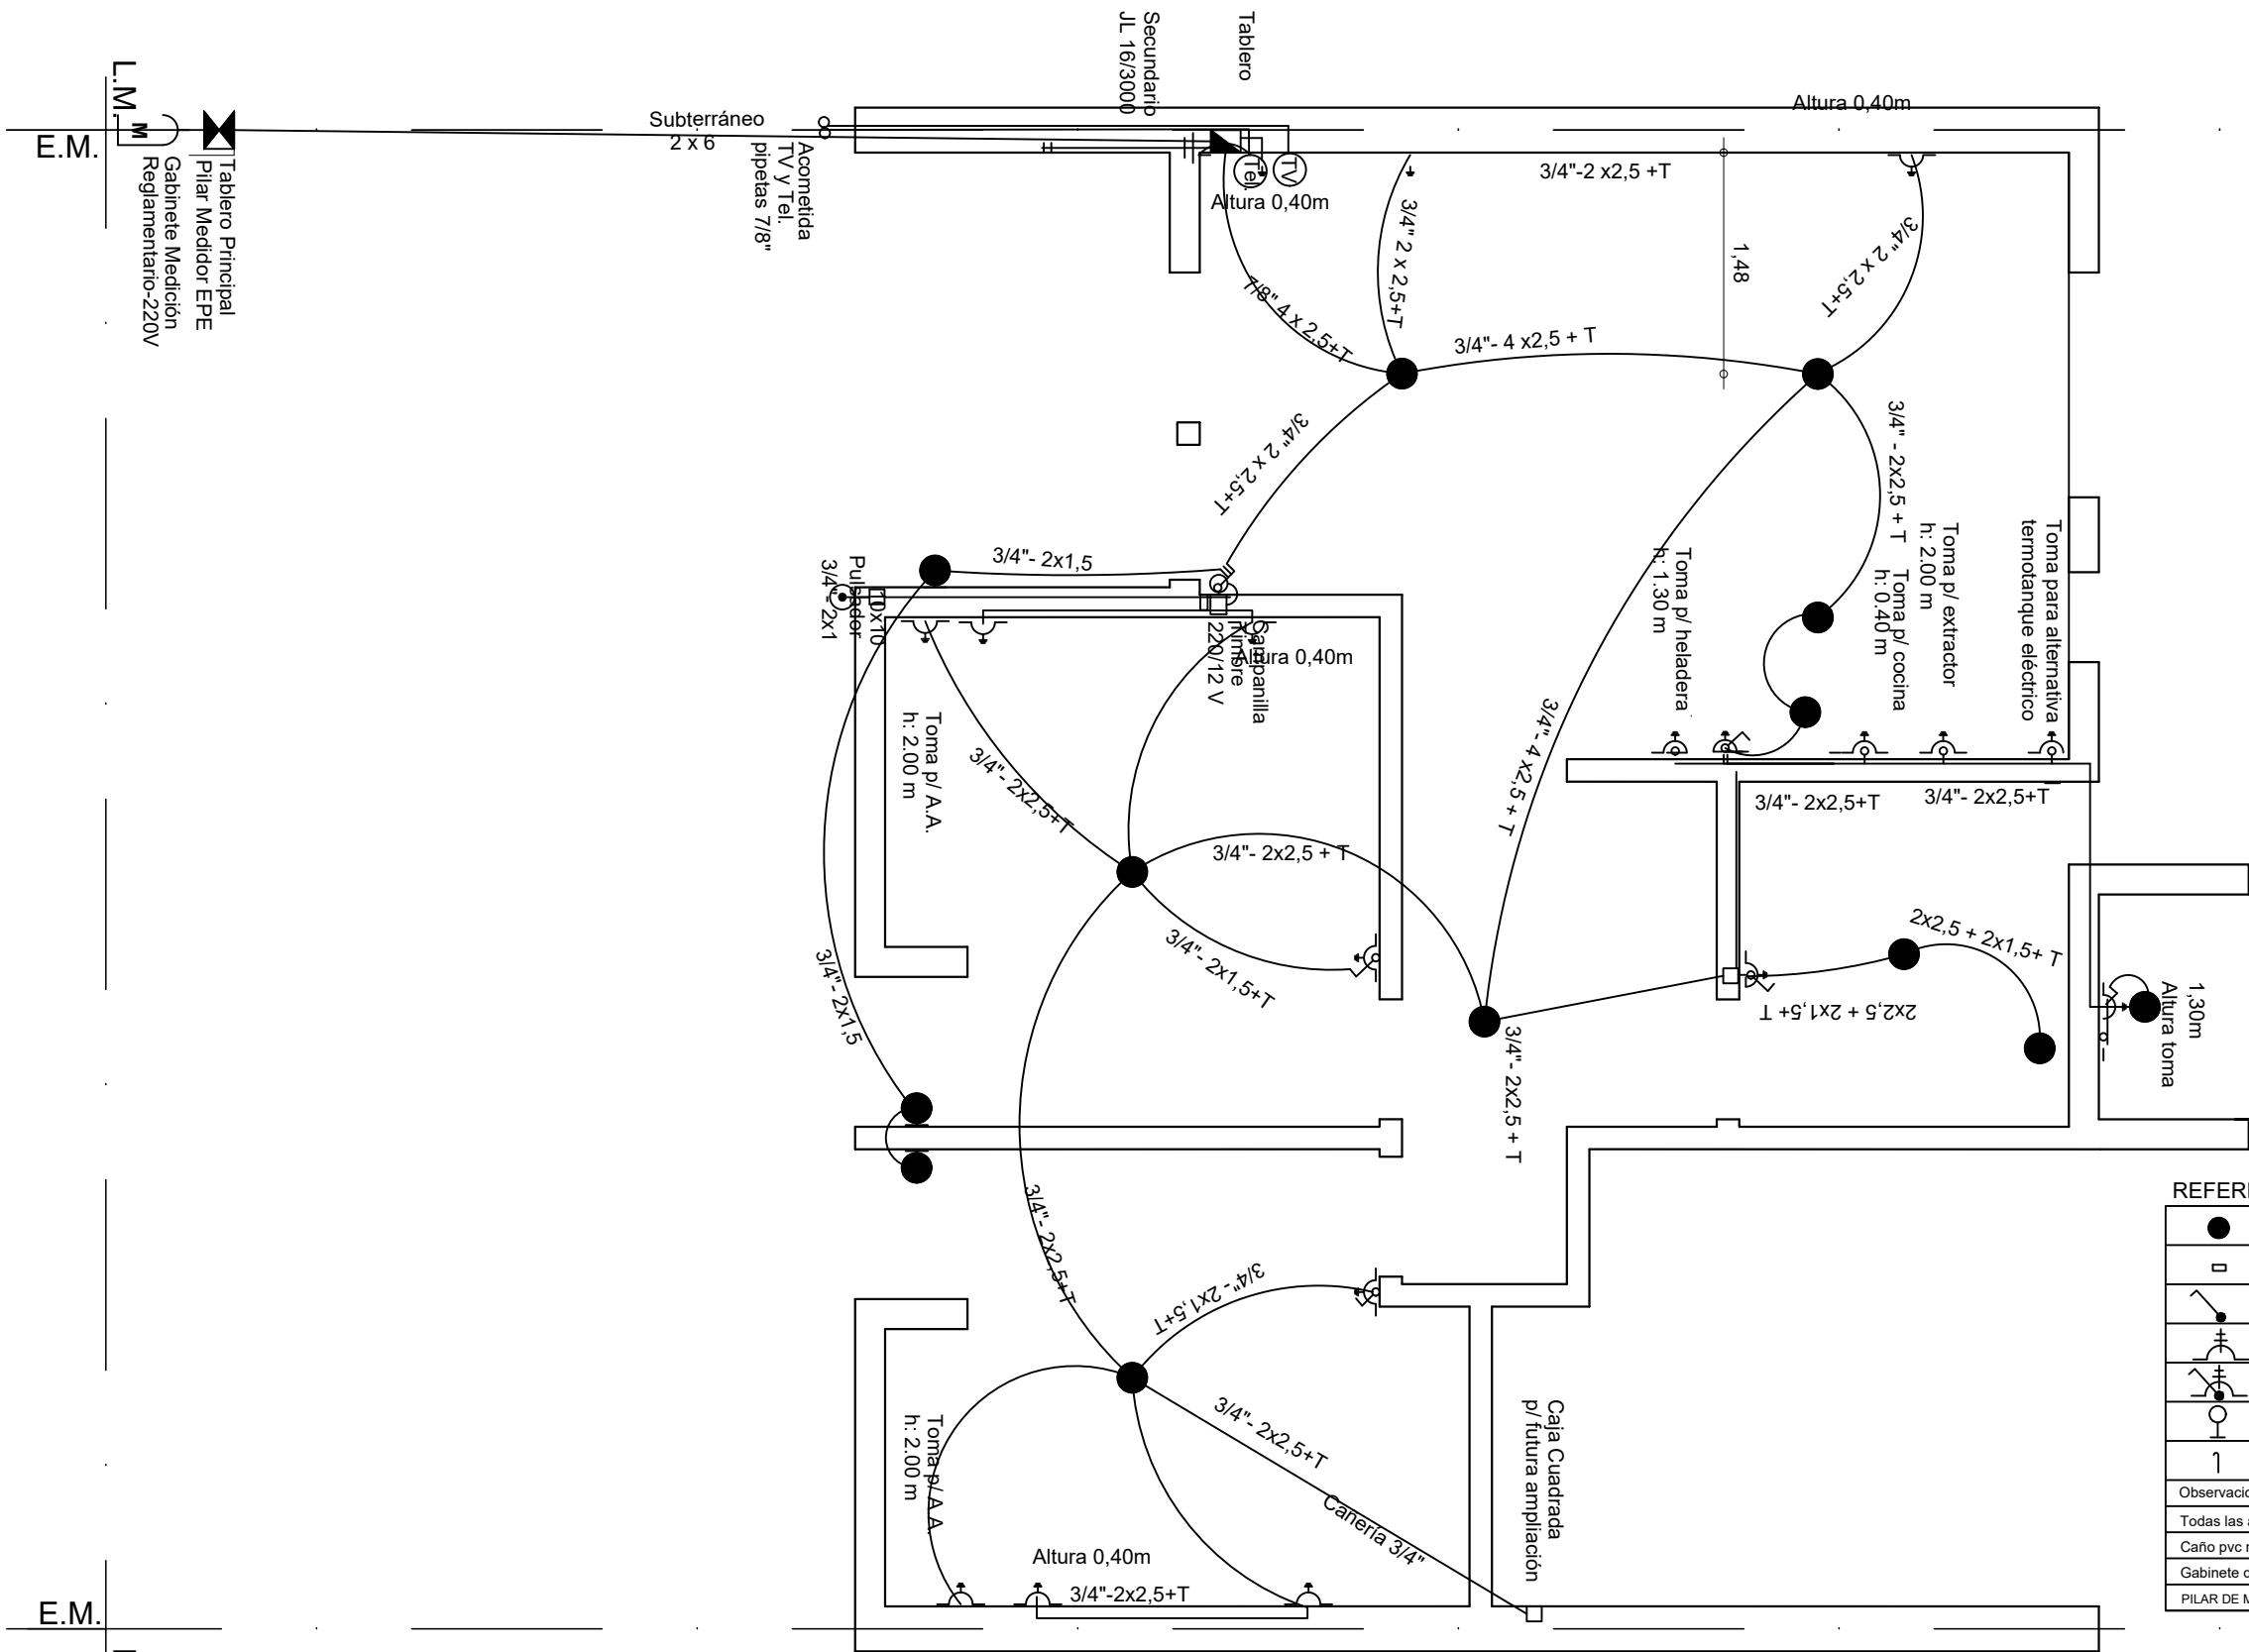

REFERENCIAS:	
	Octogonal grande c/ portafoco rosca ericson
	Caja 10x10cm
	Punto h=1.20m
	Toma modulo bi uso 10A h=1.20m
	Punto y Toma modulo bi uso 10A h=1.20m
	Octogonal chica c/ portafoco de pared rosca ericson h=2.20m
	Pipeta ceramica de entrada para telefonia y datos h=2.20m
Observaciones	
Todas las alturas referen a piso terminado.	
Caño pvc rígido tipo tubo electrico o sica s/ plano	
Gabinete de 12 DIN mínimo	
PILAR DE MEDICION 50x50 PREMOLDEADO DE ACUERDO A ETN N° 96A - EPE SANTA FE	

Dirección Provincial de Vivienda y Urbanismo
50 años
construyendo hogares,
concretando sueños.

OBRA:

VIVIENDA COMPACTA - VCA
2 Dormitorios

PLANO:

ARQUITECTURA

Marzo 2021

ESCALA1:50

OBS:

PROVINCIA DE SANTA FE

A 10

