

INSTALACIÓN DE INCENDIO PLANTA BAJA

1:100

REFERENCIAS

	CAÑERÍA DE INCENDIO AÉREA
	BOCA IMPULSIÓN
	GABINETE HIDRANTE + EXTINTOR
	EXTINTOR CLASE ABC 10 Kg
	EXTINTOR CLASE HALO CLEAN 10 Kg

NOTA:
TODAS LAS INSTALACIONES SON A MODO INDICATIVO Y MINIMAS REQUERIDAS. LOS TENDIDOS, SECCIONES DE CONDUCTORES, CAPACIDADES DE PROTECCIONES, TAMAÑOS DE TABLEROS Y TIPO DE EQUIPAMIENTO SERÁN LOS QUE RESULTEN DE LOS CÁLCULOS, CUMPLIENDO LAS ESPECIFICACIONES TÉCNICAS, NORMAS NACIONALES Y DE LA INDUSTRIA. NO SE ACEPTARÁN ADICIONALES DE NINGÚN TIPO ANTE LA OMISIÓN DE LAS MISMAS. LAS MEDIDAS SERÁN VERIFICADAS EN OBRA.

Santa Fe
Provincia

MINISTERIO DE INFRAESTRUCTURA,
SERVICIOS PÚBLICOS Y HABITAT

SECRETARÍA DE ARQUITECTURA
Y OBRAS PÚBLICAS

ARQ. LETICIA BATTAGLIA

DIRECTOR PROVINCIAL DE
ARQUITECTURA E INGENIERÍA

ARQ. ILEANA ROSSI SELUY

DIRECTOR GENERAL

SUBDIRECTOR DE PROYECTO

ARQ. EDGAR C. FATAUROS

COORDINADOR DE PROYECTO

PROYECTISTA

Di.P.A.I.

OBRA

"Construcción Edificio
Anexo - Hospital Dr. Amílcar
Goroso y Posta SIES 107 -
Sunchales - Dpto. Castellanos"

DOC. de PROYECTO

UBICACIÓN



ARCHIVO
Instalación Incendio_Hsunchales.dwg

ESPECIALIDAD
INSTALACIONES

PLANO
INSTALACIÓN DE INCENDIO
PLANTA BAJA

AUTOR/TA

MORELLI, DENISE M.

FECHA 27/12/22


ESCALA 1:100

REVISIÓN 01

DENOMINACIÓN

I-CI01

Todas las medidas se verificarán en obra.

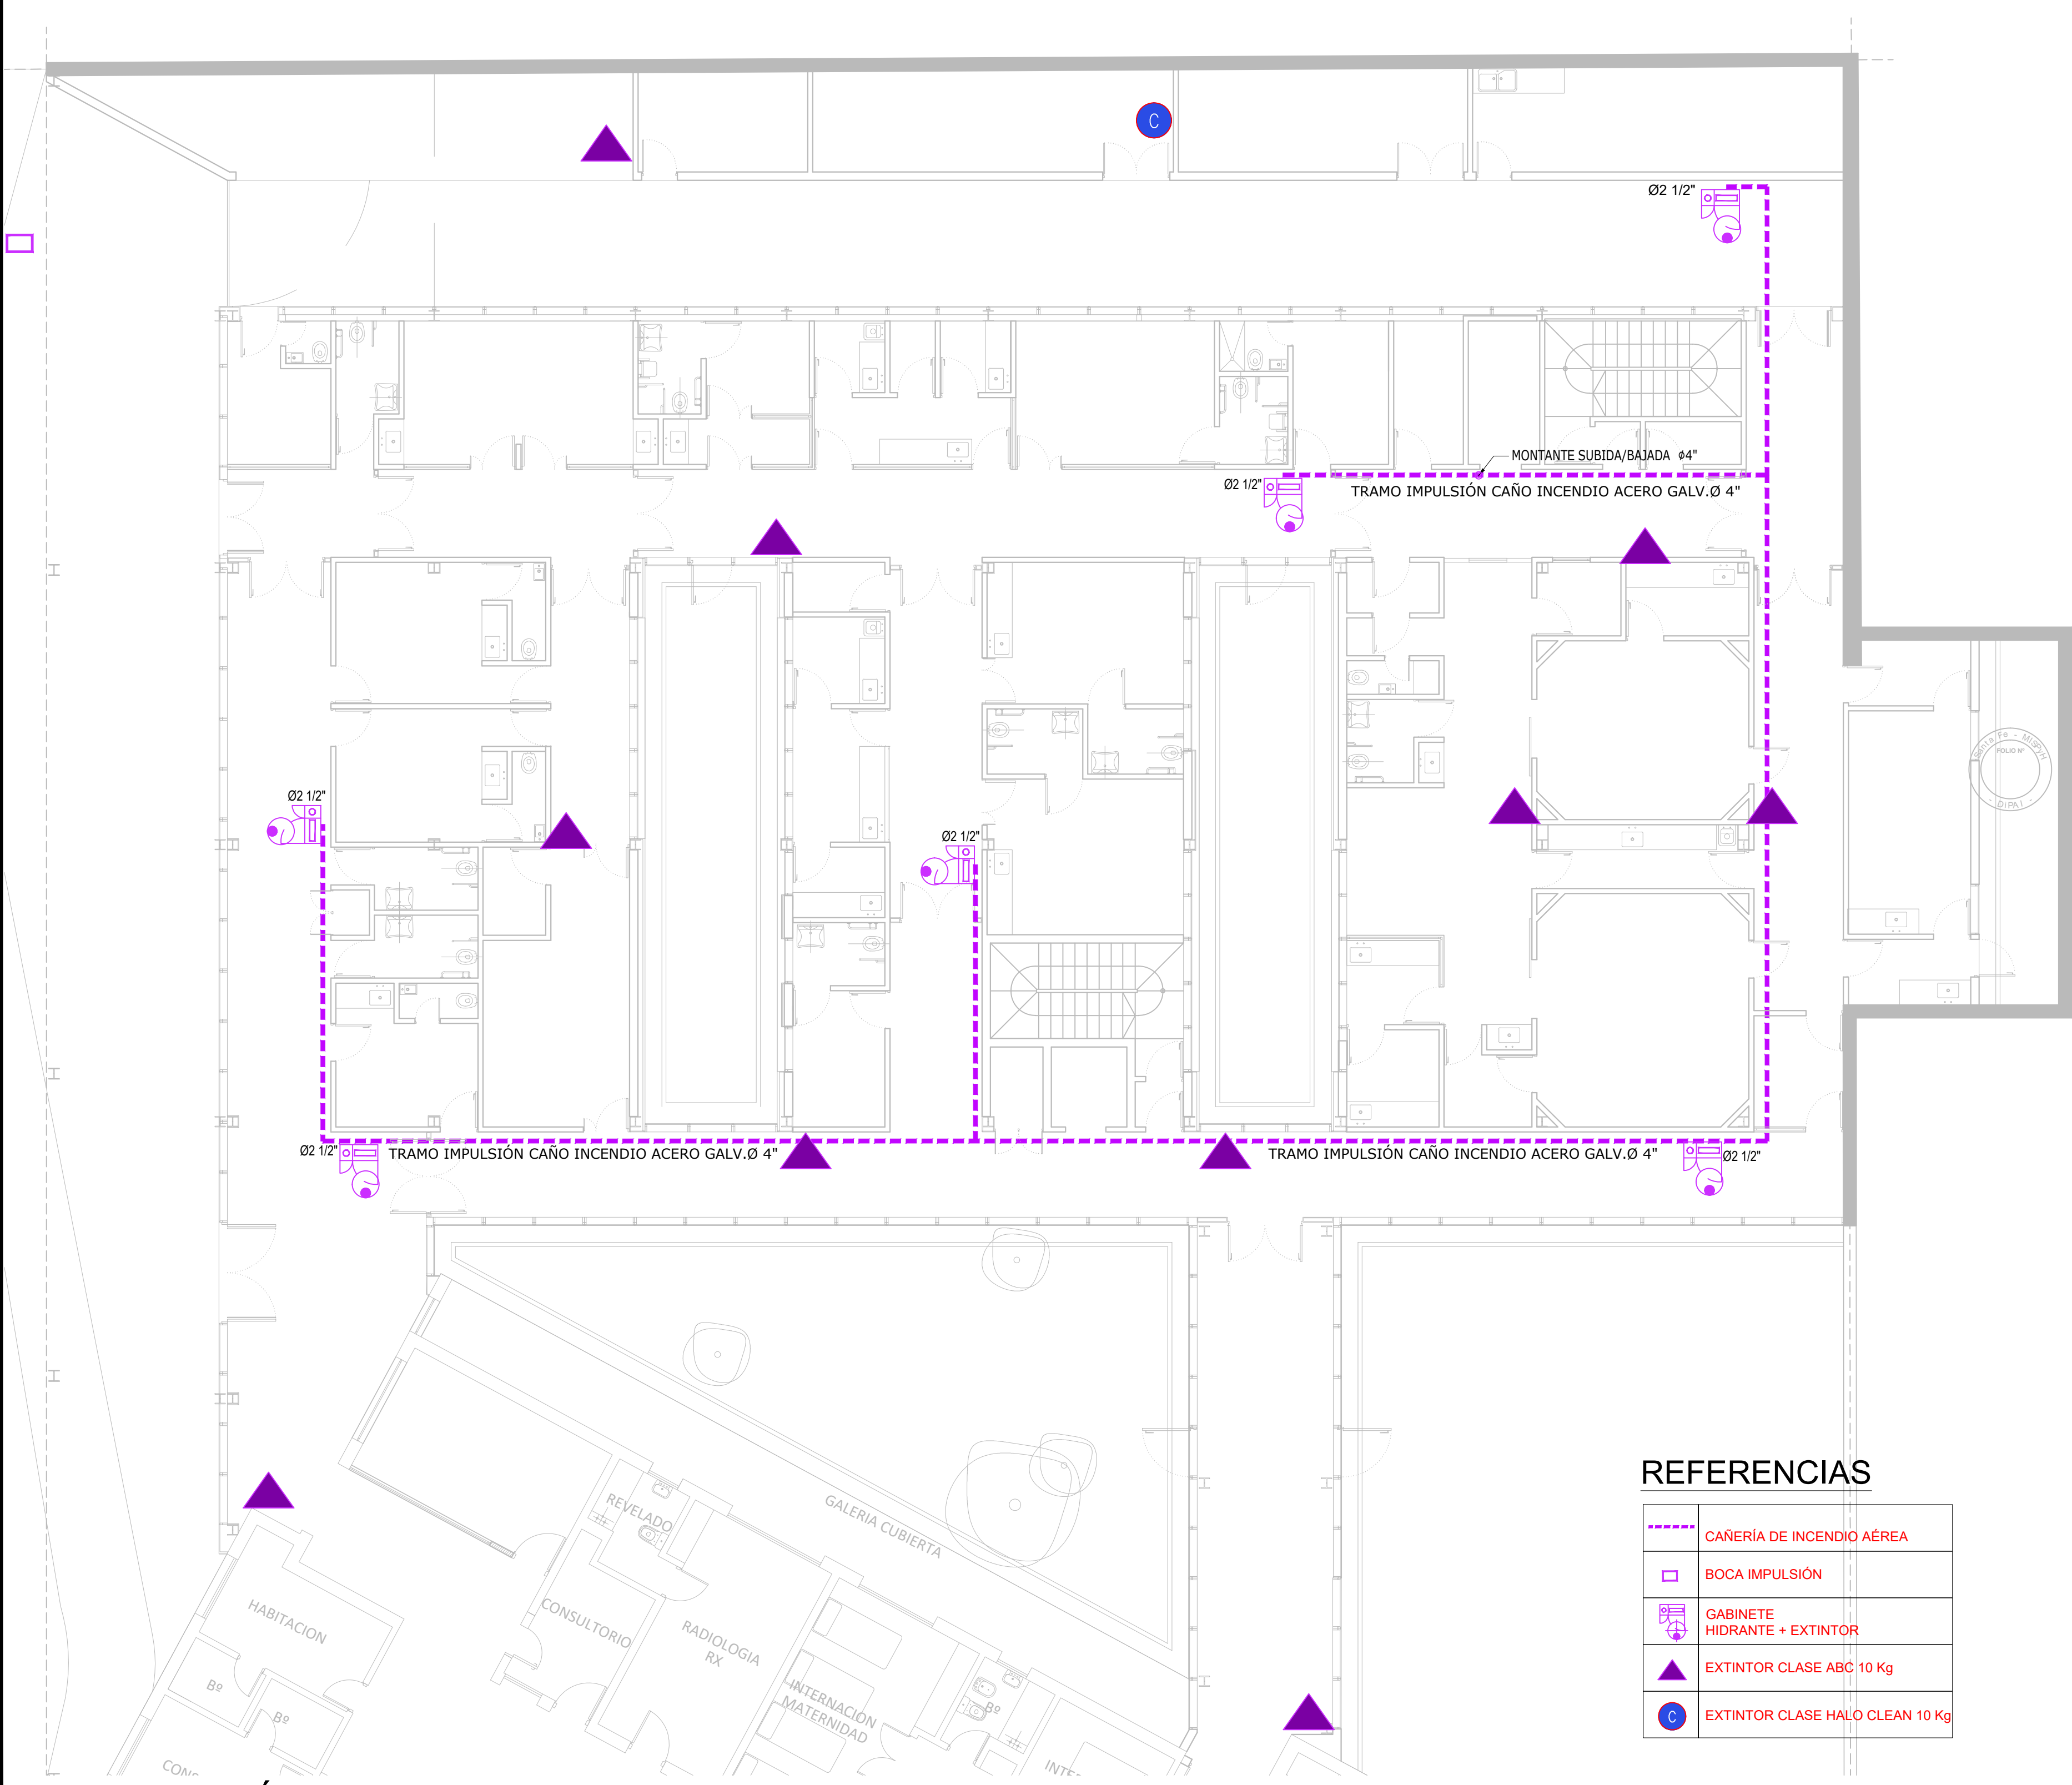

INSTALACIÓN DE INCENDIO PLANTA BAJA

1:100

REFERENCIAS

	CAÑERÍA DE INCENDIO AÉREA
	BOCA IMPULSIÓN
	GABINETE HIDRANTE + EXTINTOR
	EXTINTOR CLASE ABC 10 Kg
	EXTINTOR CLASE HALO CLEAN 10 Kg

NOTA:
TODAS LAS INSTALACIONES SON A MODO INDICATIVO Y MINIMAS REQUERIDAS. LOS TENDIDOS, SECCIONES DE CONDUCTORES, CAPACIDADES DE PROTECCIONES, TAMAÑOS DE TABLEROS Y TIPO DE EQUIPAMIENTO SERÁN LOS QUE RESULTEN DE LOS CÁLCULOS, CUMPLIENDO LAS ESPECIFICACIONES TÉCNICAS, NORMAS NACIONALES Y DE LA INDUSTRIA. NO SE ACEPTARÁN ADICIONALES DE NINGÚN TIPO ANTE LA OMISIÓN DE LAS MISMAS. LAS MEDIDAS SERÁN VERIFICADAS EN OBRA.

Santa Fe
Provincia

MINISTERIO DE INFRAESTRUCTURA,
SERVICIOS PÚBLICOS Y HABITAT

SECRETARÍA DE ARQUITECTURA
Y OBRAS PÚBLICAS

ARQ. LETICIA BATTAGLIA

DIRECTOR PROVINCIAL DE
ARQUITECTURA E INGENIERÍA

ARQ. ILEANA ROSSI SELUY

DIRECTOR GENERAL

SUBDIRECTOR DE PROYECTO

ARQ. EDGAR C. FATAUROS

COORDINADOR DE PROYECTO

PROYECTISTA

Di.P.A.I.

OBRA

"Construcción Edificio
Anexo - Hospital Dr. Amílcar
Goroso y Posta SIES 107 -
Sunchales - Dpto. Castellanos"

DOC. de PROYECTO

UBICACIÓN



ARCHIVO
Instalación Incendio_Hsunchales.dwg

ESPECIALIDAD
INSTALACIONES

PLANO
INSTALACIÓN DE INCENDIO
PLANTA BAJA

AUTOR/TA

MORELLI, DENISE M.

FECHA 27/12/22

ESCALA 1:100

REVISIÓN 01

DENOMINACIÓN

I-CI01

Todas las medidas se verificarán en obra.