


PLANTA BAJA - Demolicion Instalaciones

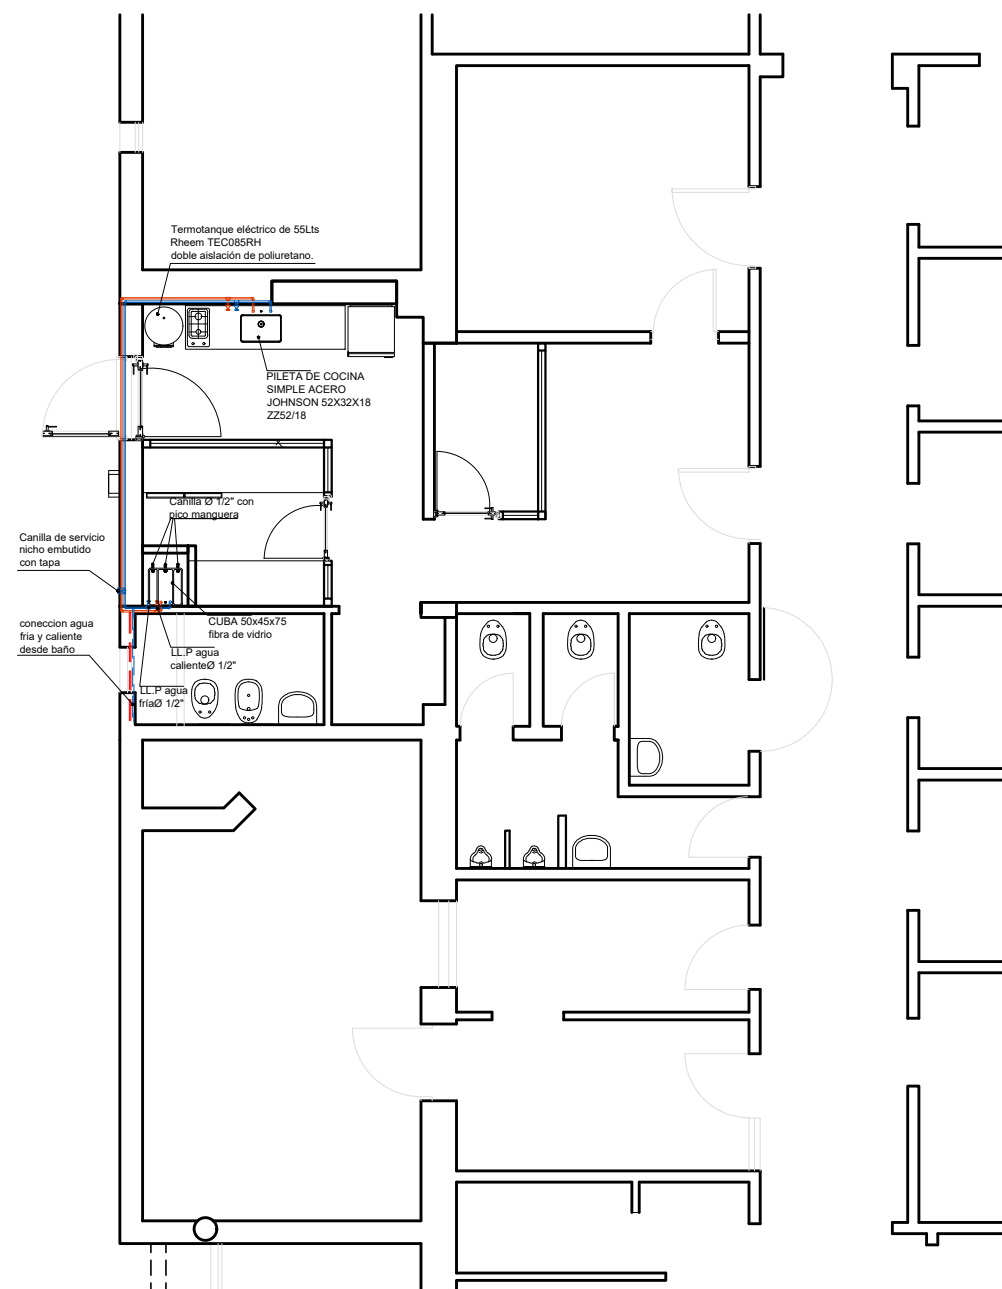

PLANTA BAJA - Instalacion Agua fria y caliente

PROVINCIA DE SANTA FE



SECRETARIA DE ARQ. Y OBRAS PÚBLICAS:
Arq. Leticia Battaglia

DIRECTOR PROVINCIAL:
Arq. Damian Elaskar

SUBDIRECTOR de PROYECTOS:
Arq. Julio Duré

 

PROYECTO: **Di.P.A.I.**

DIRECCION PROVINCIAL DE ARQUITECTURA E INGENIERIA

OBRA: **REFUNCIONALIZACION SECTOR MAMOGRAFIA y DEMOLICION DE TANQUE DE RESERVA EN DESUSO HOSPITAL Dr. "Gumerciendo SAYAGO**

SANTA FE - DEPTO. LA CAPITAL

UBICACIÓN:

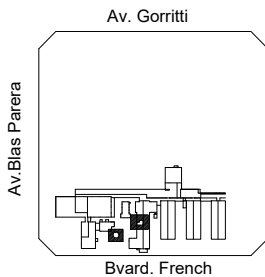

EDIFICIO:

RUBRO: **INSTALACIONES**

PLANO:

PLANTA AGUA FRIA Y CALIENTE

NIVEL: **+ 0.20**

ESCALA: **1:100**

NOTA:

Todas las medidas se verificarán en obra.

PLANO N°