



ESTRUCTURA

LV1–LOSA VIGUETAS LADRILLOS POLIESTIRENO EXPANDIDO + TERMINACION MEMBRANA s/detalle y ETP
LE3–LOSA EXISTENTE (VINCULADA CON NUEVA) terminacion carga con cupertina) s/detalles
E1–ENCADENADOS H*A* S/ancho muro

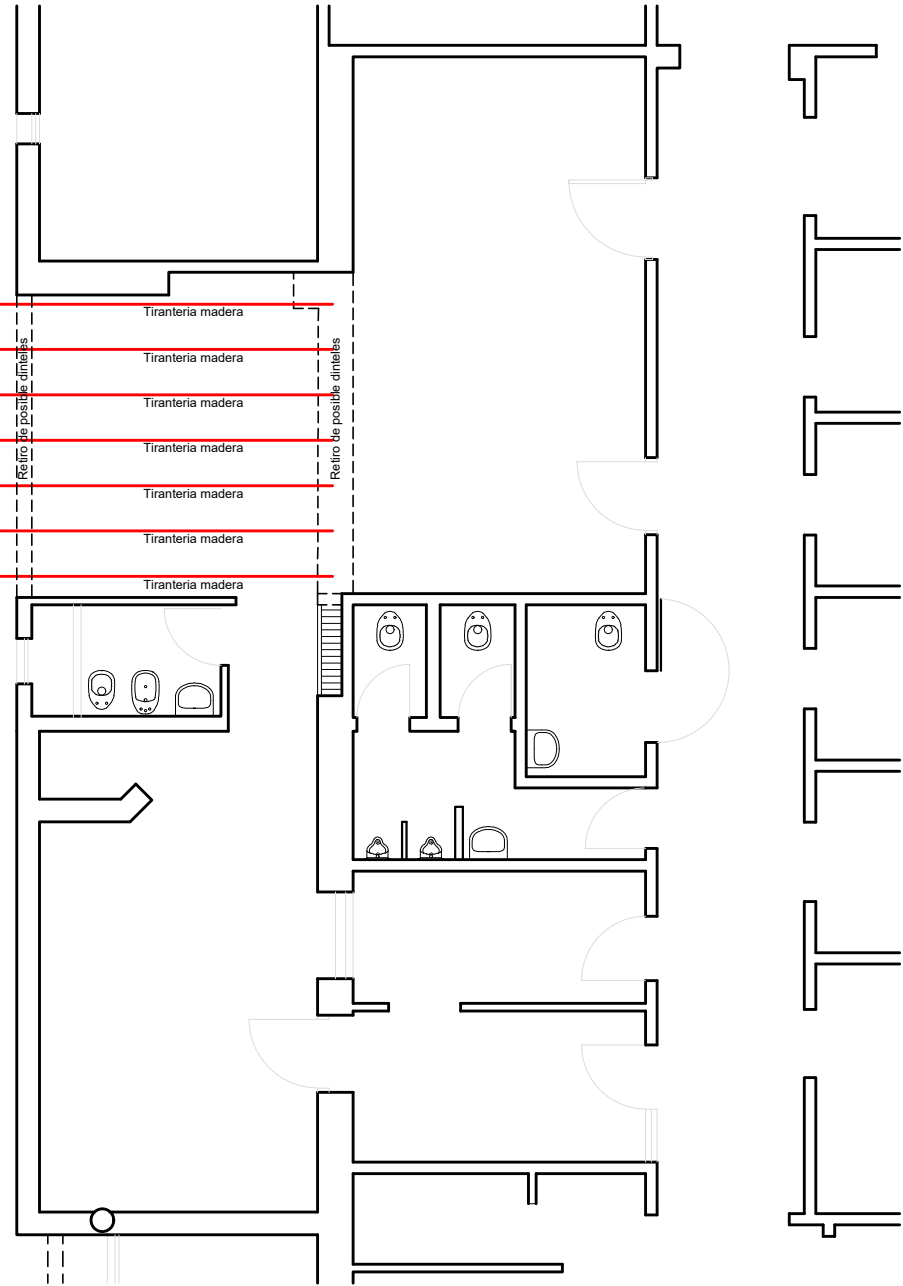

PLANTA BAJA -
Demolicion Estructura inclinada

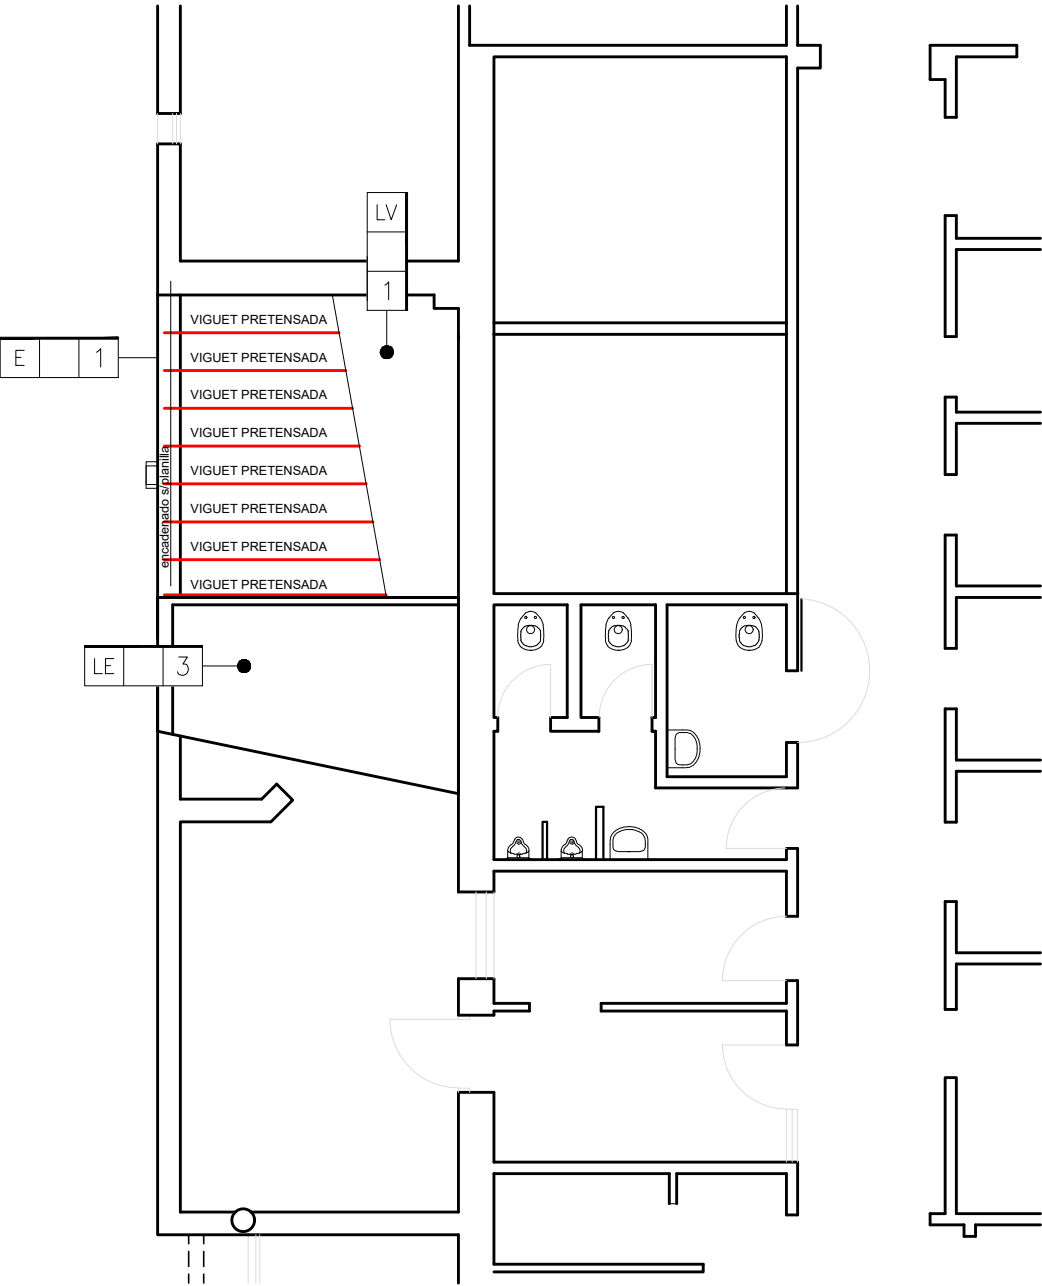

PLANTA BAJA -
Estructura Losa plana

PROVINCIA
DE SANTA FE



SECRETARIA DE ARQ. Y OBRAS PÚBLICAS:
Arq. Leticia Battaglia

DIRECTOR PROVINCIAL:
Arq. Damian Elaskar

SUBDIRECTOR de PROYECTOS:
Arq. Julio Duré


PROYECTO: **Di.P.A.I.**

DIRECCION PROVINCIAL DE
ARQUITECTURA E INGENIERIA

OBRA: **REFUNCIONALIZACION
SECTOR MAMOGRAFIA y
DEMOLICION DE TANQUE
DE RESERVA EN DESUSO
HOSPITAL
Dr. "Gumercendo SAYAGO**

SANTA FE - DEPTO. LA CAPITAL

UBICACIÓN:

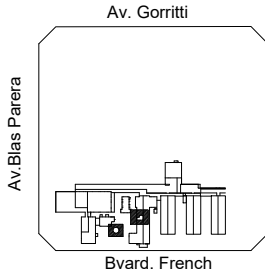

EDIFICIO:

RUBRO: **ARQUITECTURA**

PLANO:
PLANTA DE ESTRUCTURA

NIVEL: **+ 2.85**

ESCALA: **1:100**

NOTA:
Todas las medidas se verificarán en obra.

PLANO N°

5