




SANITARIOS PUBLICOS PLANTA BAJA

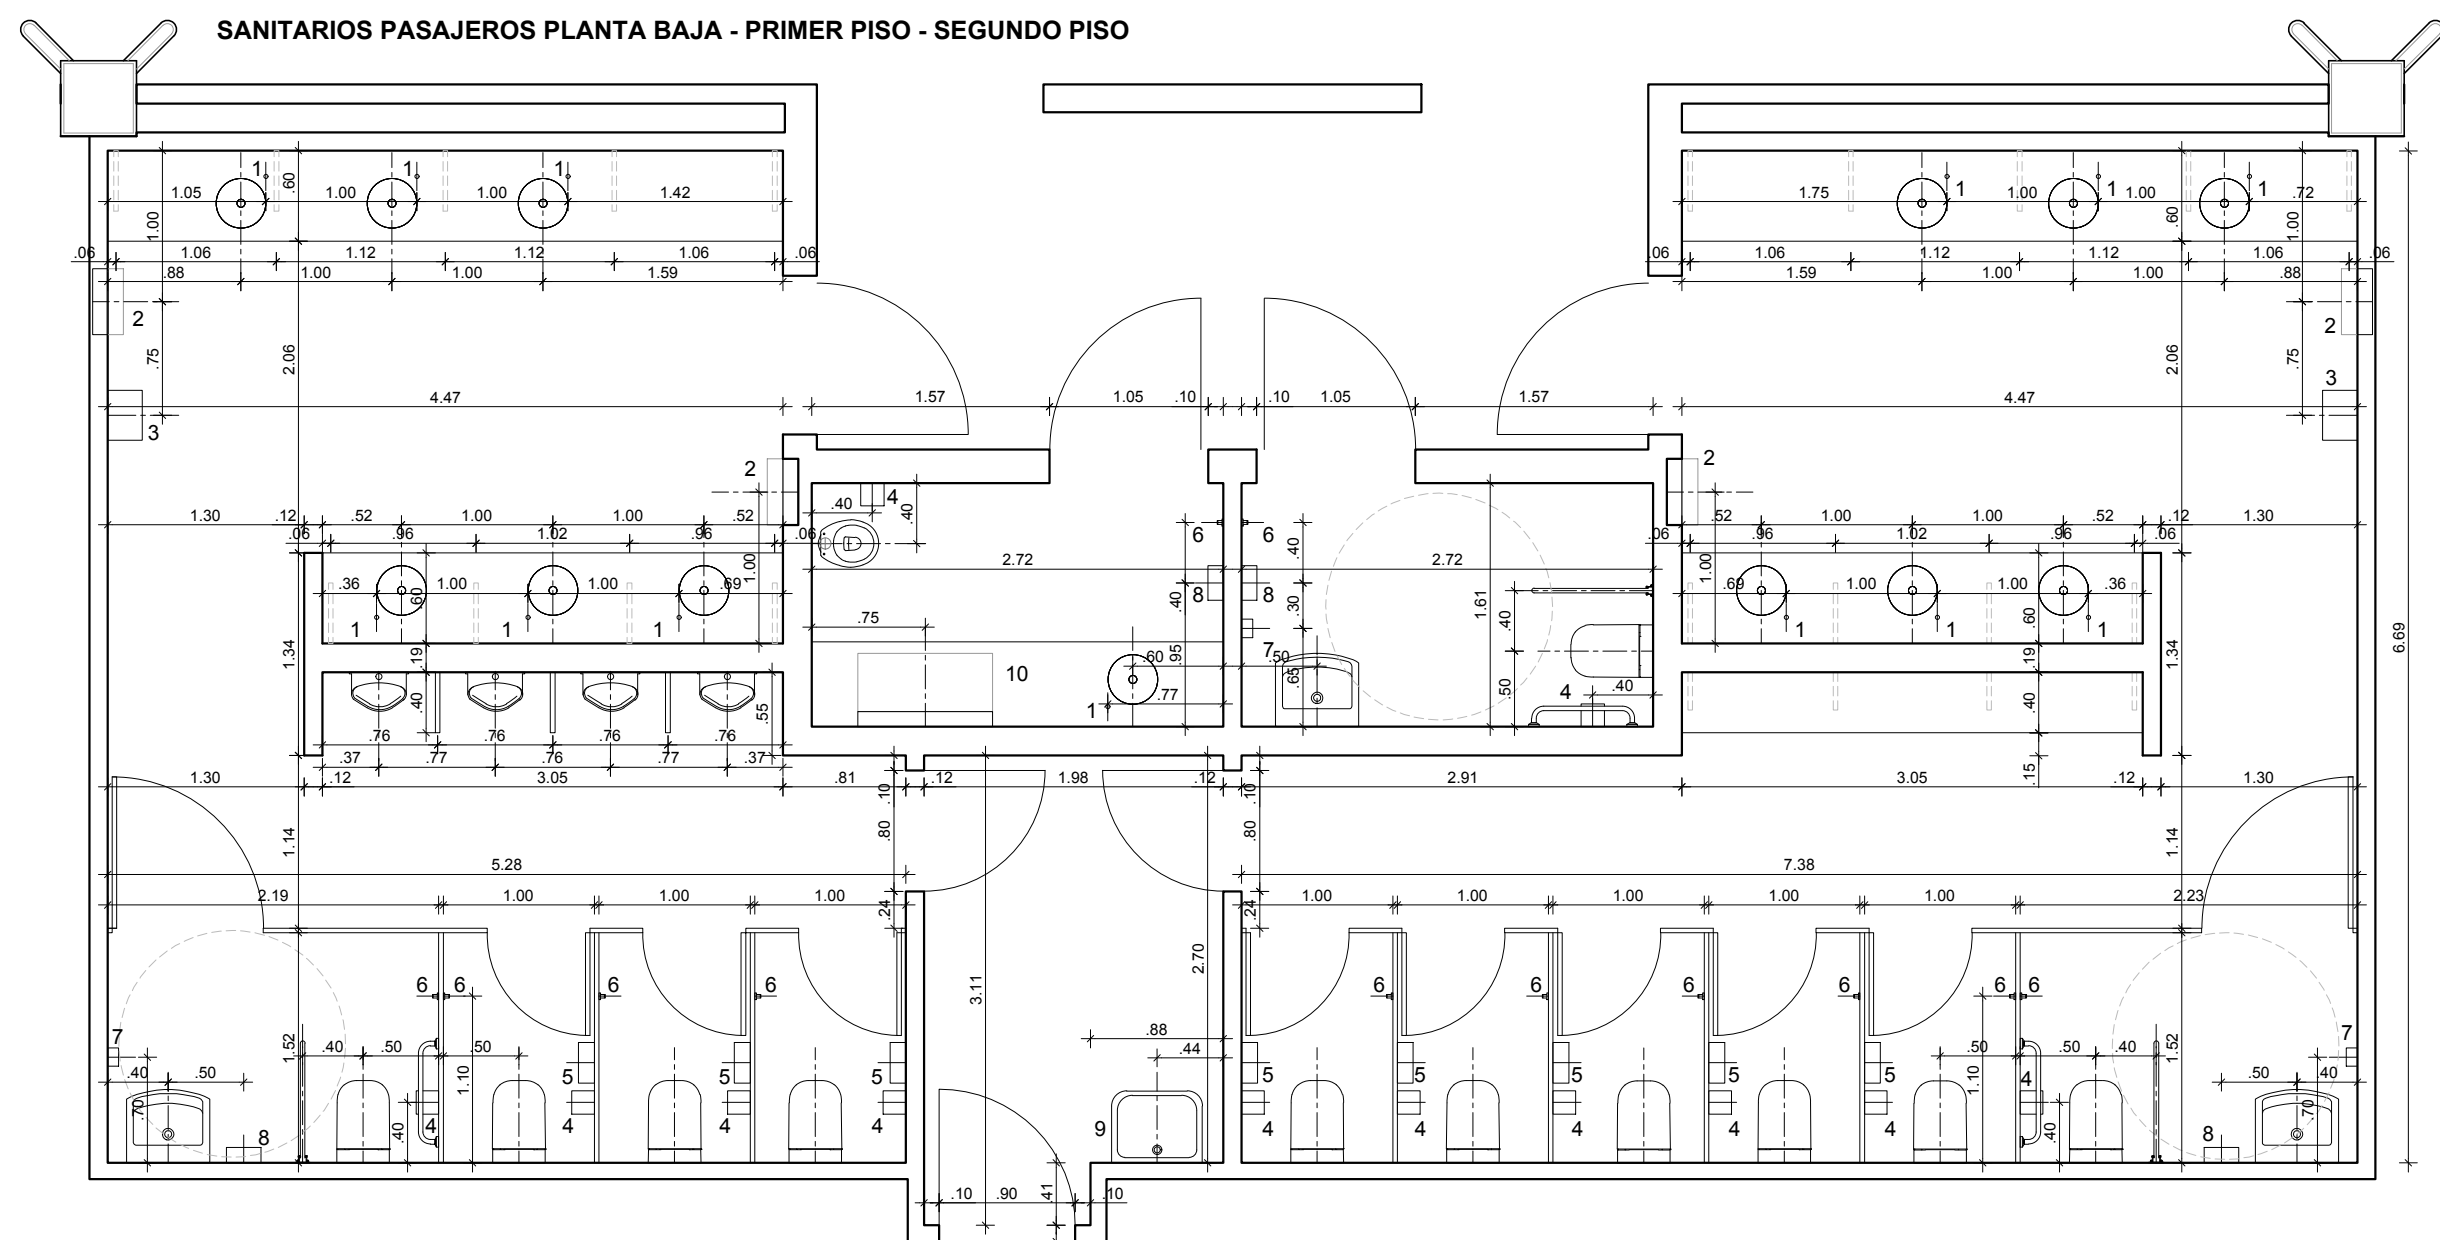

SANITARIOS PASAJEROS PLANTA BAJA - PRIMER PISO - SEGUNDO PISO

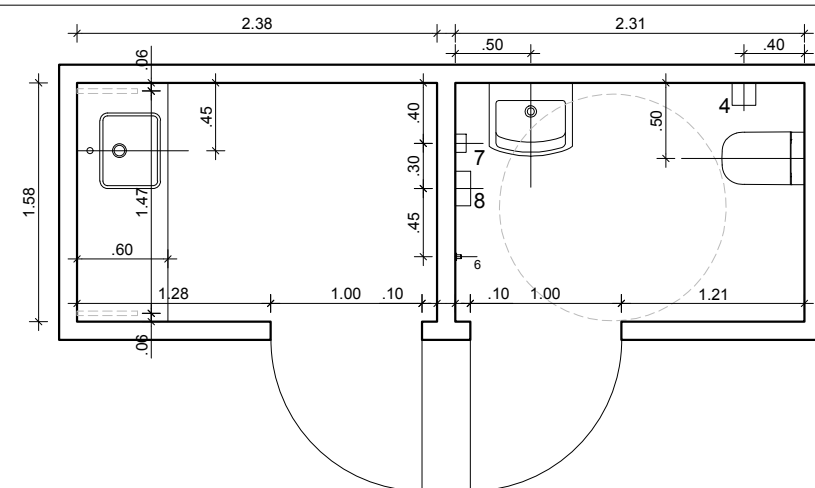

BAÑO Y OFFICE OFICINAS MIGRACIONES Y ADUANA

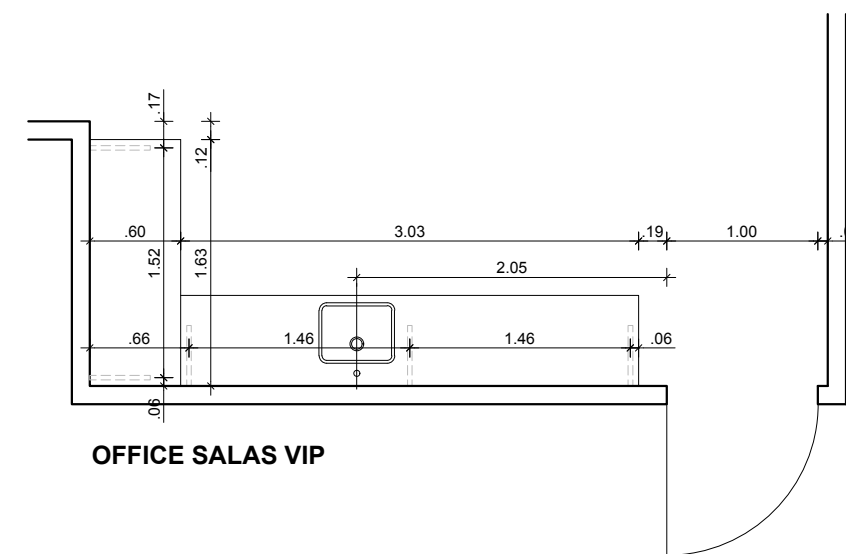

OFFICE SALAS VIP

REFERENCIAS:

1. DISPENSER JABÓN LÍQUIDO DE MESADA
2. DISPENSER DE TOALLAS DE PAPEL CON CESTO EMPOTRADO EN PARED
3. SECAMANOS ELECTRICO
4. DISPENSER DE PAPEL HIGIENICO
5. CESTO INDIVIDUAL
6. PERCHA
7. DISPENSER JABÓN LÍQUIDO DE PARED
8. DISPENSER DE TOALLAS DE PAPEL CON CESTO INDEPENDIENTE
9. PILETA DE LAVADERO
10. CAMBIADOR DE BEBES

U.P.E. UNIDAD DE PROYECTOS ESPECIALES	OBRA:NUEVA TERMINAL AEROPUERTO INTERNACIONAL ROSARIO			
	PLANO: DESARROLLO DE LOCALES SANITARIOS			
	ARCHIVO: AIR.A.25_27-1 DESARROLLO LOCALES SANITARIOS			
AIR AEROPUERTO INTERNACIONAL ROSARIO	SECRETARIA DE ARQUITECTURA: Arq. Silvana Codina	3		
	DIRECTOR UPE: Arq. L. Leonart	2		
	COORDINADORA UPE: Arq. M. Dávola			
	DIBUJÓ: CA			
	08 11 2017	ESCALA: 1:50	1	08/11/17 EMISION
GOBIERNO DE SANTA FE MINISTERIO DE OBRAS PUBLICAS Y VIVIENDA			A.25-1	