


PLANTA BAJA PIVOT - NIVEL ±0.00 m
ESCALA 1:250

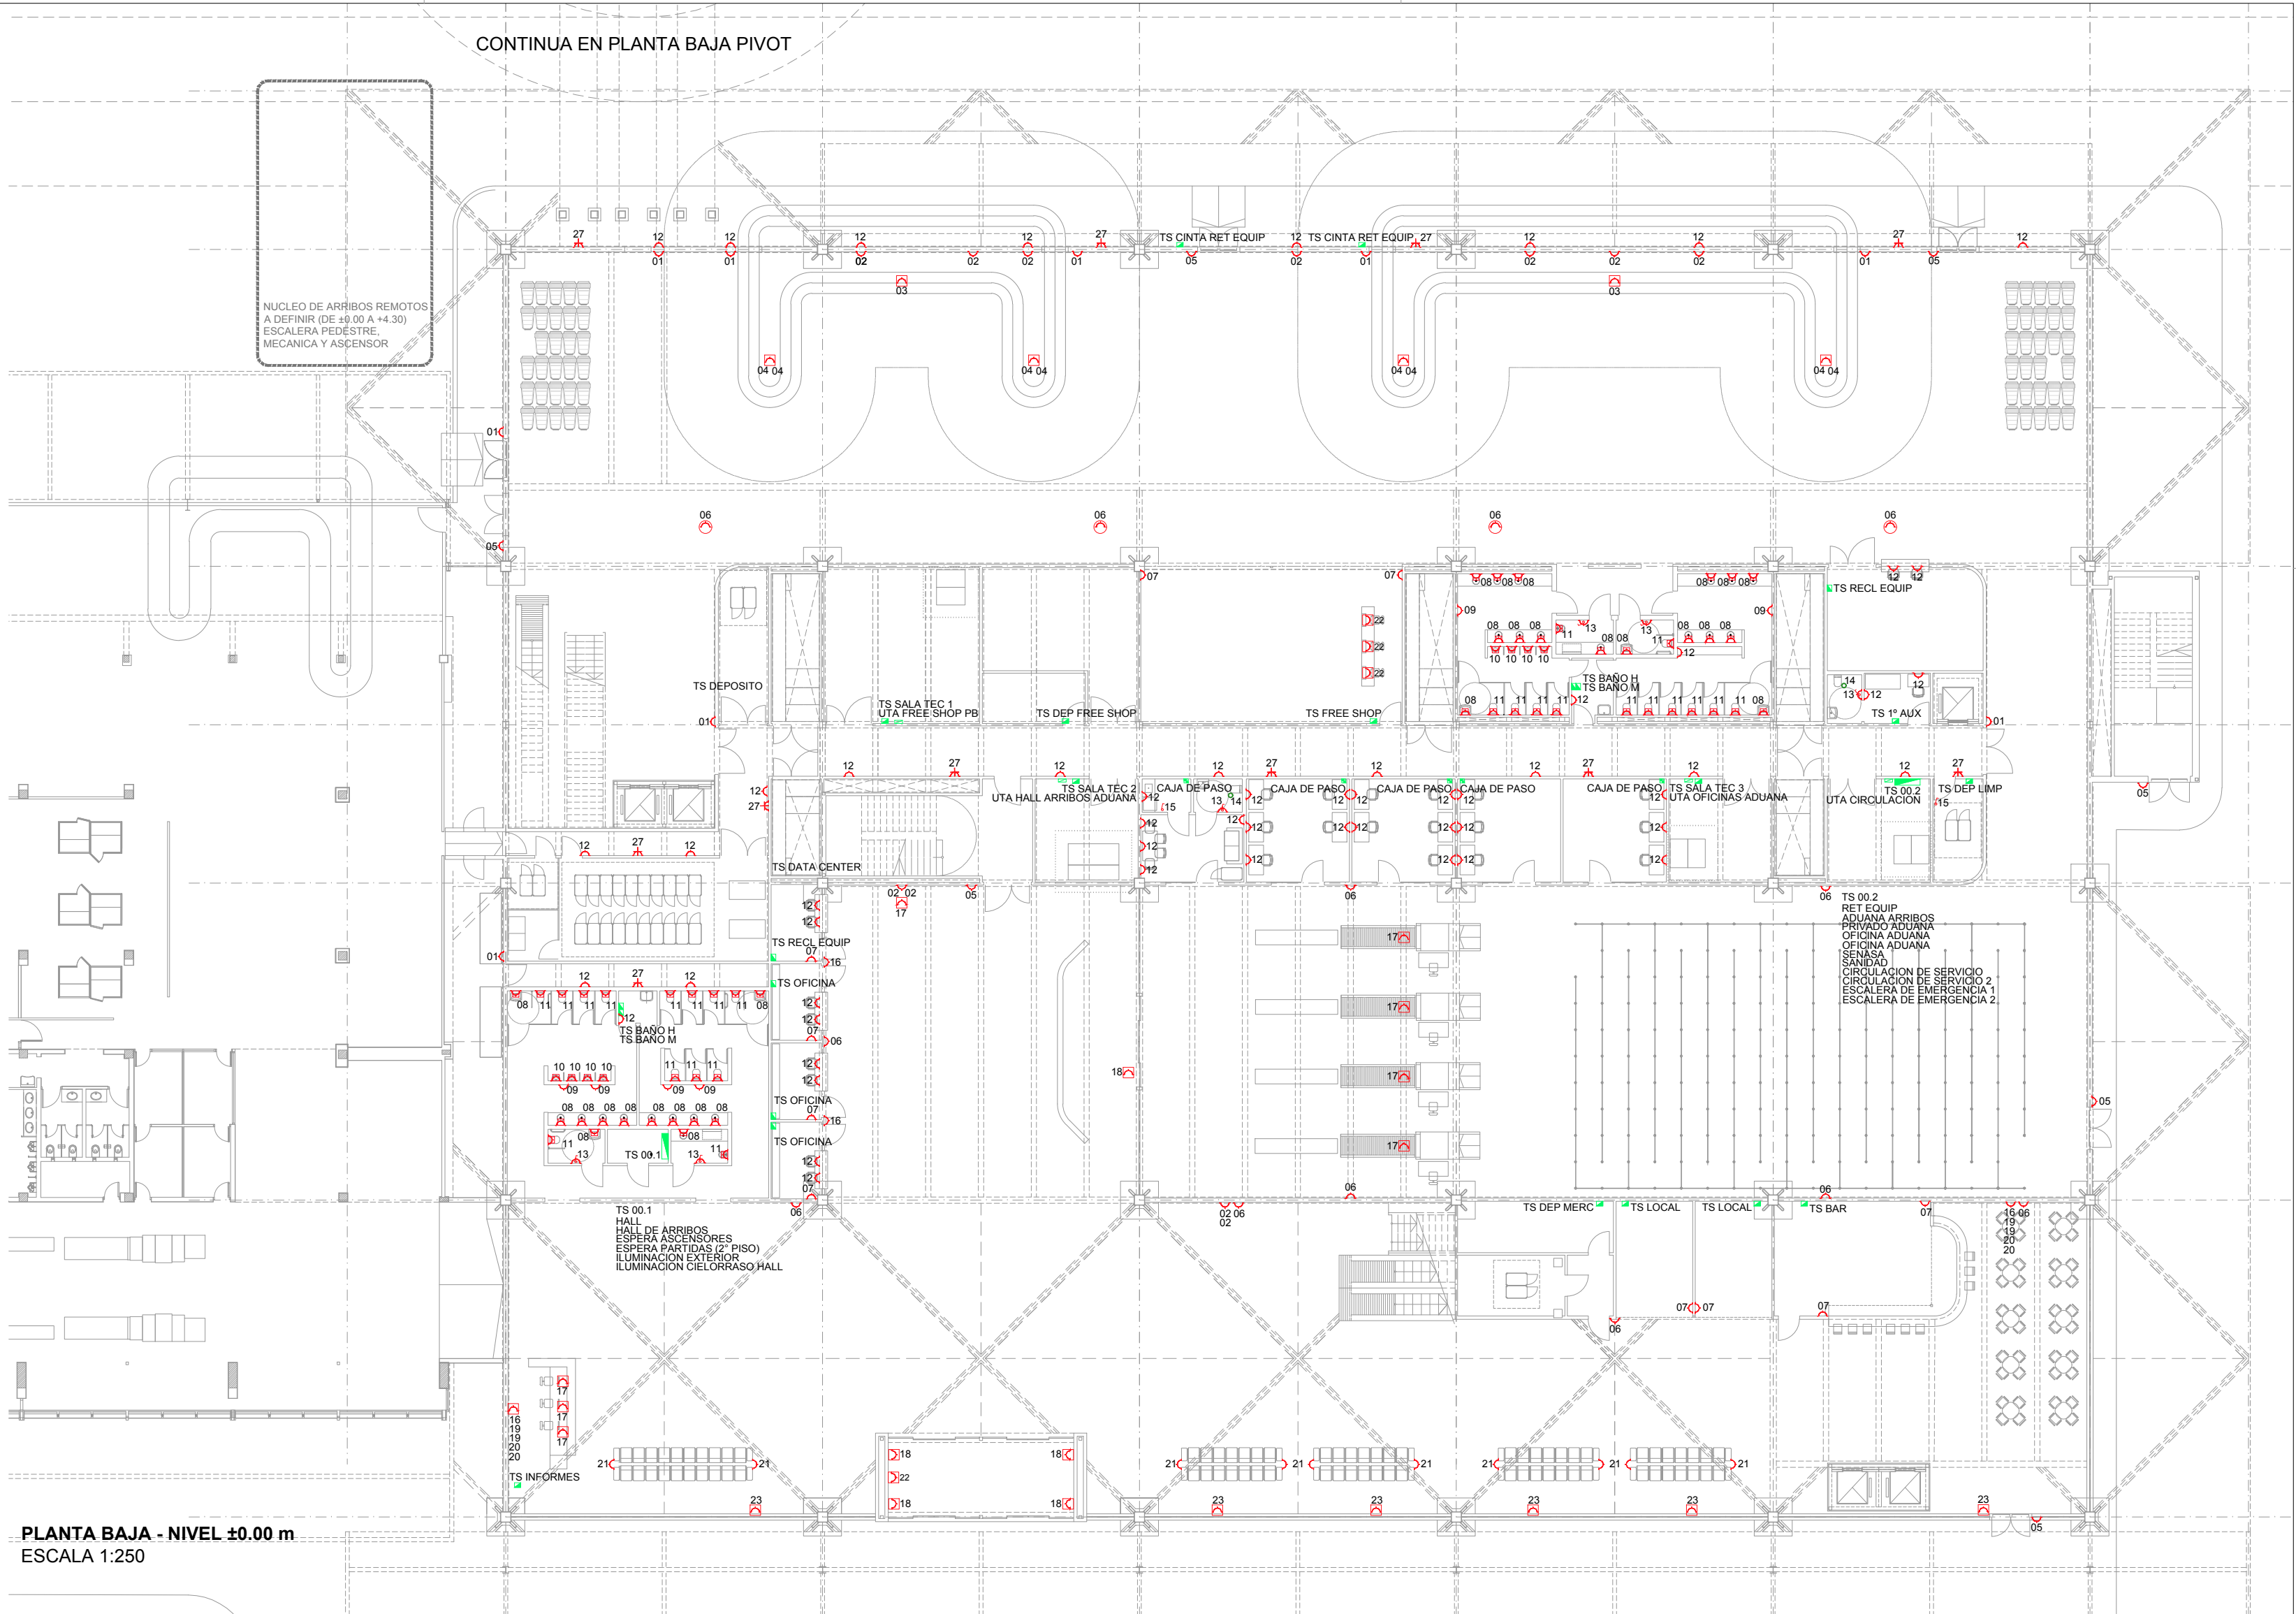


PLANTA BAJA - NIVEL ±0.00 m
ESCALA 1:250

REFERENCIAS PLANO

- TABLERO SECCIONAL
- CAJA DE PASO
- MANEJADORA SALA TECNICA
- TOMA EN PARED
- TOMA EN PISO
- TOMA EN CIELORRASO
- PLACA DETECTOR ARTEFACTO
- BOCA EXTRACTOR
- MOTOR CORTINA
- PUERTA AUTOMATICA
- TOMA TRIFASICO
- 01 CONTROL PUERTA DE SERVICIO
- 02 PANTALLA PUBLICIDAD
- 03 CINTAS DE EQUIPAJES
- 04 PANTALLAS DE INFORMACION
- 05 CONTROL PUERTA DE EMERGENCIA
- 06 WI-FI
- 07 MOTOR CORTINA DE ENROLLAR
- 08 VALVULA DESCARGA ELECTRONICA PARA LAVATORIO
- 09 TOMA DE PARED SECAMANOS
- 10 VALVULA DESCARGA ELECTRONICA PARA MINGITORIO
- 11 VALVULA DESCARGA ELECTRONICA PARA INODORO
- 12 TOMA DE PARED
- 13 TOMA DE PARED Y LLAVE DE LUZ
- 14 EXTRACTOR
- 15 LLAVE DE LUZ
- 16 ALTOPARLANTE
- 17 PUESTO DE TRABAJO
- 18 PUERTA AUTOMATICA
- 19 PANTALLA INFORMACION VUELOS CABOTAJE
- 20 PANTALLA INFORMACION VUELOS INTERNACIONALES
- 21 TOMA BUTACAS
- 22 TOMA EN PISO
- 23 PUESTO DE TRABAJO FUTURO
- 24 PANTALLA INFORMACION COMPAÑIAS
- 25 ESCANER PROVISION
- 26 ESCANER MULTIZONE
- 27 TOMA TRIFASICO

ESQUEMA SUPERFICIES

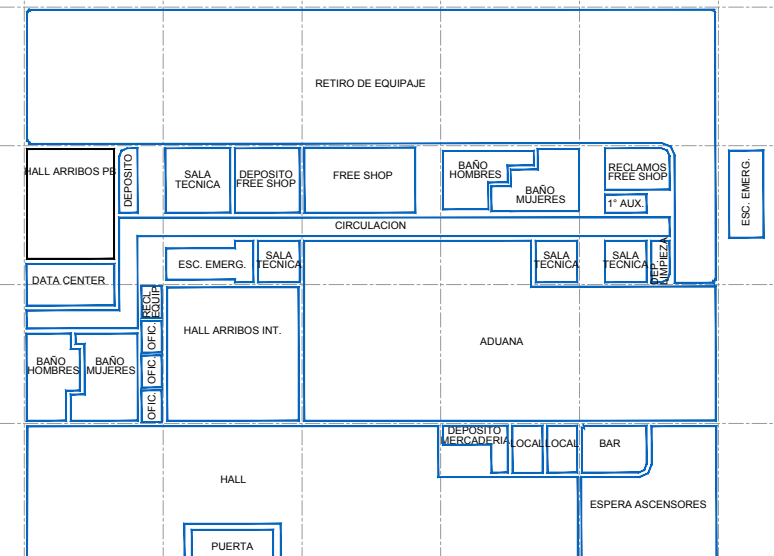

U.P.E. UNIDAD DE PROYECTOS ESPECIALES	OBRA:NUEVA TERMINAL AEROPUERTO INTERNACIONAL ROSARIO			
	PLANO: PLANTA BAJA TOMAS ±0.00m			
AIR AEROPUERTO INTERNACIONAL ROSARIO	ARCHIVO: AIR.IE.07_11.1 TOMAS			
	SECRETARIA DE ARQUITECTURA: Arq. Silvana Codina	3		
	DIRECTOR UPE: Arq. L. Leonart	2		
	COORDINADORA UPE: Arq. M. Dávola	1	08/11/17	EMISION
DIBUJÓ: AG				
08 11 2017 ESCALA: 1:250				
GOBIERNO DE SANTA FE MINISTERIO DE OBRAS PUBLICAS Y VIVIENDA			IE.07-1	