


PLANO DE AMPLIACION

OPERA JARDÍN DE INFANTES N° 310

CUE 82844550

CUT

LOCALIZACION MARCOS PAZ 1955 - VILLA GOBERNADOR GÁLVEZ - ROSARIO

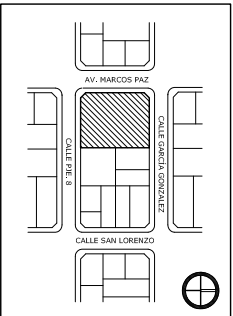

NOMBRE
INSTALACION SANITARIA
PLUVIALES

PLANO N°

IS_03

RESPONSABLE Arq. Jorge Michelini

ARCHIVO

ESCALA 1:100

FECHA

FONDO ROTATORIO PROGRAMA 46

FORTALECIMIENTO EDILICIO
DE JARDINES INFANTES


Dirección General de Programas
y Proyectos de Arquitectura.




Ministerio de Educación
y Deportes de la Nación



Provincia de Santa Fe
Ministerio de Educación

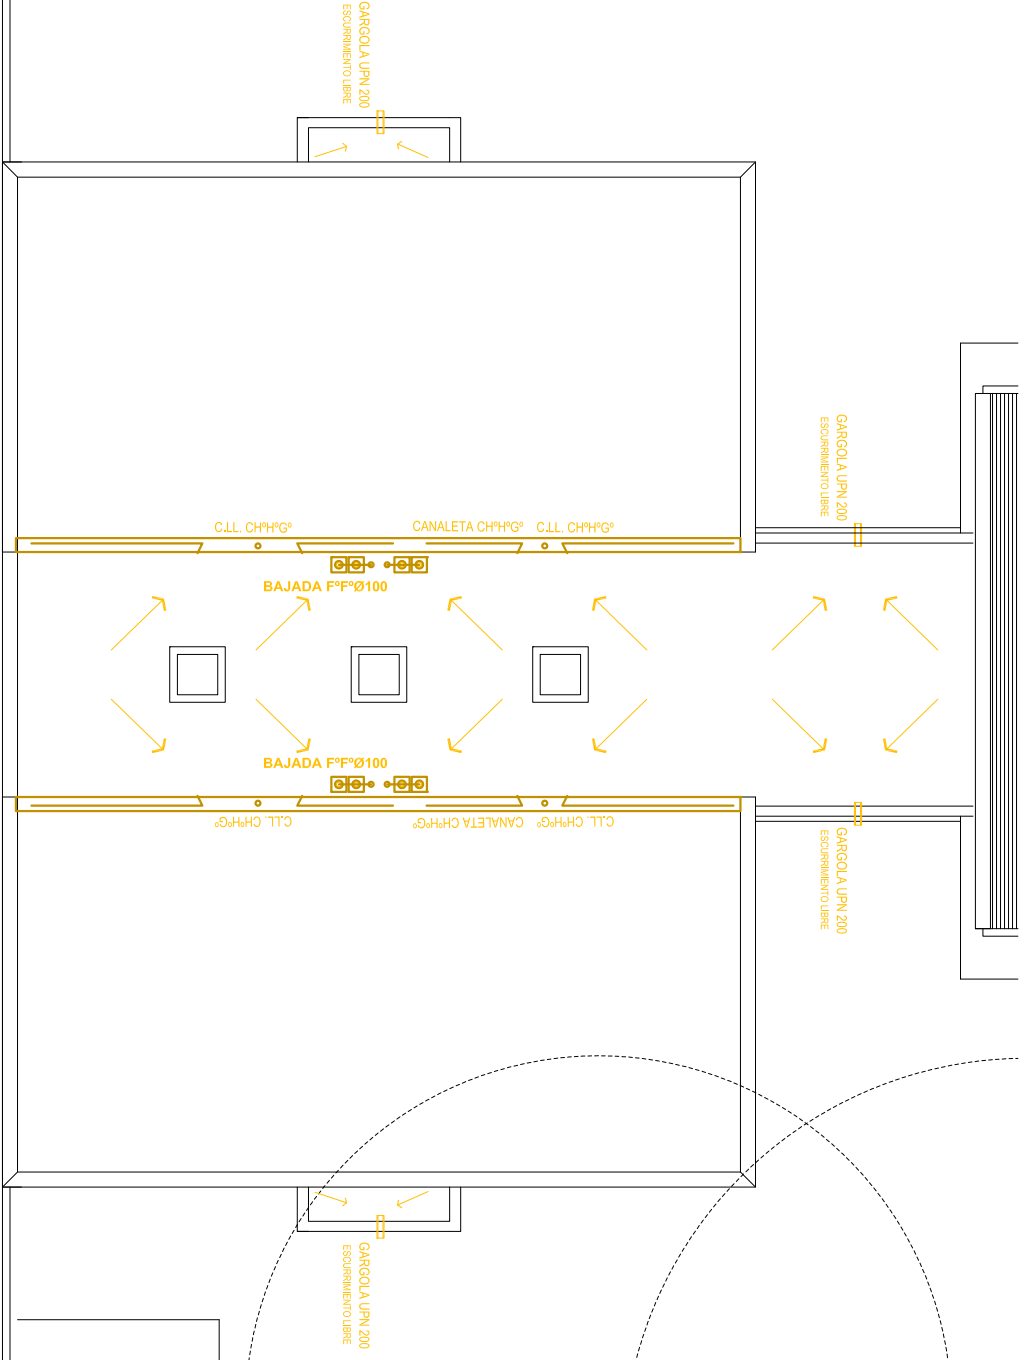

PLANTA DE TECHOS

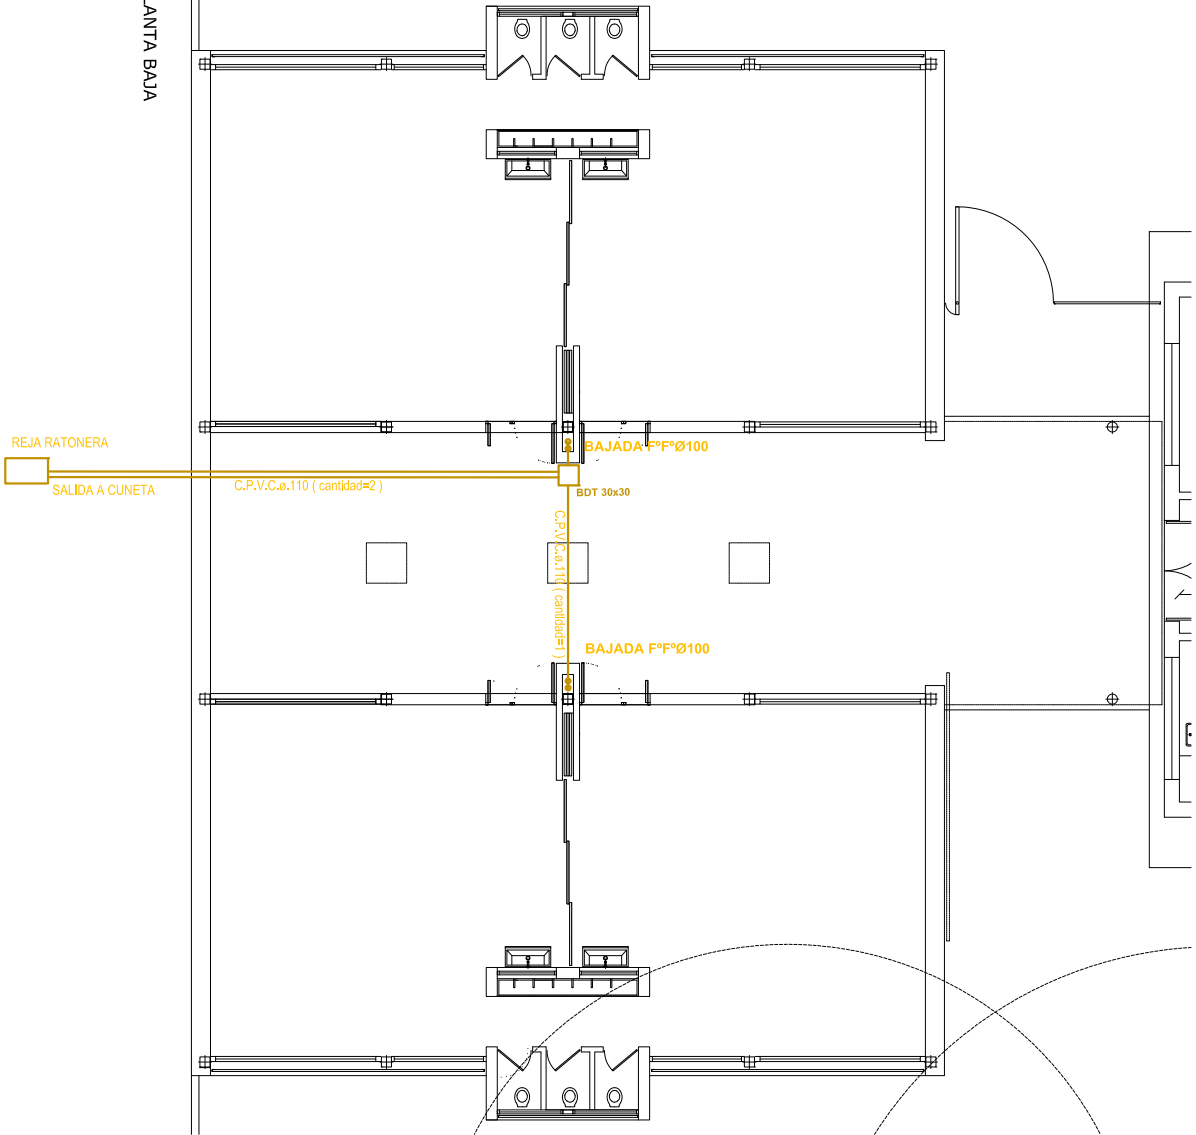

PLANTA BAJA